


ELEVACJA ZACHODNIA

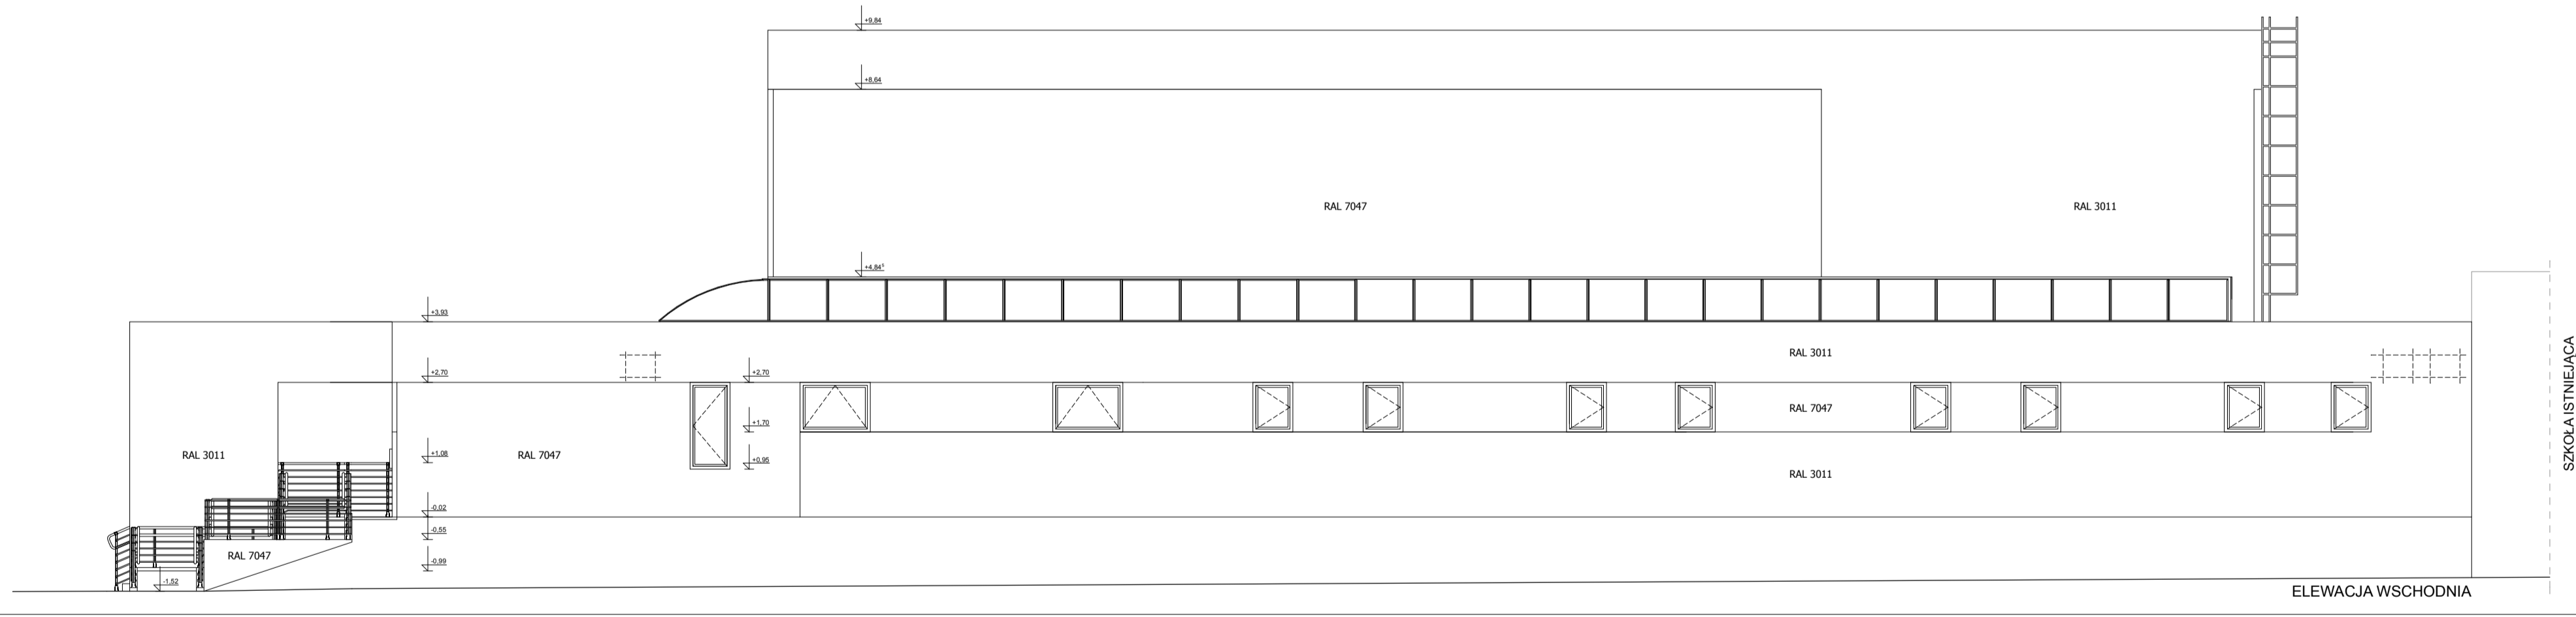

ELEVACJA WSCHODNIA

Zastosowane kolory:
RAL 3011 z palety RAL Classic - czerwień burgundzka
RAL 7047 z palety RAL Classic - szary mleczny

SALA SPORTOWA PRZY SZKOLE PODSTAWOWEJ W BIERUTOWIE WRAZ Z DOJAZDEM I PARKINGIEM - PROJEKT ZAMIENNY 56-420 BIERUTÓW, UL. KRASIŃSKIEGO 3, DZIAŁKI NR: 1;7;4;3-B2 - AM 22, NR 46 - AM 23		
ELEVACJA ZACHODNIA, ELEVACJA WSCHODNIA		A-12
INWESTOR	PROJEKT BUDOWLANY	skala 1:100
JEDNOSTKA PROJEKTOWA	ZARZĄD INWESTYCJI MIEJSKICH UL. JANUSZÓWKA 10a, 53-126 WROCŁAW MODUŁO WOLCIECH WAWRZYŃK UL. KARŁOWSKA 10, 53-015 WROCŁAW	WROCŁAW 03.2009
ZESPÓŁ PROJEKTOWY		
ARCHITEKTURA		
GL. PROJEKTANT	MGR INŻ. ARCH. WOLCIECH WAWRZYŃK UPR. NR 198900/01W	
PROJEKTANT	MGR INŻ. ARCH. KATARZYNA ŚWIĄTECKA	
PROJEKTANT	MGR INŻ. ARCH. ARKADIUSZ BOJANOWSKI	
SPRAWDZAJĄCY	MARTA HORNAK	
KONSTRUKCJA		
PROJEKTANT	MGR INŻ. ARCH. ARTUR OPALA UPR. NR 181.000/01W	
INSTALACJE SANITARNE		
PROJEKTANT	INŻ. ADAM DOBRUCKI UPR. NR 14663	
SPRAWDZAJĄCY	INŻ. PRZEMISŁAW CHYBAŃSKI UPR. NR 9676	
INSTALACJE ELEKTRYCZNE		
PROJEKTANT	MGR INŻ. TADEUSZ RYBICKI UPR. NR 198900/01W	
PROJEKTANT	MGR INŻ. ZABEŁA ŚWIDER	
PROJEKTANT	MGR INŻ. TADEUSZ BOJANOWSKI	
SPRAWDZAJĄCY	MGR INŻ. BOLESŁAW OLDEK UPR. NR 18570	
INSTALACJE ELEKTRYCZNE		
PROJEKTANT	MGR INŻ. MIROSLAW JAMCZYŃSKI UPR. NR 90777/Wmb	
SPRAWDZAJĄCY	MGR INŻ. BOLESŁAW LABĄDZ UPR. NR 64911/W	