


INSTALACJA PRZECIWPÓŻAROWA RZUT PARTERU SKALA 1:100

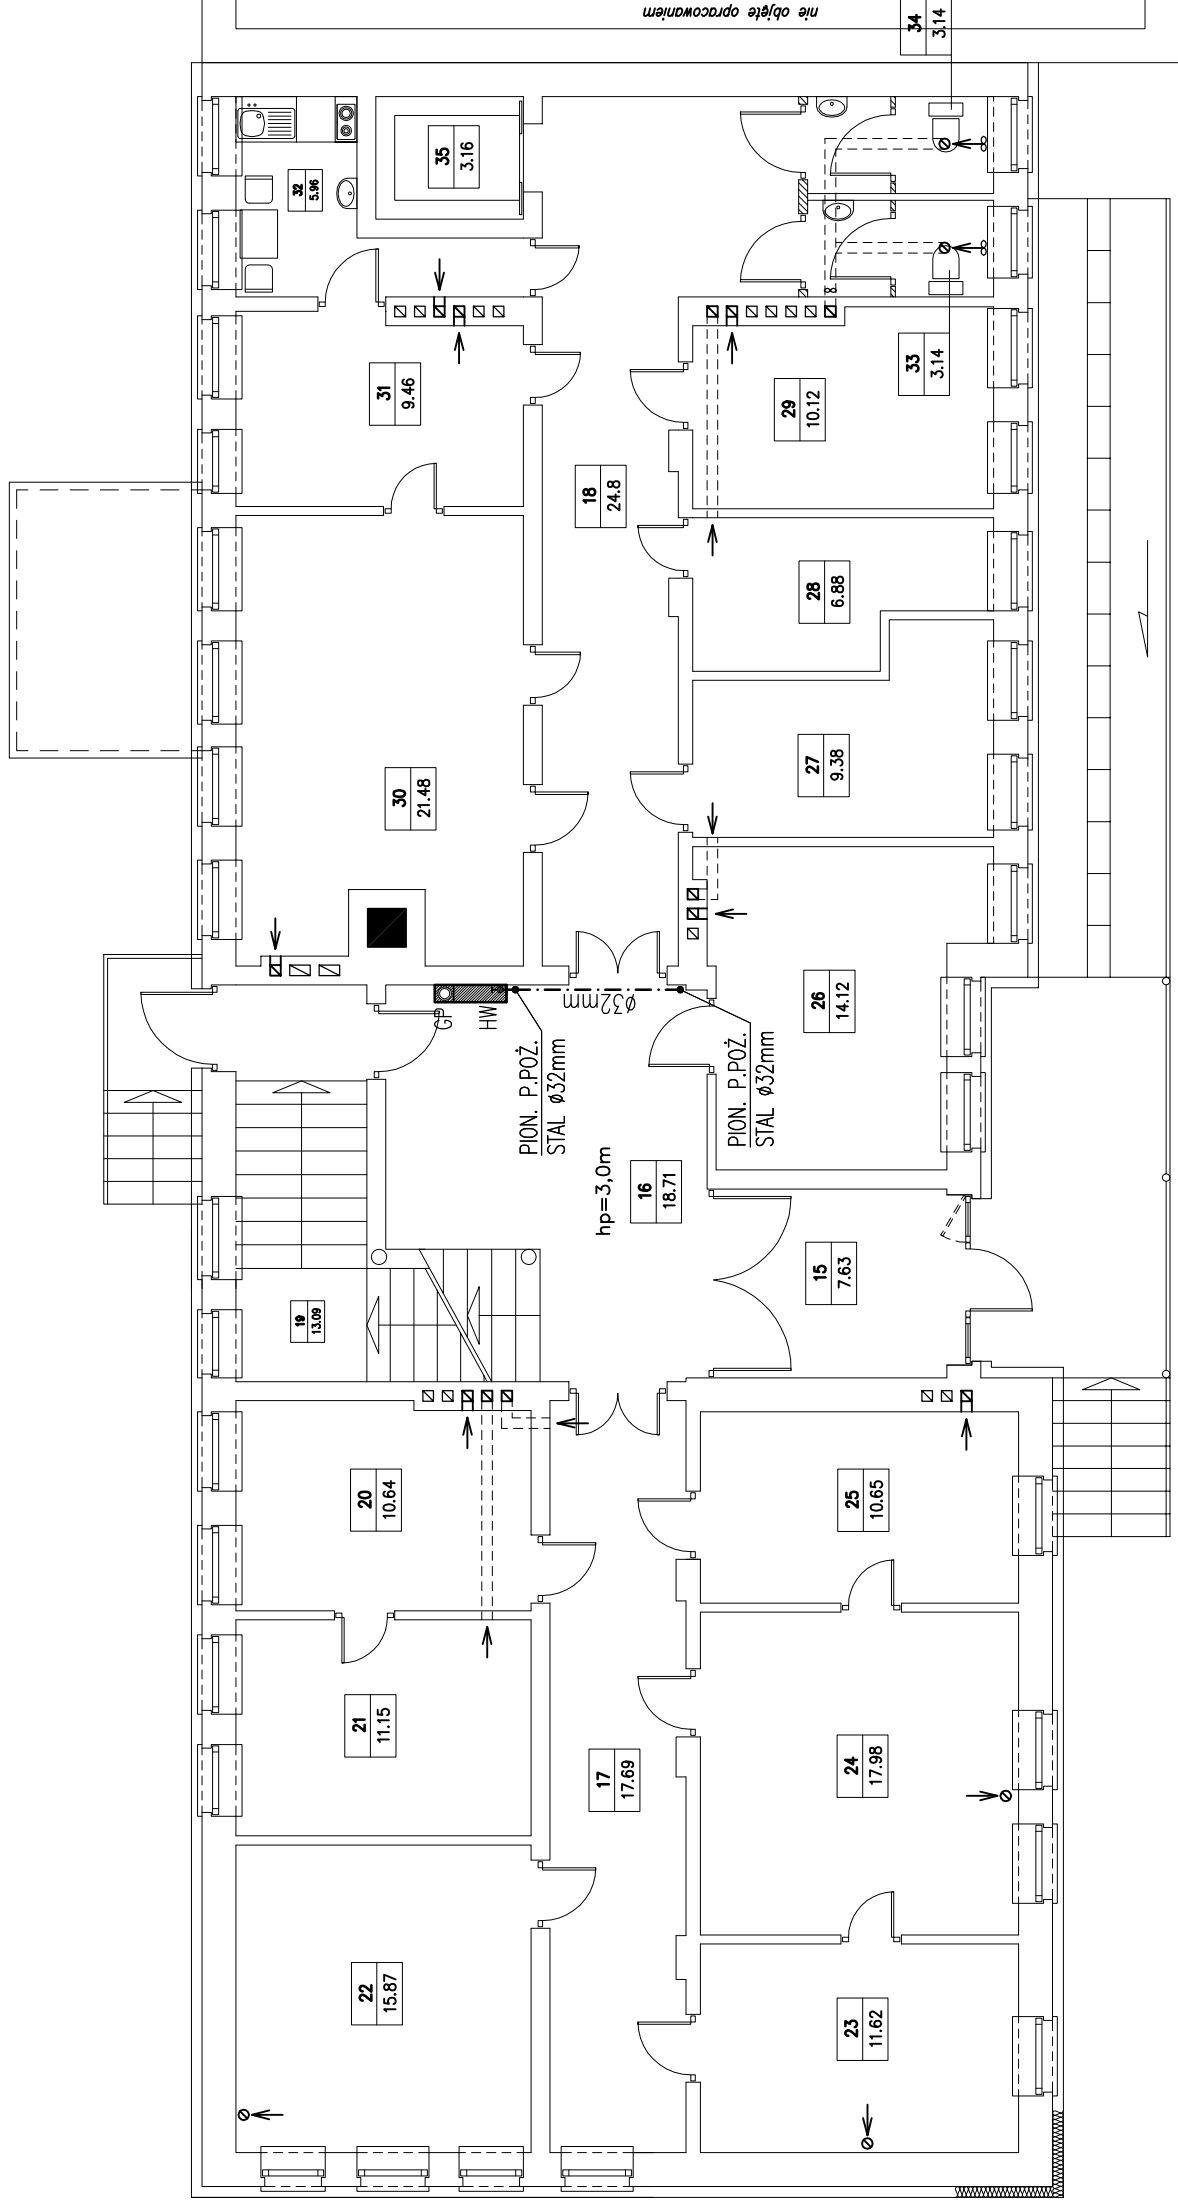

B I L A N S P O W I E R Z C H N I					
NR POM.	NAZWA POMIESZCZENIA	RODZAJ POSADZKI	POW. PODŁOGI	POW. H>190cm	
PARTER					
POWIERZCHNIA NETTO					
15	Wiatrołap	Lastryko	7.63	7.63	7.63
16	Korytarz	Lastryko	18.71	18.71	18.71
17	Korytarz	Lastryko	17.69	17.69	17.69
18	Korytarz	Lastryko	24.8	24.8	24.8
19	Klatka schodowa	Lastryko	13.09	13.09	13.09
20	Pom. biurowe	wyk. dyw.	10.64	10.64	10.64
21	Pom. biurowe	wyk. dyw.	11.15	11.15	11.15
22	Pom. biurowe	wyk. dyw.	15.87	15.87	15.87
23	Pom. biurowe	wyk. dyw.	11.62	11.62	11.62
24	Pom. biurowe	wyk. dyw.	17.98	17.98	17.98
25	Pom. biurowe	wyk. dyw.	10.65	10.65	10.65
26	Pom. biurowe	wyk. dyw.	14.12	14.12	14.12
27	Pom. biurowe	wyk. dyw.	9.38	9.38	9.38
28	Pom. biurowe	wyk. dyw.	6.88	6.88	6.88
29	Pom. biurowe	wyk. dyw.	10.12	10.12	10.12
30	Pom. biurowe	wyk. dyw.	21.48	21.48	21.48
31	Pom. biurowe	wyk. dyw.	9.46	9.46	9.46
32	Pom. socjalne	plyt. cer.	5.96	5.96	5.96
33	Wc	plyt. cer.	3.14	3.14	3.14
34	Wc	plyt. cer.	3.14	3.14	3.14
35	Szyb windy	pos. cern.	3.16	3.16	3.16
RAZEM POWIERZCHNIA NETTO			246.67	246.67	246.67
RAZEM PARTER			246.67	246.67	246.67
OGÓŁEM SUMA POWIERZCHNI			246.67	246.67	246.67
POWIERZCHNIA ZABUDOWY			355.58		

LEGENDA:

HW –hydrant wewnętrzny zawieszany typu 25H+G-805-B.30 z węzłem półsztywnym DN25 długości 30m w szafce naściennej z miejscem na gaśnicę produkcji "BOX-MET" Piskorzów

GP –gaśnica proszkowa o zawartości środka gaśniczego min. 6kg w szafce naściennej z miejscem na gaśnicę

UWAGI:

- 1- INSTALACJĘ PRZECIWPÓŻAROWĄ WYKONAĆ Z RUR STALOWYCH POMALOWANĄ KOLOREM CZERWONYM (RAL 3000 CZERWONY)
- 2- RURY PROWADZIĆ PO POWIERZCHNI ŚCIAN



Autorskie Biuro Projektów
63-600 Kępno ul.Boeczna 4

Stanowisko	Imię Nazwisko	Nr upr.	Specjaln.	Data	Podpis
Projektował:	mgr inż. P.Witczak	58-90-GW	inst.san.	09.2009	
Opracował:	mgr inż. S.Nawrot			09.2009	
Sprawdził:					
Temat	Termomodernizacja budynku Urzędu Gminy w Bolesławcu				Stadium
Adres	Urząd Gminy Bolesławiec ul. Rynek , 98-430 Bolesławiec				Branża
RYSUNEK	INSTALACJA PRZECIWPÓŻAROWA – RZUT PARTERU				Skala
					Nr rys.
					9WK