


INSTALACJA PRZECIWPOŻAROWA RZUT PIĘTRA SKALA 1:100

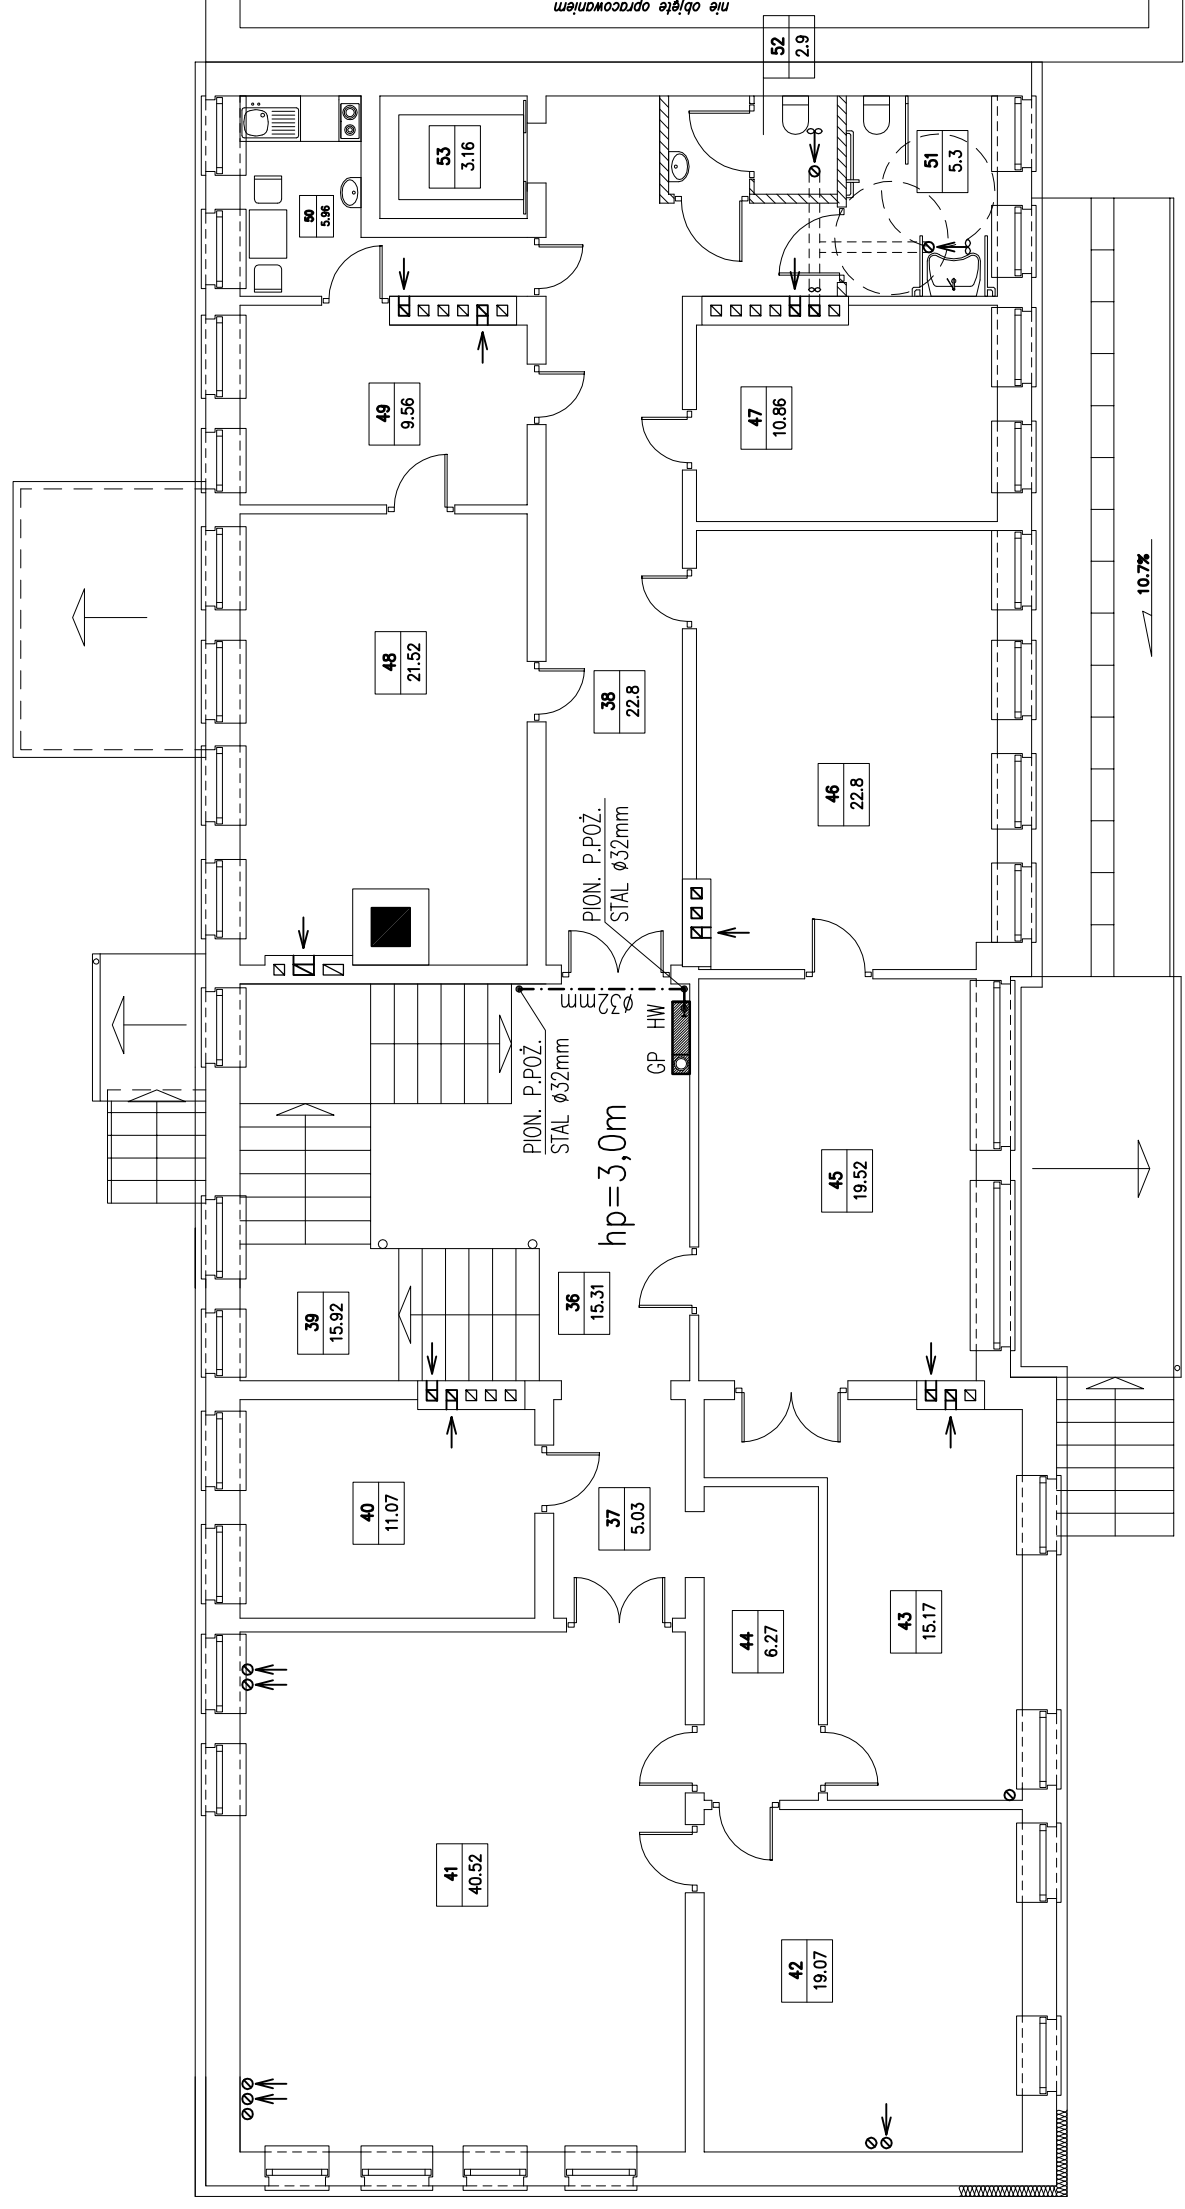

B I L A N S P O W I E R Z C H N I				
NR POM.	NAZWA POMIESZCZENIA	RODZAJ POSADZKI	POW. PODŁOGI	POW. H>190cm
PIĘTRO				
POWIERZCHNIA NETTO				
36	Korytarz	Lastryko	15.31	15.31
37	Korytarz	Lastryko	5.03	5.03
38	Korytarz	Lastryko	22.8	22.8
39	Klatka schodowa	Lastryko	15.92	15.92
40	Pom. biurowe	wyk. dyw.	11.07	11.07
41	Pom. biurowe	wyk. dyw.	40.52	40.52
42	Pom. biurowe	wyk. dyw.	19.07	19.07
43	Pom. biurowe	wyk. dyw.	15.17	15.17
44	Korytarz	Lastryko	6.27	6.27
45	Pom. biurowe	wyk. dyw.	19.52	19.52
46	Pom. biurowe	wyk. dyw.	22.8	22.8
47	Pom. biurowe	wyk. dyw.	10.86	10.86
48	Pom. biurowe	wyk. dyw.	21.52	21.52
49	Pom. biurowe	wyk. dyw.	9.56	9.56
50	Pom. socjalne	plyt. cer.	5.96	5.96
51	Wc	plyt. cer.	5.3	5.3
52	Wc	plyt. cer.	2.9	2.9
53	Szyb windy	pos. cem.	3.16	3.16
RAZEM POWIERZCHNIA NETTO			252.74	252.74
RAZEM PIĘTRO			252.74	252.74
OGÓŁEM SUMA POWIERZCHNI			252.74	252.74
POWIERZCHNIA ZABUDOWY			355.58	-
KUBATURA			-	-

LEGENDA:

HW –hydrant wewnętrzny zawieszany typu 25H+G-805-B.30 z węzłem półsztywnym DN25 długości 30m w szafce naściennej z miejscem na gaśnicę produkcji "BOX-MET" Piskorzów

GP –gaśnica proszkowa o zawartości środka gaśniczego min. 6kg w szafce naściennej z miejscem na gaśnicę

UWAGI:

- 1- INSTALACJĘ PRZECIWPOŻAROWĄ WYKONAĆ Z RUR STALOWYCH POMALOWANĄ KOLOREM CZERWONYM (RAL 3000 CZERWONY)
- 2- RURY PROWADZIĆ PO POWIERZCHNI ŚCIAN



Autorskie Biuro Projektów
63-600 Kępno ul.Boeczna 4

Stanowisko	Imię Nazwisko	Nr upr.	Specjaln.	Data	Podpis
Projektował:	mgr inż. P.Witczak	58-90-GW	inst.san.	09.2009	
Opracował:	mgr inż. S.Nawrot			09.2009	
Sprawdził:					
Temat	Termomodernizacja budynku Urzędu Gminy w Bolesławcu				Stadium
Adres	Urząd Gminy Bolesławiec ul. Rynek , 98-430 Bolesławiec				Branża
RYSUNEK	INSTALACJA PRZECIWPOŻAROWA – RZUT PIĘTRA				Skala
					Nr rys.
					10WK