


INSTALACJA WENTYLACYJNA RZUT PODDASZA SKALA 1:100

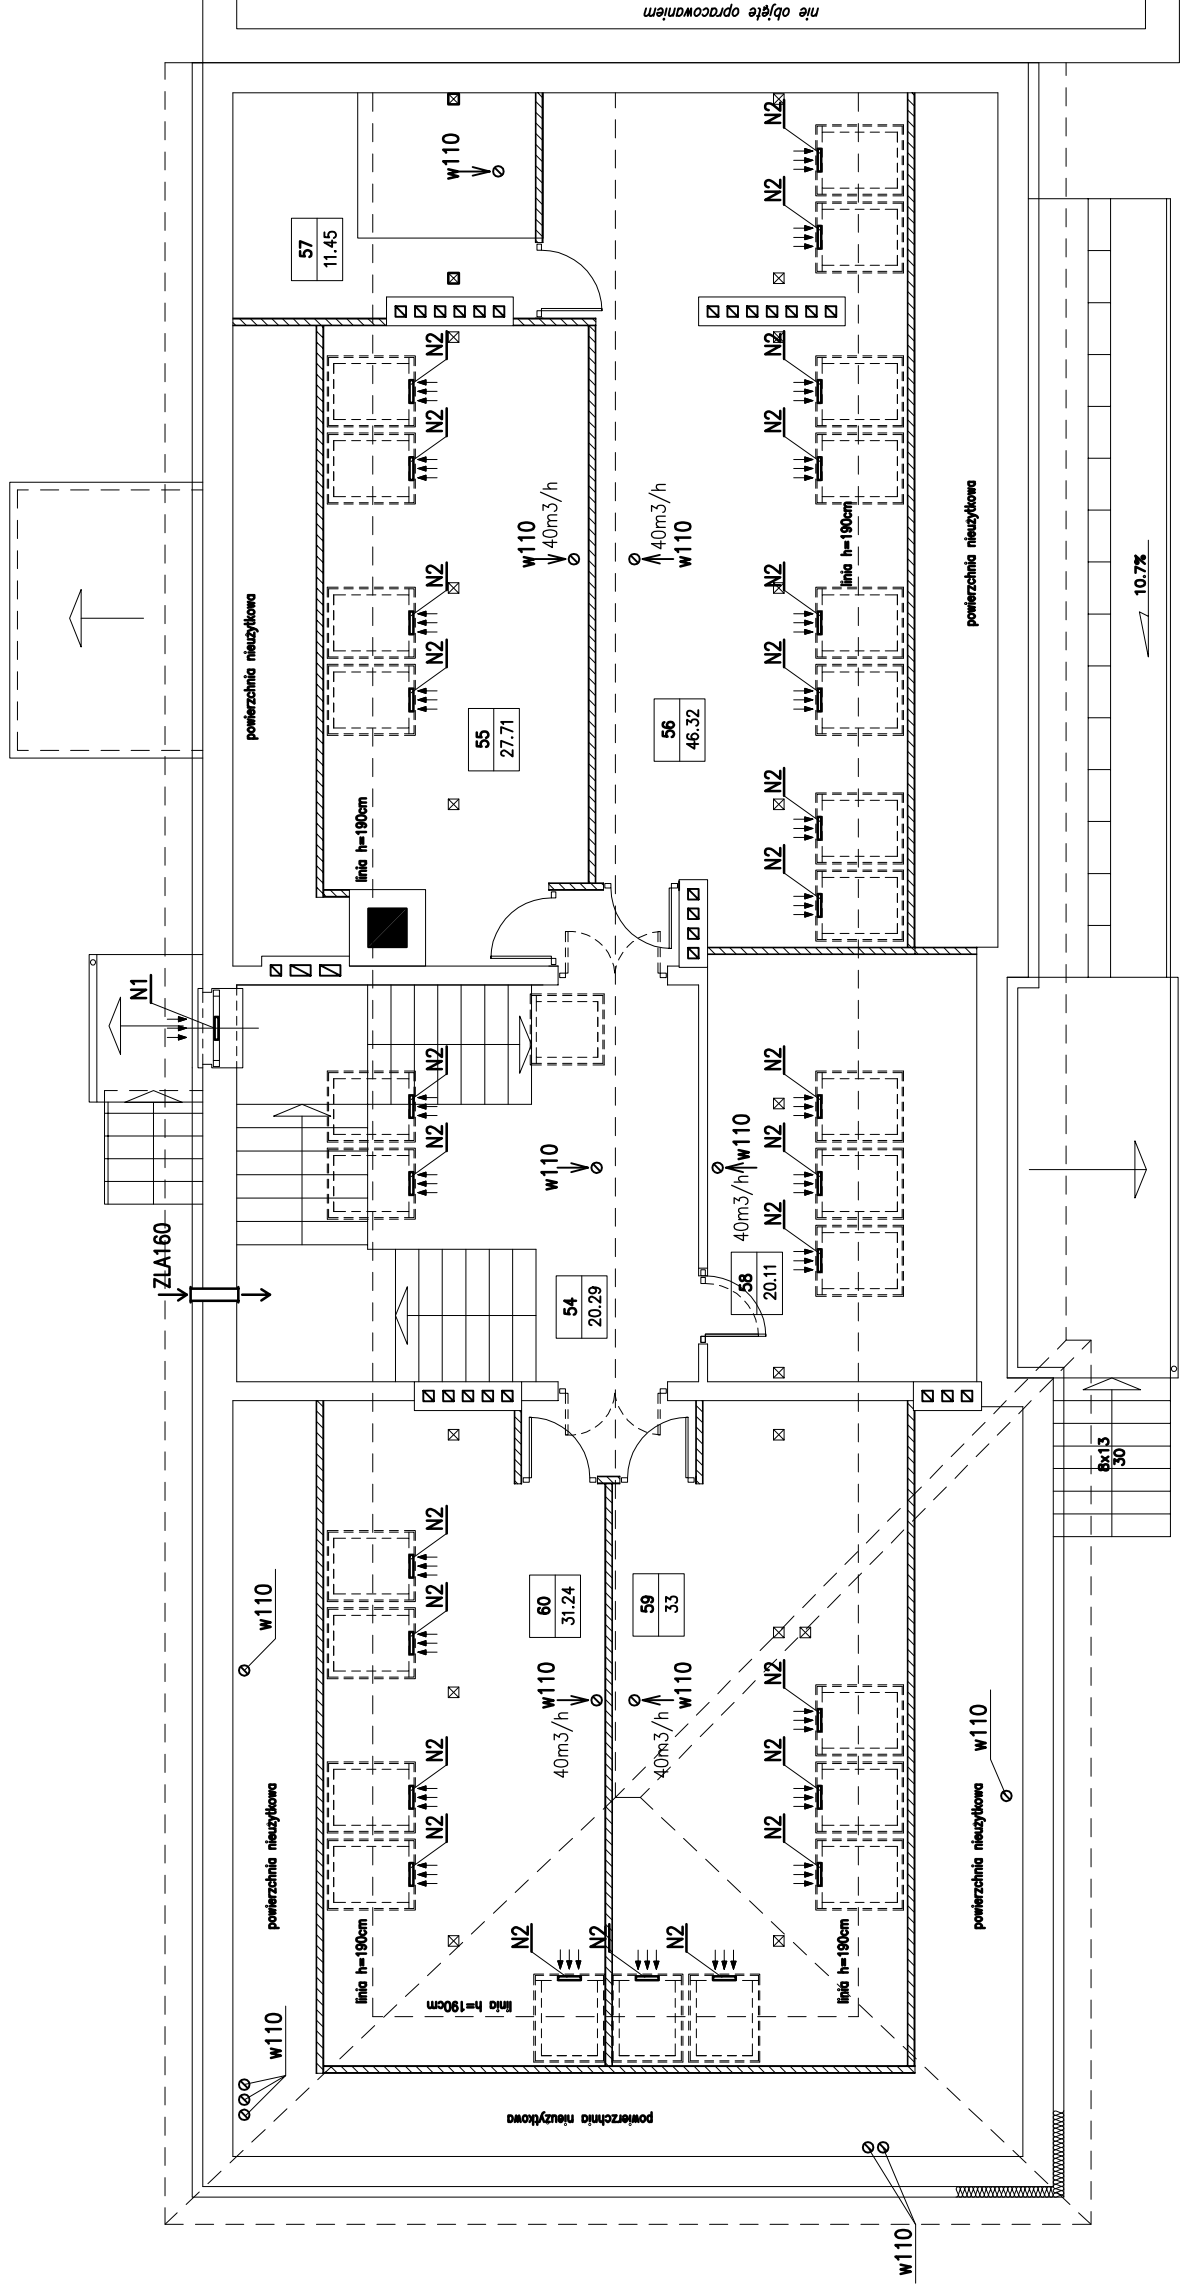

BILANS POWIERZCHNI				
NR POM.	NAZWA POMIESZCZENIA	RODZAJ POSADZKI	POW. PODŁOGI	POW. H>190cm
PODDASZE				
54	Korytarz	Lastryko	20.29	20.29
55	Pom. biurowe	plyt. cer.	27.71	22.9
56	Pom. biurowe	plyt. cer.	46.32	39.22
57	Pom. gospodarcze	plyt. cer.	11.45	-
58	Pom. biurowe	plyt. cer.	20.11	11.24
59	Pom. biurowe	plyt. cer.	33	25.17
60	Pom. biurowe	plyt. cer.	31.24	23.53
RAZEM PODDASZE			190.12	142.35
OGÓŁEM SUMA POWIERZCHNI			190.12	142.35
POWIERZCHNIA ZABUDOWY			355.58	

LEGENDA:

- w1** – kanał wentylacyjny, grawitacyjny 14x14cm
- w2** – kanał wentylacyjny, grawitacyjny 14x25cm
- w110** – kanał wentylacyjny, grawitacyjny $\varnothing 110$, ocieplony
wyprowadzony ponad dach, zakończony wywietrznikiem dachowym
- ZLA160** – nawiewnik $\varnothing 160$ mm, z anemostatami umożliwiający regulację strumienia powietrza zamontowany na wys. ~2,0m od posadzki
- N1** – nawiewnik okienny ciśnieniowy, o wydajności max. 30m³/h
- N2** – nawiewnik okienny ciśnieniowy (do okien potłocowych typu V-40), o wydajności max. 30m³/h
- KN** – kratka nawiewna w drzwiach 10x40cm
- TD-160/100N SILENT** – wentylator kanałowy typu TD-160/100N o wydajności max. V=180m³/h firmy "Venture Industries"

UWAGI:

- 1- KANAŁY WENTYLACYJNE W POM. WC, WYKONAĆ Z PRZEWODÓW O PRZEKROJU KOŁOWYM TYPU "SPIRO"
- 2- NA PROJEKTOWANYCH KANAŁACH WENTYLACYJNYCH ZAMONTOWAĆ ANEMOSTATY WYWIEWNE TYPU "CKK"
- 3- JAKO ZAKOŃCZENIE PROJ. KANAŁÓW WENTYLACYJNYCH $\varnothing 110$ mm, ZASTOSOWAĆ CERAMICZNE KOMINKI WENTYLACYJNE
- 4- PRZY KANAŁACH WYWIEWNYCH PODANO MIN. STRUMIEN POWIETRZA WYWIEWANEGO, W RAZIE ZBYT MAŁEJ WYDAJNOŚCI NA KANAŁE ZAMONTOWAĆ HYBRYDOWĄ NASADĘ KOMINOWĄ POPRAWIAJĄCĄ WYDAJNOŚĆ WENTYLACJI



Autorskie Biuro Projektów

63-600 Kępno ul. Boczna 4

Stanowisko	Imię Nazwisko	Nr upr.	Specjaln.	Data	Podpis
Projektował:	mgr inż. P. Witczak	58-90-GW	inst. san.	09.2009	
Opracował:	mgr inż. S. Nawrot			09.2009	
Sprawdził:					
Temat	Termomodernizacja budynku Urzędu Gminy w Bolesławcu				Stadium
Adres	Urząd Gminy Bolesławiec ul. Rynek, 98-430 Bolesławiec				Branża
RYSUNEK	INSTALACJA WENTYLACYJNA – RZUT PODDASZA				SANITARNA
					Skala
					1:100
					Nr rys. 4W