

# INSTALACJA WOD-KAN RZUT PIĘTRA SKALA 1:50

B I L A N S P O W I E R Z C H N I			
NR POM.	NAZWA POMIESZCZENIA	RODZAJ POSADZKI	POW. PODŁOGI POW. H>190cm
<b>PIĘTRO</b>			
<b>POWIERZCHNIA NETTO</b>			
36	Korytarz	Lostryko	15.31
37	Korytarz	Lostryko	5.03
38	Korytarz	Lostryko	22.8
39	Klatka schodowa	Lostryko	15.92
40	Pom. biurowe	wyk. dyw.	11.07
41	Pom. biurowe	wyk. dyw.	40.52
42	Pom. biurowe	wyk. dyw.	19.07
43	Pom. biurowe	wyk. dyw.	15.17
44	Korytarz	Lostryko	6.27
45	Pom. biurowe	wyk. dyw.	19.52
46	Pom. biurowe	wyk. dyw.	22.8
47	Pom. biurowe	wyk. dyw.	10.86
48	Pom. biurowe	wyk. dyw.	21.52
49	Pom. biurowe	wyk. dyw.	9.56
50	Pom. socjalne	plyt. cer.	5.96
51	Wc	plyt. cer.	5.3
52	Wc	plyt. cer.	2.9
53	Szyb windy	pos. cern.	3.16
<b>RAZEM POWIERZCHNIA NETTO</b>			<b>252.74</b>
<b>RAZEM PIĘTRO</b>			<b>252.74</b>
<b>OGÓŁEM SUMA POWIERZCHNI</b>			<b>252.74</b>
<b>POWIERZCHNIA ZABUDOWY</b>			<b>355.58</b>
<b>KUBATURA</b>			<b>-</b>


## LEGENDA:

- — proj. instalacja kanalizacji sanitarnej
- — istn. instalacja kanalizacji sanitarnej
- — instalacja wody zimnej
- ~ ~ ~ —proj. zawór ze złączką do węża
- ⊙(KS1) — istn. pion kanalizacji sanitarnej PVC110
- ⊙(KS2) — istn. pion kanalizacji sanitarnej PVC110
- ⊙(KS3) — istn. pion kanalizacji sanitarnej PVC50 do wymiany na PVC 110
- ⊙(KS4) — istn. pion kanalizacji sanitarnej PVC50 (odpływ z umywalki na parterze, zlikwidować powyżej poziomu parteru)

**PP1** —proj. przepływowy elektryczny podgrzewacz wody typ PERFECT 350 o mocy 3,5kW, firmy "WIJAS" Sp.J.

## UWAGI:

1. PIONY I PODEJŚCIA INSTALACYJNE ZABUDOWAĆ LUB PROWADZIĆ W BRUZZDACH
2. PROJ. INSTALACJA KANALIZACJI SANITARNEJ – ZAPROJEKTOWANO Z RUR PVC
3. PIONY WENTYLACYJNE ODPOWIEDZAJĄCE (w odległości do 5m) MOŻNA ŁĄCZYĆ ZE SOBĄ W PRZESTRZENI PODDASZA NIEUŻYTKOWEGO

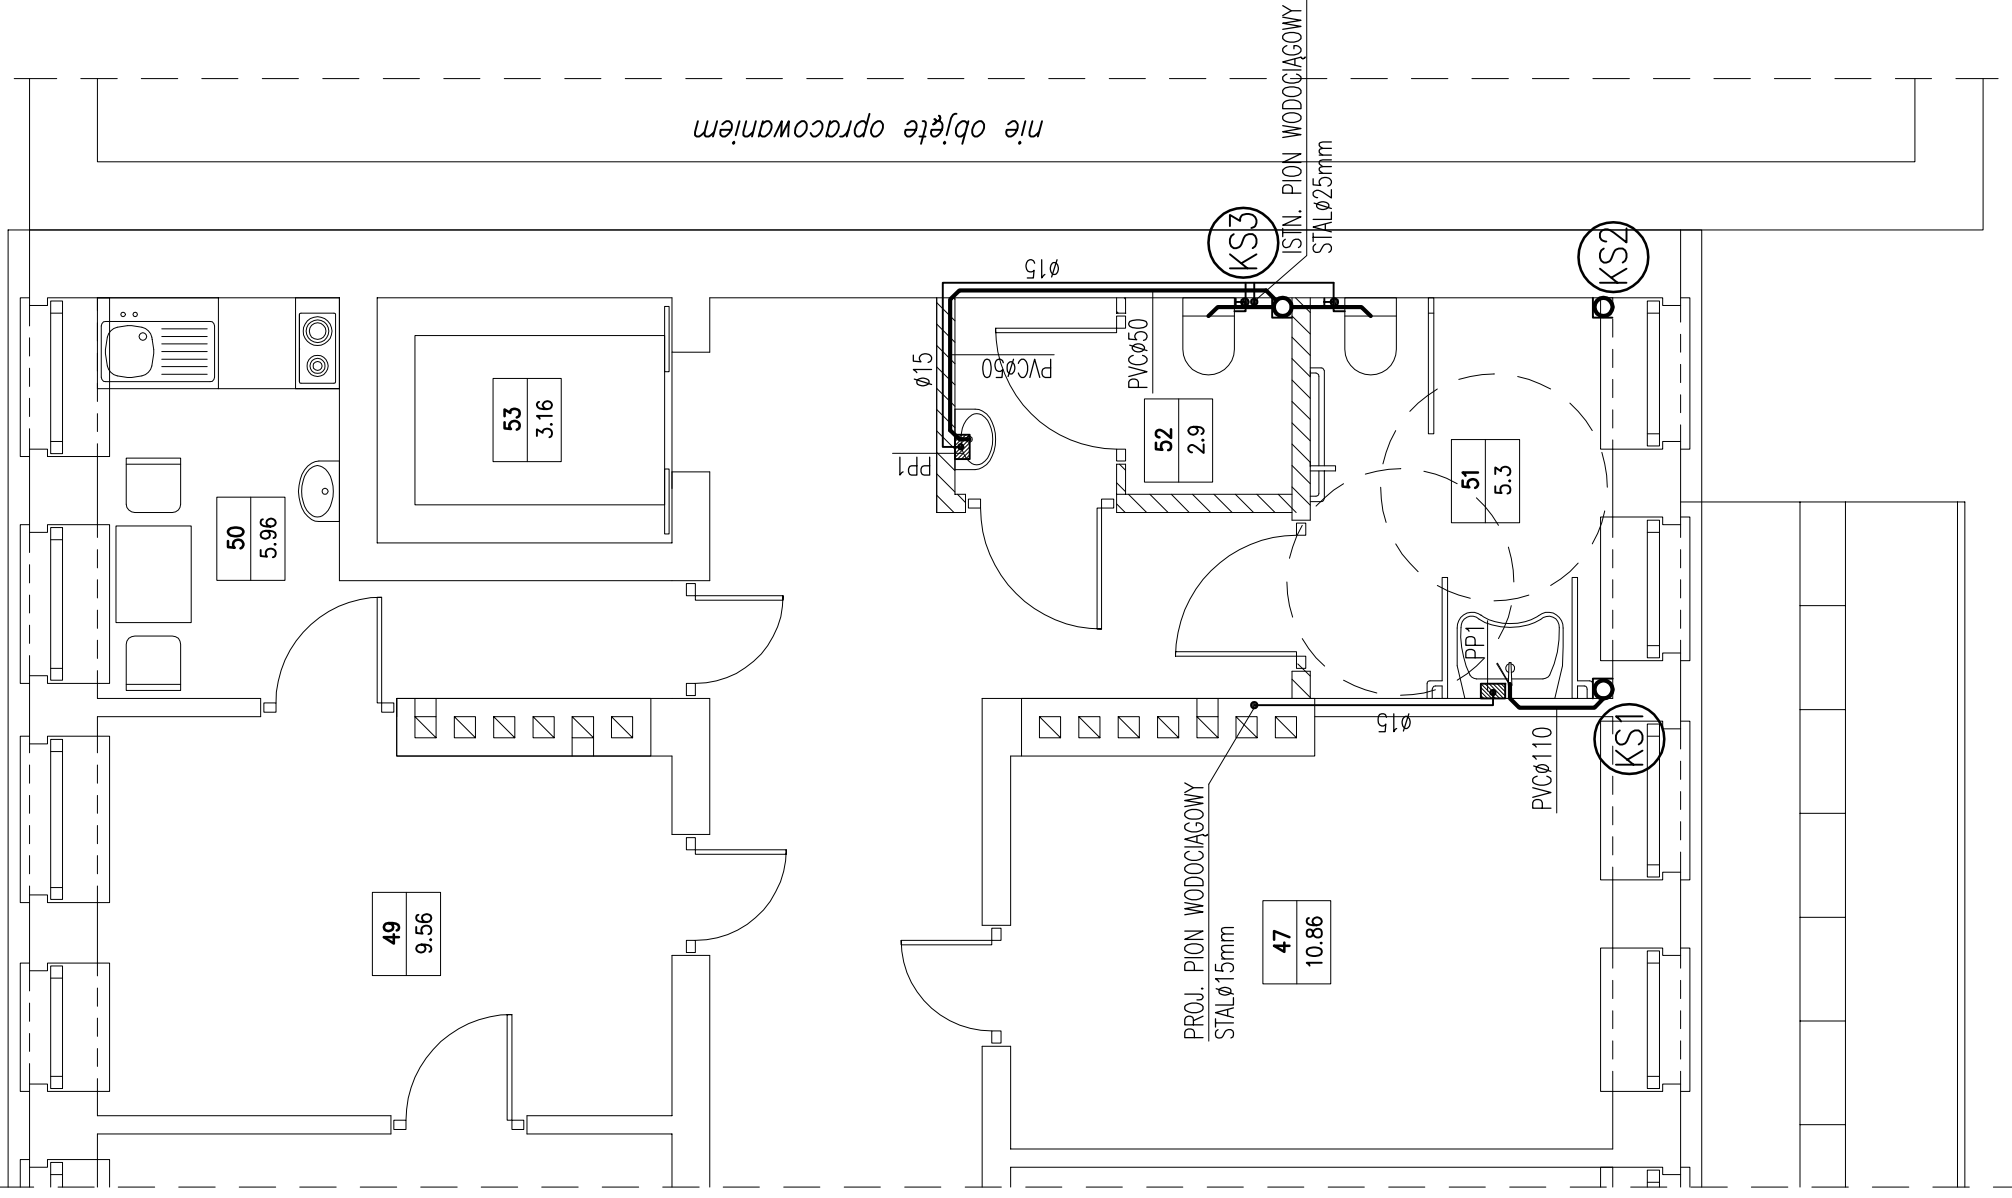

**Autorskie Biuro Projektów**  
63-600 Kępno ul.Boeczna 4

Stanowisko	Imię Nazwisko	Nr upr.	Specjaln.	Data	Podpis
Projektował:	mgr inż. P.Witczak	58-90-GW	inst.san.	09.2009	
Opracował:	mgr inż. S.Nawrot			09.2009	
Sprawdził:					
Temat	Termomodernizacja budynku Urzędu Gminy w Bolesławcu				Stadium
Adres	Urząd Gminy Bolesławiec ul. Rynek , 98-430 Bolesławiec				Branża
RYSUNEK	INSTALACJA WOD-KAN				Skala
	- RZUT PIĘTRA				Nr rys.

P.T.

SANITARNA

1:50

3WK