


INSTALACJA WOD-KAN RZUT PIWNIC SKALA 1:50

ISTNIEJĄCE PRZYŁĄCZE KANALIZACYJNE
PVCØ160

ISTNIEJĄCE STUDZIENKA KANALIZACYJNA
RZĘDNE STUDZIENKI: 167,79/166,63

ISTNIEJĄCE PRZYŁĄCZE WODOCIĄGOWE
PE DZ 40mm

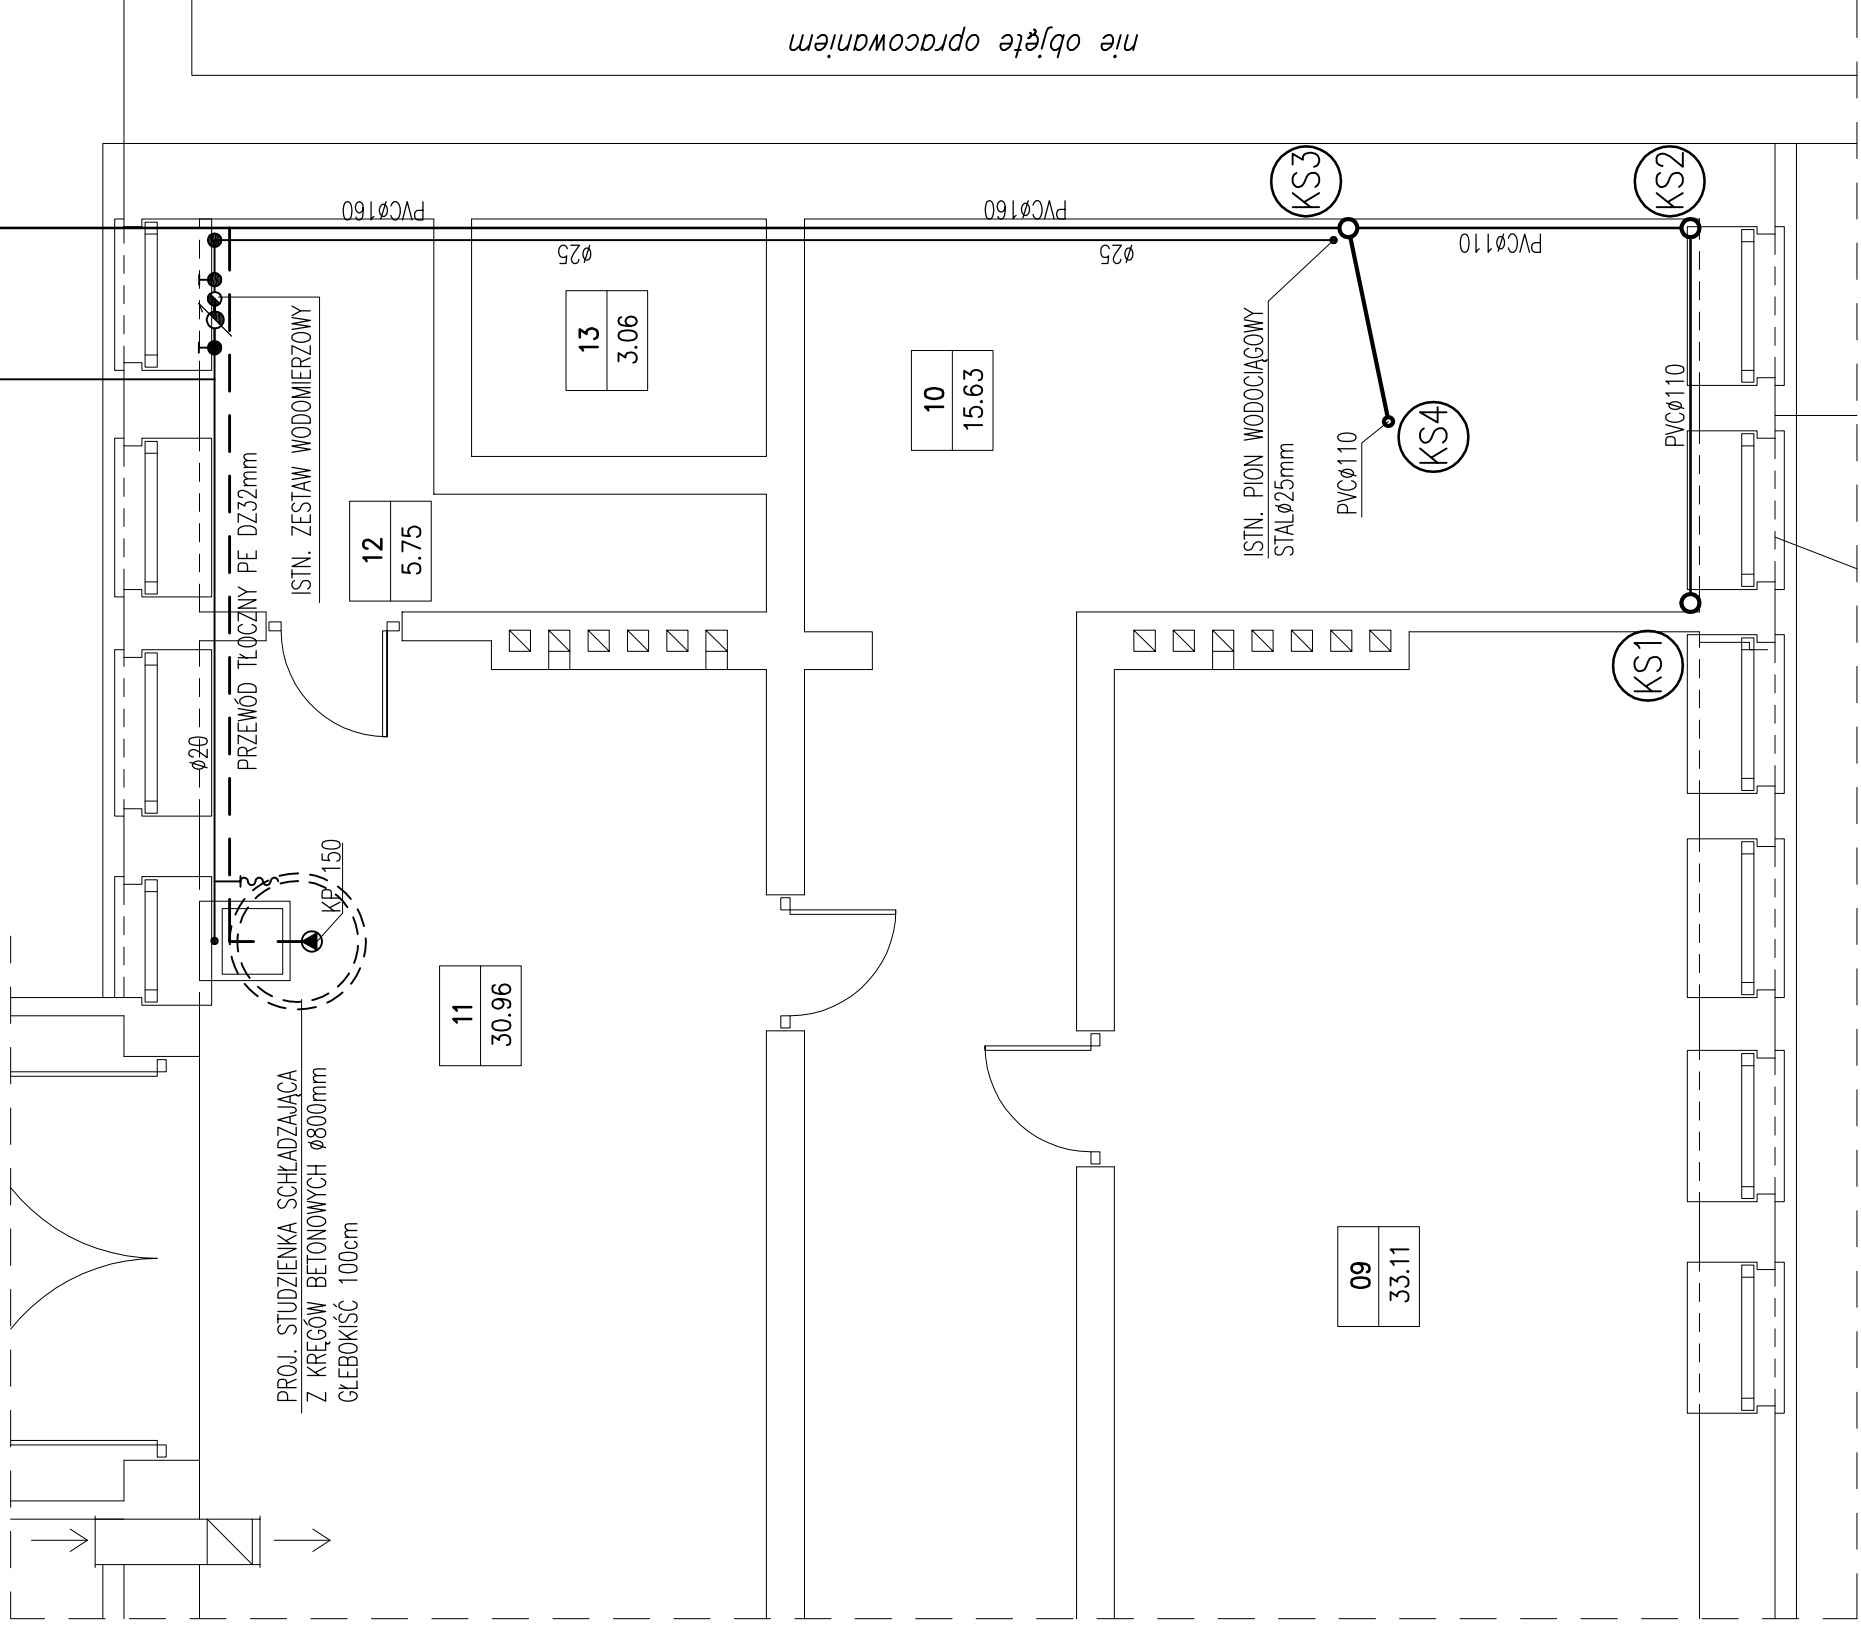

B I L A N S P O W I E R Z C H N I			
NR POM.	NAZWA POMIESZCZENIA	RODZAJ POSADZKI	POW. H>190cm
PIWNICA			
POWIERZCHNIA NETTO			
01	Klatka schodowa	Lastryko	4.84
01	Klatka schodowa	Lastryko	4.84
03	Pom. gospodarcze	pos. cem.	21.86
04	Pom. gospodarcze	pos. cem.	15.59
05	Pom. gospodarcze	pos. cem.	12.91
06	Pom. gospodarcze	pos. cem.	14.19
07	Pom. gospodarcze	pos. cem.	11.69
08	Pom. gospodarcze	pos. cem.	20.01
09	Pom. gospodarcze	pos. cem.	33.11
10	Pom. gospodarcze	pos. cem.	15.63
11	Kotłownia	pos. cem.	30.96
12	Pom. gospodarcze	pos. cem.	5.75
13	Szyp windy	pos. cem.	3.06
14	Zsyp węgla	pos. cem.	7.48
RAZEM PIWNICA			201.92
RAZEM PIWNICA			201.92
OGÓLNEJ SUMA POWIERZCHNI			201.92
POWIERZCHNIA ZABUDOWY			355.58

LEGENDA:

- — proj. instalacja kanalizacji sanitarnej
- — istn. instalacja kanalizacji sanitarnej
- — instalacja wody zimnej
- ~ -proj. zawór ze złączką do węża
- KS1 — istn. pion kanalizacji sanitarnej PVC110
- KS2 — istn. pion kanalizacji sanitarnej PVC110
- KS3 — istn. pion kanalizacji sanitarnej PVC50 do wymiany na PVC 110
- KS4 — istn. pion kanalizacji sanitarnej PVC50 (odpływ z umywalki na parterze, zlikwidować powyżej poziomu parteru)
- PP1 —proj. przepływowy elektryczny podgrzewacz wody typ PERFEXT 350 o mocy 3,5kW, firmy "MIJAS" Sp.J.

UWAGI:

1. PIONY I PODEJŚCIA INSTALACYJNE ZABUDOWAĆ LUB PROWADZIĆ W BRUZZDACH
2. PROJ. INSTALACJA KANALIZACJI SANITARNEJ – ZAPROJEKTOWANO Z RUR PVC
3. PIONY WENTYLACYJNE ODPOWIETRZAJĄCE (w odległości do 5m) MOŻNA ŁĄCZYĆ ZE SOBĄ W PRZESTRZENI PODDASZA NIEUŻYTKOWEGO



Autorskie Biuro Projektów

63-600 Kępno ul.Boeczna 4

Stanowisko	Imię Nazwisko	Nr upr.	Specjaln.	Data	Podpis
Projektował:	mgr inż. P.Witczak	58-90-GW	inst.san.	09.2009	
Opracował:	mgr inż. S.Nawrot			09.2009	
Sprawił:					
Temat	Termomodernizacja budynku Urzędu Gminy w Bolesławcu				Stadium
Adres	Urząd Gminy Bolesławiec ul. Rynek , 98-430 Bolesławiec				Branża
RYSUNEK	INSTALACJA WOD-KAN				Skala
	- RZUT PIWNIC				Nr rys.

P.T.

SANITARNA

1:50

1WK