


Ú: ǻ { Á [15, } æ & ^ Á GÉÁ Á È È È

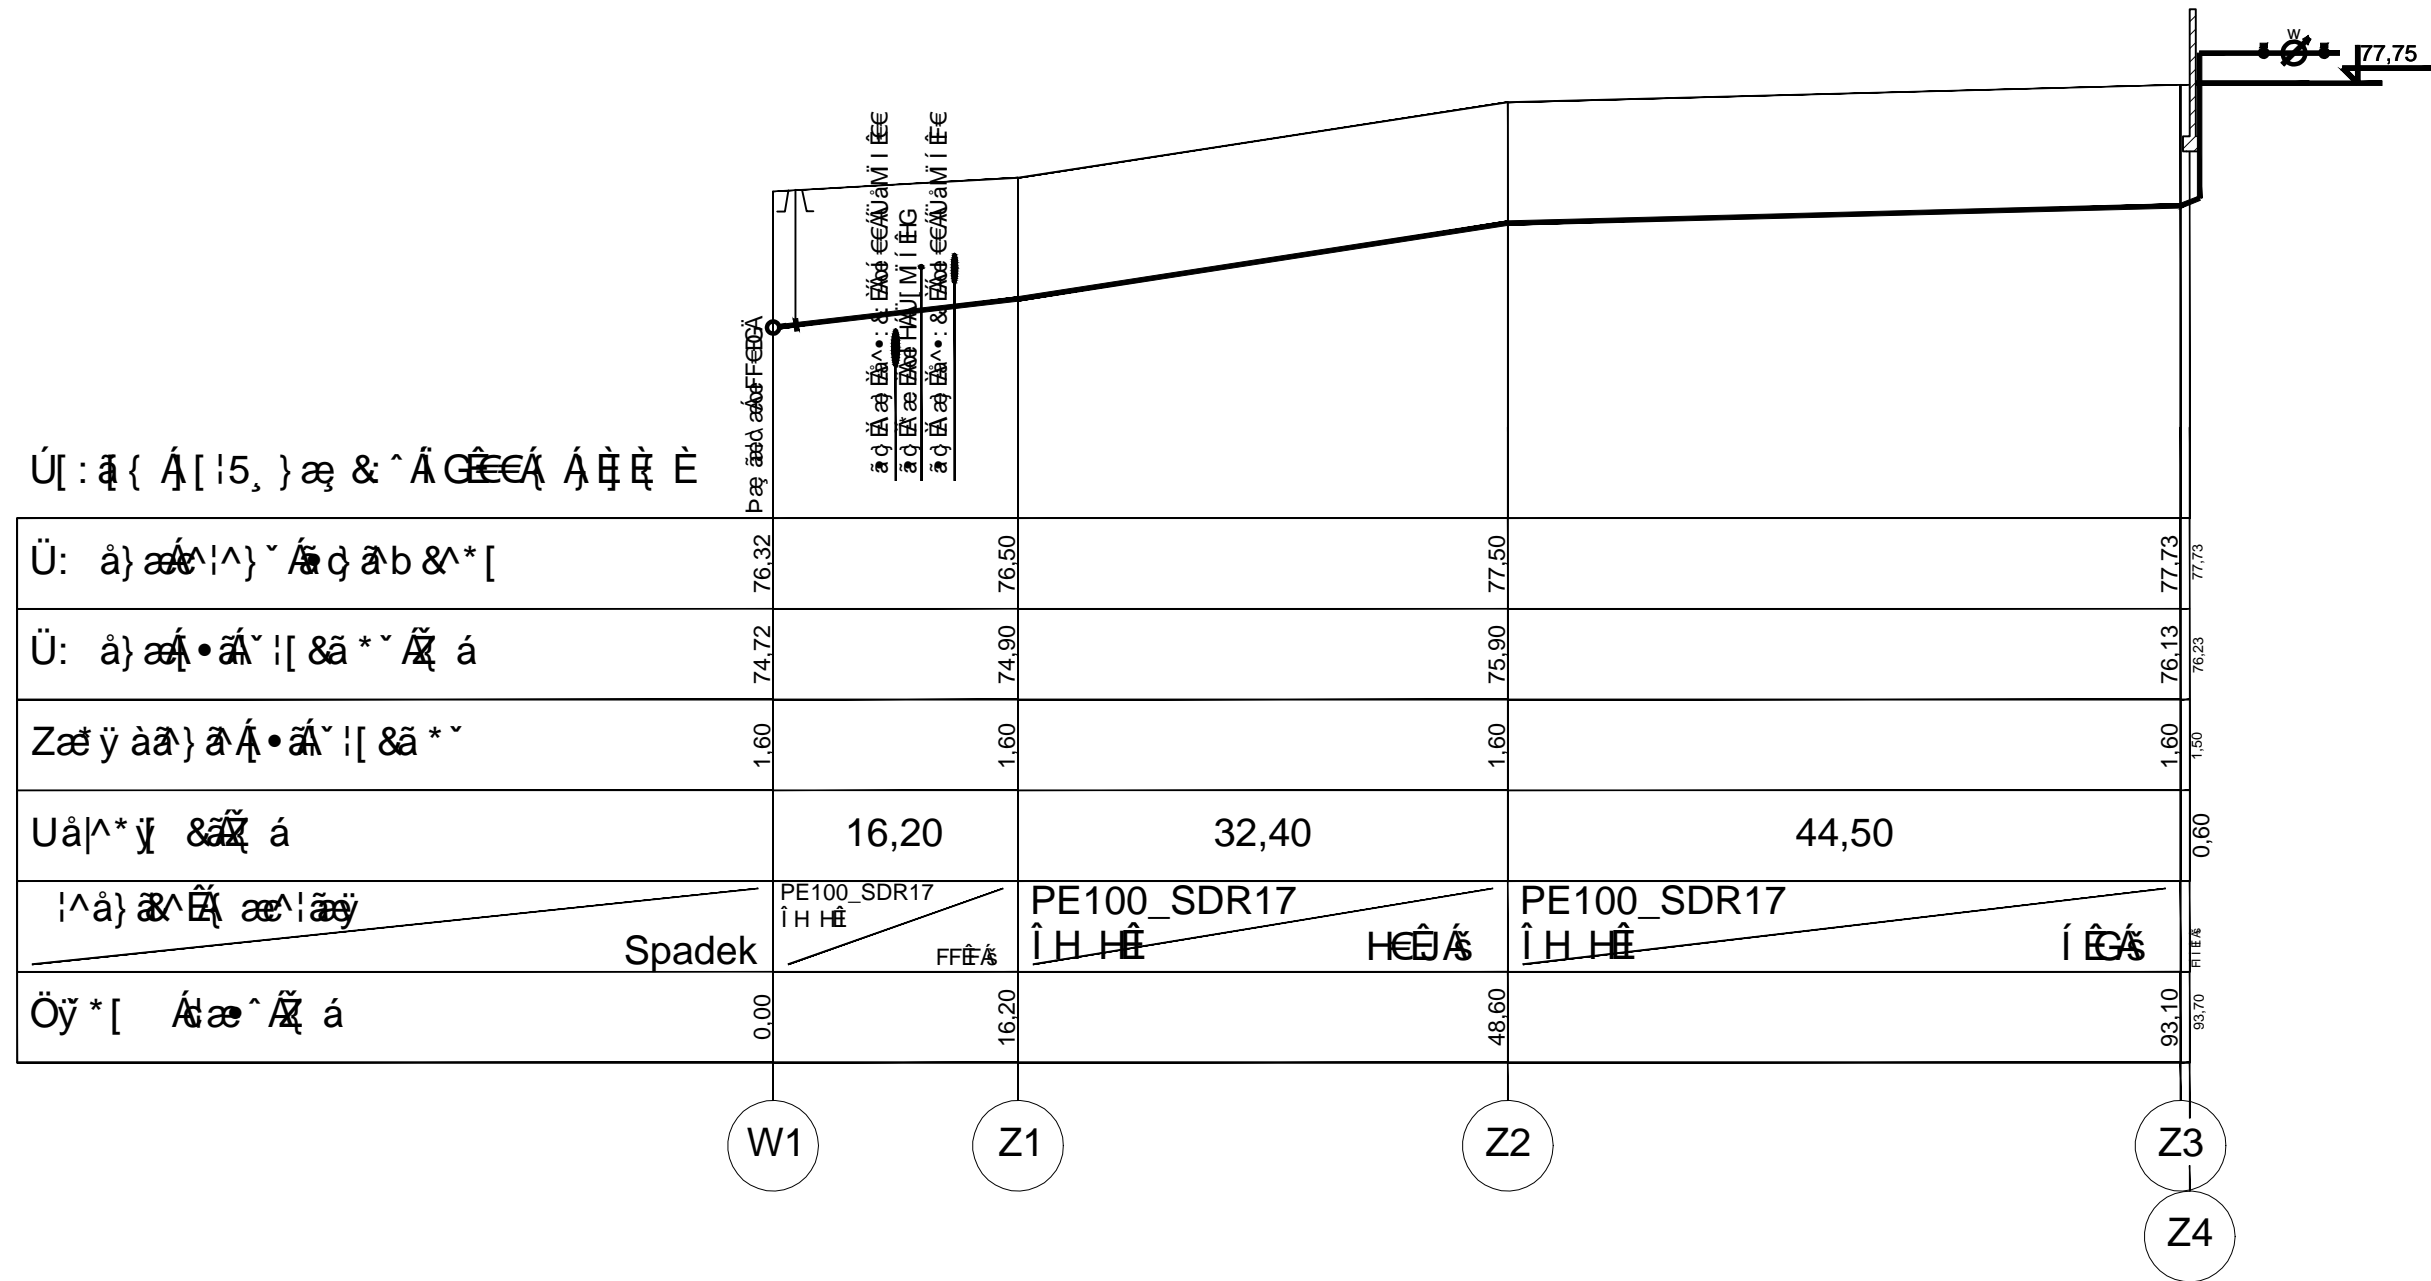

Projekt wykonano przez: "VIA 2008" Pracownia Projektów Drogowych Barbara Kosmacz 62-060 Stęszew, ul. Dworcowa 1F		Zamawiający: Urząd Gminy Czempin ul. 24 Stycznia 25 64-020 Wolsztyn		
Dzieło: "Budowa boiska sportowego "Moje Boisko - Orlik 2012" wraz z oświetleniem oraz z zapleczem socjalnym i infrastrukturą towarzyszącą"				Data: 02.2011
Nazwa rysunku: Profil przyłącza wodociagowego				Skala: 1:100/500
Stadium projektu: PBW				
Projekt opracował: mgr inż. Tomasz Kartowski	Nr Uprawnień: 150/90/PW	Branża: wod-kan	Podpis: Anna Jurecka	Nr rys. 2