


Nawierzchnia	grunty ziemne		
Rodzaj wykopu	mechaniczny		
Odwodnienie	igłofiltry w obsypce piaskowej dwustronnie do głęb. 6,0 m	igłofiltry w obsypce piaskowej dwustronnie do głęb. 4,0 m	igłofiltry w obsypce piaskowej jednostronnie do głęb. 4,0 m

0,00	0,00	0,00	0,00
0,50	Pd	+Pn	1,0-35
1,00	Pd	+Pn	1,0-40
1,50	Pd	+Pn	1,0-45
2,00	Pd	+Pn	1,0-50

0,00	0,00	0,00	0,00
0,50	Pd	+Pn	1,0-35
1,00	Pd	+Pn	1,0-40
1,50	Pd	+Pn	1,0-45
2,00	Pd	+Pn	1,0-50

UWAGA: W miejscach skrzyżowań i zbliżeń z istniejącym uzbrojeniem terenu prace ziemne należy prowadzić ręcznie z zachowaniem szczególnej ostrożności oraz z zabezpieczeniem istniejących urządzeń.

W miejscach skrzyżowań z kablami energetycznymi zastosować rury dwudzielne typu Arota.

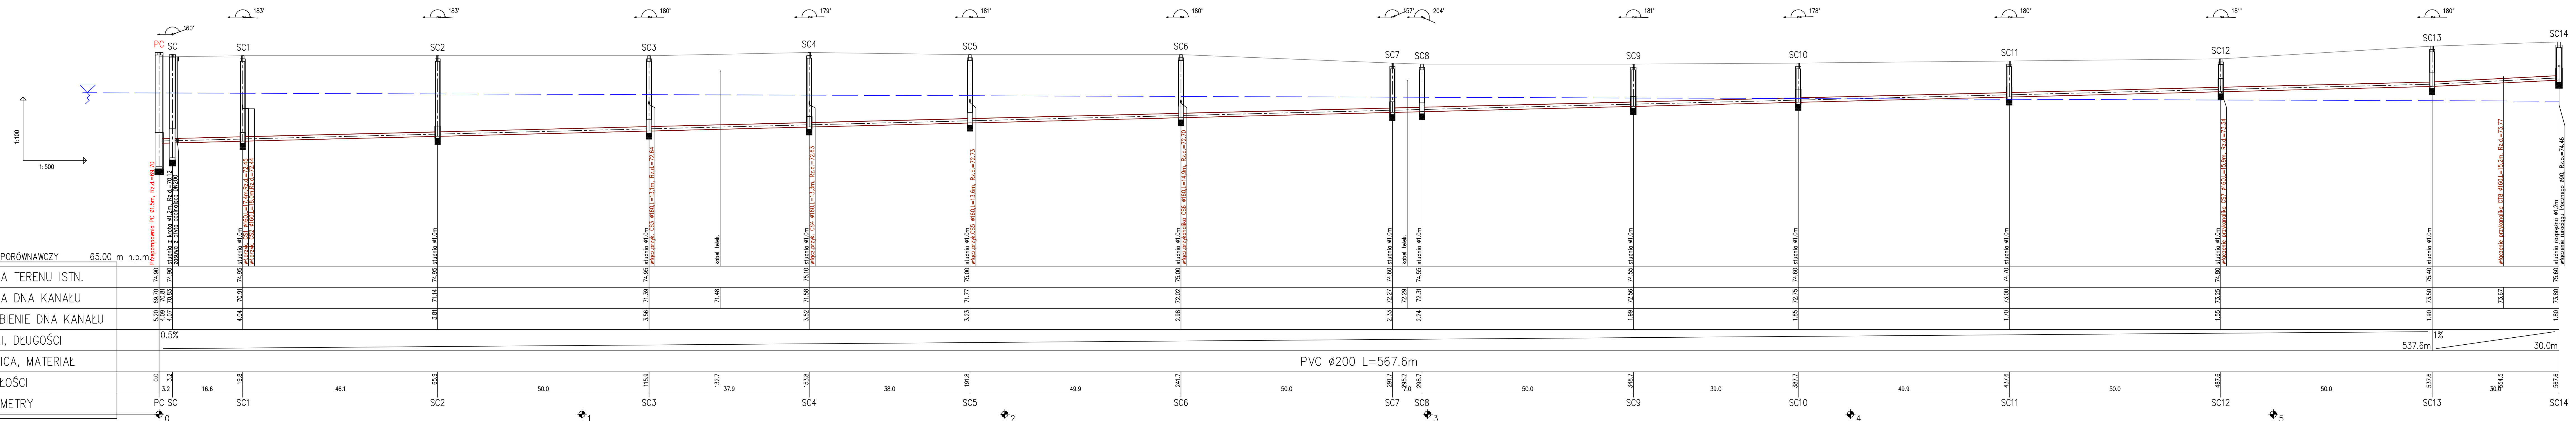

POZIOM PORÓWNAWCZY	65.00 m n.p.m.																						
RZĘDNA TERENU ISTN.																							
RZĘDNA DNA KANAŁU	74.90	74.90	74.90	74.90	74.90	74.90	74.90	74.90	74.90	74.90	74.90	74.90	74.90	74.90	74.90								
ZAGŁĘBIENIE DNA KANAŁU	5.20	4.07	4.07	3.56	3.56	3.52	3.23	2.98	2.98	2.33	2.24	1.99	1.99	1.55	1.80								
SPADKI, DŁUGOŚCI	0.5%																						
ŚREDNICA, MATERIAŁ	PVC ø200 L=567.6m																						
ODLEGŁOŚCI	0.0	3.2	16.6	19.8	46.1	65.9	115.9	132.7	137.9	153.8	38.0	191.8	241.7	50.0	348.7	39.0	387.7	437.6	50.0	537.6	30.5	567.6	
HEKTOMETRY	PC	SC																					

PROFIL PODŁUŻNY KANALIZACJI GRAWITACYJNEJ ODC. PC - SC14

ZAKŁAD USŁUG INWESTYCYJNO-PROJEKTOWYCH	
MGR INŻ. STANISŁAW KŁOSIŃSKI	
ul. GRUNWALDZKA 6/1 64-100 Leszno	
Temat:	BUDOWA SIECI KANALIZACJI SANITARNEJ GRAWITACYJNEJ I TŁOCZNEJ Z PRZEPOMPNIAMI ŚCIEKÓW ZLOKALIZOWANEJ W MIEJSCOWOŚCI PIOTRKOWICE, JASIEŃ - ETAP III
Obiekt:	Sieć kanalizacji sanitarnej - profil podłużny grawitacyjny do PC
Adres:	Jasień, Piotrkowice, gmina Czempień
Investor:	Gmina Czempień ul. 24 Sycznia 25, 64-020 Czempień
Projektant:	mgr inż. Stanisław Kłosiński
WKP/02/27/1 POWS/06	data 03.2013 r.
	skala 1:100/500
	Nr rys. 9
Sprawił:	mgr inż. Zygmunt Maniaczyk 1514/91/Lo