




SKALA 1:100

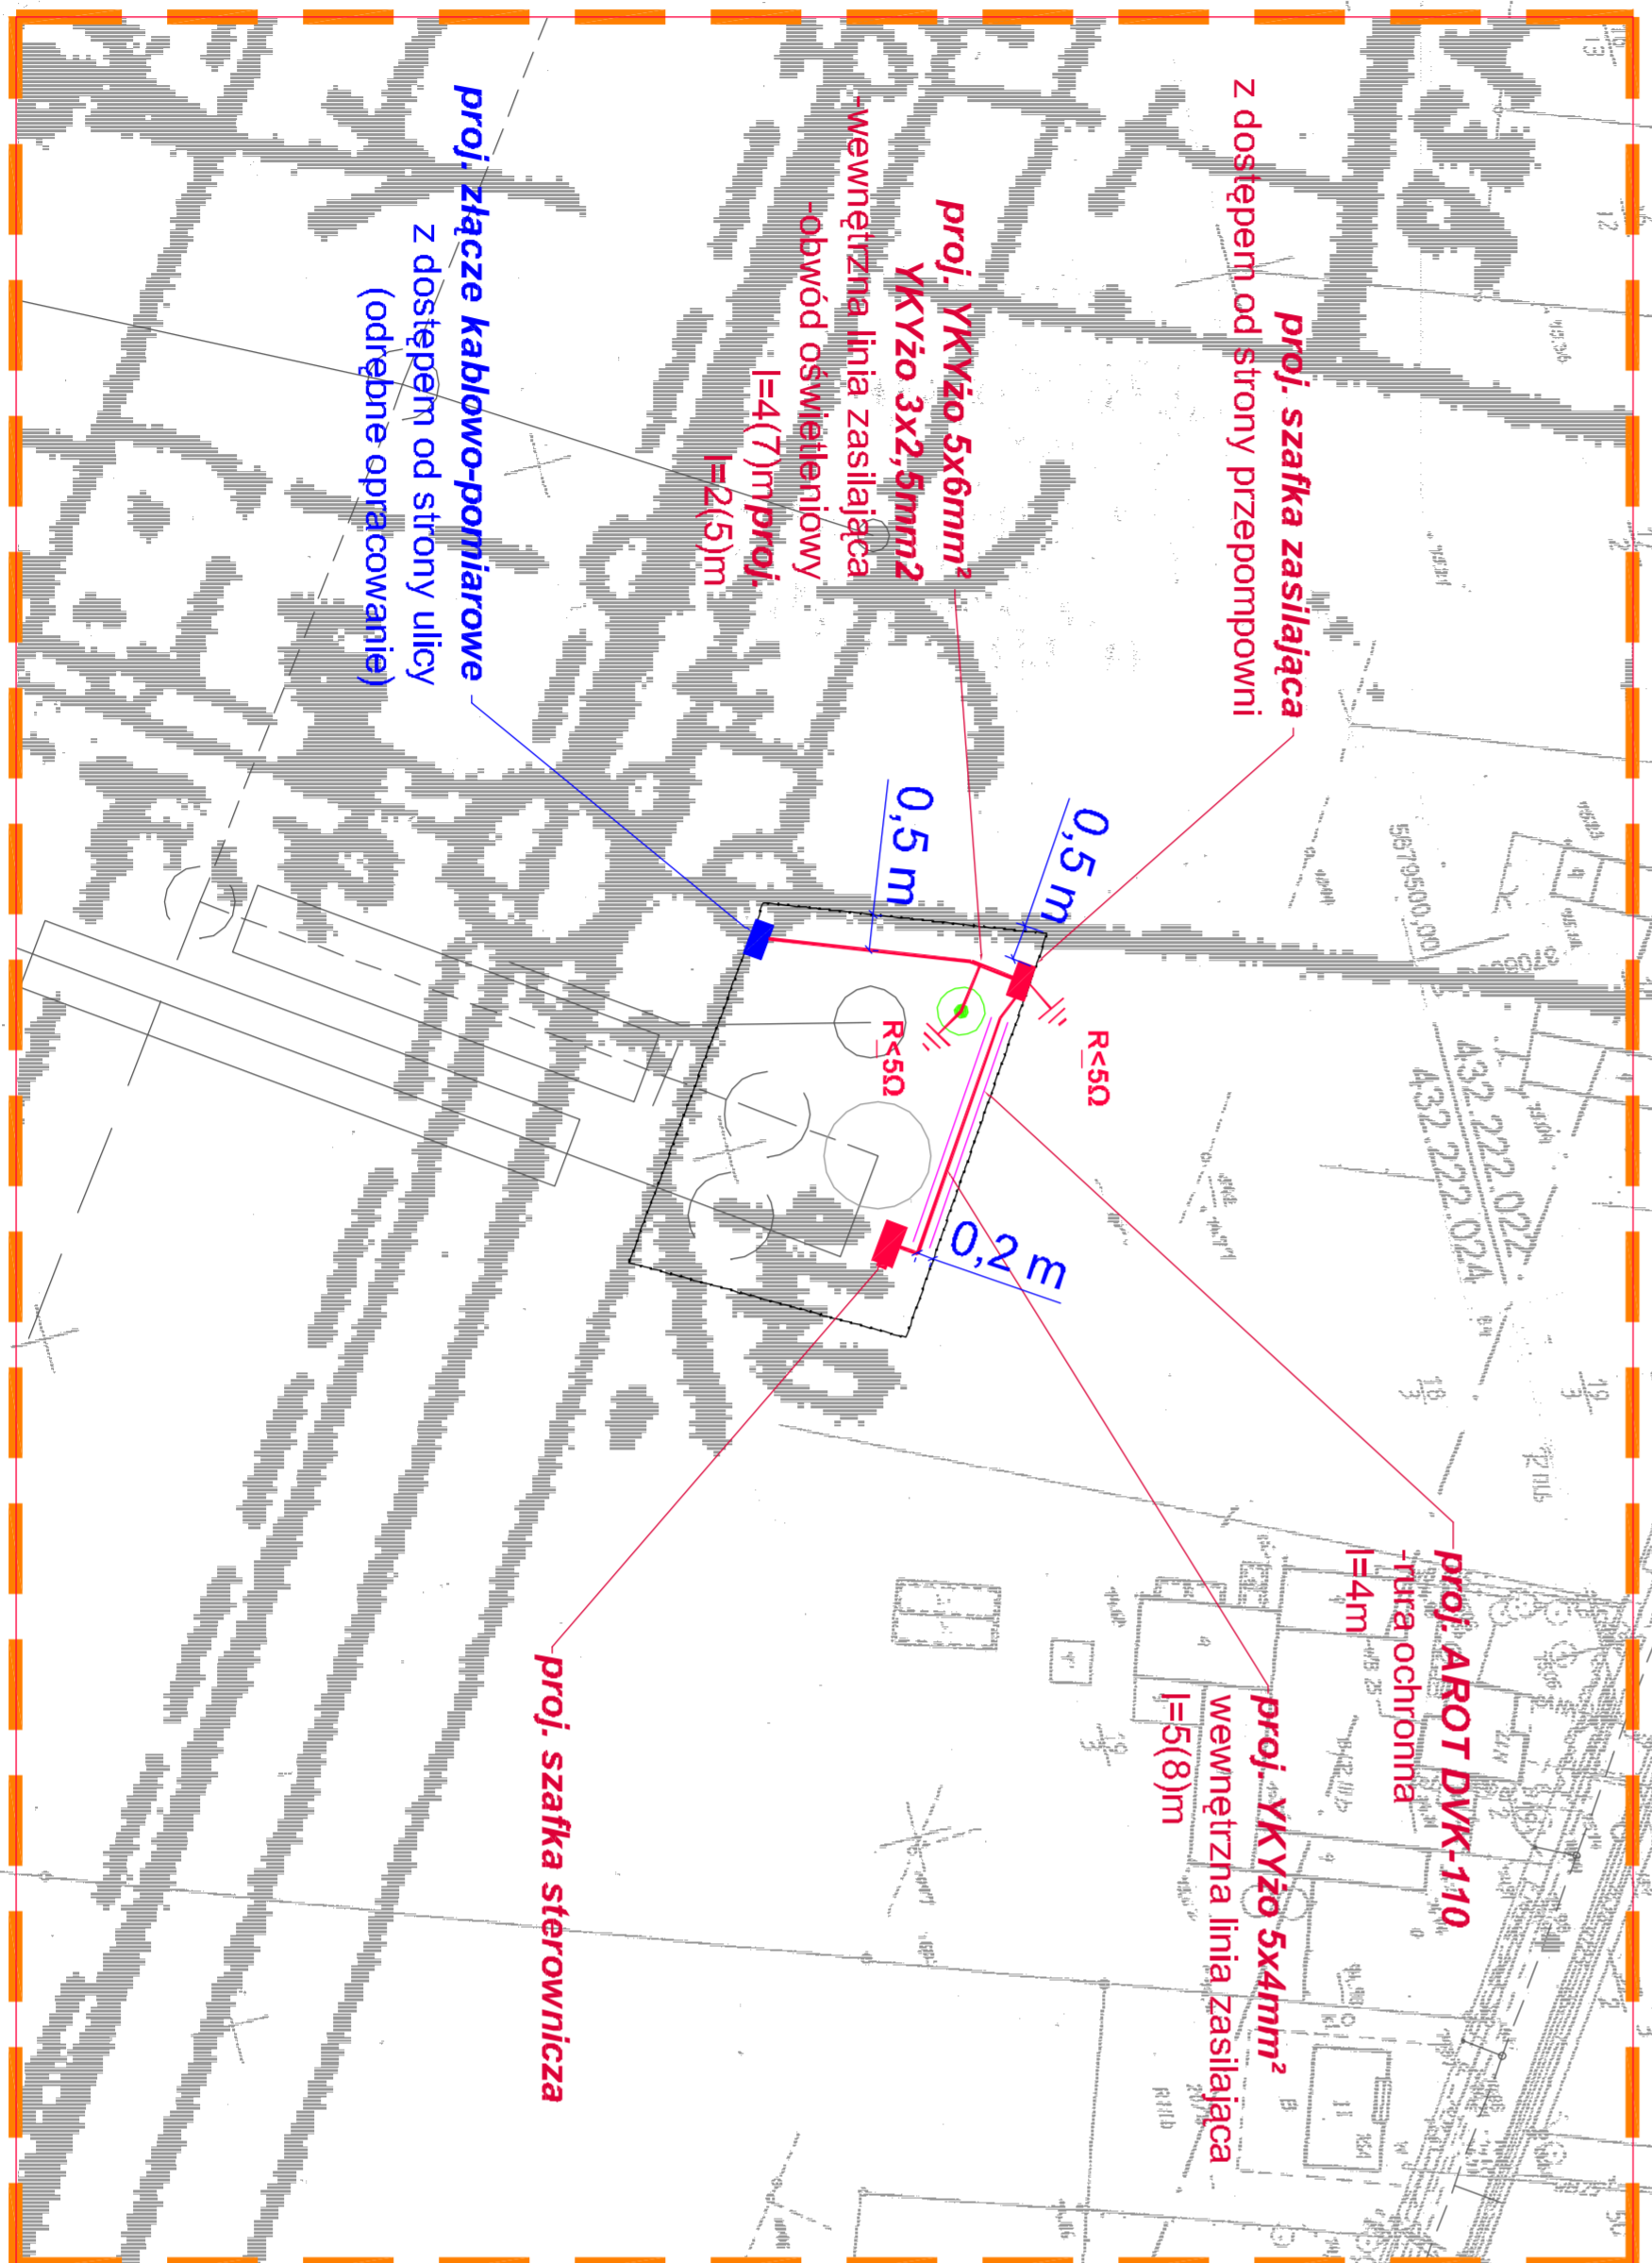

PD - WIDOK POMOCNICZY

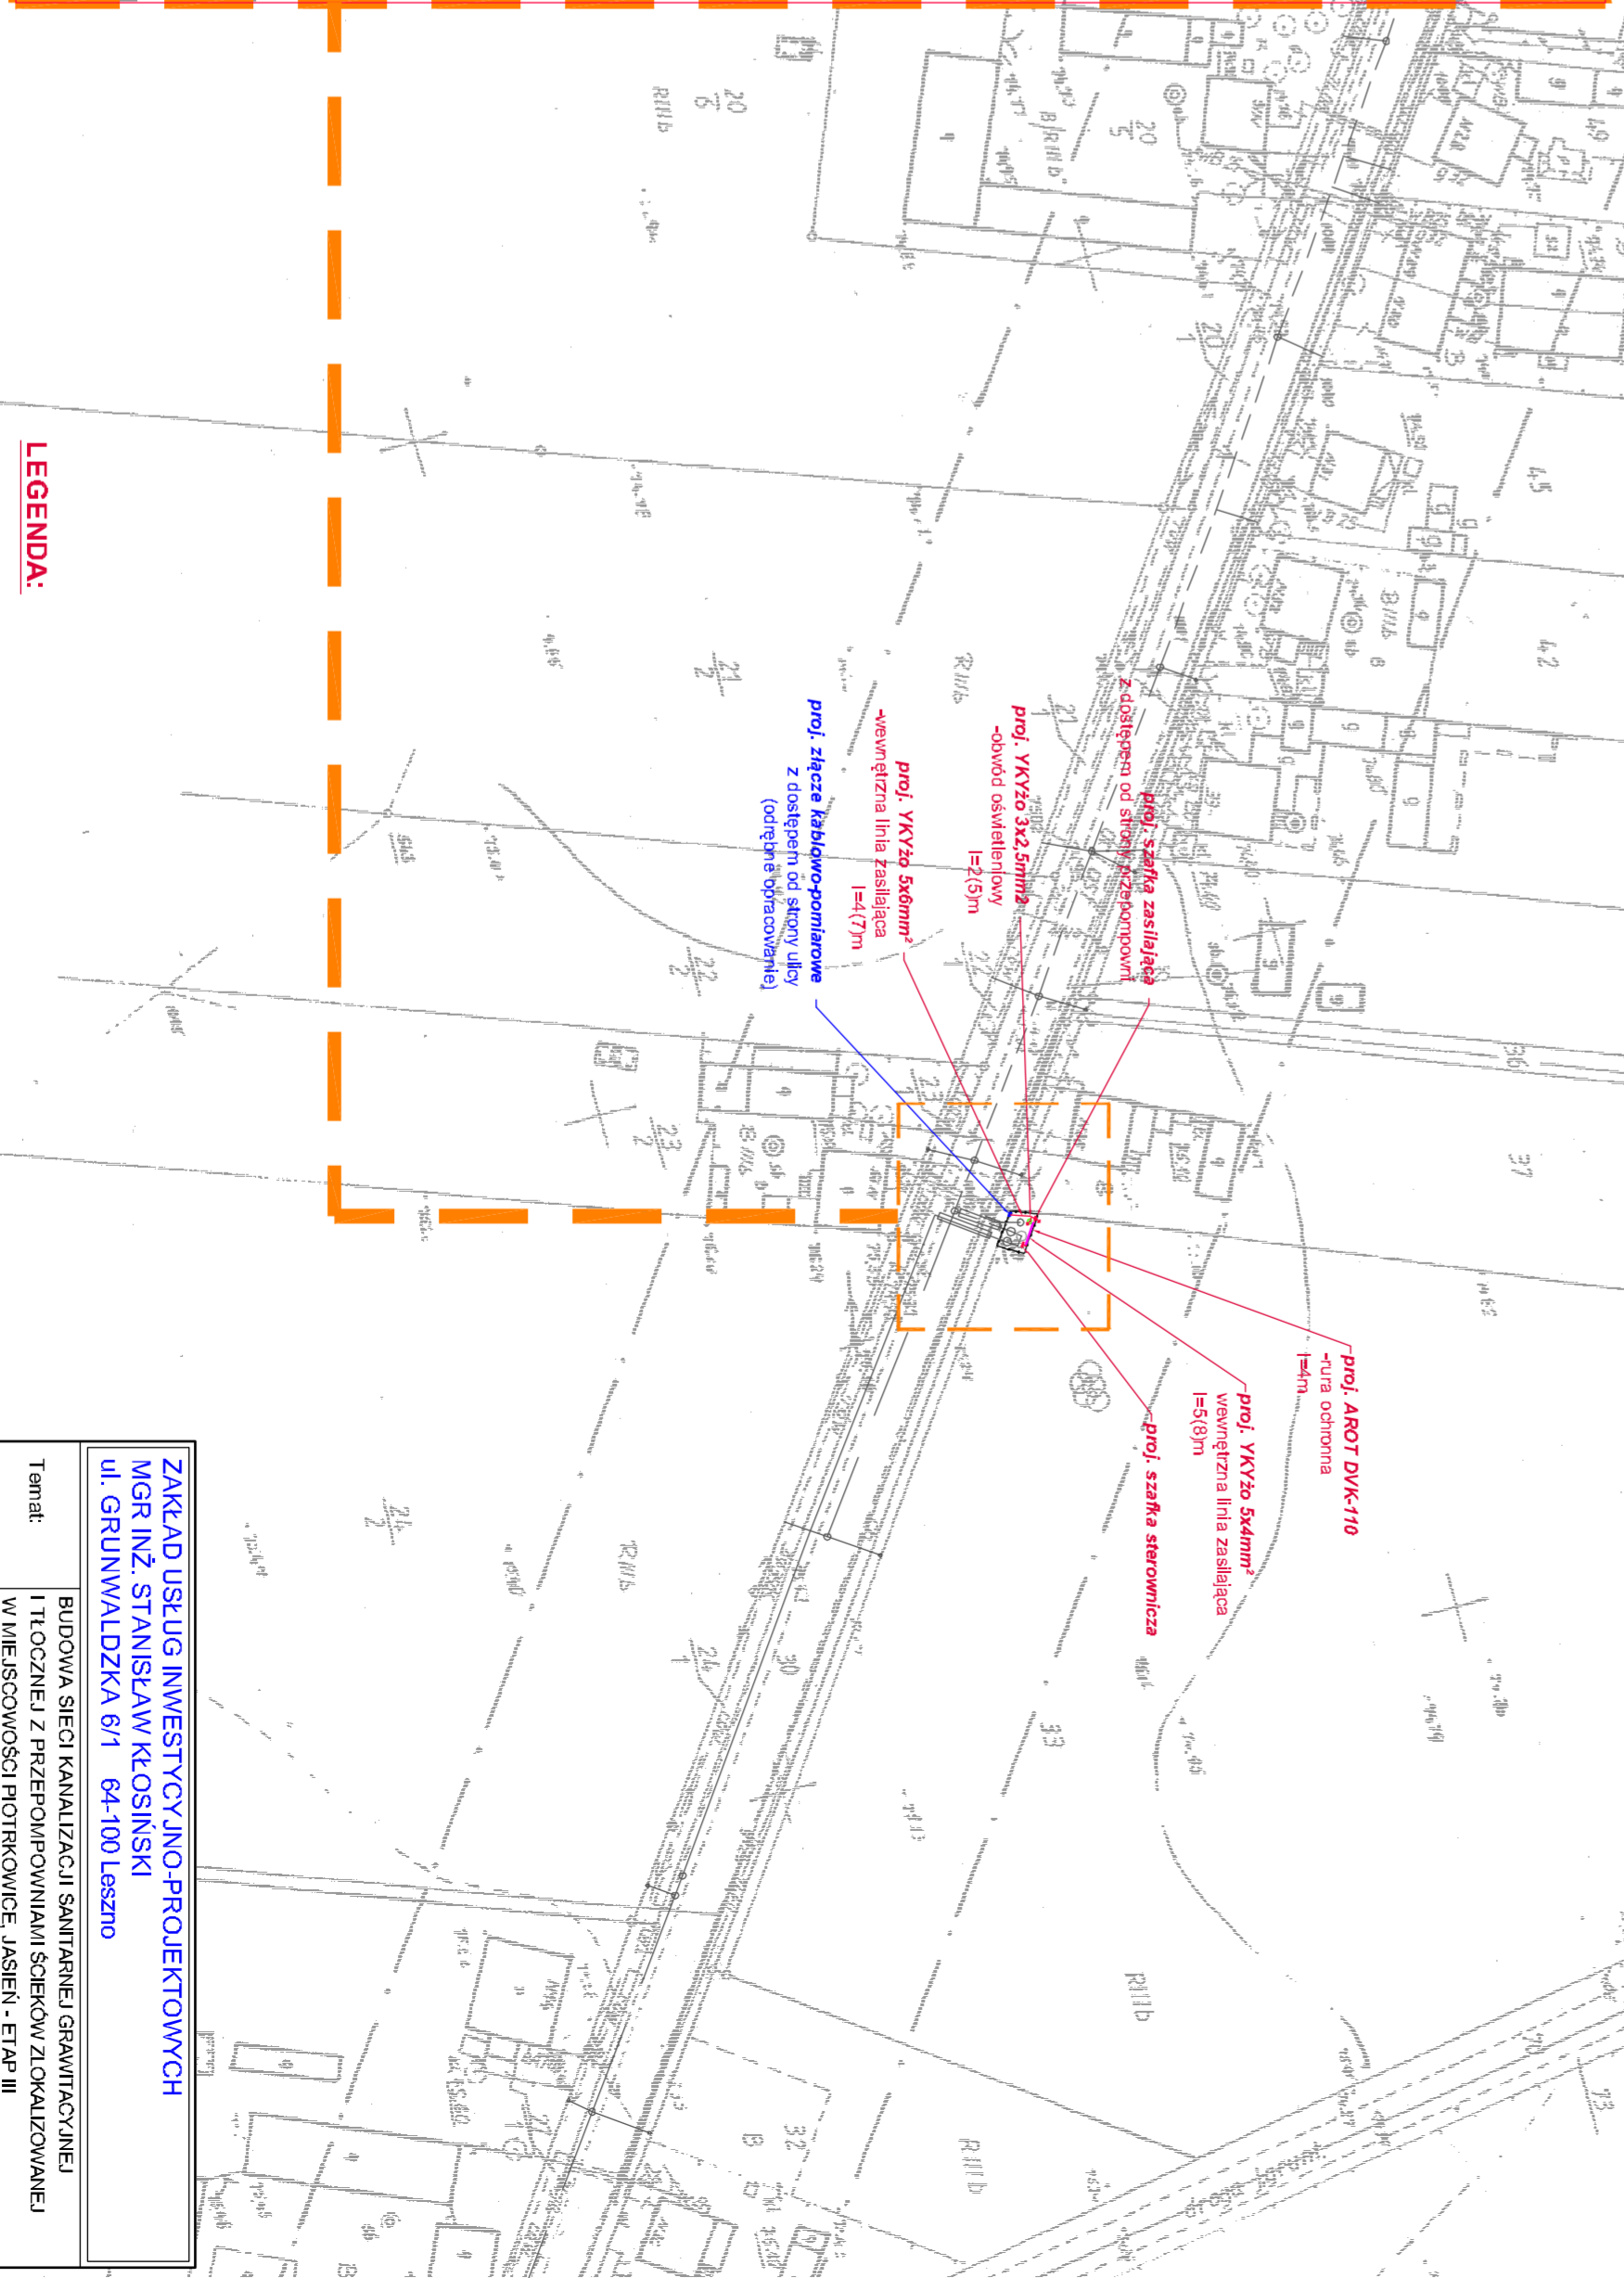

LEGENDA:

-  Opłata parkowa typu OCP-70 KP-P-CII - 70W na słupie 4m ocynkowanym
-  Wzmacniająca

ZAKAD USLUG INWESTYCYJNO-PROJEKTOWYCH	
MGR INŻ. STANISŁAW KŁOSIŃSKI	
ul. GRUNWALDZKA 6/1 64-100 Leszno	
Temat:	BUDOWA SIĘCI KANALIZACJI SANITARNEJ GRANICZĄCEJ I TŁOCZNEJ Z PRZEPOMIOWANIAM I SIECIĄ ZLOKALIZOWANEJ W MIEJSCOWOŚCI PROTRÓKOWICE JASNEJ - ETAP III
Obiekt:	Instalacja elektryczna - mapa sytuacyjna nr E1
Adres:	Jasien, Podkowica gmina Czarny
Inwestor:	Gmina Czarny, ul. 24 Syczyna 25, 64-020 Czarny
Projektant:	Robert Jamoży
Wzrost:	1:1000
Skala:	1:1000
Nr rysa:	E1
Sprowadz:	Stanisław Sowński