


Urząd Gminy w Czempiniu
64-020 Czempin, ul. 24 Stycznia 25

Stadium:	Projekt	Przebudowa ulicy Malinowej w miejscowości Czempin wraz z odwodnieniem	Data:	09.2010
Nazwa rysunku:	Plan zagospodarowania	Nr rys.	2	
Projekt i opracowanie:		mgr inż. Eliza Jankowska		
Branża:	Drogowa	mgr inż. Maciej Faifer		
Nr Uprawnień:	WKP/0250/PWOD/07	mgr inż. Wojciech Andrzejak		
Podpis:	WKP/0296/POOD/09	mgr inż. Paweł Wiśniewski		
Sanitarna		WKP/0152/PWOS/04		

mgr inż. ELIZA JANKOWSKA
Uprawnienia budowlane do projektowania i kierowania robotami budowlanymi (bez ograniczeń) - specjalność (drogowej)
Nr uprawnień: WKP/0250/PWOD/07
Centralny rejestr: 1339.03/U/C

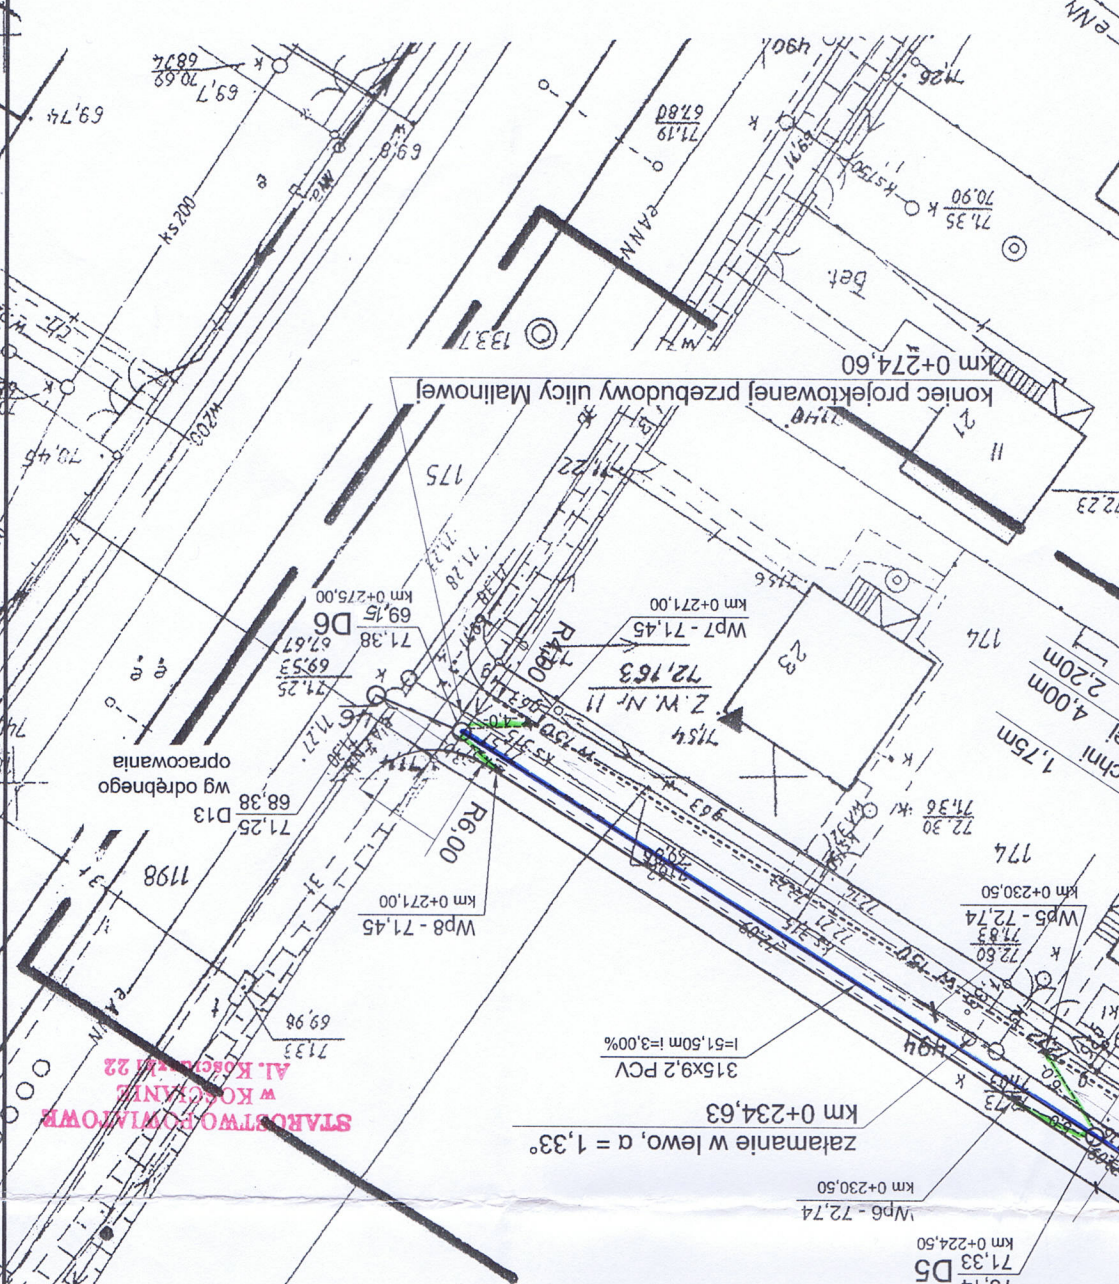


Mapa sytuacyjno-wysokościowa do celów projektowych

skala 1:500

Woj.: wielkopolskie
Powiat: kościański
Gmina: Czempin
Obręb: Czempin
Ul. Malinowa
Ark. mapy 2, działka: 147
Stan na dzień: 15.06.20010r.
Dz. 2500/2010, KERG 1176-87/2010

Wykonawca
Usługi Geodezyjno - Kartograficzne
Geo-Mar, Marcin Przybylski
os. Nad Łakami 28, 64-000 Kościan
tel. 0-65 5132046, kom. 0-608649436

Marian Przybylski
Geodeta uprawniony
ul. Wielichowska 68/1
64-000 Kościan, tel. 065 512 518
Swojedecno Min. GP I B nr 11042

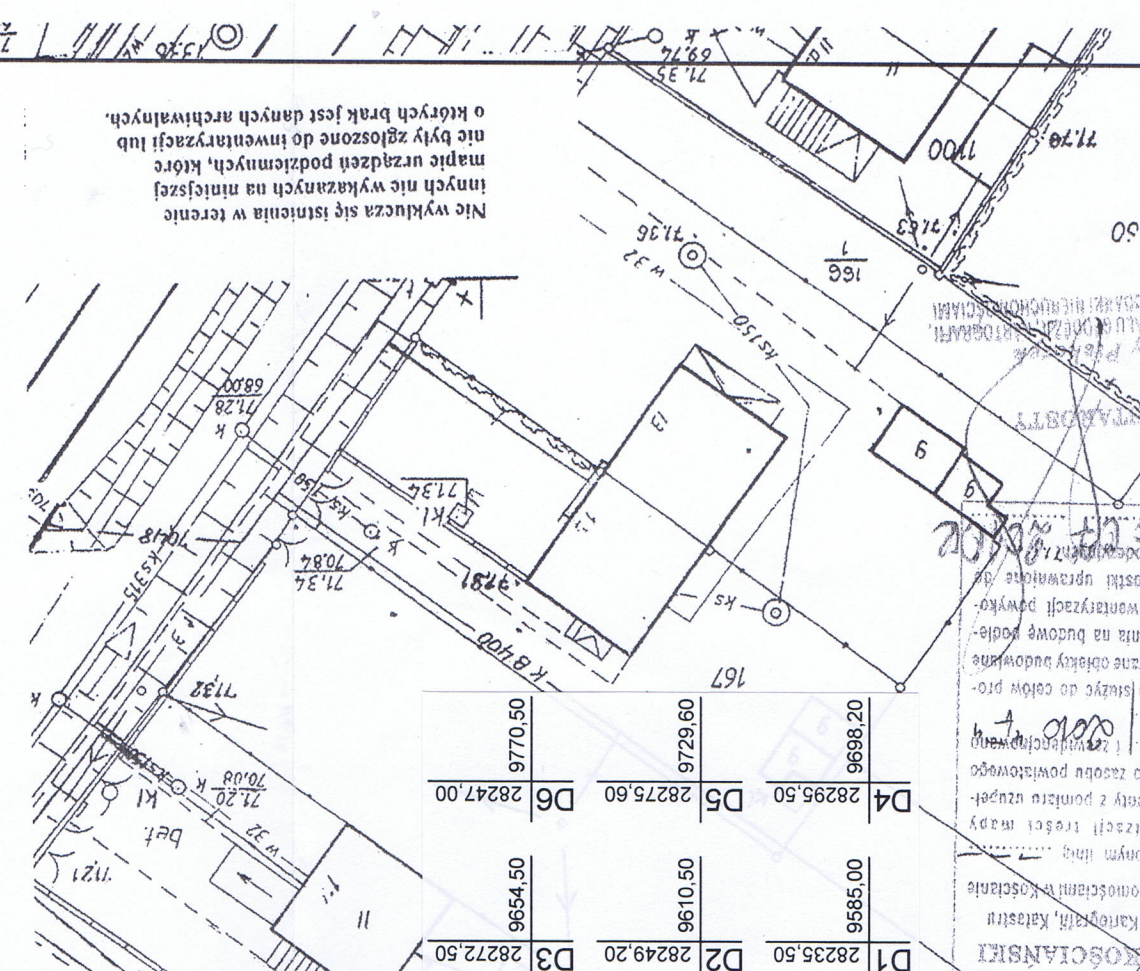

OZNACZENIA

- jezdnia o nawierzchni mineralno-asfaltowej
- chodnik o nawierzchni z kostki betonowej (kolor szary)
- wjazdy / zjazdy o nawierzchni z kostki betonowej (kolor czerwony)
- zielen
- krawnik betonowy uliczny 15 x 30 cm na lawie betonowej
- opornik betonowy 8 x 30 cm na lawie betonowej
- ściek z dwóch rzędów kostki betonowej 20 x 10 cm grubości 8 cm na lawie betonowej
- studnia rewizyjna z ręków betonowych śr. 1000 mm wraz z osadnikiem
- projektowany kanał deszczowy z rury PCV śr. 300 mm
- przykanalik z rury PCV śr. 200 mm
- kierunek spływu wód opadowych

nie wykluca się istnienia w terenie innych nie wykazanych na niniejszej mapie urządzeń podziemnych, które nie były zgłoszone do inwentaryzacji lub o których brak jest danych archiwalnych.

Przemyśle geodezyjne i kartograficzne (Lz. U. z 2000 r. nr 100, poz. 1086) 120, psz. 1268) uzgodniono usytuowanie projektowanych sieci uzbrojenia terenu.
Opinia nr...
Z-ca PRZEWODNICZĄCEGO ZUDP
Jerzy Piśkorek