

ul. Kościńska / j.ziemna


ul. Kościńska / grunty ziemne

wykop mechaniczny

igłofiltr w obsypce piaskowej jednostronnie do głęb. 4,0 m

UWAGA: W miejscach skrzyżowań i zbliżeń z istniejącym uzbrojeniem terenu prace ziemne należy prowadzić ręcznie z zachowaniem szczególnej ostrożności oraz z zabezpieczeniem istniejących urządzeń.

W miejscach skrzyżowań z kablami energetycznymi zastosować rury dwudzielne typu Arota.

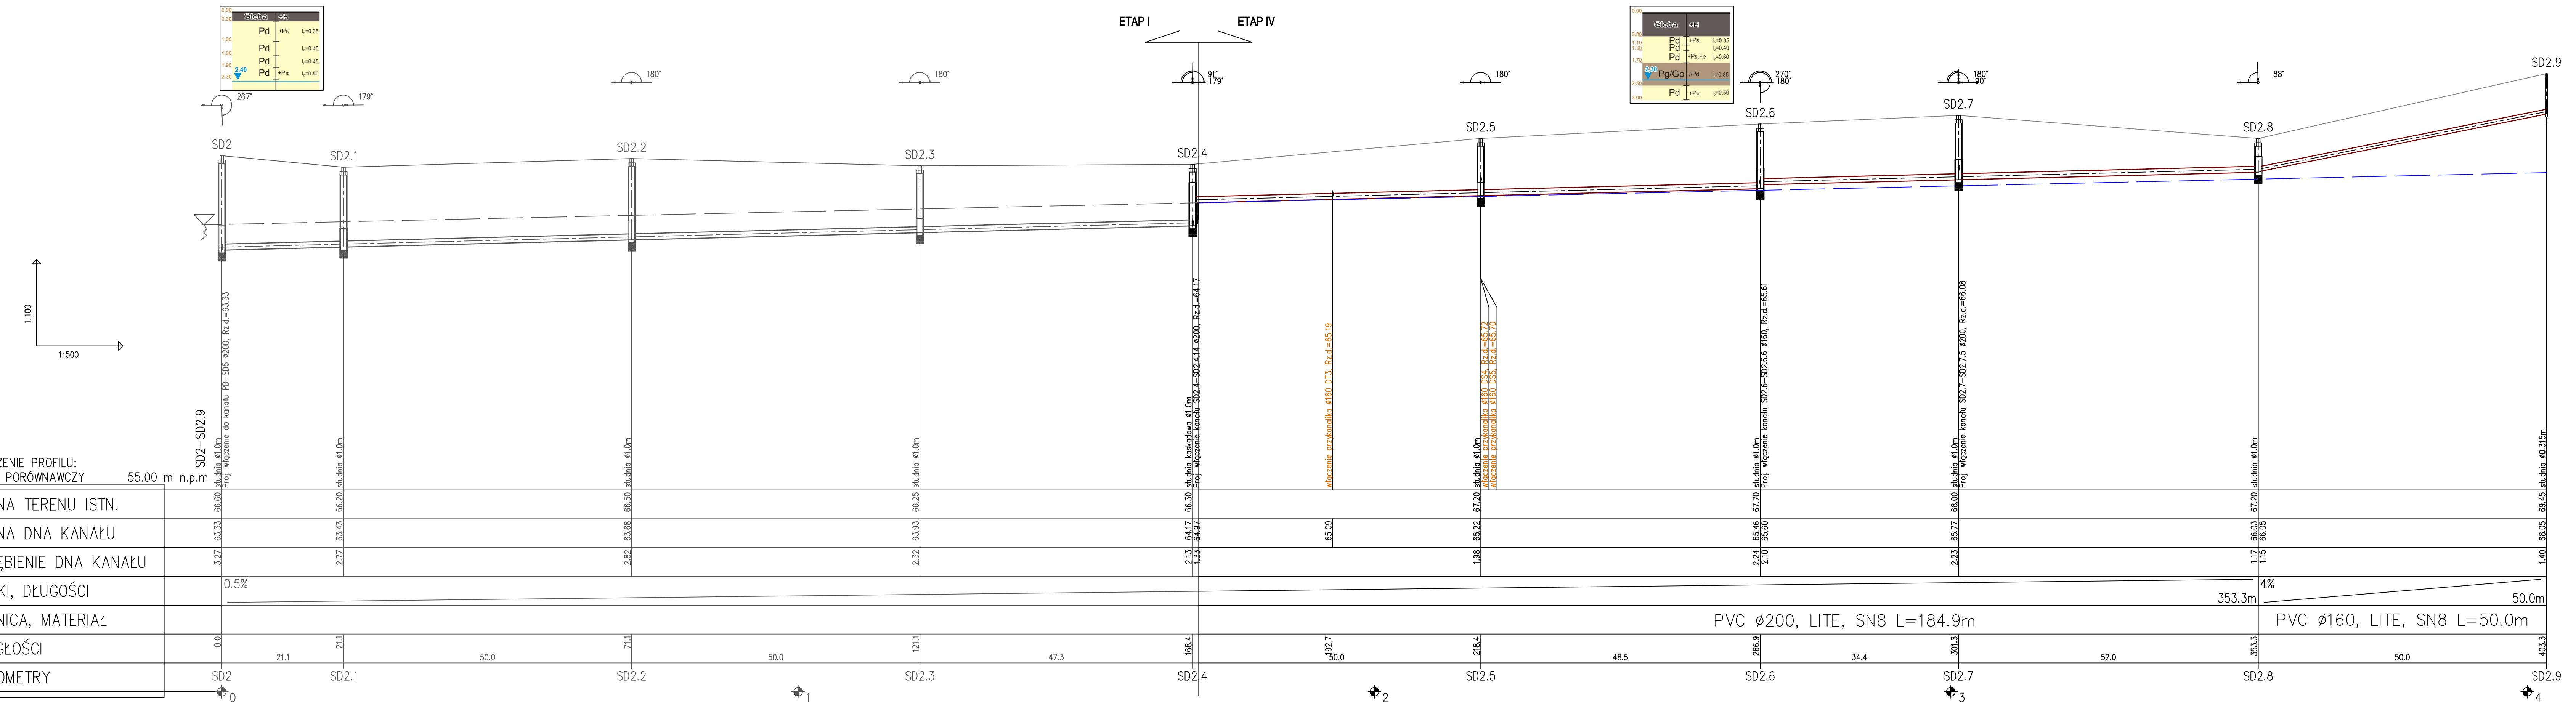

Profil kanalizacji sanitarnej grawitacyjnej, odcinek: SD2.4 - SD2.9

ZAKŁAD USŁUG INWESTYCYJNO-PROJEKTOWYCH	
MGR INŻ. STANISŁAW KŁOSIŃSKI	
ul. GRUNWALDZKA 6/1 64-100 LESZNO	
Temat:	BUDOWA SIECI KANALIZACJI SANITARNEJ GRAWITACYJNEJ I TŁOCZNEJ Z PRZEPOMPOWNIAMI ŚCIEKÓW ZLOKALIZOWANEJ W OBRĘBIE GLUCHOWO - ETAP IV
Obiekt:	Sieć kanalizacji sanitarnej - profil podłużny
Adres:	Gluchowo, gmina Czempień data 02.2014r.
Inwestor:	Gmina Czempień ul. 24 Stycznia 25, 64-020 Czempień skala 1:100/500
Projektant:	mgr inż. Stanisław Kłosiński WKP/0271/PWOS/06 Rys.nr
Sprawił:	mgr inż. Zygmunt Maniaczyk 1514/91/Lo 2