

# MAPA DO CELÓW PROJEKTOWYCH

powstała na bazie mapy zasadniczej

arkusz-7.131.23.14.2; 7.131.23.14.4

województwo: podkarpackie

poziom odniesienia PL-EVRF-2007-NH

skala 1:1000

powiat: Mielec

gm. 181103 2 CZERMIN

obiekt: 25 - SZAFRANÓW; działki nr 391/1390, 546/2 i inne.

Mapa aktualna na dzień: 11.02.2017 r.

Integralną część niniejszej mapy stanowi mapa ewidencji gruntów w skali 1:2000

kerp: G0.6642.1.335.2017

L.k.s.rob. 13/2017

Opracowano na podstawie licencji nr G0.6642.1.335.2017\_1811\_K05 z dnia 07.02.2017 r.  
W obszarze opracowania brak służebności gruntowych ujawnionych w KW.

Nie wyklucza się istnienia w terenie nie wykazanych na mapie urządzeń podziemnych, które nie były zgłoszone do inwentaryzacji, o których brak jest informacji w istniejących branżach (prawo Geodezyjne i Kartograficzne Dz.U. z 2015 roku, poz.520 z późn zm.)

Pobudowano się, że niniejszy dokument został opracowany w wyniku prac geodezyjnych i kartograficznych, celem których jest wypracowanie spójnej i jednoznacznej informacji o terenie (materiałowe podstawy pomiarowe i dokumentacja geodezyjna i kartograficzna).

**STAROSTA POWIATU MIELECKIEGO**

Identyfikacja ewidencyjna P.1811.2017.671  
Data zapisania do ewidencji 2017-02-21

Z up. STAROSTY

*[Podpis]*

Kierownik Wydziału Geodezji i Kartografii  
Dokumentacji Geodezyjnej i Kartograficznej

ORIENTACJA

Sprawdzono naniesienie projektowych sieci uzbrojenia terenu z dokumentacją znajdującą się w Wydziale Geodezji, Kartografii i Katastru G0.6642.176.2017 Z UP. STAROSTY

*[Podpis]*

mgr inż. Waldemar Mazarek  
KIEROWNIK WYDZIAŁU  
UZBUDNIENIA DOKUMENTACJI PROJEKTOWEJ

**GEODET**


Usługi Geodezyjne

mgr inż. Jakub Zmuda

300 Mielec, ul. Pułaskiego 1/12

NIP: 817 333 333 tel. 18 279 12 23

18 279 13 01

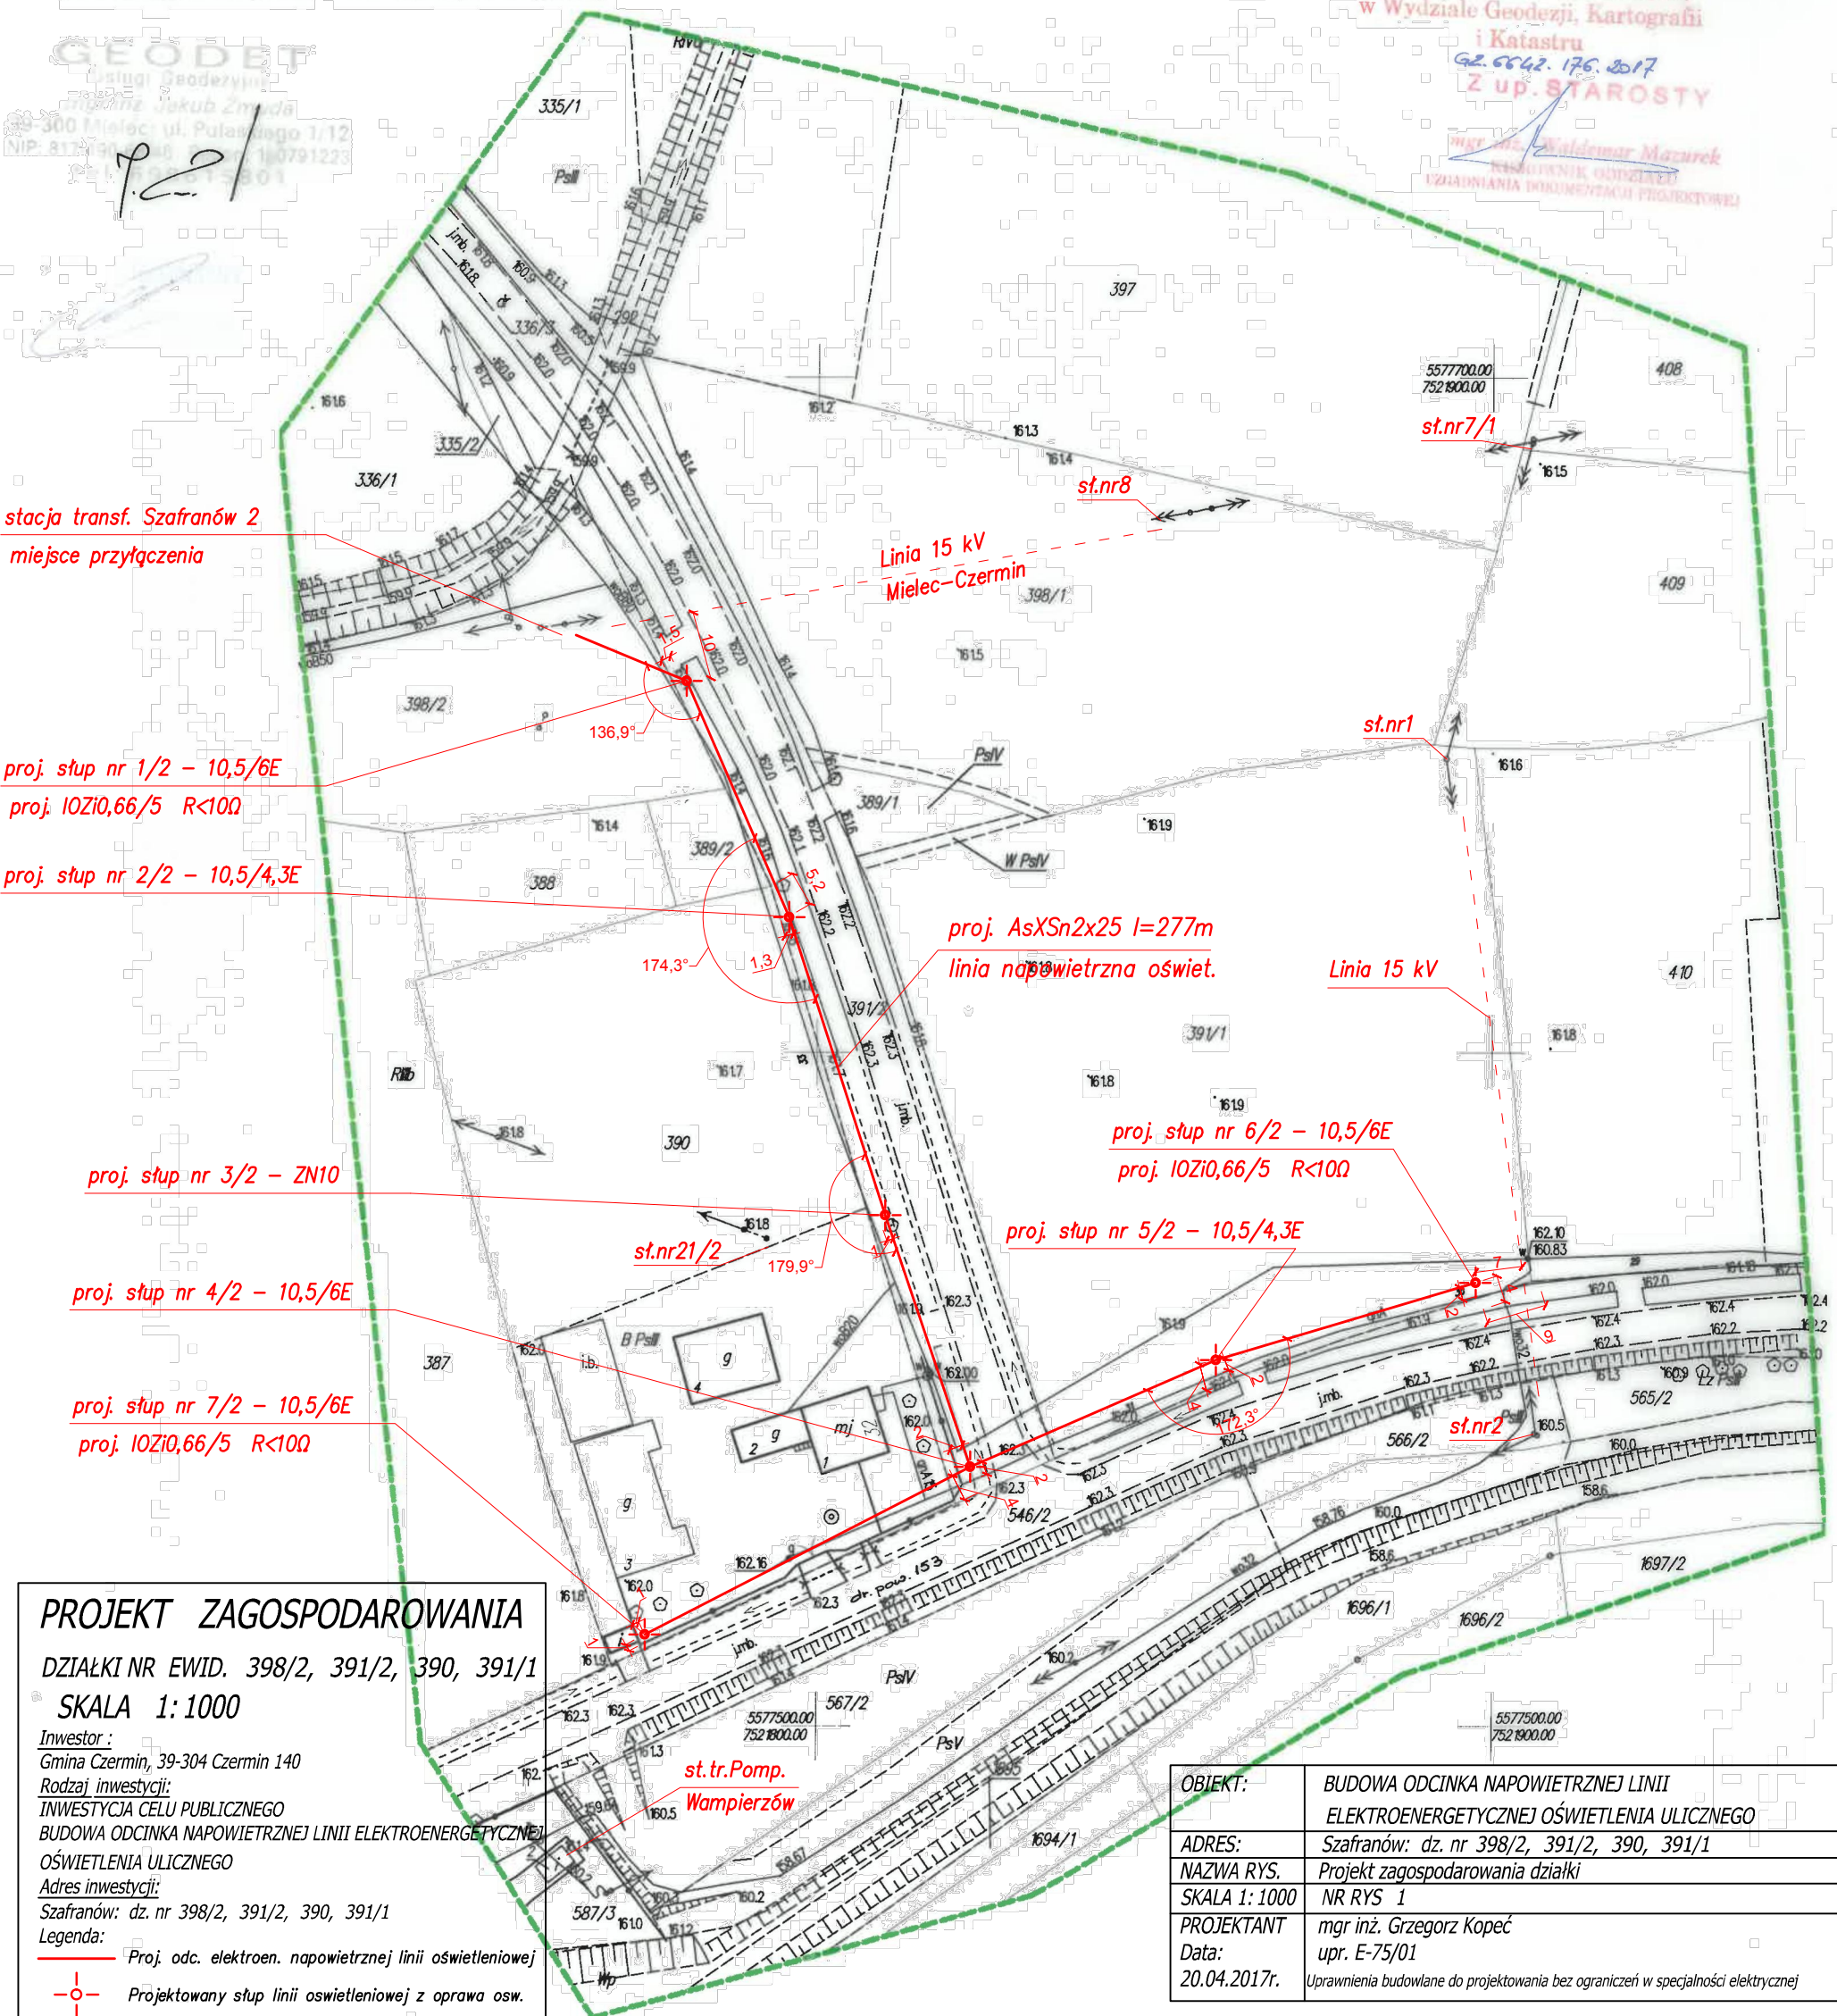

**PROJEKT ZAGOSPODAROWANIA**

DZIAŁKI NR EWID. 398/2, 391/2, 390, 391/1

SKALA 1:1000

Inwestor:  
Gmina Czermin, 39-304 Czermin 140

Rodzaj inwestycji:  
INWESTYCJA CELU PUBLICZNEGO  
BUDOWA ODCINKA NAPOWIETRZNEJ LINII ELEKTROENERGETYCZNEJ OŚWIETLENIA ULICZNEGO

Adres inwestycji:  
Szafranów: dz. nr 398/2, 391/2, 390, 391/1

Legenda:

- Proj. odc. elektroen. napowietrznej linii oświetleniowej
- Projektowany stęp linii oświetleniowej z oprawa osw.

OBIEKT:	BUDOWA ODCINKA NAPOWIETRZNEJ LINII ELEKTROENERGETYCZNEJ OŚWIETLENIA ULICZNEGO
ADRES:	Szafranów: dz. nr 398/2, 391/2, 390, 391/1
NAZWA RYS.	Projekt zagospodarowania działki
SKALA 1:1000	NR RYS 1
PROJEKTANT	mgr inż. Grzegorz Kopec
Data:	upr. E-75/01
20.04.2017r.	Uprawnienia budowlane do projektowania bez ograniczeń w specjalności elektrycznej

ZGODNOŚĆ MAPY Z ORYGINAŁEM