


MAPA DO CELÓW PROJEKTOWYCH powstała na bazie mapy zasadniczej arkusz: 7.131.23.19.2, 7.131.23.19.4 7.131.23.20.1, 7.131.23.20.3

skala: 1:1000
UKŁAD POZIOMY: 2000
UKŁAD WYSOKOŚCIOWY: PL-EVRF2007-NH
województwo: podkarpackie

powiat: Mielec
gm.: CZERMIN
obręb: 20 – Breń Osuchowski
obiekt: w. Breń Osuchowski – dz. 1635/1 i inne

Mapa aktualna na dzień: 10.10.2017r.
Integralną częścią niniejszej mapy jest mapa ewidencji gruntów.
Na opracowywanym obszarze nie badano służebności gruntowych ujawnionych w księgach do inwentaryzacji.
Nie wyklucza się istnienia w terenie innych nie wykazanych na niniejszej mapie urządzeń podziemnych, które nie były zgłoszone do inwentaryzacji.
KERG: GO.6642.1.3245.2017
Opracowano na podstawie licencji: GO.6642.1.3245.2017_1811_K05 z dnia 03.10.2017r.
ks. zł.: 728/204/2017
nr upr.: 9149/90
Wykonawca:

GEOPAX
Dziekan Bogustaw
ul. Rynek 11
39-310 Radomyśl Wielka
tel. 0605 597628
NIP 872-102-50-17 REGON 850272960

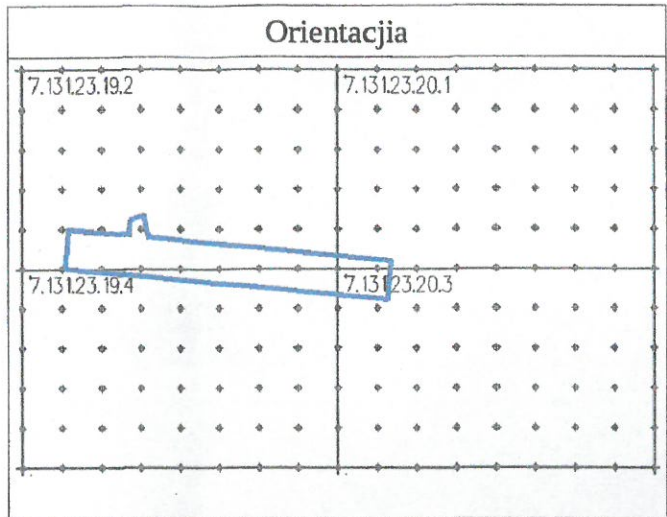


Sprawdzono naniesienie
projektowych sieci uzbrojenia terenu
z dokumentacją znajdującą się
w Wydziale Geodezji, Kartografii
i Katastru
GZ.6642.959.2017
Z up. STAROSTY

mgr inż. Waldemar Mazurek
KIEROWNIK ODDZIAŁU
UZGADNIANIA DOKUMENTACJI PROJEKTOWEJ

Poświadczam, że niniejszy dokument został opracowany
w wyniku prac geodezyjnych i kartograficznych, których
rezultaty zawiera operat techniczny wpisany do ewidencji
materiałów państwowego zasobu geodezyjnego
i kartograficznego
STAROSTA POWIATU MIELECKIEGO
Identyfikator ewidencyjny: P.1811.2017.3471
Data wpisania do ewidencji: 27 PAŹ. 2017

Z up. STAROSTY
mgr inż. Roman Misiąg
Kierownik Powiatowego Ośrodka
Dokumentacji Geodezyjnej i Kartograficznej

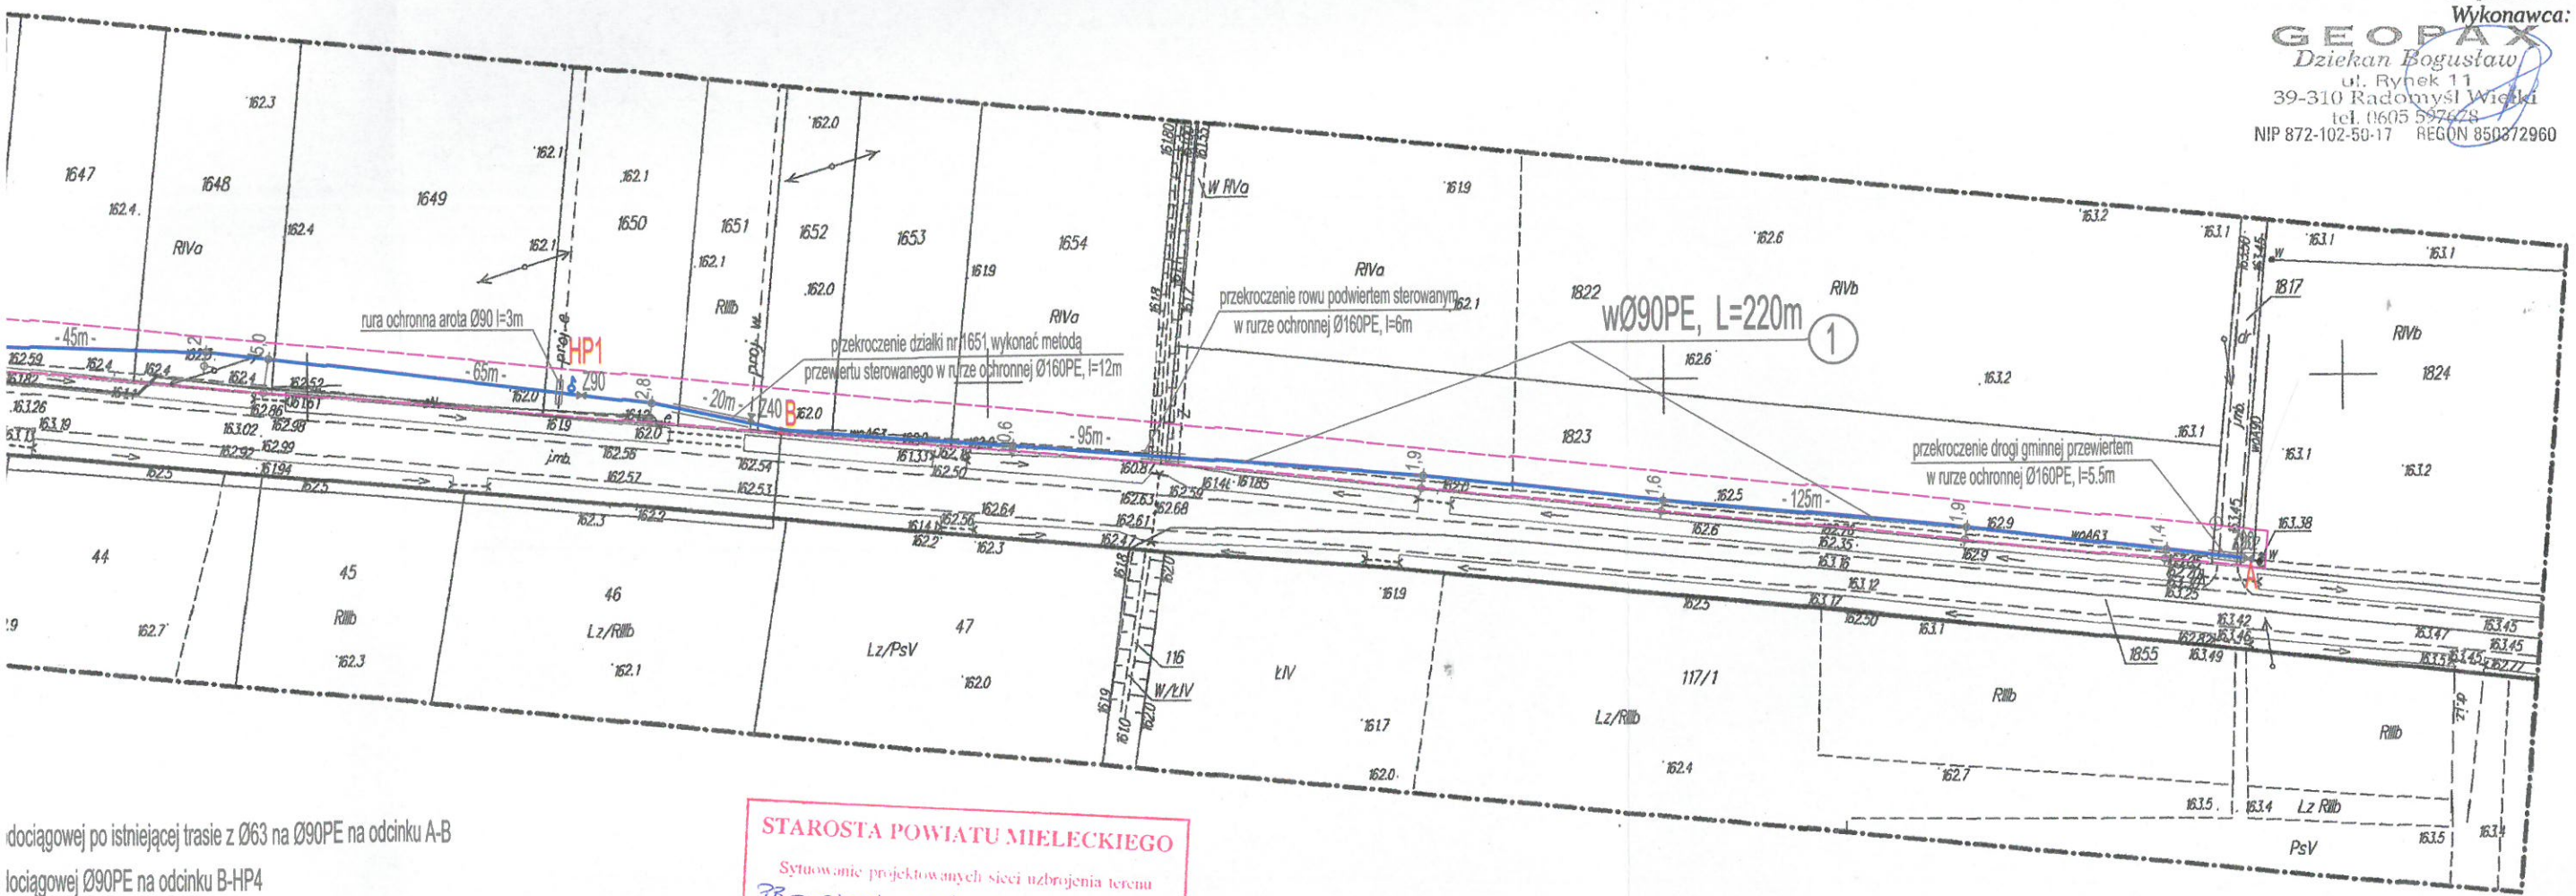

dociągowej po istniejącej trasie z Ø63 na Ø90PE na odcinku A-B
lociągowej Ø90PE na odcinku B-HP4

łta Gminy Czermin z dnia 08.11.2017r nr BI.6733.56.2017 = obszar oddziaływania inwestycji
zasuwają montowaną w odległości 1m od hydrantu

STAROSTA POWIATU MIELECKIEGO
Sytuowanie projektowanych sieci uzbrojenia terenu
PB - sieć wodociągowa
uzgodniono na naradzie koordynacyjnej przeprowadzonej
w Mielcu w dniu 22.11.2017
Znak sprawy: GZ.6630.2. 507 2017
Z up. STAROSTY
mgr inż. Waldemar Mazurek
KIEROWNIK ODDZIAŁU
UZGADNIANIA DOKUMENTACJI PROJEKTOWEJ

Objekt: Rozbudowa i przebudowa sieci wodociągowej Inwestor: Gmina Czermin 39-304 Czermin 140 Adres inwestycji: Breń Osuchowski nr dz. 1824, 1817, 1823, 1654, 1653, 1652, 1651, 1650, 1649, 1648, 1647, 1646, 1645, 1644, 1643, 1642, 1641, 1830/2, 1639, 1638/1, 1638/2, 1637, 1636, 1635/1			
SKALA 1:1000	Nr rysunku 1	Tytuł rysunku PROJEKT ZAGOSPODAROWANIA TERENU	
	Projektant: Bogdan Łukaszek upr.bud. nr 44/96	Data: Listopad 2017	Podpis
		Specjalność INSTALACYJNA	