


**Legenda**

- 1 sala
- 2 komunikacja
- 3 wiatrołaz
- 4 mag. sprężu gmin.
- 5 mag. sprężu sport.
- 6 pokój 1-szej pomocy
- 7 aneks porządkowy
- 8 pokój nauczycielski
- 9 przedpokój pokoju nauczyc.
- 10 pom. natrysku
- 11 wc nauczyc.
- 12 łazienka dziewcząt
- 13 przedk. wc dziewcząt
- 14 wc dziewcząt
- 15 szatnia dziewcząt
- 16 wc i łazienka os. niepełnoapr.
- 17 łazienka chłopów
- 18 przedk. wc chłopów
- 19 wc chłopów
- 20 szatnia chłopów

- M - Muzla ustapowa typu kompakt  
 U - Umywalka o szer. 55cm na półpostumencie z baterią stojącą  
 P - plauser z zaworem automatycznym przyścielowym  
 N - kabina natryskowa z brodzikiem emalowanym i baterią natryskową prasowaną  
 k - Kratka ścielowa o śr. 50 mm z wcięciem ze stali nierdzewnej  
 Z - Zlew jednocomorowy z zaworem czepnym na zimną i ciepłą wodę  
 W - Wodomierz skrzydełkowy o śr. 40 mm  
 Z - zawór kulowy przelotowy  
 ZH - Zawór antybakteryjny o śr. 40 mm  
 ZH - Zawór hydrantowy o śr. 25 mm  
 ZC - Zawór kulowy ciepłej wody o śr. 40 mm  
 ZCC - Zawór kulowy wody cyrkulacyjnej  
 S - Skrzynka zaworów c.w. i cyrkulacji  
 S-ist - Studzienka kanalizacji sanitarnej istniejąca  
 --- Instalacja rur cyrkulacyjnych z PP łączonych na zgrzew  
 --- Instalacja rur ciepłej wody z PP łączonych na zgrzew  
 --- Instalacja rur zimnej wody z PP łączonych na zgrzew  
 PVC - Rury kanalizacji sanitarnej łączone na wkiś za pomocą uszczelki  
 PE - Przyłącze wododagowe  
 PR - Rury przelotowe ciepłej wody i cyrkulacji - przyłącze do budynku

<b>BIURO USŁUG PROJEKTOWYCH "ABAKUS"</b> mgr inż. arch. Wojciech Lubkiewicz 05-200 Olsz, ul. Ołogowka 44/21, tel. 0163-103-705, e-mail: wojab@abakus.pl		
OBIEKT: Szalet sportowe przy Zespole Szkół w Jarniele	DATA OPRACOWANIA: 05-2024	TYTUŁ: PROJEKT BUDOWLANY
ADRES: 05-200 Jarnieho, dz. nr 20/1, 20/2, 20/3	AUTOR: Grzegorz Jarnieho	DATA OPRACOWANIA: 05-2024
PROJEKTANT (osoba odpowiedzialna): mgr inż. arch. Wojciech Lubkiewicz	PROJEKTANT (osoba odpowiedzialna): mgr inż. Stanisław Świątek	DATA OPRACOWANIA: 05-2024
PROJEKTANT (osoba odpowiedzialna): mgr inż. Stanisław Świątek	PROJEKTANT (osoba odpowiedzialna): Piotr Pałaniak	DATA OPRACOWANIA: 05-2024
SKALA: 1:100	Wew. Inst. wod-kan	Rys.

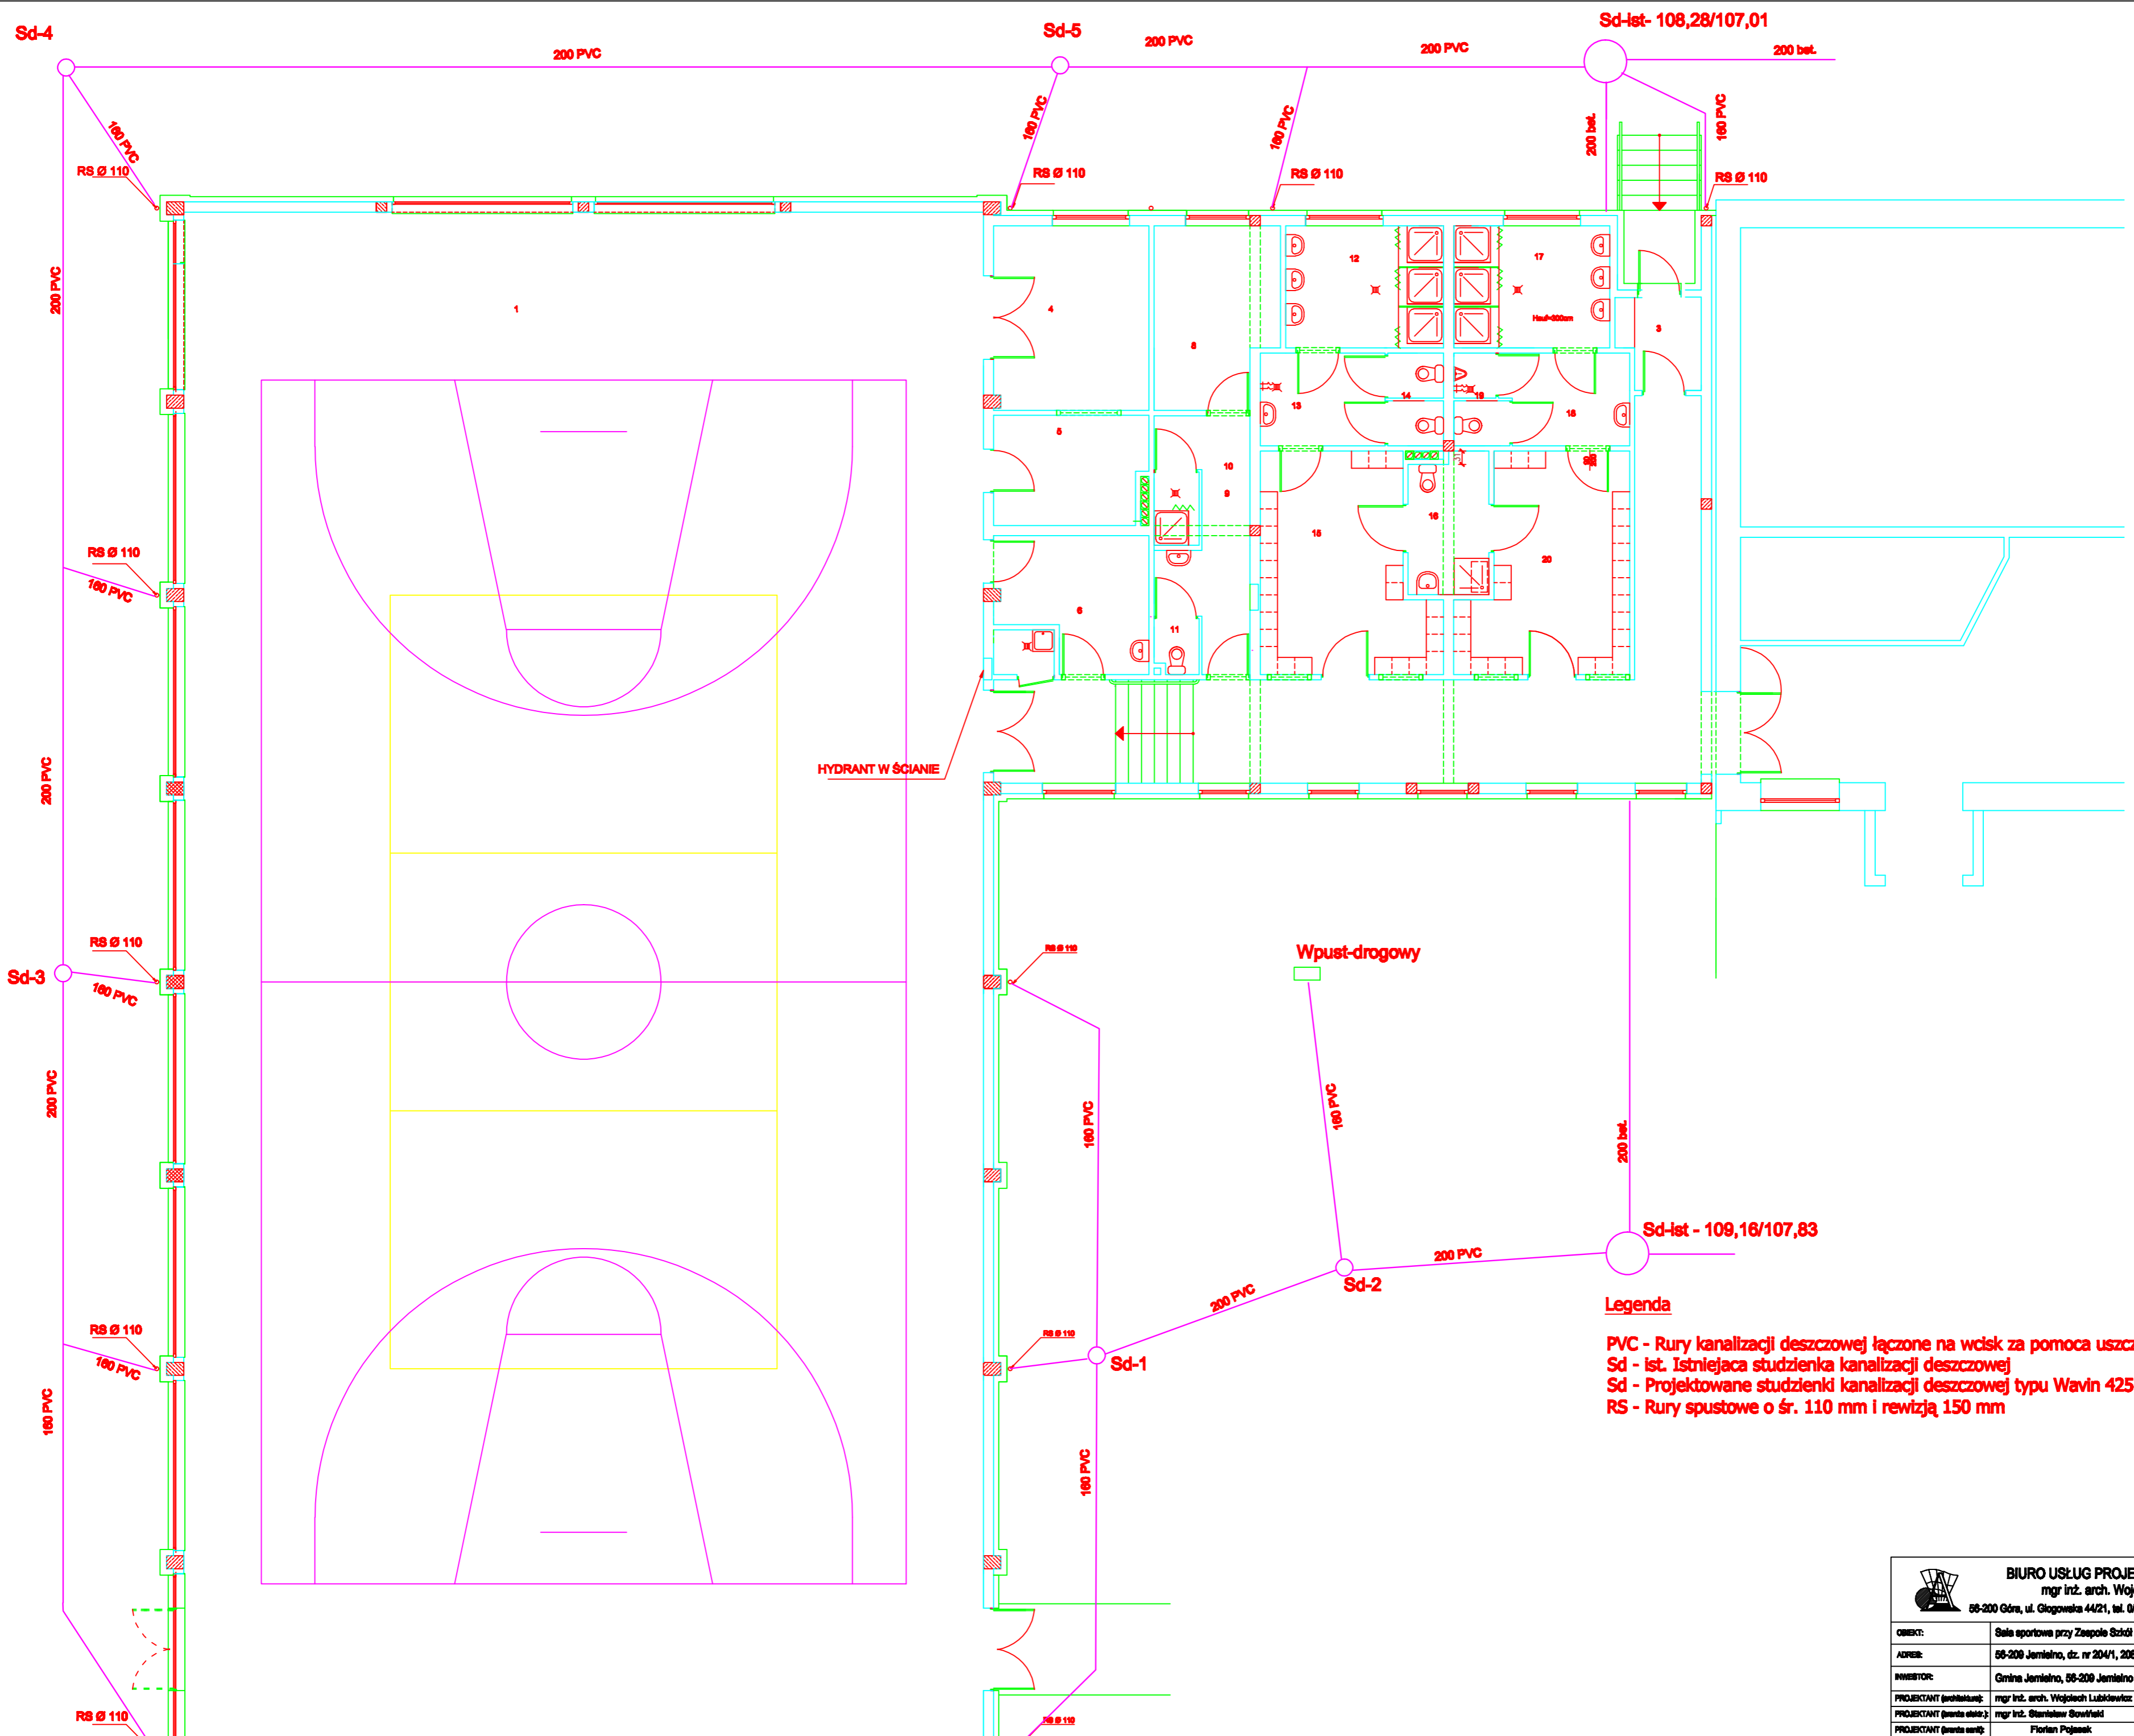

**Legenda**

- PVC - Rury kanalizacji deszczowej łączone na wkiś za pomocą uszczelki  
 Sd - Istniejąca studzienka kanalizacji deszczowej  
 Sd - Projektowana studzienka kanalizacji deszczowej typu Wavin 425  
 RS - Rury spustowe o śr. 110 mm i rewizja 150 mm

<b>BIURO USŁUG PROJEKTOWYCH "ABAKUS"</b> mgr inż. arch. Wojciech Lubkiewicz 05-200 Olsz, ul. Ołogowka 44/21, tel. 0163-103-705, e-mail: wojab@abakus.pl		
OBIEKT: Szalet sportowe przy Zespole Szkół w Jarniele	DATA OPRACOWANIA: 05-2024	TYTUŁ: PROJEKT BUDOWLANY
ADRES: 05-200 Jarnieho, dz. nr 20/1, 20/2, 20/3	AUTOR: Grzegorz Jarnieho	DATA OPRACOWANIA: 05-2024
PROJEKTANT (osoba odpowiedzialna): mgr inż. arch. Wojciech Lubkiewicz	PROJEKTANT (osoba odpowiedzialna): mgr inż. Stanisław Świątek	DATA OPRACOWANIA: 05-2024
PROJEKTANT (osoba odpowiedzialna): mgr inż. Stanisław Świątek	PROJEKTANT (osoba odpowiedzialna): Piotr Pałaniak	DATA OPRACOWANIA: 05-2024
SKALA: 1:100	Wew. Inst. wod-kan	Rys.