


POMIESZCZENIA ŚWIETLICY W KAŃCZUDZE RZUT PARTERU - INSTALACJA WODOCIĄGOWA SKALA 1:50

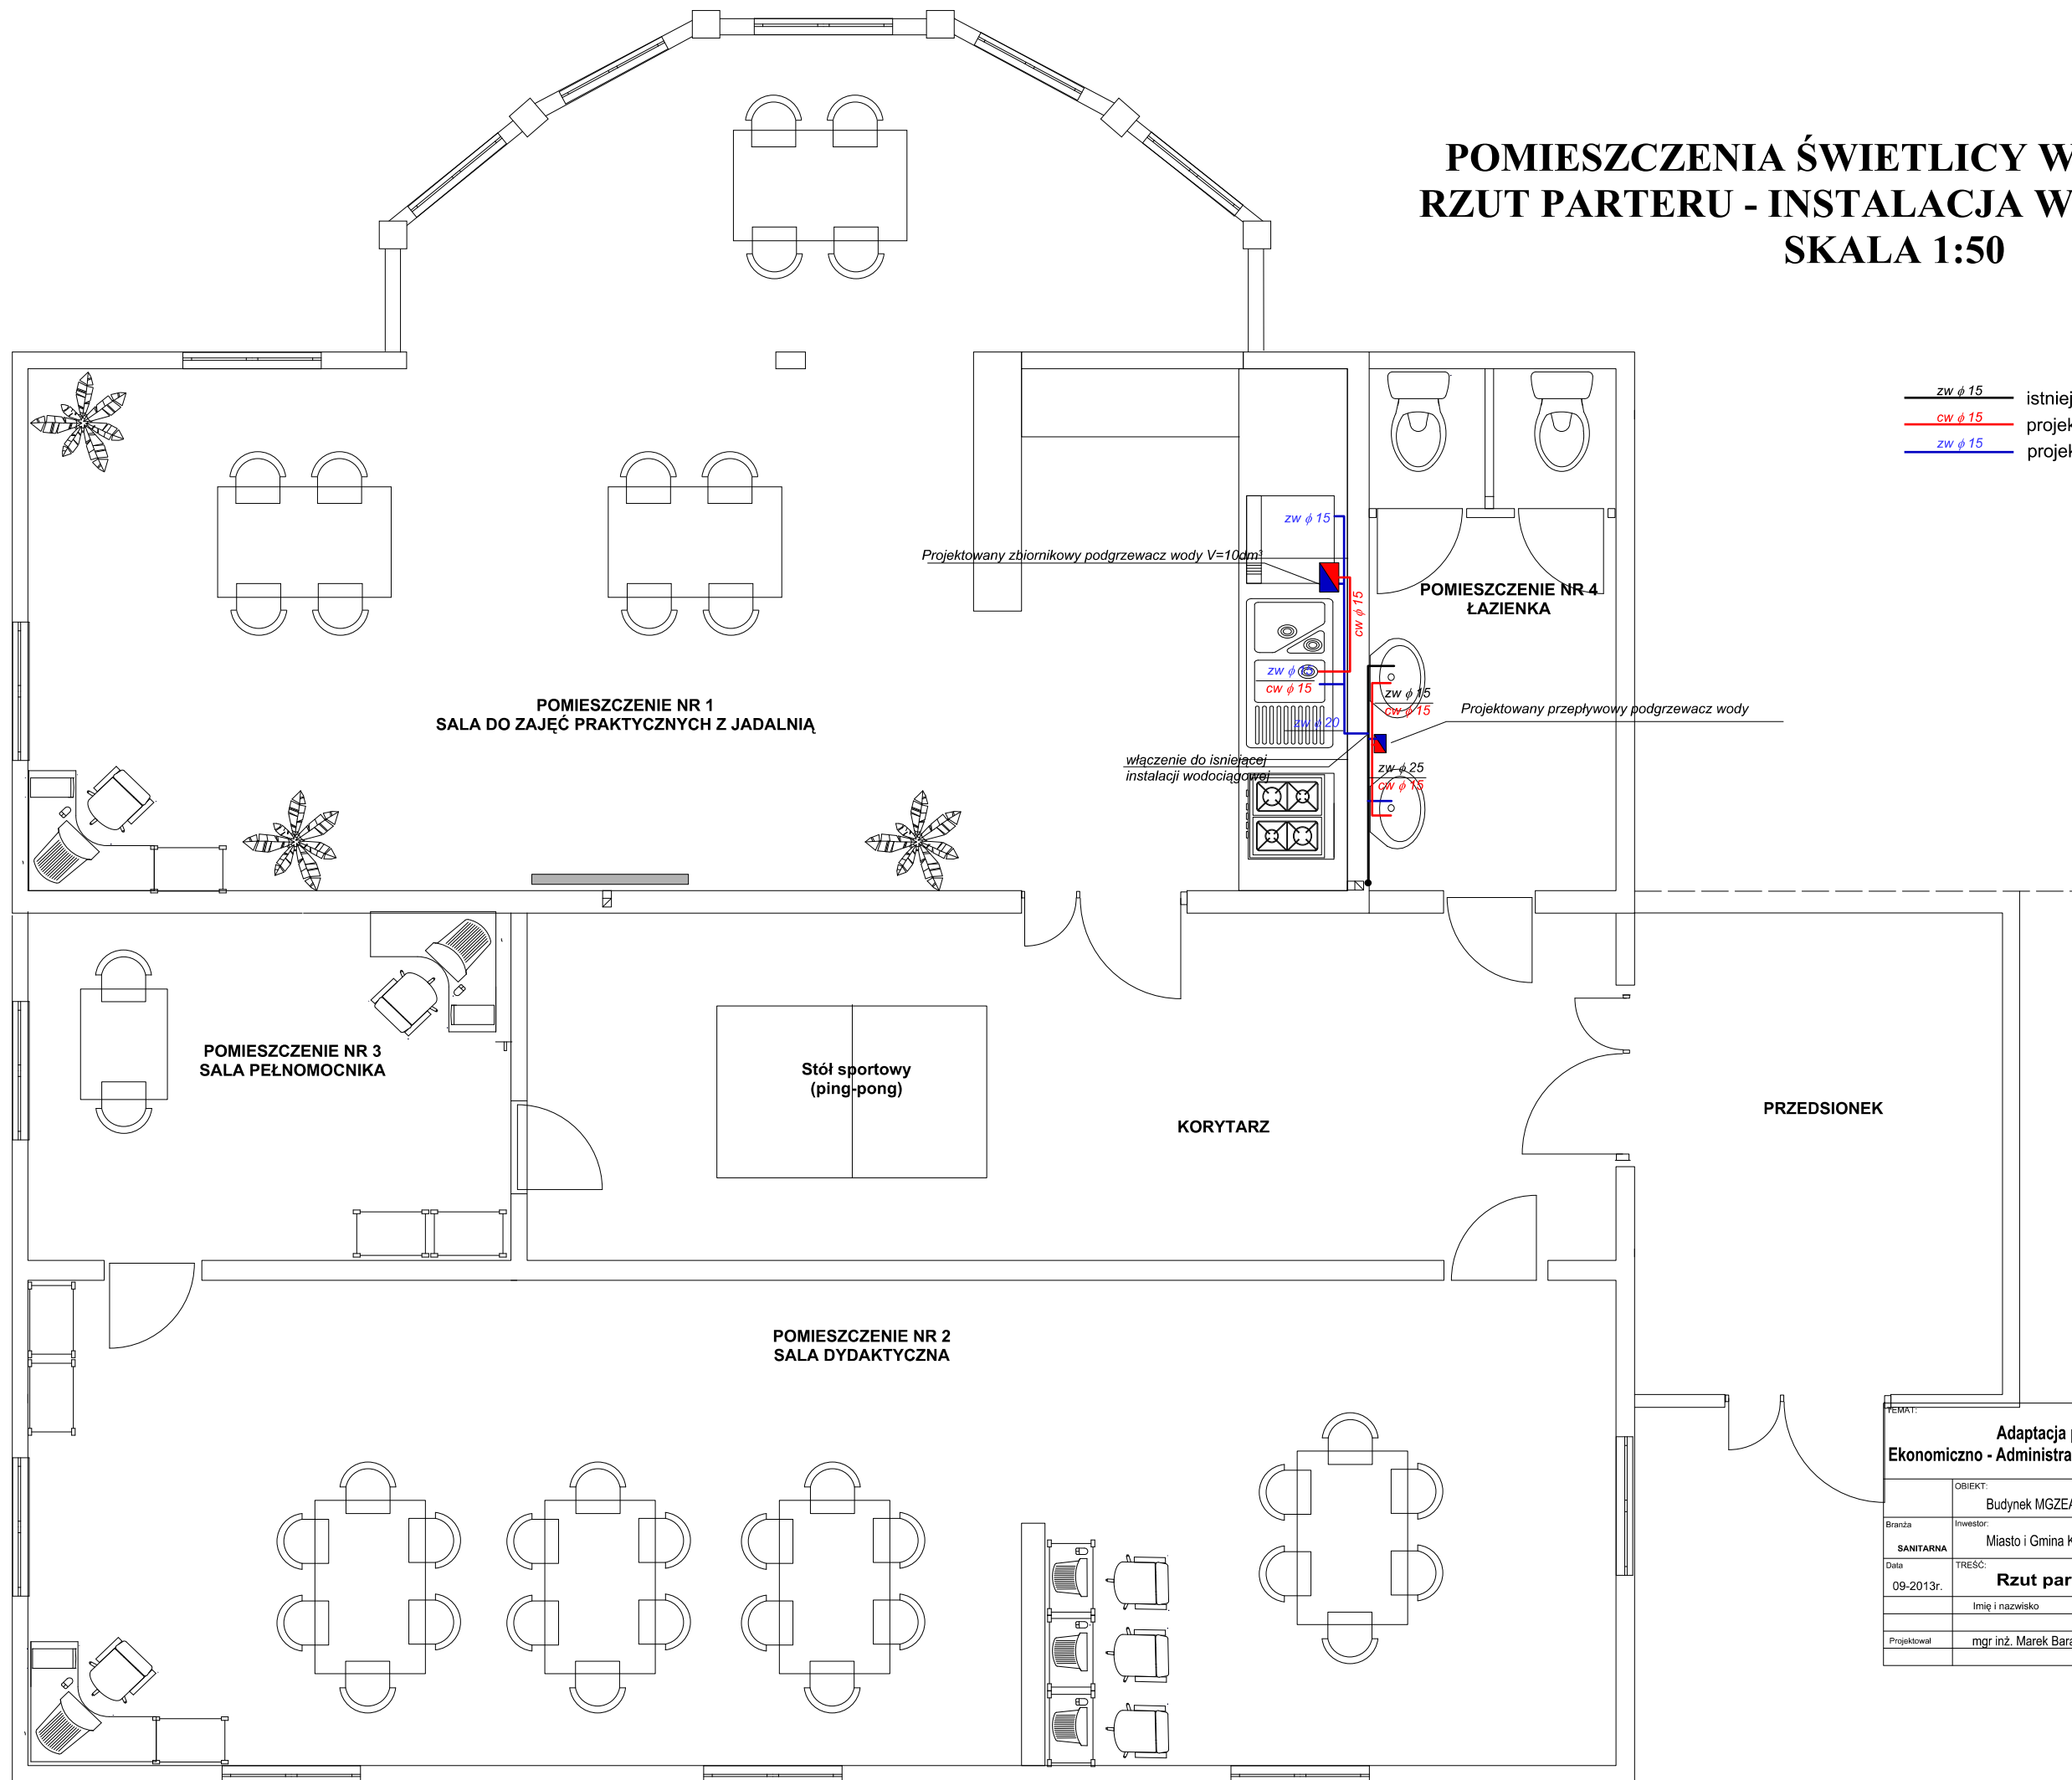

- zw φ 15 — istniejąca instalacja zimnej wody
- cw φ 15 — projektowana instalacja ciepłej wody
- zw φ 15 — projektowana instalacja zimnej wody

Adaptacja pomieszczeń Miejsko-Gminnego Zespołu Ekonomiczno - Administracyjnego Szkół dla potrzeb Placówki Wsparcia Dziennego			
Brzanka	Budynek MGZEAS Kańczuga dz. 1605/1 m. Kańczuga	Stadium	PB
Sanitarna	Miasto i Gmina Kańczuga ul. M. Konopnickiej 2, 37-220 Kańczuga	Ilość rys.	
Data	TREŚĆ:	Nr rys.	1
09-2013r.	Rzut parteru - instalacja wodociągowa	Skala	1:50
Projektował	mgr inż. Marek Barański	Nr specjalność uprawnień	Podpis
		PDK/0129/PWOS/07 sanit.	
			Nr arch.