


POMIESZCZENIA ŚWIETLICY W KAŃCZUDZE RZUT PARTERU - INSTALACJA KANALIZACYJNA SKALA 1:50

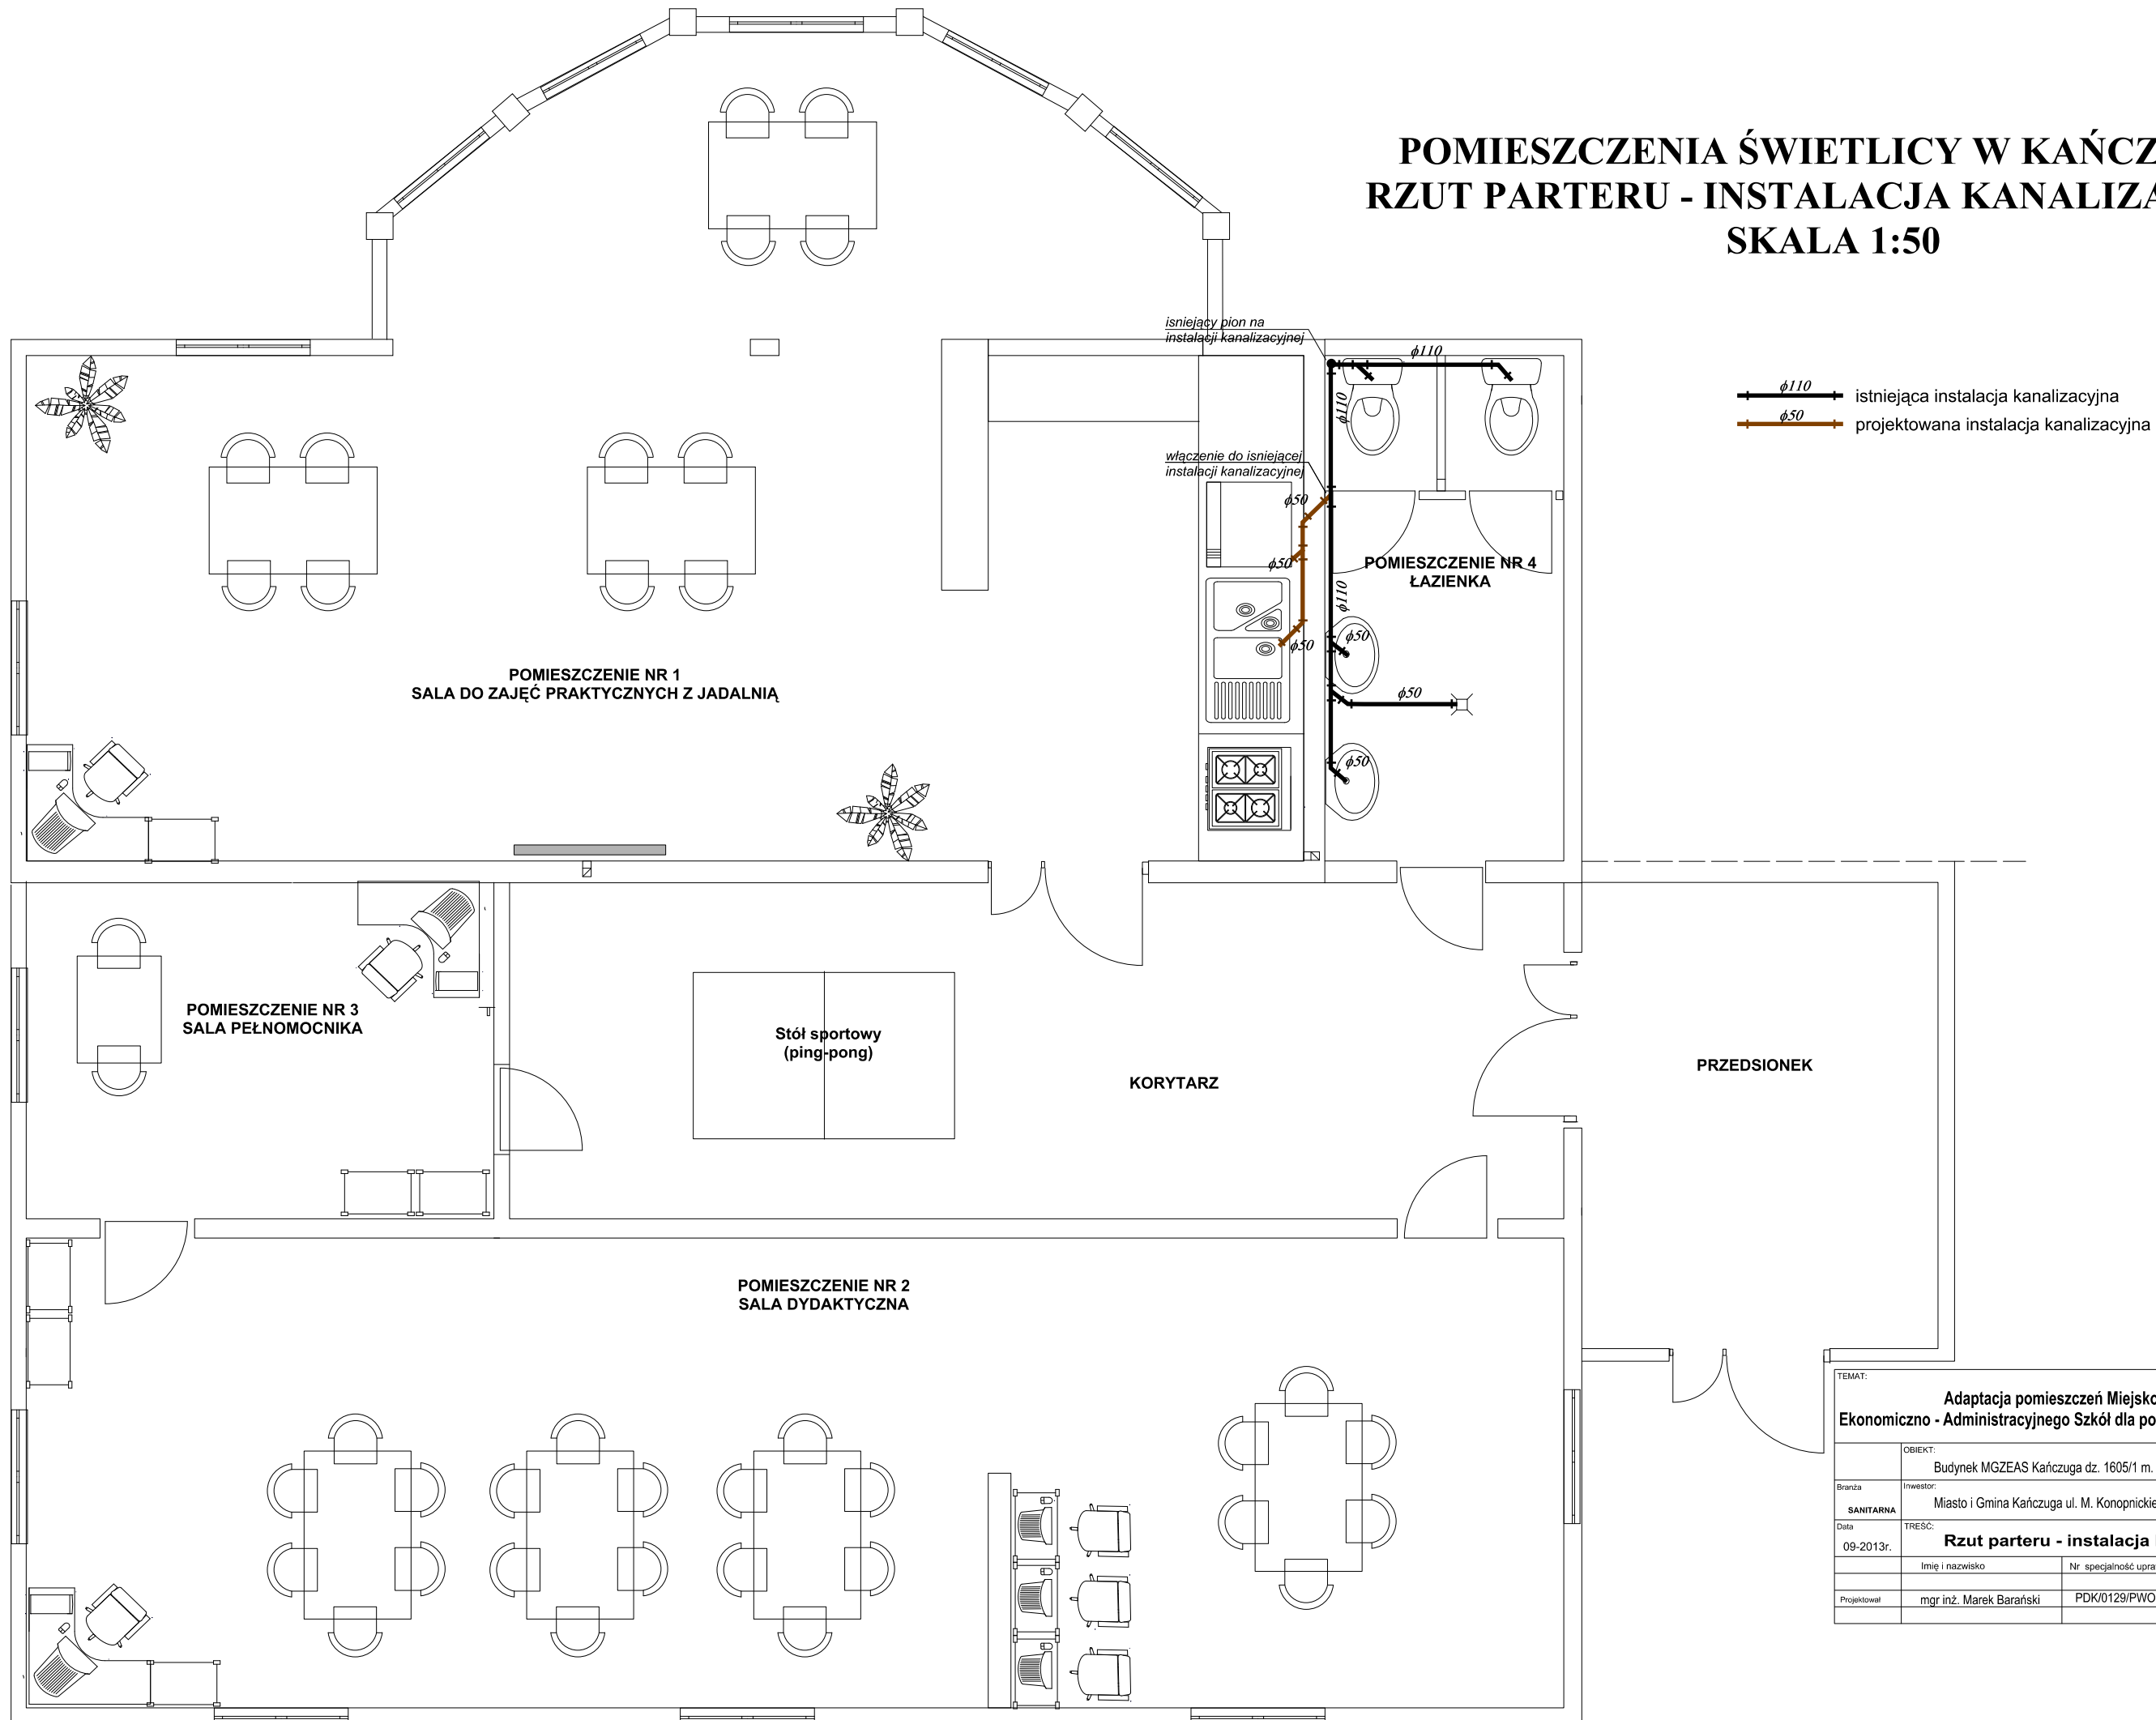

$\phi 110$ — istniejąca instalacja kanalizacyjna
 $\phi 50$ — projektowana instalacja kanalizacyjna

TEMAT: Adaptacja pomieszczeń Miejsko-Gminnego Zespołu Ekonomiczno - Administracyjnego Szkół dla potrzeb Placówki Wsparcia Dziennego			
OBIEKT:	Budynek MGZEAS Kańczuga dz. 1605/1 m. Kańczuga	Stadium	PB
Branża	INWESTOR:	Miasto i Gmina Kańczuga ul. M. Konopnickiej 2, 37-220 Kańczuga	Ilość rys.
Sanitarna	DATA:	09-2013r.	Nr rys. 2
TRESC: Rzut parteru - instalacja kanalizacyjna			Skala 1:50
Imię i nazwisko	Nr specjalności uprawnień	Podpis	Nr arch.
mgr inż. Marek Barański	PDK/0129/PWOS/07 sanit.		