
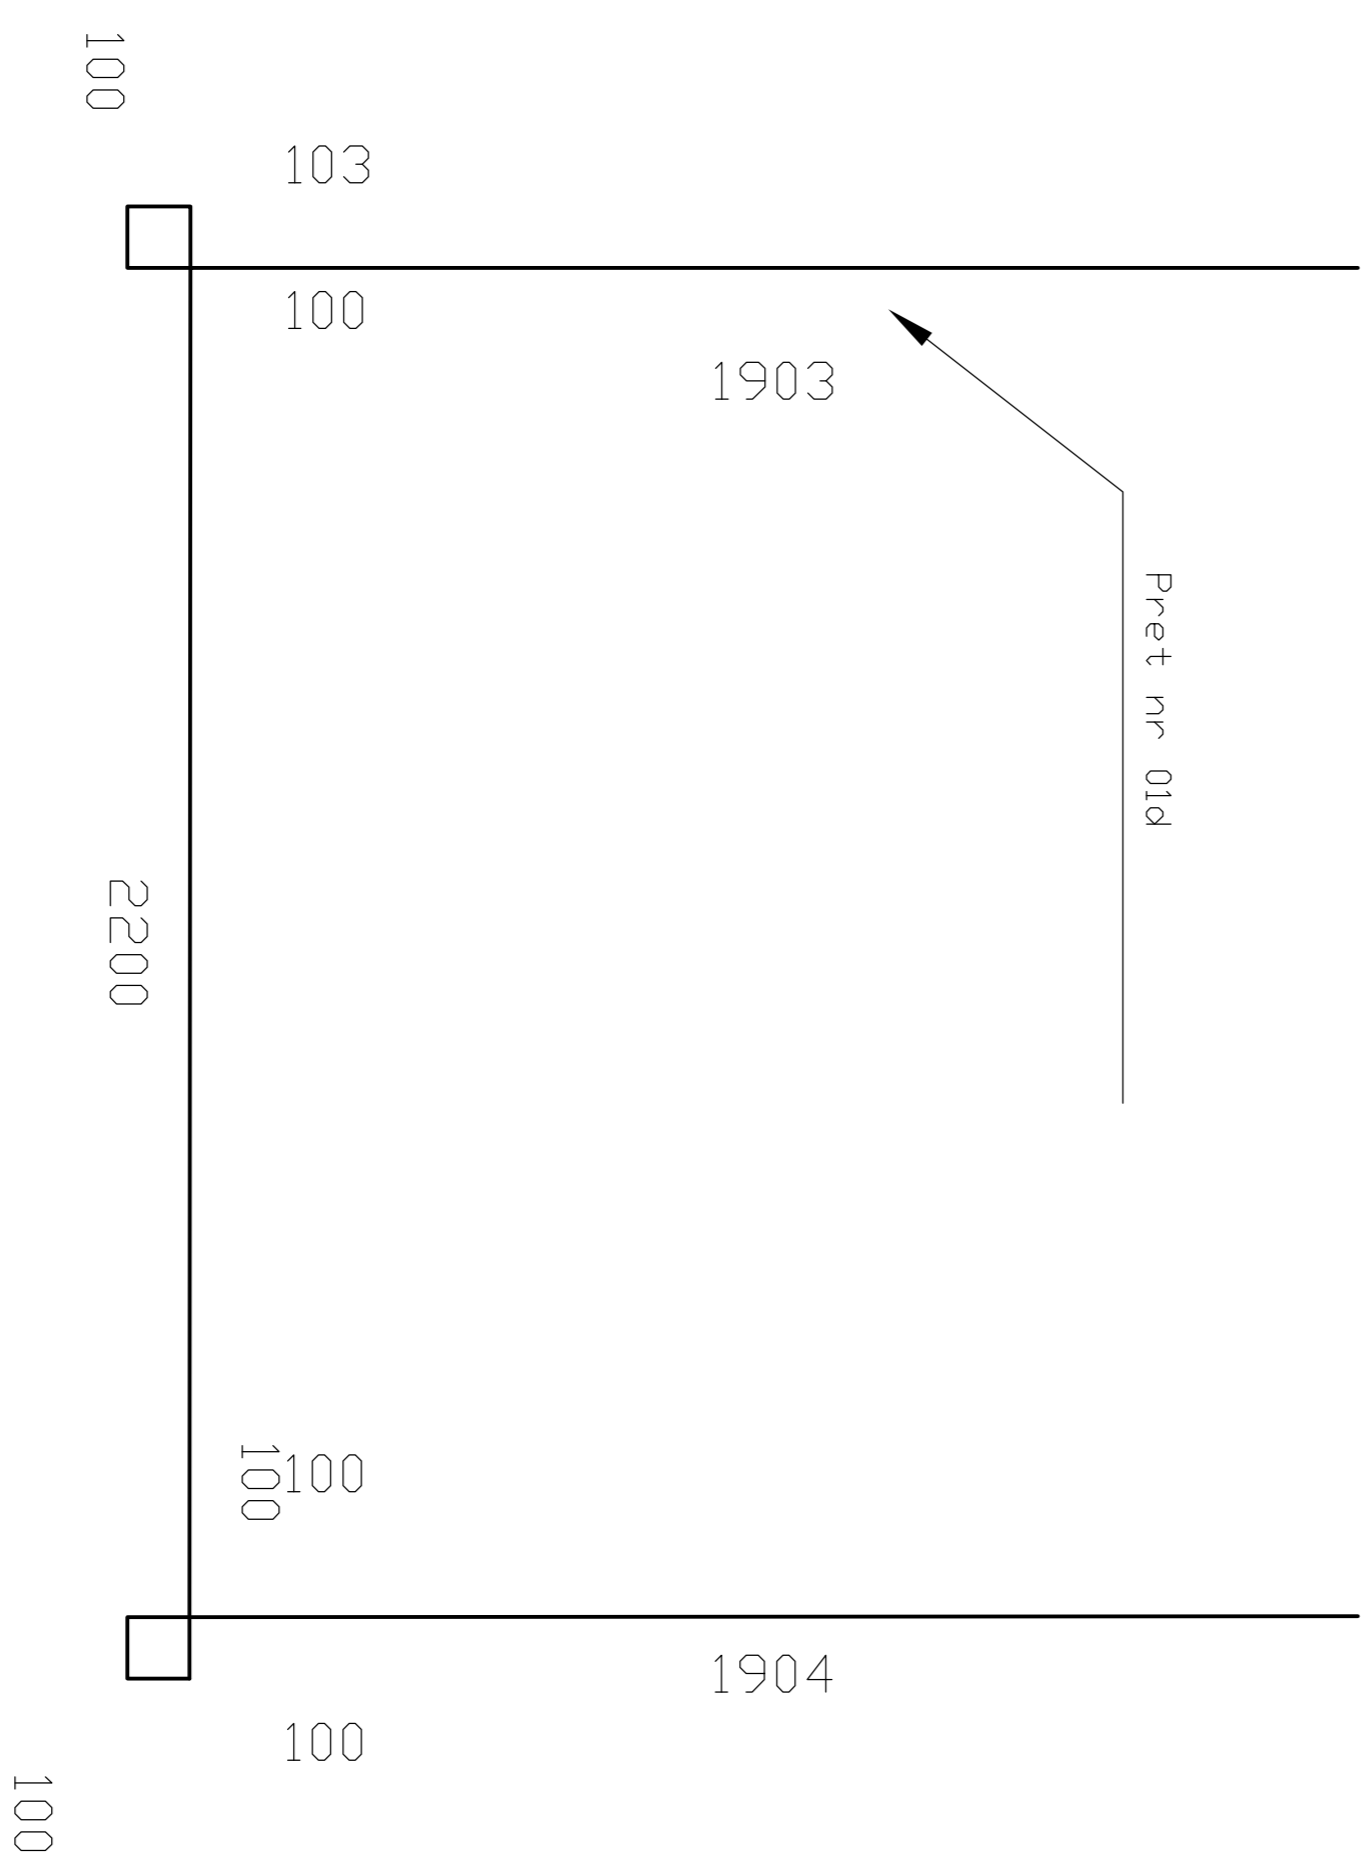
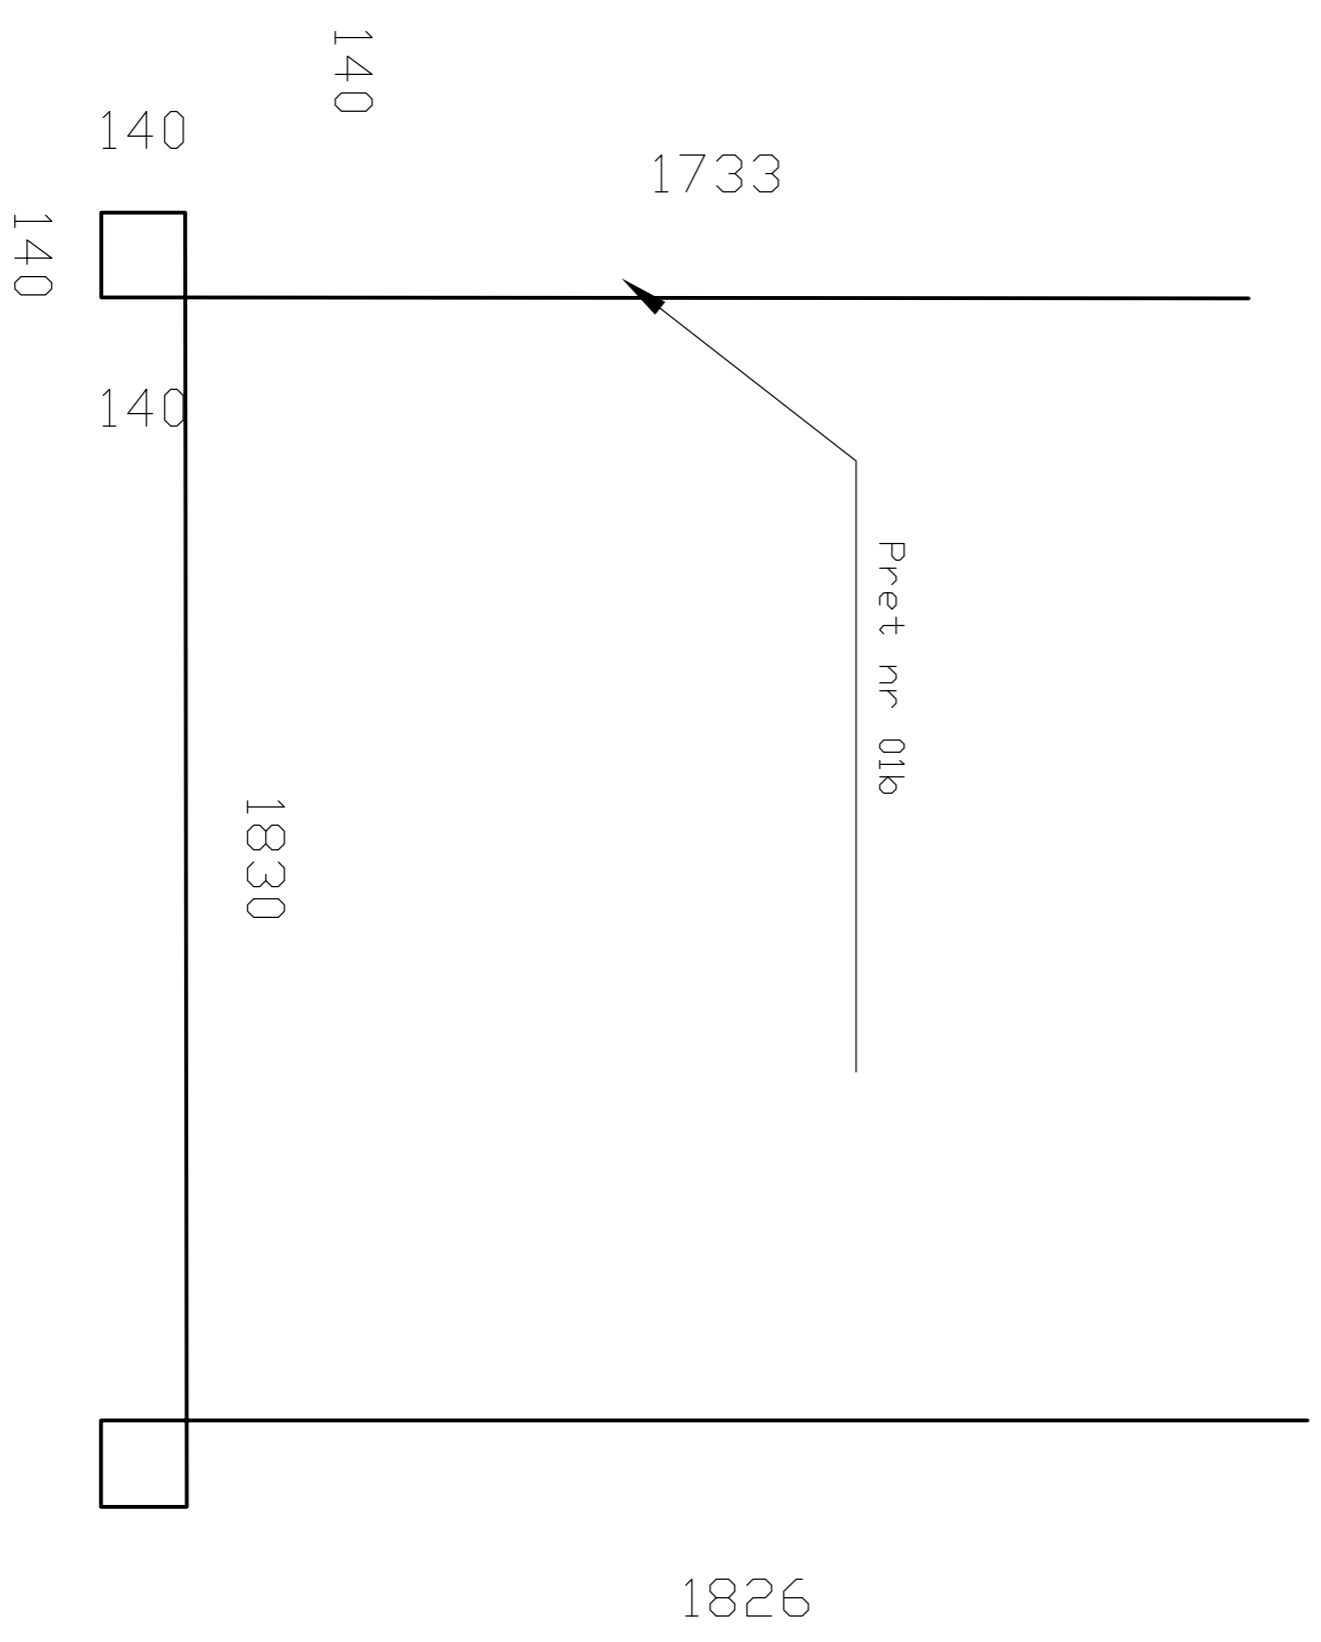
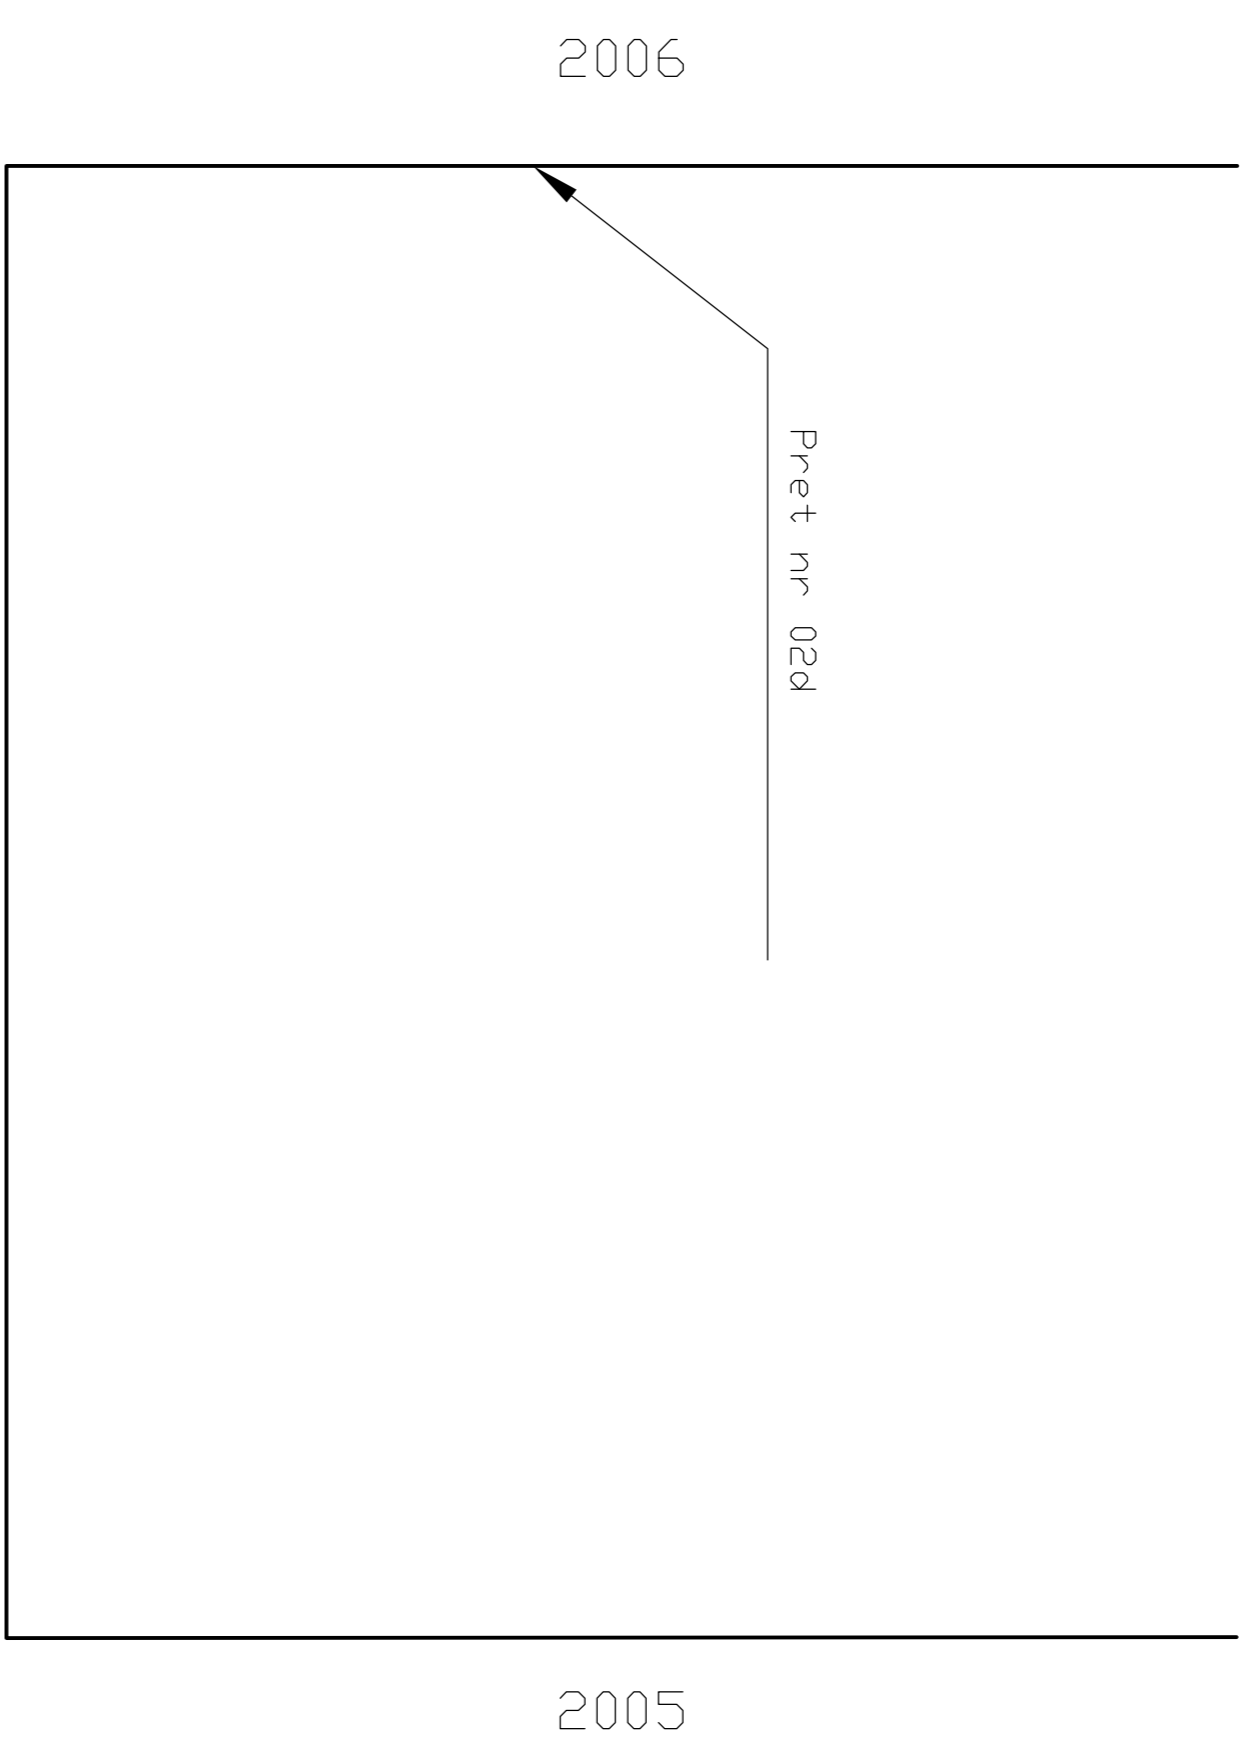


Zbrojenie komory zasów

Zbrojenie komory zasuw SKALA 1:30

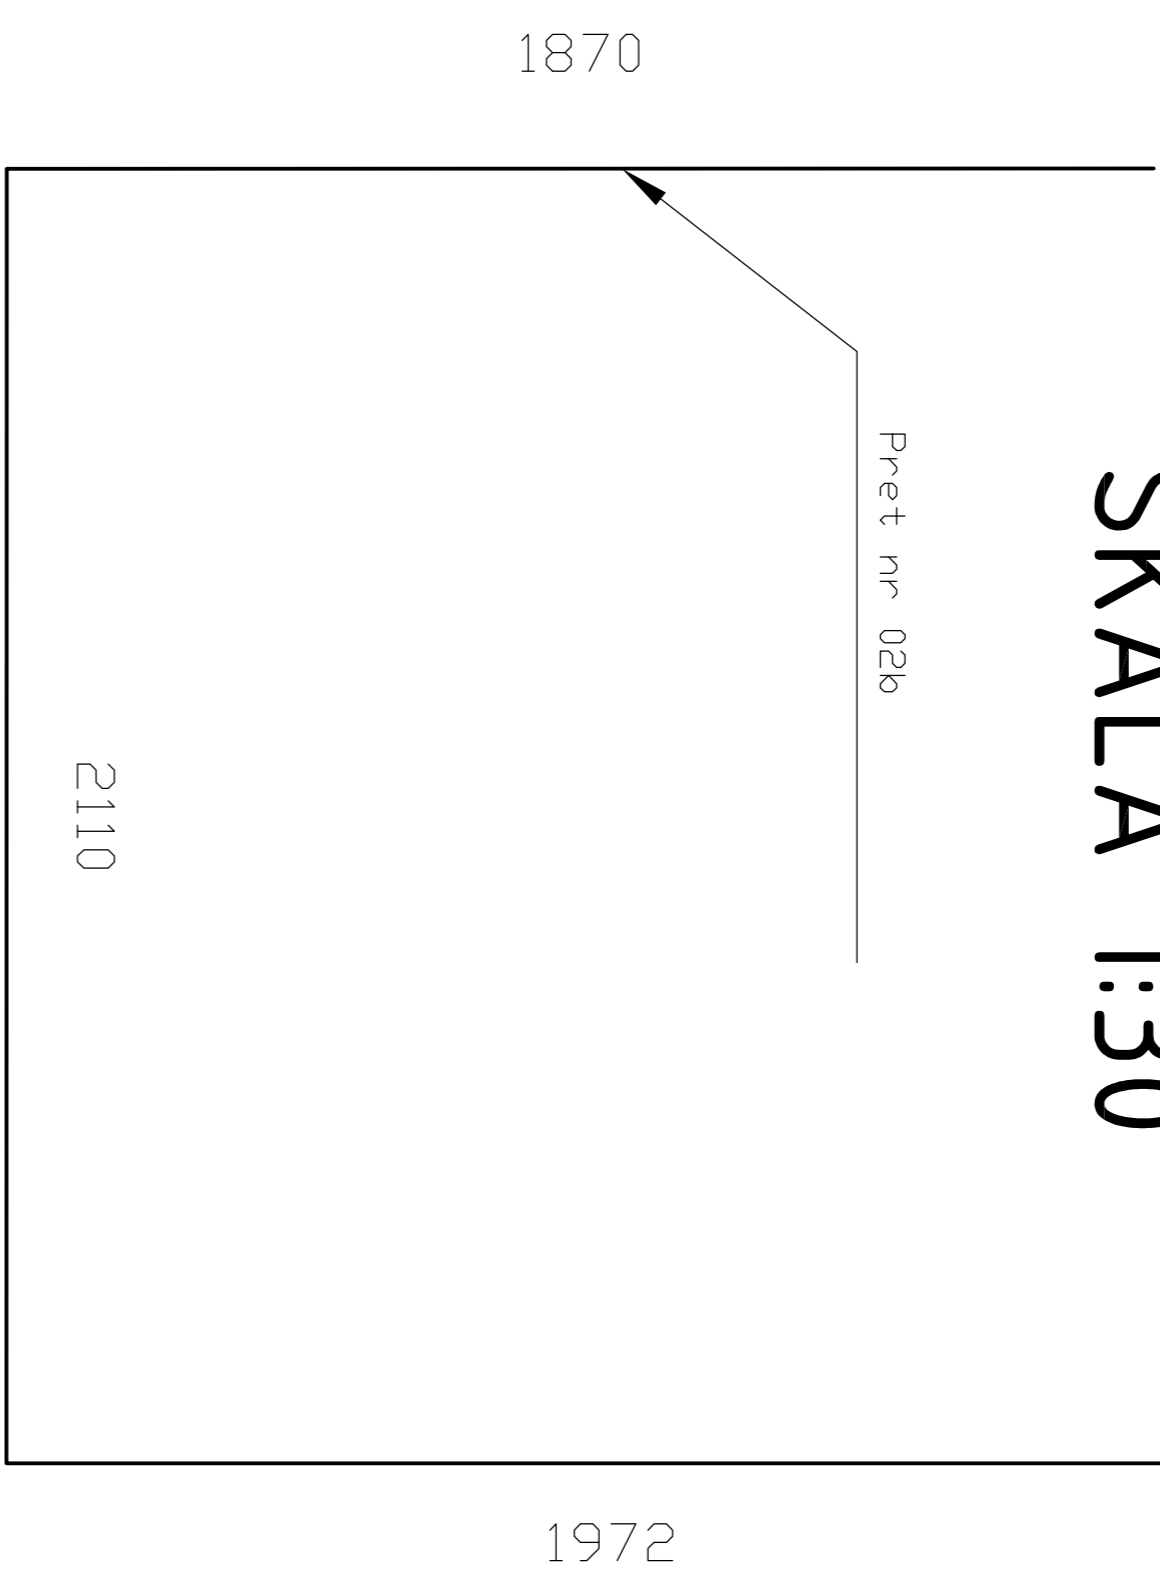

Nazwa rysunku: Zbrojenie komory zasuw				Nr rysunku: 6
Obiekt: Projekt sieci wodociągowej dla sołectw Nagórzanki, Zystawice, Wojstawice, Dalechowice, Krzyszkowice, Chruszczyna Mała, Chruszczyna Wielka, Łekawa, Wielgus, Sieradzice, Góry Sieradzkie, Boronice, Pasmiechy gm. Kazimierza Wielka;				Skala: 1:20
Stadium: PB/PW				
Projektował:	Specjalność:	Nr upr.:	Podpis:	Data: 12.2007r.
Asystent projektanta:				
Sprawdził:				12.2007r.