


ODPROWADZENIE WÓD OPADOWYCH/DRENAŻ

- ODWODNIENIE LINIOWE
- - - - - RURA DRENARSKA Ø 100
- · — · — RURA DRENARSKA Ø 200

STUDZIENKI Sd1, Sd3 WŁĄCZYĆ DO KANALIZACJI DESZCZOWEJ. POZIOMY STUDIENEK ORAZ UŁOŻENIA DRENAŻU DOSTOSOWAĆ DO KANALIZACJI DESZCZOWEJ, SPADEK RUR DRENARSKICH W PRZEDZIALE OD 0,5% DO 1,0 %.

WŁĄCZENIE WÓD OPADOWYCH DO KANALIZACJI DESZCZOWEJ (PRZYŁĄCZE) WG ODDZIELNEGO OPRACOWANIA - PB art. 29a

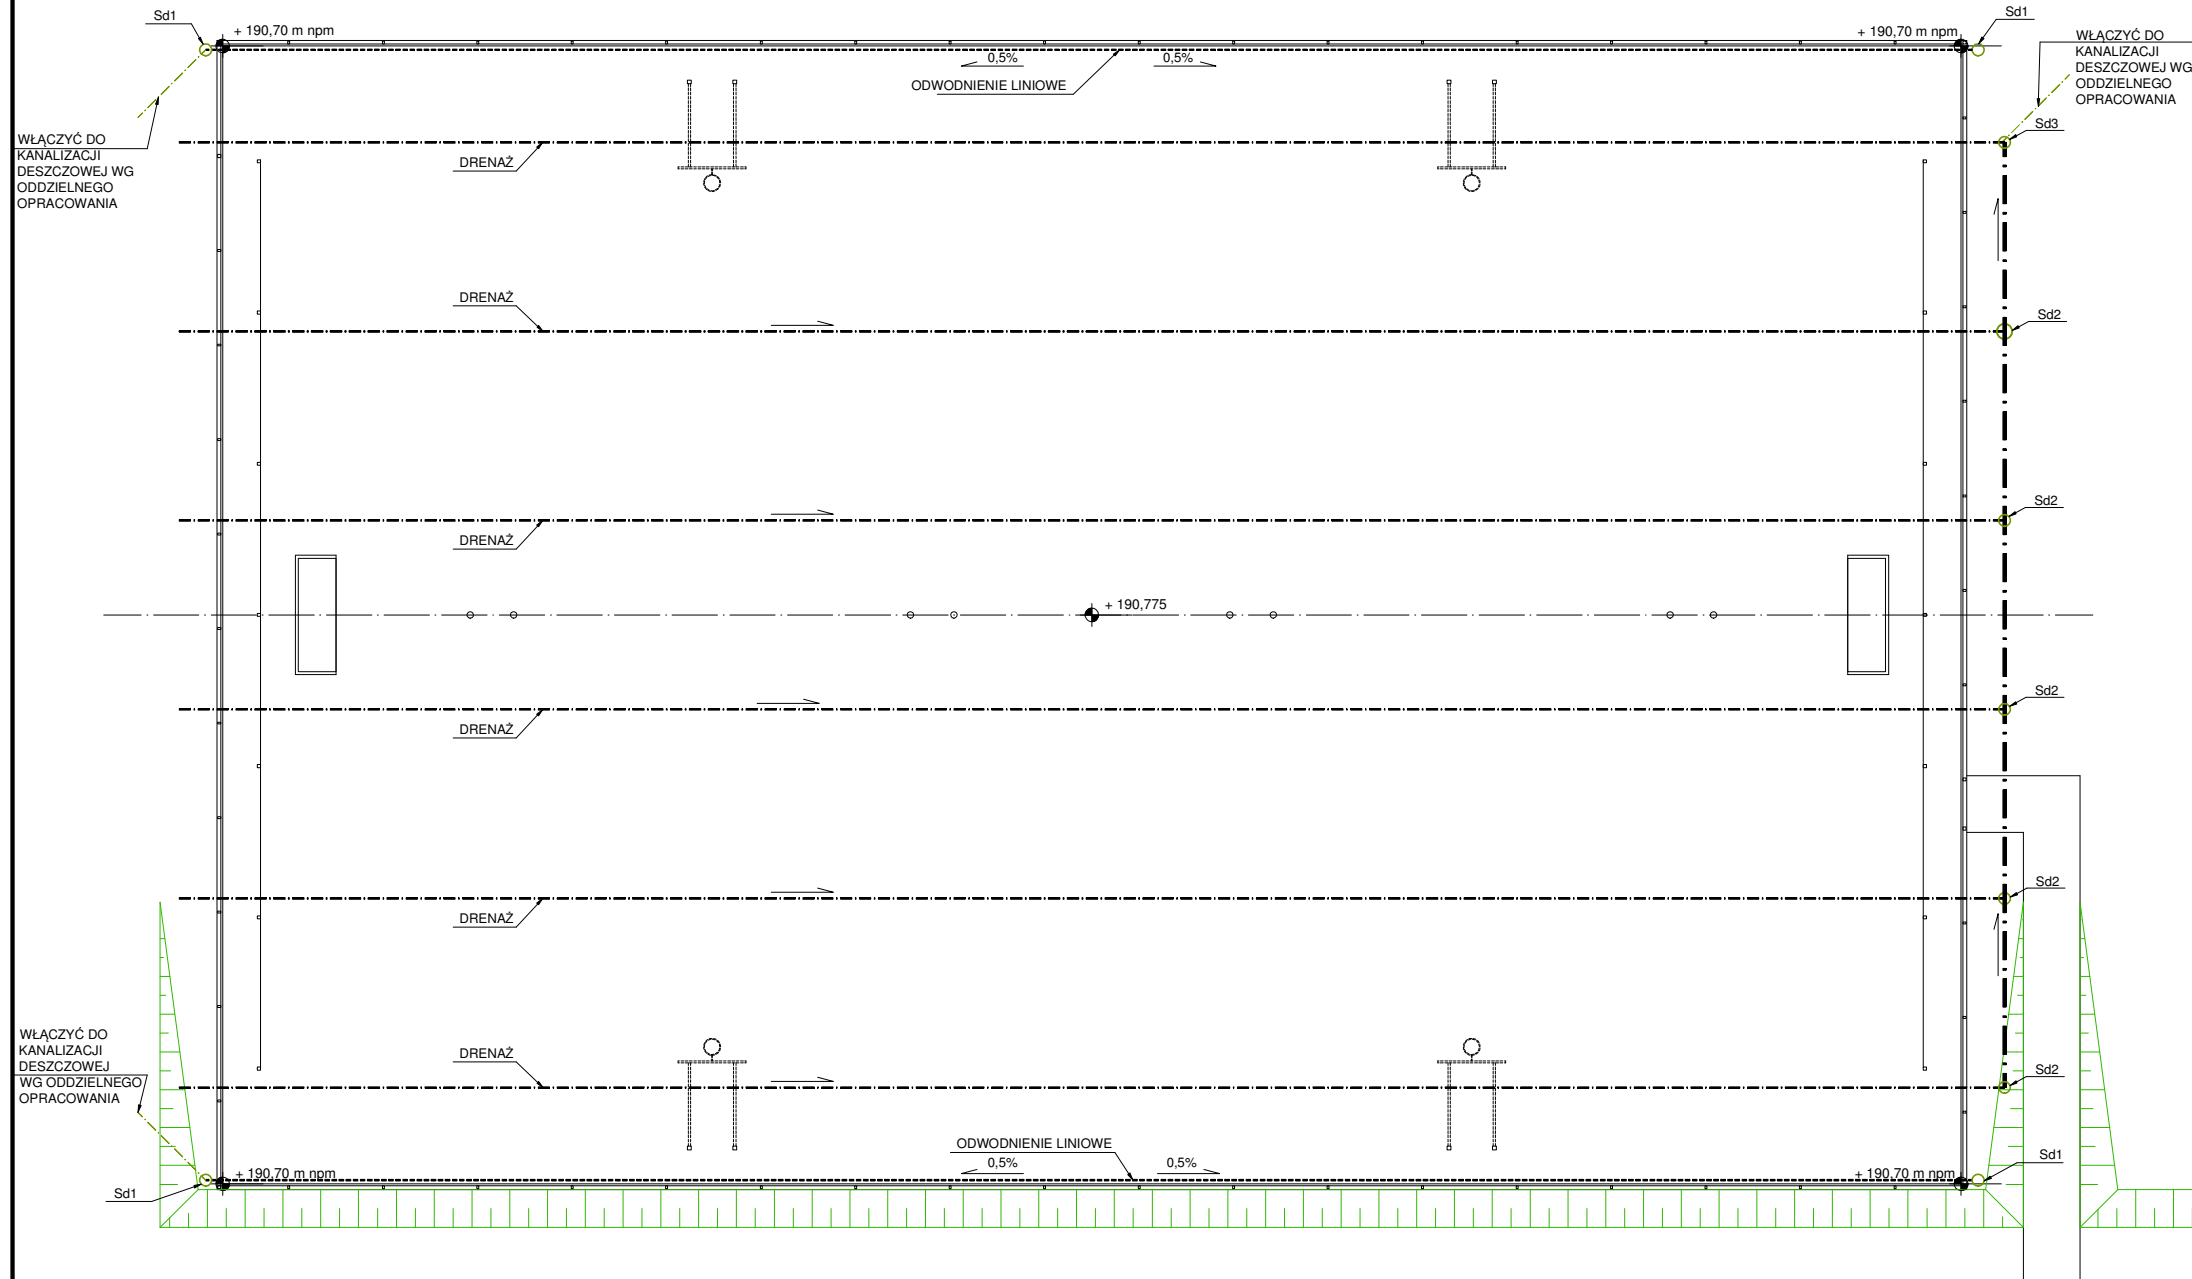

UWAGI

- WSZYSTKIE WYMIARY NALEŻY BEZWZGLĘDNIE SPRAWDZIĆ NA BUDOWIE ŻADEN WYMIAR NIE MOŻE BYĆ SKALOWANY Z TEGO RYSUNKU.
- WYKONAWCA GWARANTUJE, ŻE WSZELKIE PRACE PROWADZONE NA BUDOWIE SĄ ZGODNE Z AKTUALNYMI PRZEPISAMI I NORMAMI ORAZ ZE SZTUKĄ BUDOWLANĄ.
- WSZELKIE PRACE MUSZĄ BYĆ PROWADZONE Z NAJWYŻSZĄ STARANNOŚCIĄ TAK ABY ZAPEWNIĆ OCHRONĘ ISTNIEJĄCEJ ZIELENI.
- W ZWIĄZKU Z RYZYKIEM WYSTĘPOWANIA NIE ZINWENTARYZOWANYCH SIECI UZBROJENIA, PRACE ZIEMNE MUSZĄ BYĆ PROWADZONE Z NAJWYŻSZĄ OSTROŻNOŚCIĄ.
- WSZYSTKIE URZĄDZENIA MOGĄ ZOSTAĆ ZASTĄPIONE PRZEZ INNE RÓWNOWAŻNE O NIE GORSZYCH PARAMETRACH TECHNICZNYCH I UŻYTKOWYCH, PO UPRZEDNIEJ AKCEPTACJI INWESTORA I PROJEKTANTA.
- MATERIAŁY MUSZĄ BYĆ PRZEDSTAWIONE DO AKCEPTACJI INWESTORA.
- WSZELKIE WĄTPLIWOŚCI ZGŁOSIĆ NIEZWŁOCZNIE PROJEKTANTOWI.

PROJEKTOWAŁ mgr inż. arch. K.CHRZĄSZCZYŃSKA upr. bud. nr ewid. SW-27/2006	PODPIS	
SPRAWDZIŁ mgr inż. arch. M.PRZEWIEŻLIKOWSKA upr. bud. nr ewid. MPOIA/007/2008	PODPIS	
NAZWA OBIEKTU BUDOWLANEGO BOISKO WIELOFUNKCYJNE	TYTUŁ RYSUNKU RZUT BOISKA - ODWODNIENIE	
ADRES OBIEKTU BUDOWLANEGO KAZIMIERZA WIELKA, DZ. NR EWID.500/1	BRANŻA ARCHITEKTURA	FAZA PB
	SKALA 1:200	DATA 07.2016
		NR RYS. AR-07