


Gm. KAZIMIERZA WIELKA


Pracownia Projektowa mgr inż. Edward Kawa			
Temat: KANALIZACJA SANITARNA DLA WSI DONOSY			
Objekt: Kanaly sanitarne, pompownie ścieków		Nr rys. 5	
Treść: Projekt zagospodarowania cz. 4		Ilość rys.	
Branża: TS	Imię i nazwisko: mgr inż. E. Kawa	Nr spec. uprawnień: 184/98 sieci wod-kan	Podpis: [Signature]
Projektował: mgr inż. E. Kawa	Sprawdził: inż. J. Głowiński		Stadium: PB+W
Opracował: mgr inż. G. Wojaś	Kreśliła: H. Ewa Salwińska		Skala: 1:1000
			Data: 01.2001r.

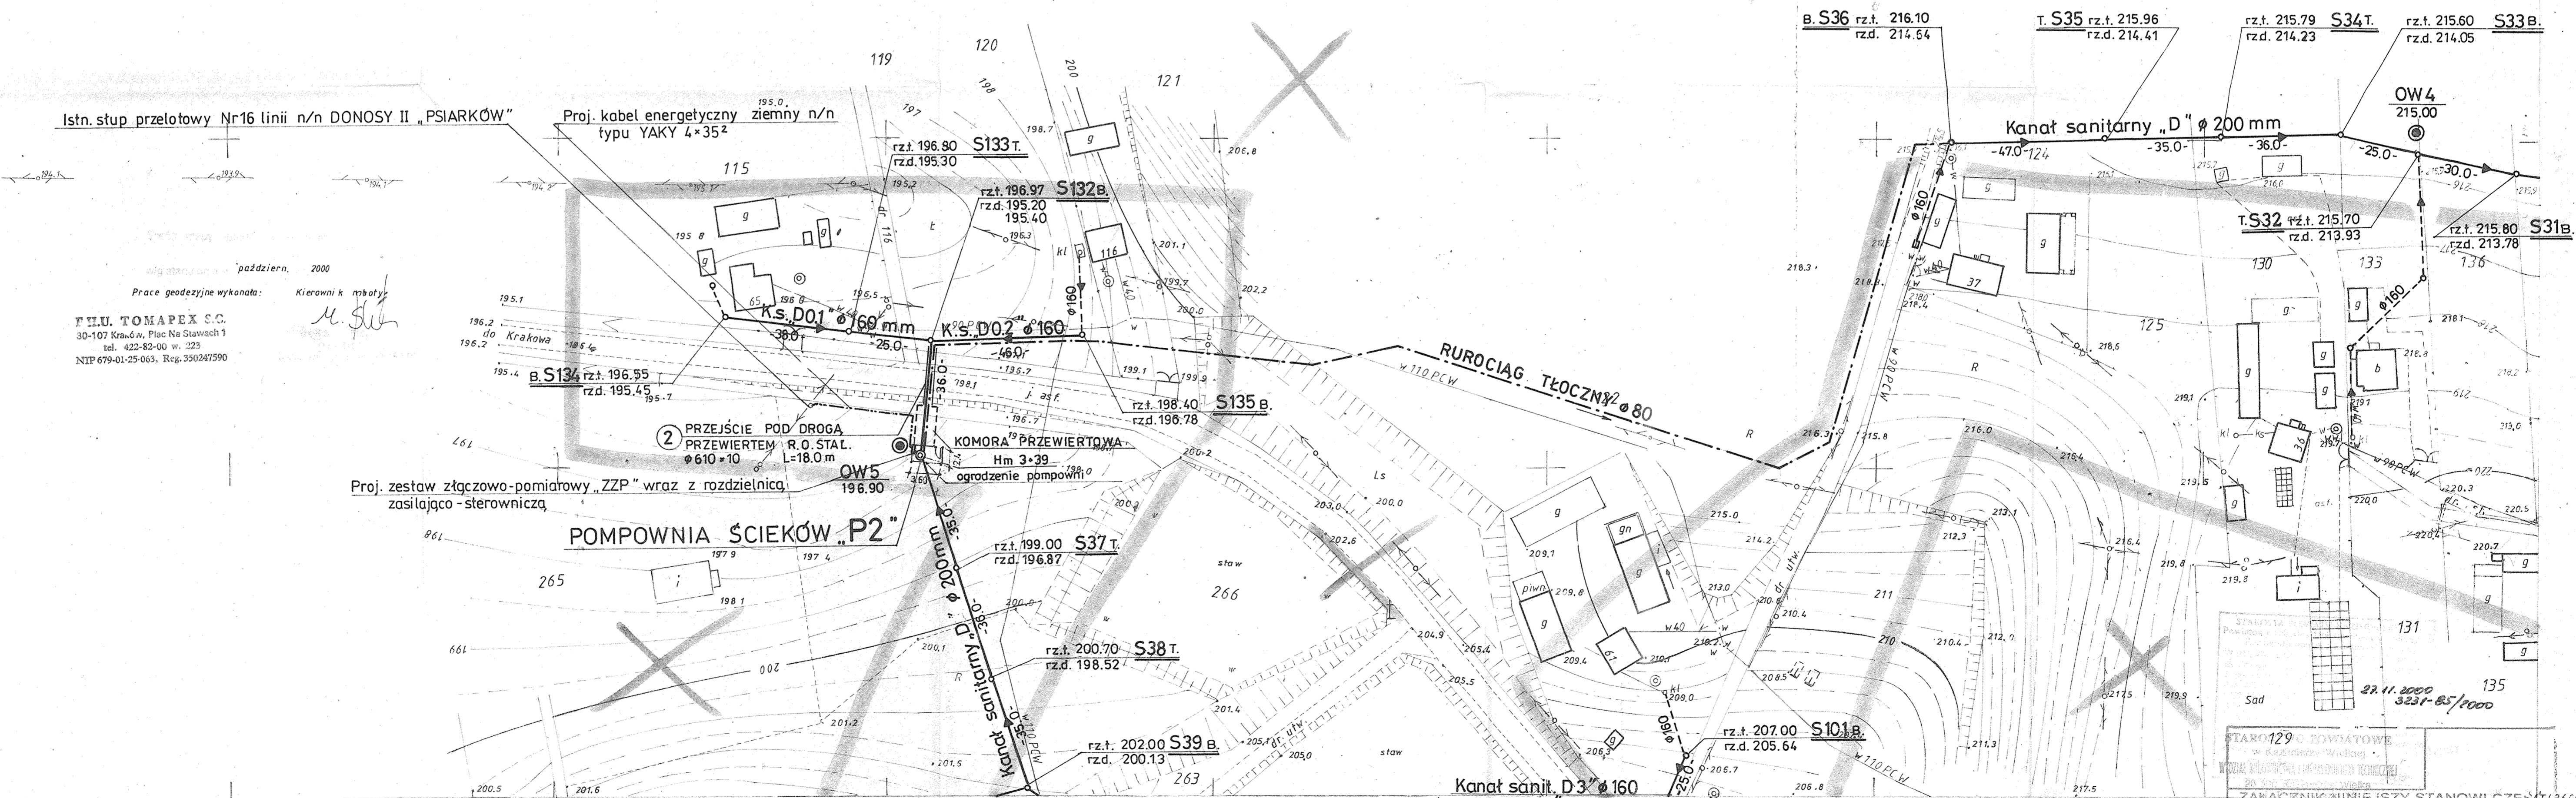

163.241.164.
1:1000

Mapa sytuacyjno wysokościowa
złożona w 1995 roku przez
mgr inż. Mirosława Olesia

Ks. rob. 60/95

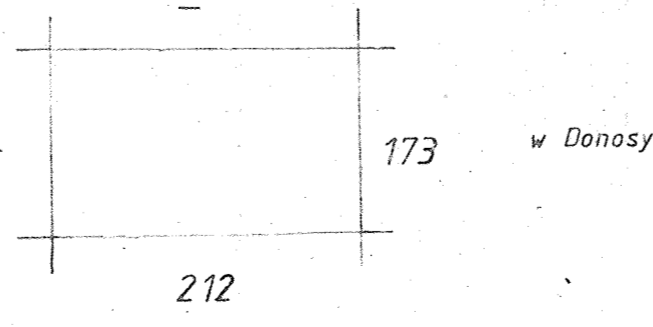

STAROSTWO POWIATOWE
w Kazimierzy Wielkiej
WYDZIAŁ INŻYNIERIA I INFRASTRUKTURY TECHNICZNEJ
ZAWIADOMIENIE O WYKONANIU
INWENTARYZACJI
NR 11. 2000
3231-85/1000
16.02.1996r. 3231-56/95
16.02.96r.