


# gm. Kazimierza Wielka

STANOWISKO POWIATOWE  
w Kazimierzy Wielkiej  
WYDZIAŁ BUDOWNICTWA I INFRASTRUKTURY TECHNICZNEJ  
28-500 Kazimierza Wielka  
ul. T. Kosciuszki 12

|   |                                   |  |                          |                 |
|---|-----------------------------------|--|--------------------------|-----------------|
| Pracownia Projektowa mgr inż. Edward Kawa   |                                   |  |                          |                 |
| Temat: KANALIZACJA SANITARNA DLA WSI DONOSY |                                   |  |                          |                 |
| Obiekt: Kanaly sanitarne, pompownie ścieków |                                   | Nr rys. 8                                |                          | Ilość rys.      |
| Treść: Projekt zagospodarowania cz. 7       |                                   | Stadium: PB+W                            |                          | Skala: 1:1000   |
| Branża: TS                                  | Imię i nazwisko: mgr inż. E. Kawa | Ni spec. uprawnień: 134/98 spec. wod-kan | Podpis: [Signature]      | Data: 01.2001r. |
| Projektował: mgr inż. E. Kawa               | Sprawdził: inż. J. Gixelli        | Opracował: mgr inż. G. Wojaś             | Kreślił: H. Ewa Samińska |                 |

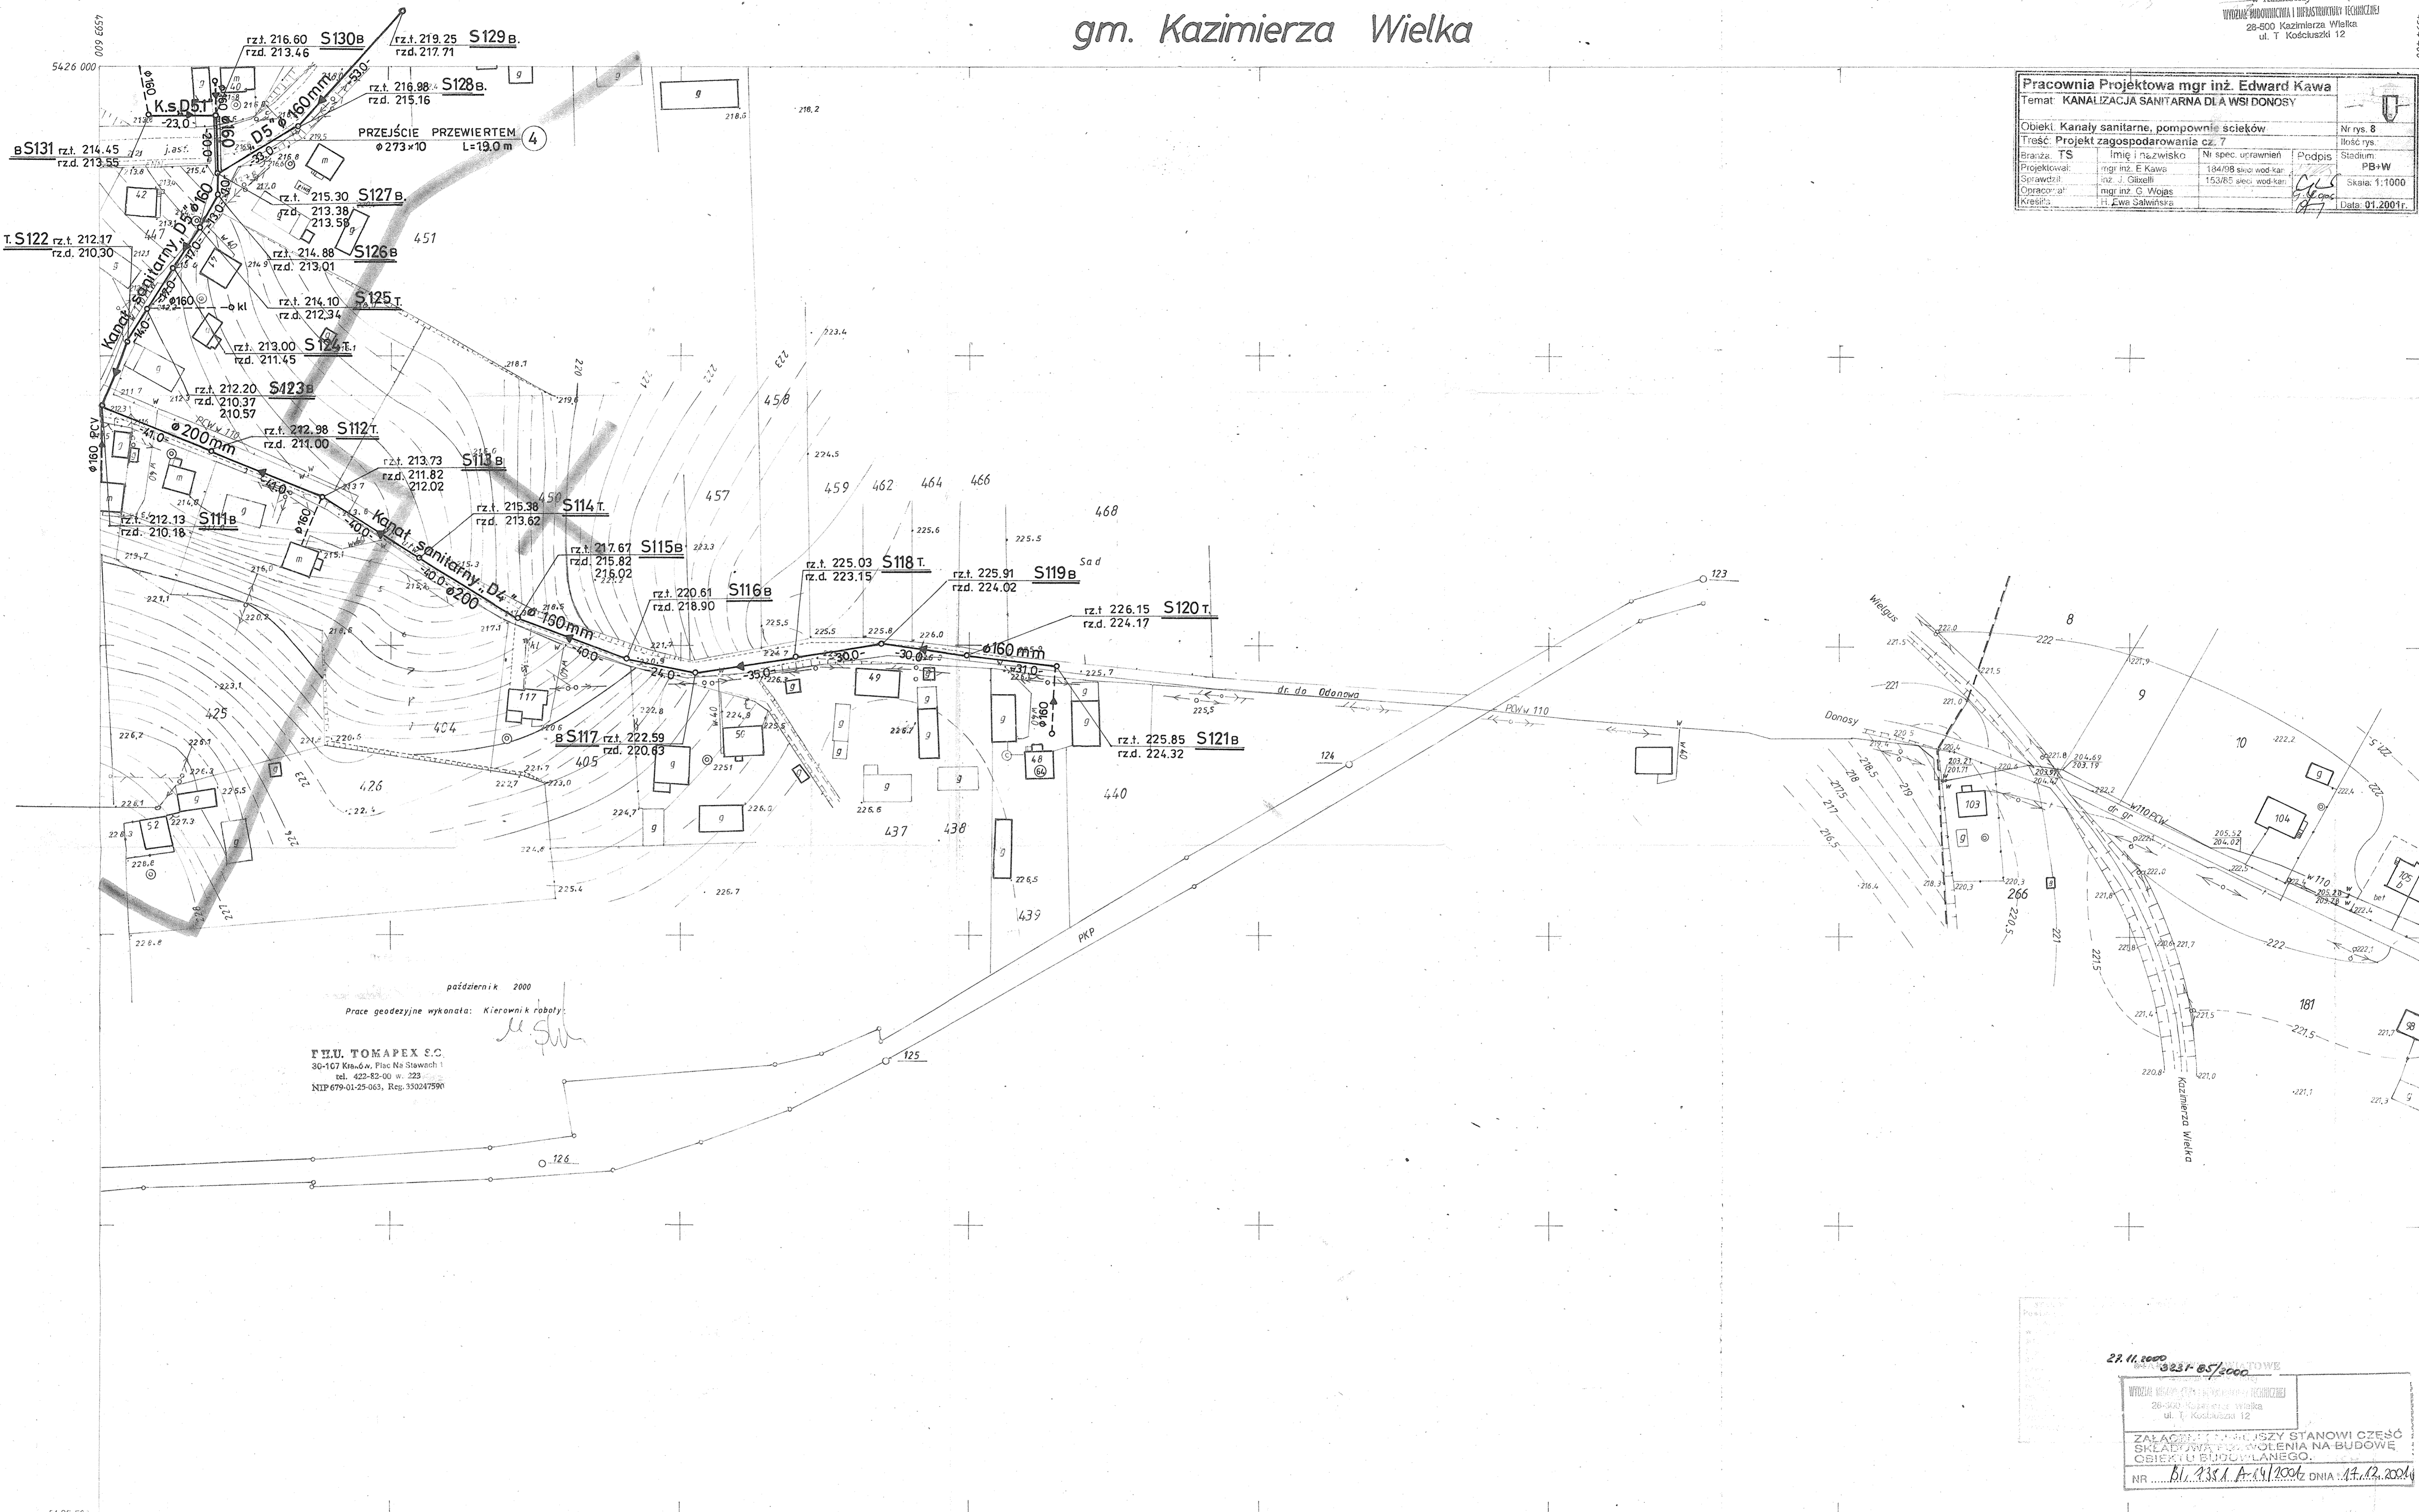

październik 2000  
Prace geodezyjne wykonana: Kierownik roboty: [Signature]  
F.H.U. TOMAPEX S.C.  
30-107 Kraśów, Plac Na Stawach 1  
tel. 425-82-00 w. 223  
NIP 679-01-25-063, REG. 350047590

27.11.2000  
3231-85/2000  
WYDZIAŁ BUDOWNICTWA I INFRASTRUKTURY TECHNICZNEJ  
28-500 Kazimierza Wielka  
ul. T. Kosciuszki 12  
ZALACZENIE DO WNIOSU STANOWI CZĘŚĆ SKŁADAJĄCĄ POZWOLENIA NA BUDOWĘ OBIEKTU BUDOWLANEGO.  
NR ..... Bl. 2381 A. 14/2000 z dnia 17.12.2000

163.241.221  
1:1000

## Mapa sytuacyjno-wysokościowa

założona w 1993 roku przez  
mgr inż. Tadeusza Pęskiego  
Pozwolenie nr: 7987  
Nr księgi robót: 9/93

|                              |   |     |
|------------------------------|---|-----|
| 2                            | 1 | 222 |
| 1- w. Odonów<br>2- w. Donosy |   |     |

Pomiar uzupełniający wykonany w 1995 roku  
mgr inż. Mirosław Oleś

Ks. rob. 60/95  
3231-36/95  
Inwentaryzacja wodociągu wykonana w 1997 r.  
H. Oleś  
Inwentaryzacja terenów wyszczególnionych w 1992 r.  
[Signature]

3231-38/93  
94.08.93  
94.09.93  
[Signature]