



ROZWIĘCIE AKSONOMETRYCZNE INSTALACJI WODOCIĄGOWEJ

1:100

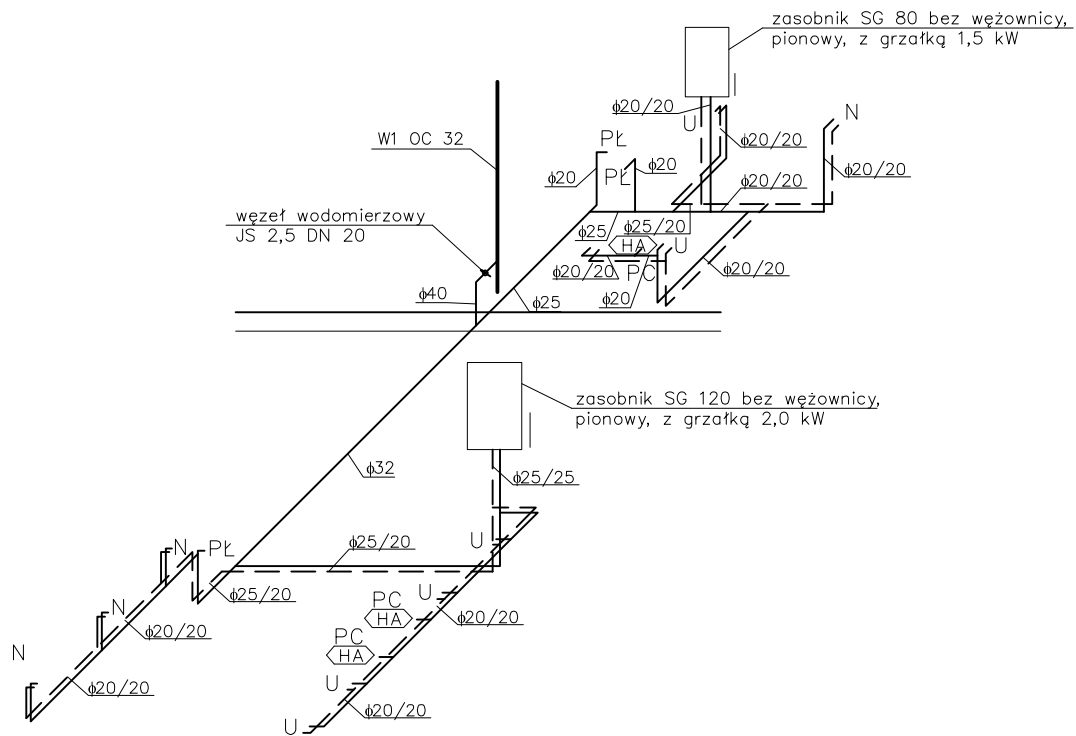

	TEMAT OPRACOWANIA BUDOWA ZESPOŁU BOISK SPORTOWYCH ORLIK 2012 WRAZ Z ADAPTACJĄ ISTNIEJĄCEGO ZAPLECZA SZATNIOWEGO		ADRES INWESTYCJI KAZIMIERZA WIELKA dz. nr ew. 166		PROJEKTOWAŁ mgr inż. Mariusz Milczarek, upr nr SWK/0092/POOS/08	PODPIS	
	No. PROJ. 08018	TYTUŁ RYSUNKU RZUT PARTERU		INWESTOR GMINA KAZIMIERZA WIELKA		PROJEKTOWAŁ	PODPIS
NR RYS.	BRANŻA ARCHITEKTURA	FAZA P.B.	WERSJA 3	SKALA 1:100	DATA 02. 2009	SPRAWDZIŁ mgr inż. Jan Macheta, nr upr. KI - 558/94	PODPIS