

LEGENDA:


	— TRANZYT WG. PROJEKTU "UDA 2000" ETAP II STYCZEN 2004R
	— PROJEKTOWANY WODOCIĄG
	— OBSZAR PODWZSZSZONEGO CIŚNIENIA
	— STUDIENKA ODWODNIENIOWA
	— ODPWIEWIENIE

Obiekt : w. KRZYSKOWICE.
 Gmina : Kazimierza Wielka.
 Powiat : Kazimierski.
 Wojew : świętokrzyskie.

MAPA DO CELÓW PROJEKTOWYCH.
 Skala 1:1000.
 Granice działek przyjęto z ewidencji gruntów.

Mapa : 163.243.173. Zakres : A-7,8 B-7,8 C-7,8 D-2,3,4,5,6,7,8 E-1,2,3,4,5,8.

Rezerwa : 28.11.2006.
 Założono : 27.04.2007.

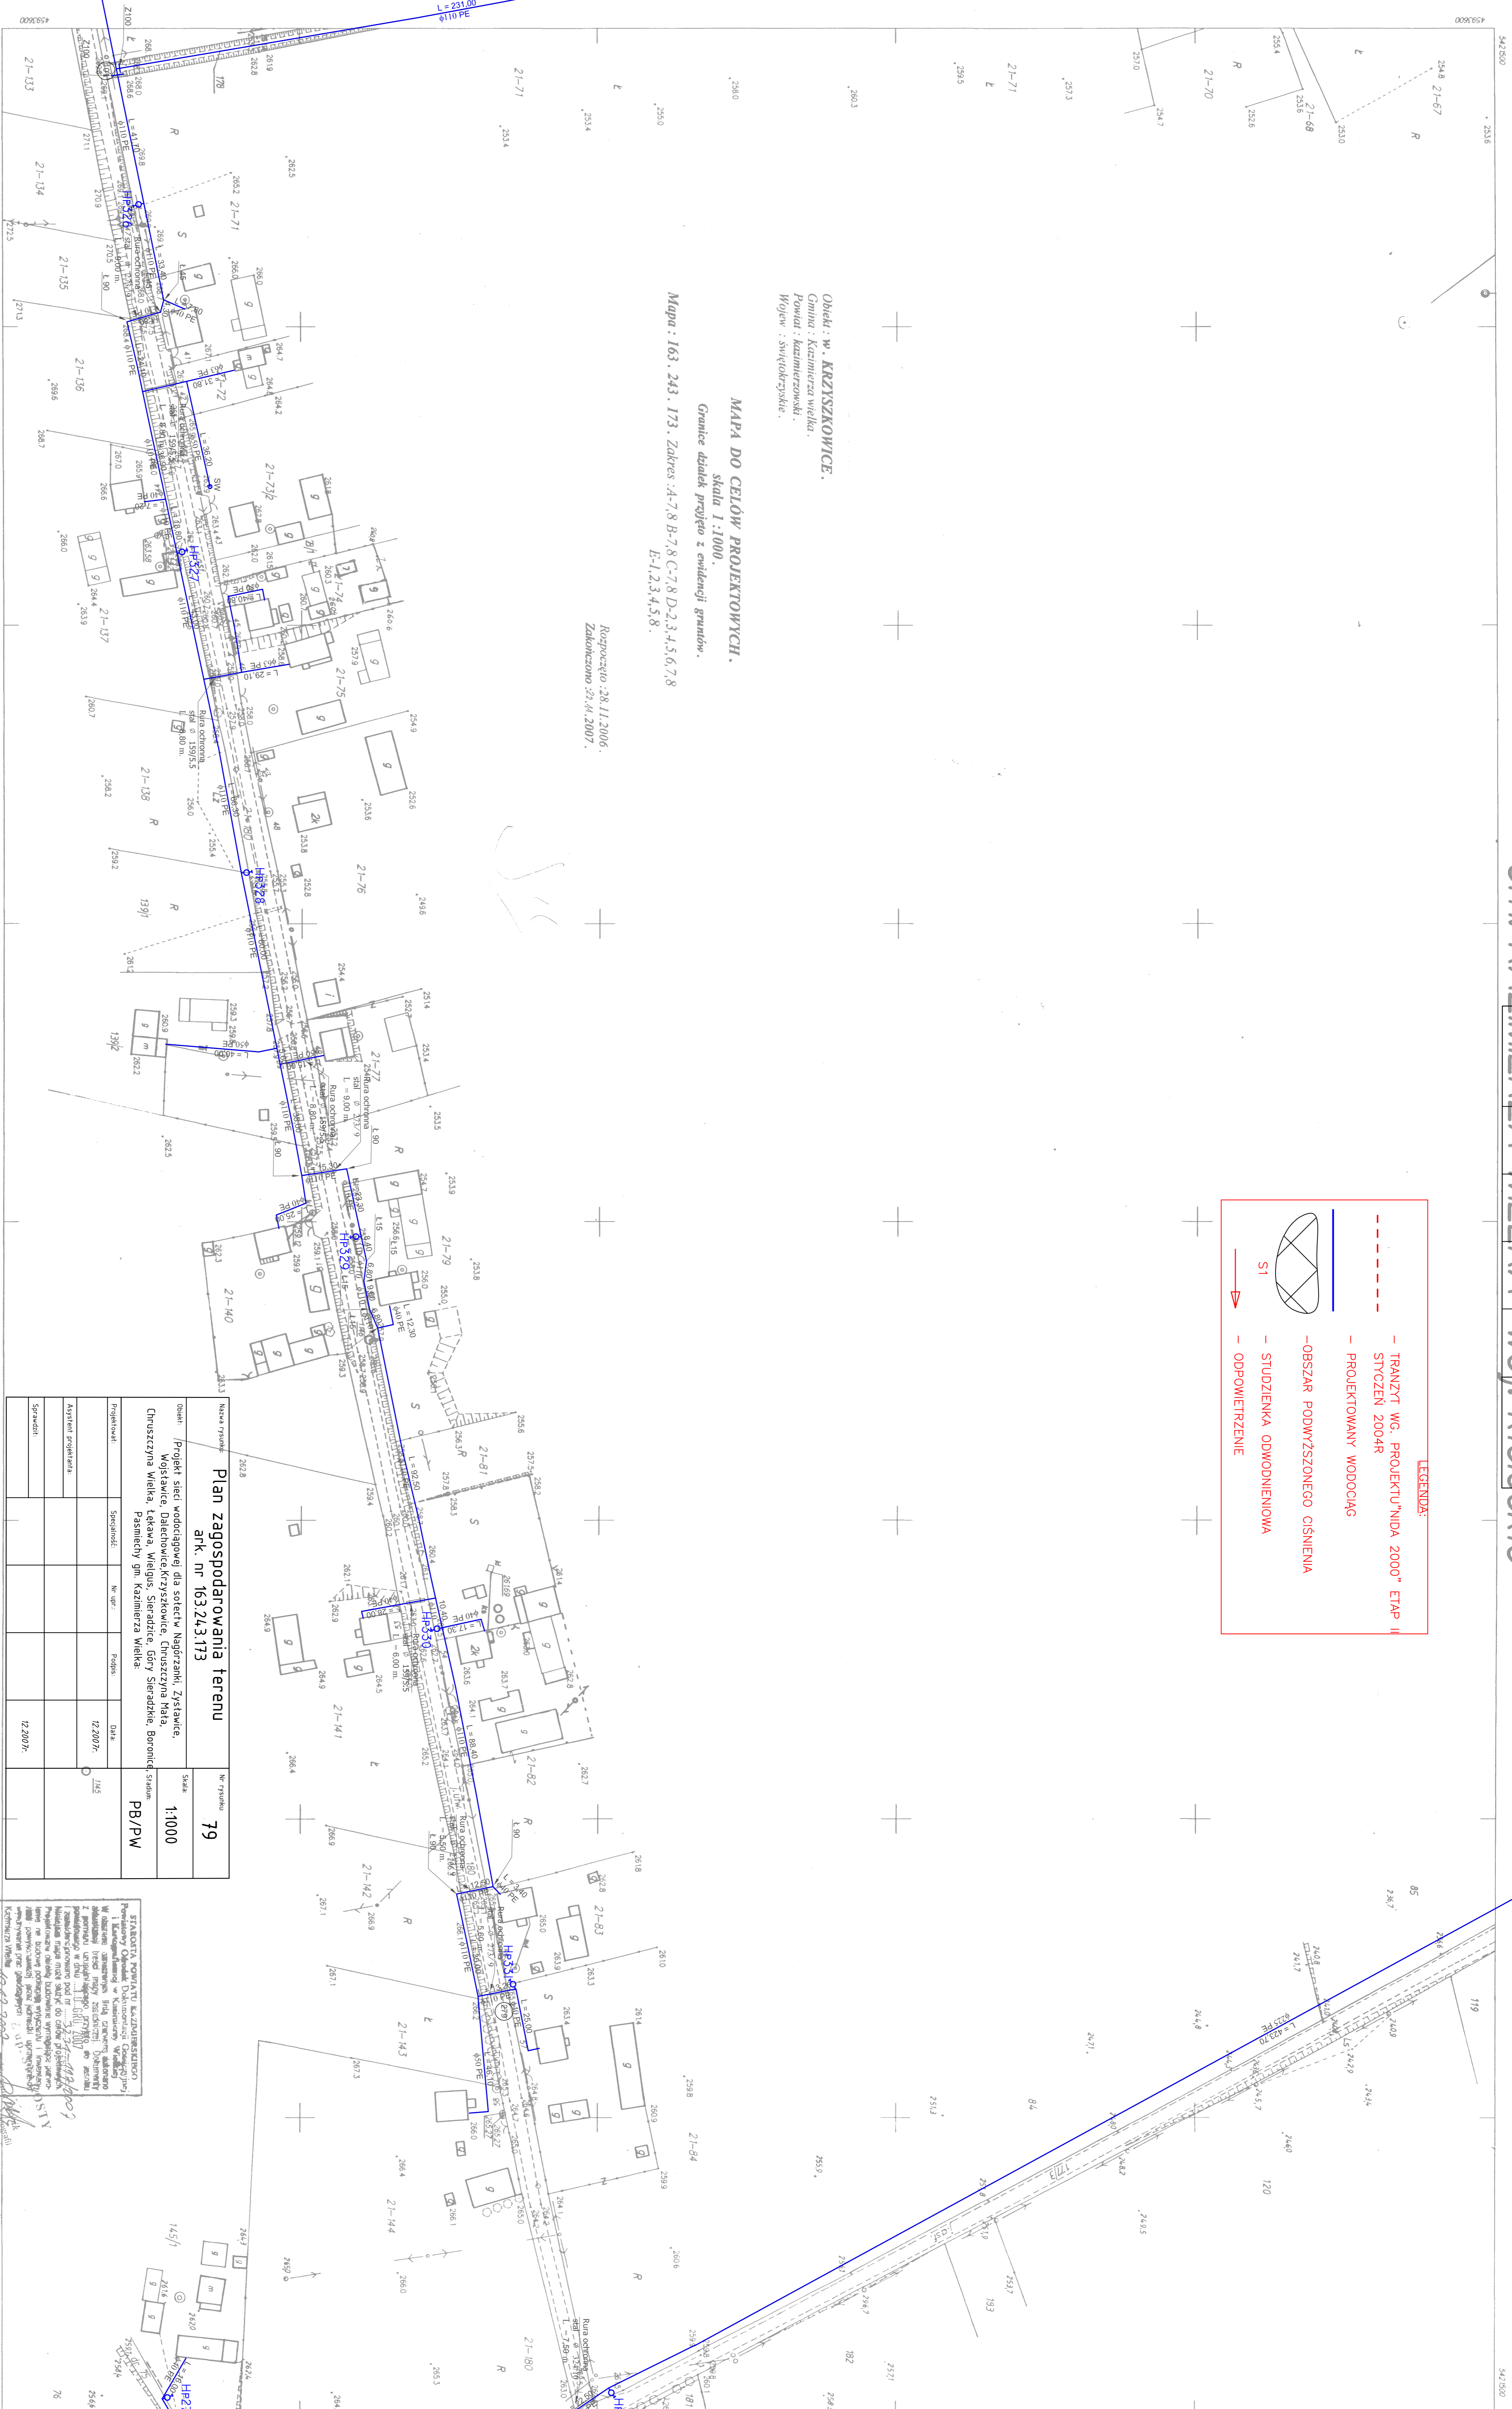

Plan zagospodarowania terenu

atk. nr 163.243.173

Nazwa rysunku	Nr rysunku
79	79
Objekt	Skala
Projekt sieci wodociągowej dla sołectw Nagrzani, Zysławice, Wojsławice, Dalechowice, Krzyśkowice, Chruszczyna Mała, Chruszczyna Wielka, Łętowa, Wielgus, Siemadze, Góry Siemadze, Bononice, Pasemiedy gm. Kazimierza Wielka.	1:1000
Projektant	Data
Siergiej Szewc	12.2007
Asystent projektanta	
Szymon	
Sprawił	12.2007


STANOWIŁA PODSTAWĘ KAZIMIERZANIN
 Powiatowy Ośrodek Dokumentacji Geodezyjnej
 i Katastru w Kazimierzu Wielkim
 ul. Wolności 10, 25-100 Kazimierz Wielki
 NIP 655-10-08-680
 Wzrost 1000

163.243.173
 1:1000

MAPA DO CELÓW PROJEKTOWYCH

Złożono w 0908 r. przez:
 J.A.W. POLMAR spółka cywilna
 Busko-Zdrój
 USŁUGI GEODEZYJNE
 J.A.W. POLMAR, s.c.
 ul. Kopernika 2, 25-100 Busko-Zdrój
 NIP 655-10-08-680
 REGON 230178829

GEODETA UPRAWNIENY
 mgr inż. Szymon
 Ośrodek Dokumentacji Geodezyjnej i Katastru
 ul. Wolności 10, 25-100 Busko-Zdrój
 NIP 655-10-08-680

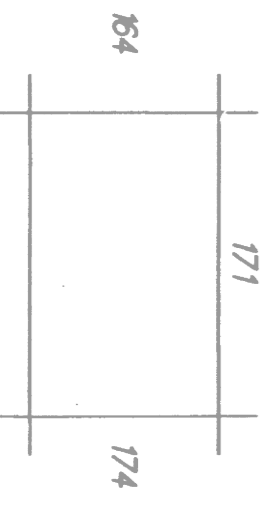

A. Gm. Kazimierza Wielka
 1 wś. Krzyśkowice

24 XII 1998

24 XII 1998