

# Gm. KAZIMIERZA WIELKA woj. świętokrzyskie

Projektant:	Skrajność:	Nr. upr.:	Podpis:	Data:
Asystent projektanta:				12.2007r.
Specjalista:				22.2007r.

**LEGENDA:**

- TRANZYT WŁ. PROJEKTU "NDA 2000" ETAP II STYCZEN 2004R
- PROJEKTOWANY WODOCIĄG
- OBSZAR PODWYŻSZONEGO CIŚNIENIA
- STUDZIENKA ODPODNIENIOWA
- ODPOWIEDZIENIE

**KAZIMIERZA POTWIERDZAJĄCA DOKONANIE UZGODNIENIA USTAWIENIA**  
**PROJEKTOWANEGO SYSTEMU WODOCIECIENIA**  
**STRATEGICZNO POWIATOWE**  
 Zespół Techniczny Dokumentacji Projektowej  
 ul. Kępczyskiej 12

Na podstawie art. 28 ust. 1 i art. 29 § 1 pkt 1 i 2 ustawy z dnia 27 sierpnia 1997r. - Prawo o dostępie do informacji publicznej (Dz.U. z 2002r. Nr 142, poz. 1261 i Nr 150, poz. 1288) udzieleniu upoważnienia projektantów przedstawić opinię na temat projektu.

Kat. I, EML, K


Wyczerpująco opisanym jest przedmiotowy projekt. Wskazano na jego zgodność z obowiązującymi przepisami prawa. Wskazano na jego zgodność z obowiązującymi przepisami prawa. Wskazano na jego zgodność z obowiązującymi przepisami prawa.

Zespół Techniczny Dokumentacji Projektowej  
 w Kazimierza Wielkiej  
 mgr inż. Andrzej Kępczyński

**STANOWISKO POWIATU KAZIMIERZANOWSKIEGO**  
 Powiatowy Ośrodek Dokumentacji Geodezyjnej  
 w Kazimierza Wielkiej  
 ul. Kępczyskiej 12  
 26-600 Kazimierza Wielka

Opinię wyraża się na podstawie projektu, który jest zgodny z obowiązującymi przepisami prawa. Projektant jest odpowiedzialny za jego zgodność z obowiązującymi przepisami prawa.

10.12.2007r.

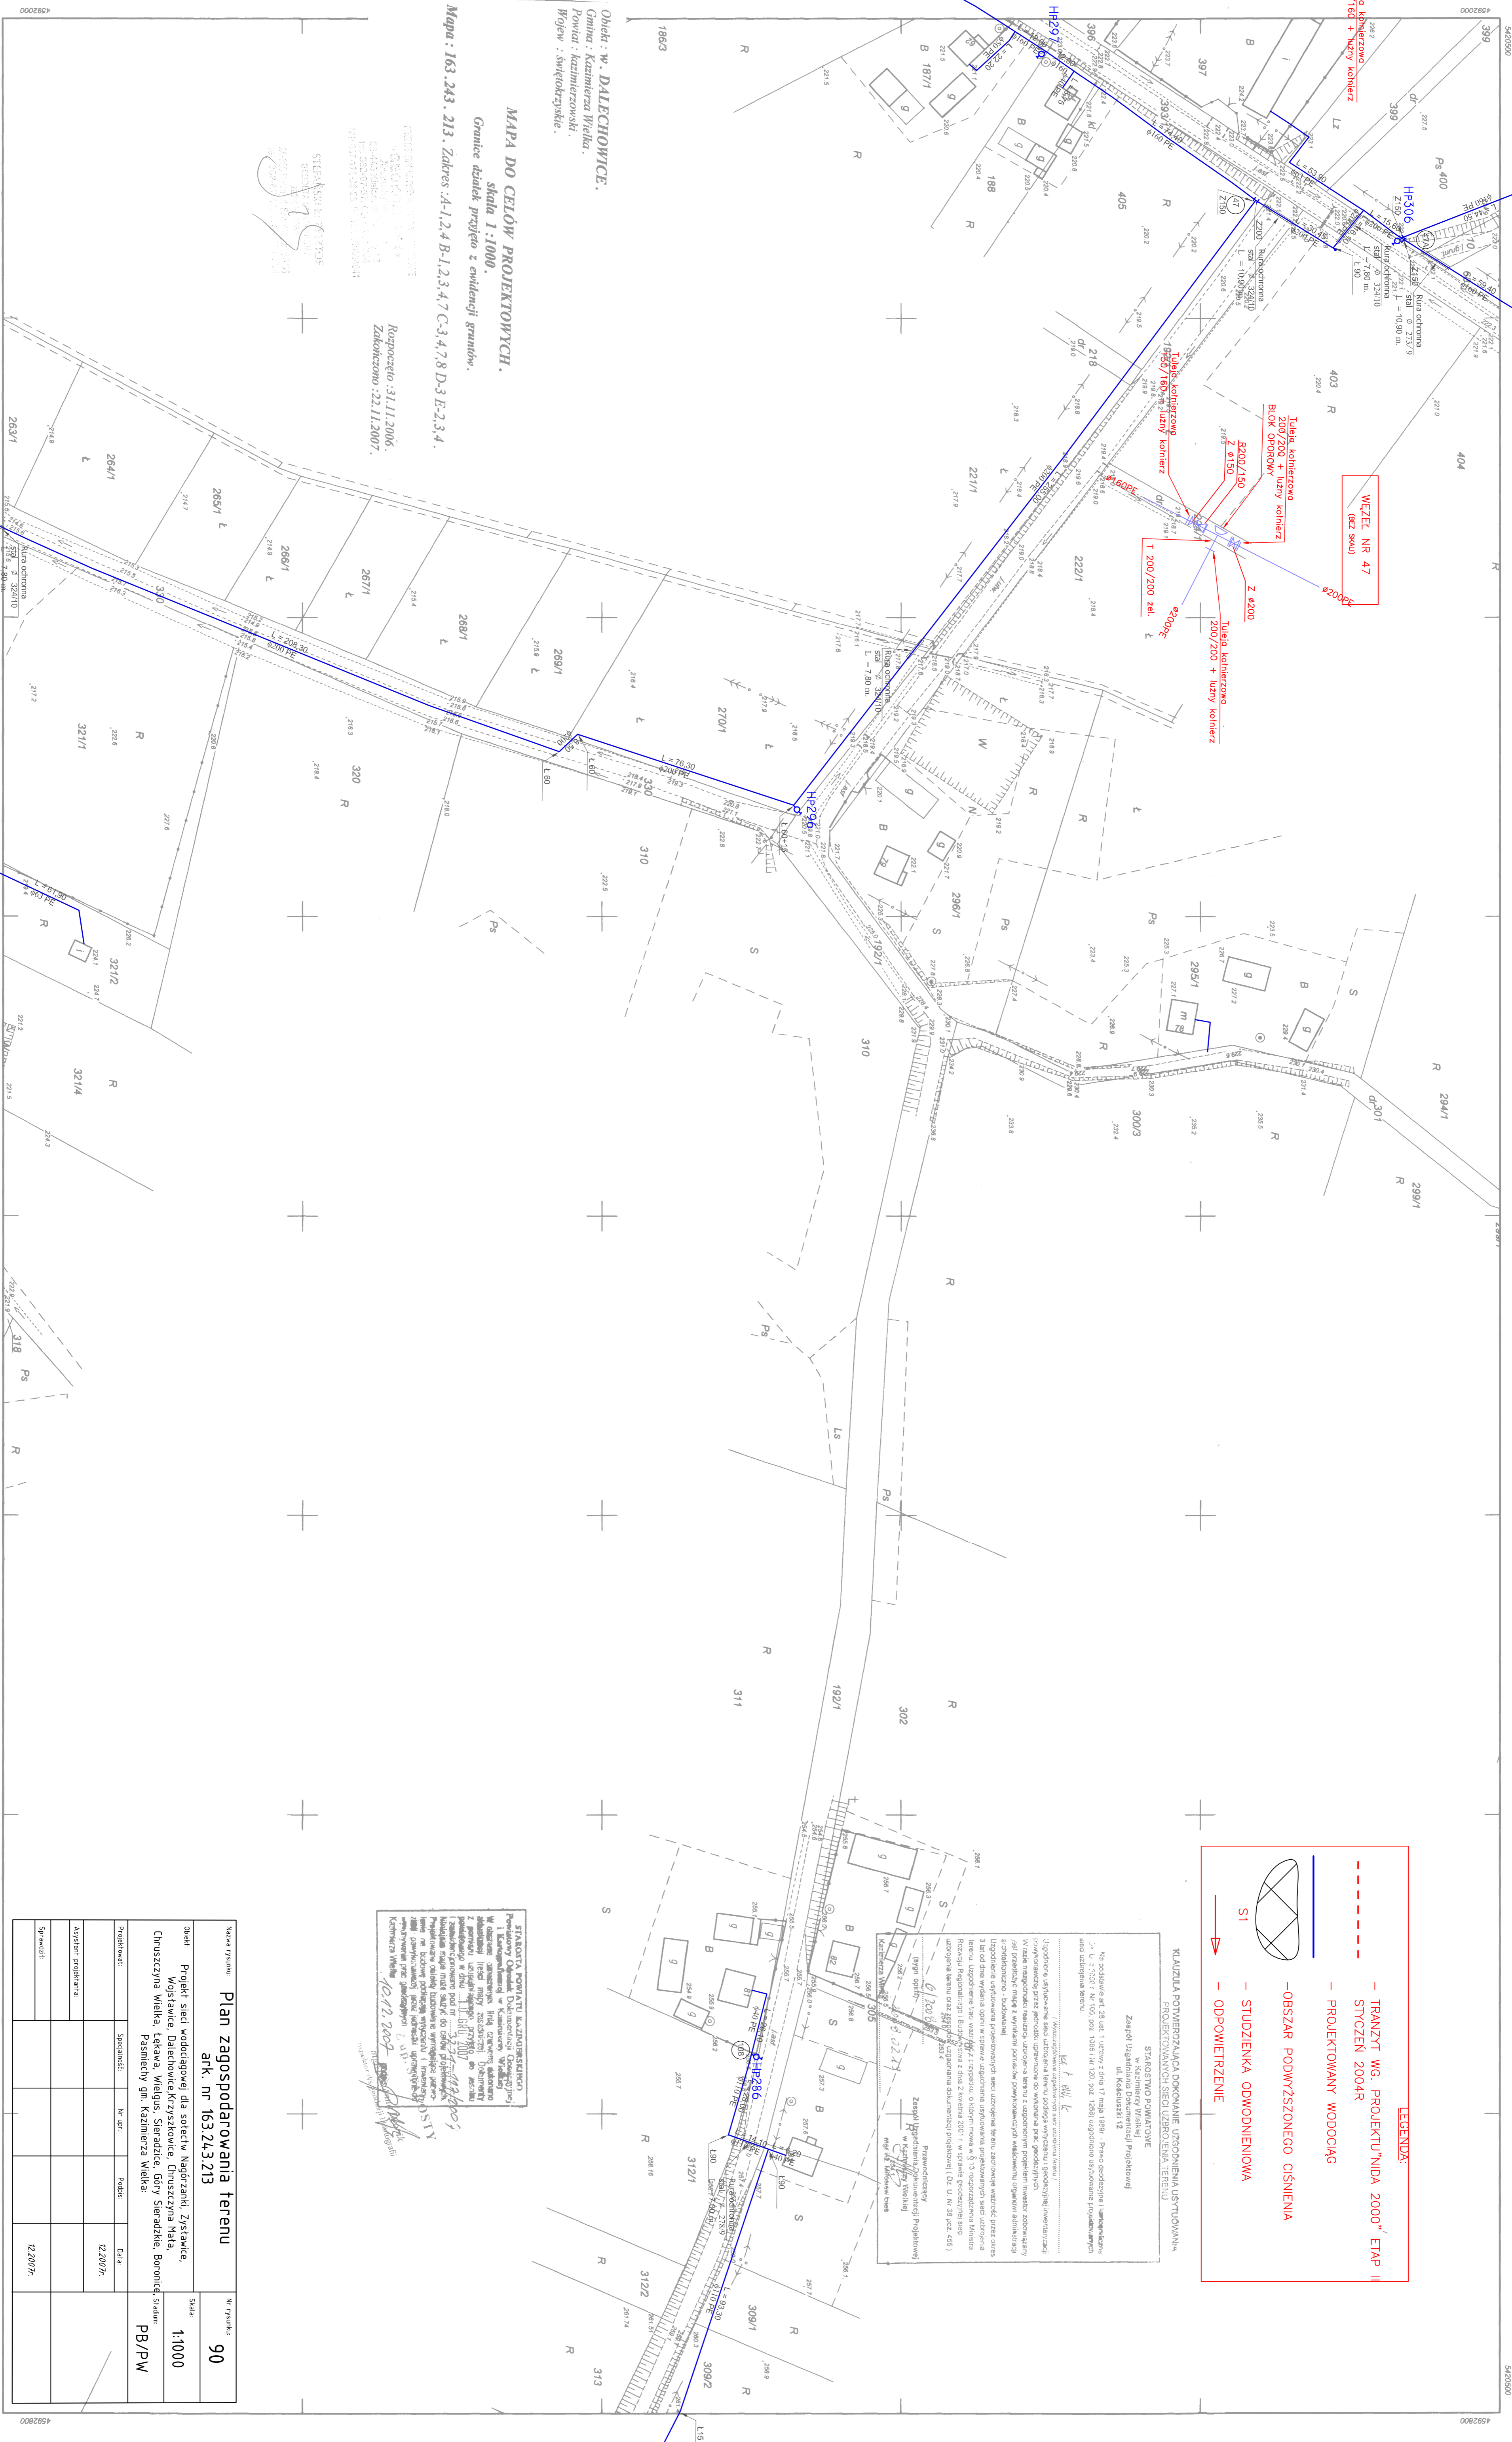

Obiekt: W. DALECHOWICE.  
 Gmina: Kazimierza Wielka.  
 Powiat: Kazimierzowski.  
 Wojew.: Świętokrzyskie.

## MAPA DO CELÓW PROJEKTOWYCH.

skala 1:1000.

Mapa: 163.243.213. Zakres: A-1,2,4 B-1,2,3,4,7 C-3,4,7,8 D-3 E-2,3,4.

Rozpoczęto: 31.11.2006.  
 Zakończono: 22.11.2007.

STANOWISKO POWIATU KAZIMIERZANOWSKIEGO  
 Powiatowy Ośrodek Dokumentacji Geodezyjnej  
 w Kazimierza Wielkiej  
 ul. Kępczyskiej 12  
 26-600 Kazimierza Wielka

# 163.243.213

## MAPA SYTUACYJNO-WYSOKOŚCIOWA

PRZEDSIĘBIORSTWO USŁUGOWO-HANDLOWE  
 GEOKOMPLEX sp. z o.o. z siedzibą w Warszawie

A. Gm. KAZIMIERZA WIELKA  
 1. wieś Dalechowice

<b>Plan zagospodarowania terenu</b>				Nr rysunku:	90
ark. nr 163.243.213					
Obiekt:	Projekt sieci wodociągowej dla osiedli: Nadgrazki, Zysławice, Wojsławice, Dalechowice-Krzyżkowice, Chruszczyna Mała, Chruszczyna Wielka, Łęka, Wielgosz, Siemadźle, Góry Siemadźle, Bronice, systemy Pamięty gm. Kazimierza Wielka.			Skala:	1:1000
Projektant:	Specjalista:	Nr. upr.:	Podpis:	Data:	PB/PW
Asystent projektanta:				12.2007r.	
Specjalista:				22.2007r.	