


Projektant:	Skrajność:	Nr. ust.:	Wzrost:	Data:
				12.2007r.
Analizant projektu:				
Sprawdził:				12.2007r.

Gm. KAZIMIERZA WIELKA woj. świętokrzyskie

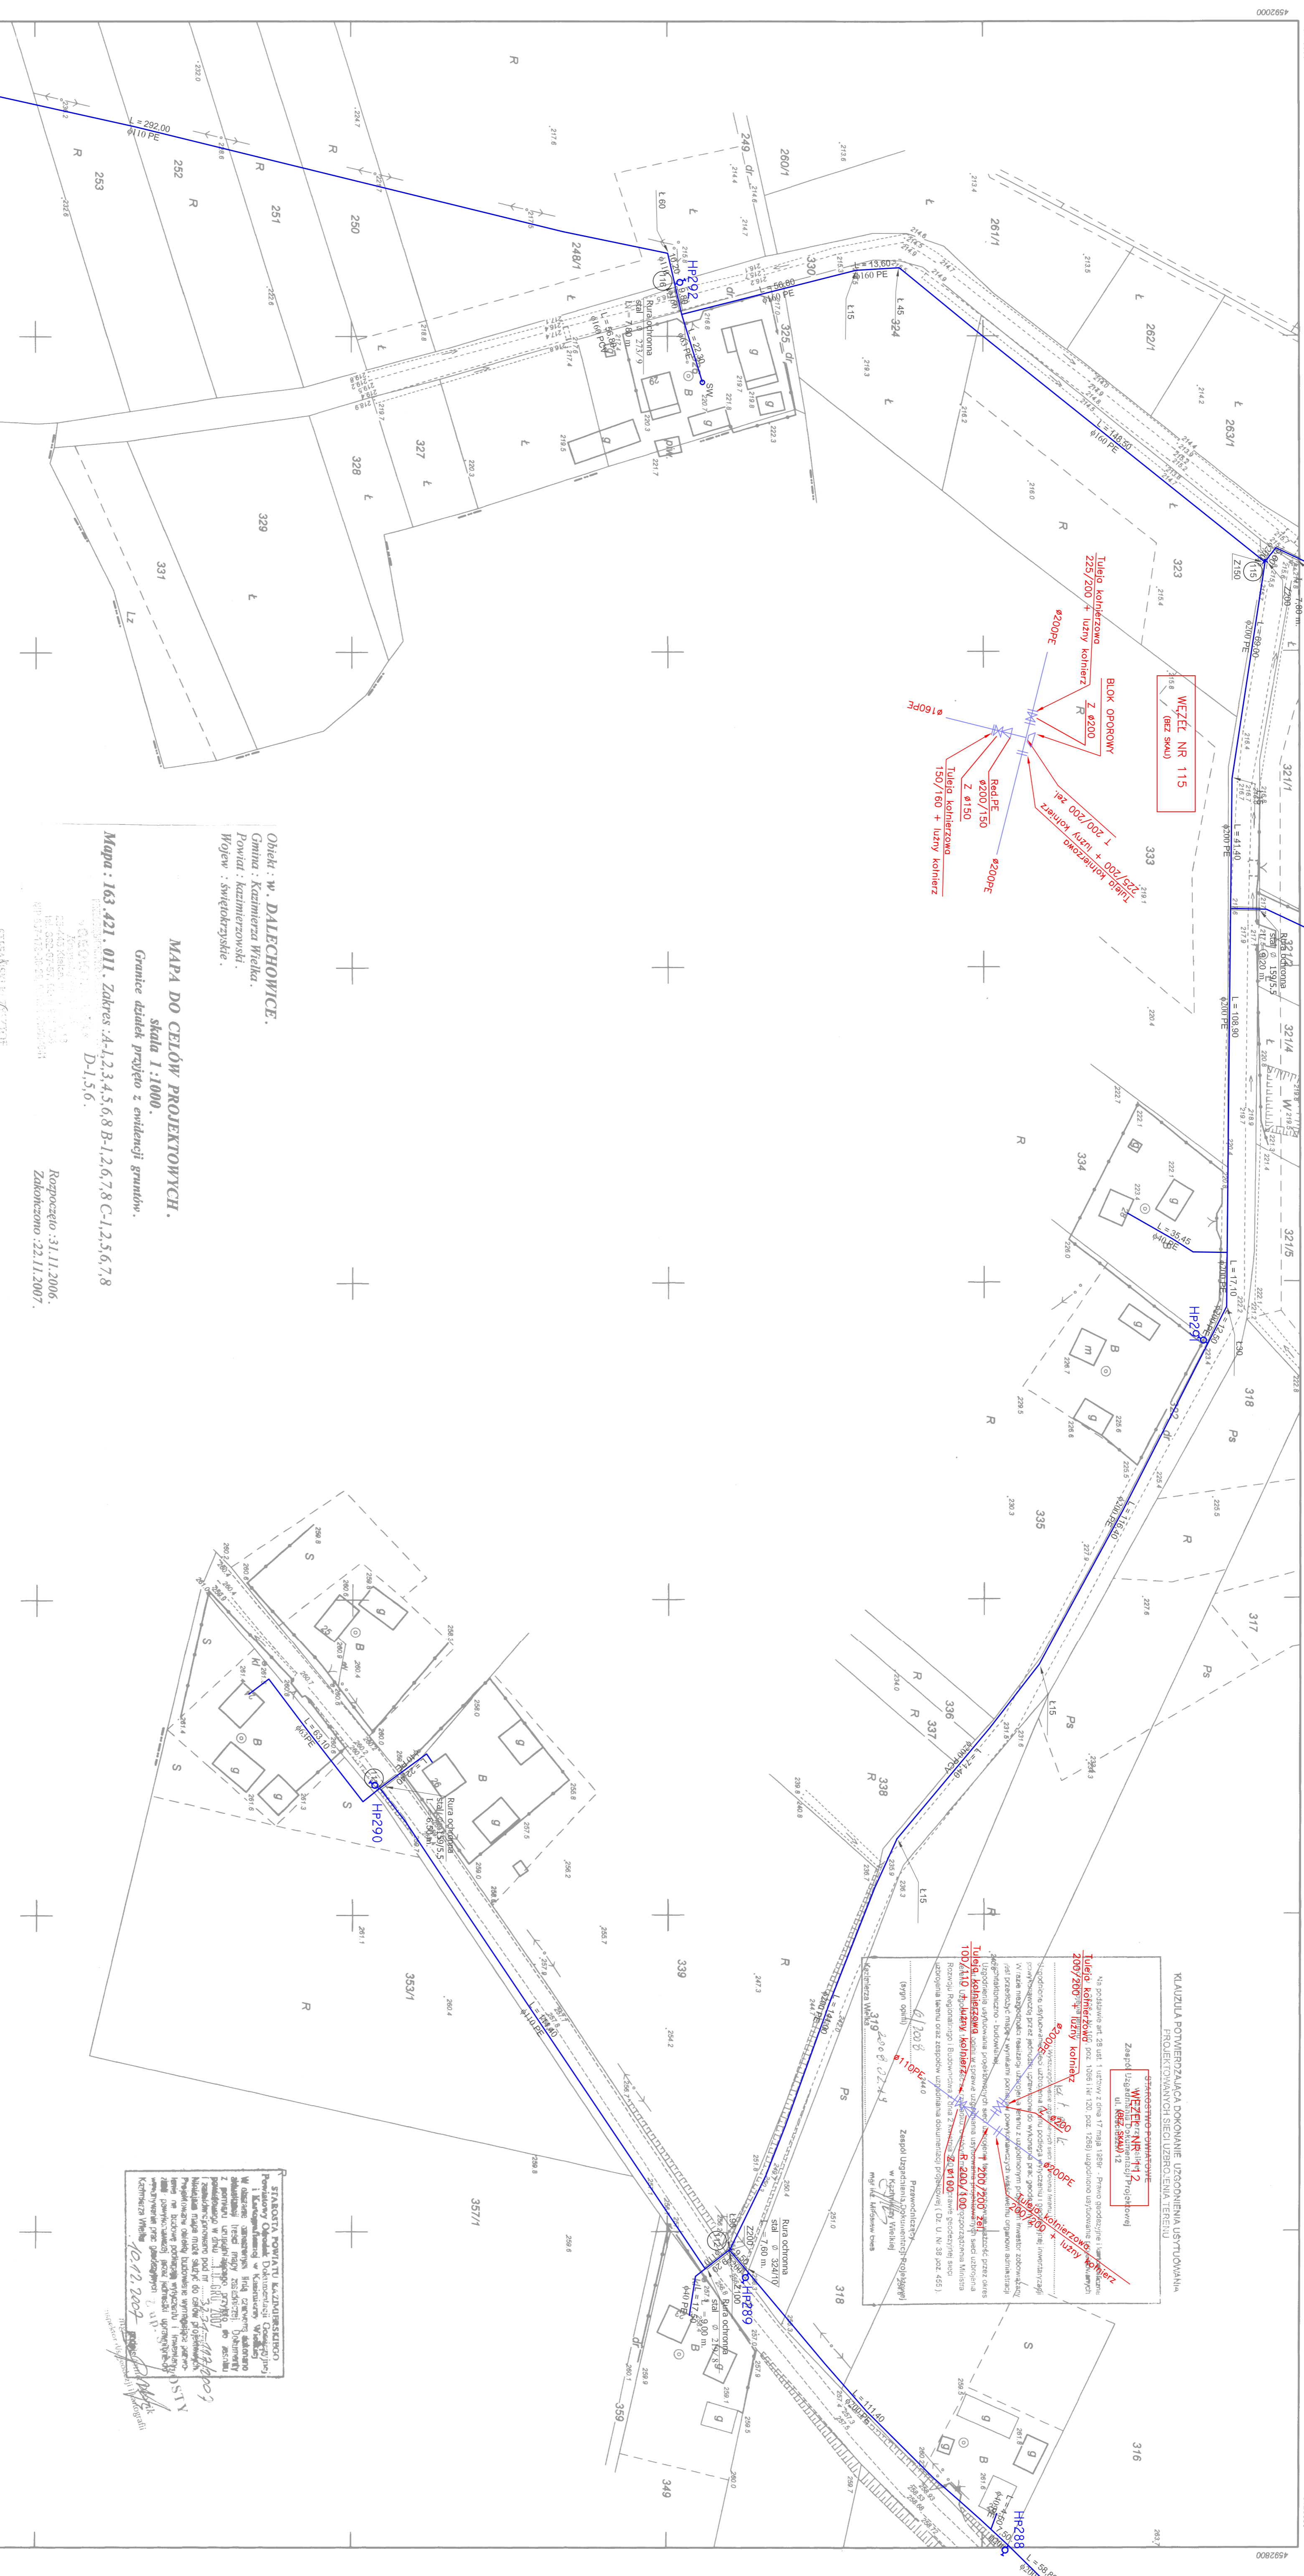

LEGENDA:

- TRANZYT WG. PROJEKTU "IDA 2000" ETAP II STYCZEŃ 2004R
- PROJEKTOWANY WODOCIĄG
- OBSZAR PODWYŻSZONEGO CIŚNIENIA
- STUZIENKA ODWODNIENIOWA
- ODPOWIETRZENIE

Obiekt - w. DALECHOWICE.
 Gmina - Kazimierza Wielka.
 Powiat - Kazimierski.
 Wojew. - Świętokrzyskie.

MAPA DO CELOW PROJEKTOWYCH.
 skala 1:1000.
 Granice działek przyjęto z oznaczeń granic.

Mapa : 163.421.011. Zakres : A-1,2,3,4,5,6,8-B-1,2,6,7,8-C-1,2,5,6,7,8-D-1,5,6.

163.421.011

MAPA SYTUACYJNO-WYSOKOŚCIOWA

PRZEDSIĘBIORSTWO USŁUGO-HANDLOWE „GEOKOMPLEX”, Krzysztof Stefanski z siedzibą w: KIELCACH

1:1000

243,213

412,052

012

A: Gm. KAZIMIERZA WIELKA
 1. wieś Dalechówka

421,013

Nazwa rysunku	Nr rysunku
Plan zagospodarowania terenu ark. nr 163.421.011	97

Określenie	Wykonawca	Skala
Objekt: Projekt sieci wodociągowej dla osiedli: Nazórzanki, Zakładnik, Wólka, Dębnice, Dębowa, Miedga, Szeradzi, Góry Szeradzkie, Boroniec, Starec, Chruszczyna Wielka, Piłsudskiego, Gm. Kazimierza Wielka	P.B./P.W.	1:1000

Projektant	Sprawił	Nr. ust.	Data
			12.2007r.
Analizant projektu:			
Sprawił:			12.2007r.