


Obiekt : w. KRZYSZKOWICE, WOJSLAWICE.
 Gmina : Kazimierza Wielka.
 Powiat : kazimierzowski.
 Wojew : świętokrzyskie.

MAPA DO CELÓW PROJEKTOWYCH.
 Skala 1:1000.
 Granice działek przyjęto z ewidencji gruntów.
 Mapa : 163.243.174. Zakres : C-I-D-1.4.5 E-1.2.3.4.5.

Rozporządzenie z dnia 28.11.2006.
 Zakonczono 22.11.2007.

STEFAN SZYBIAK
 GEODETA
 ul. Kopernika 2, tel. (0-498) 46-38
 28-100 Busko-Zdrój
 NIP 655-10-06-880

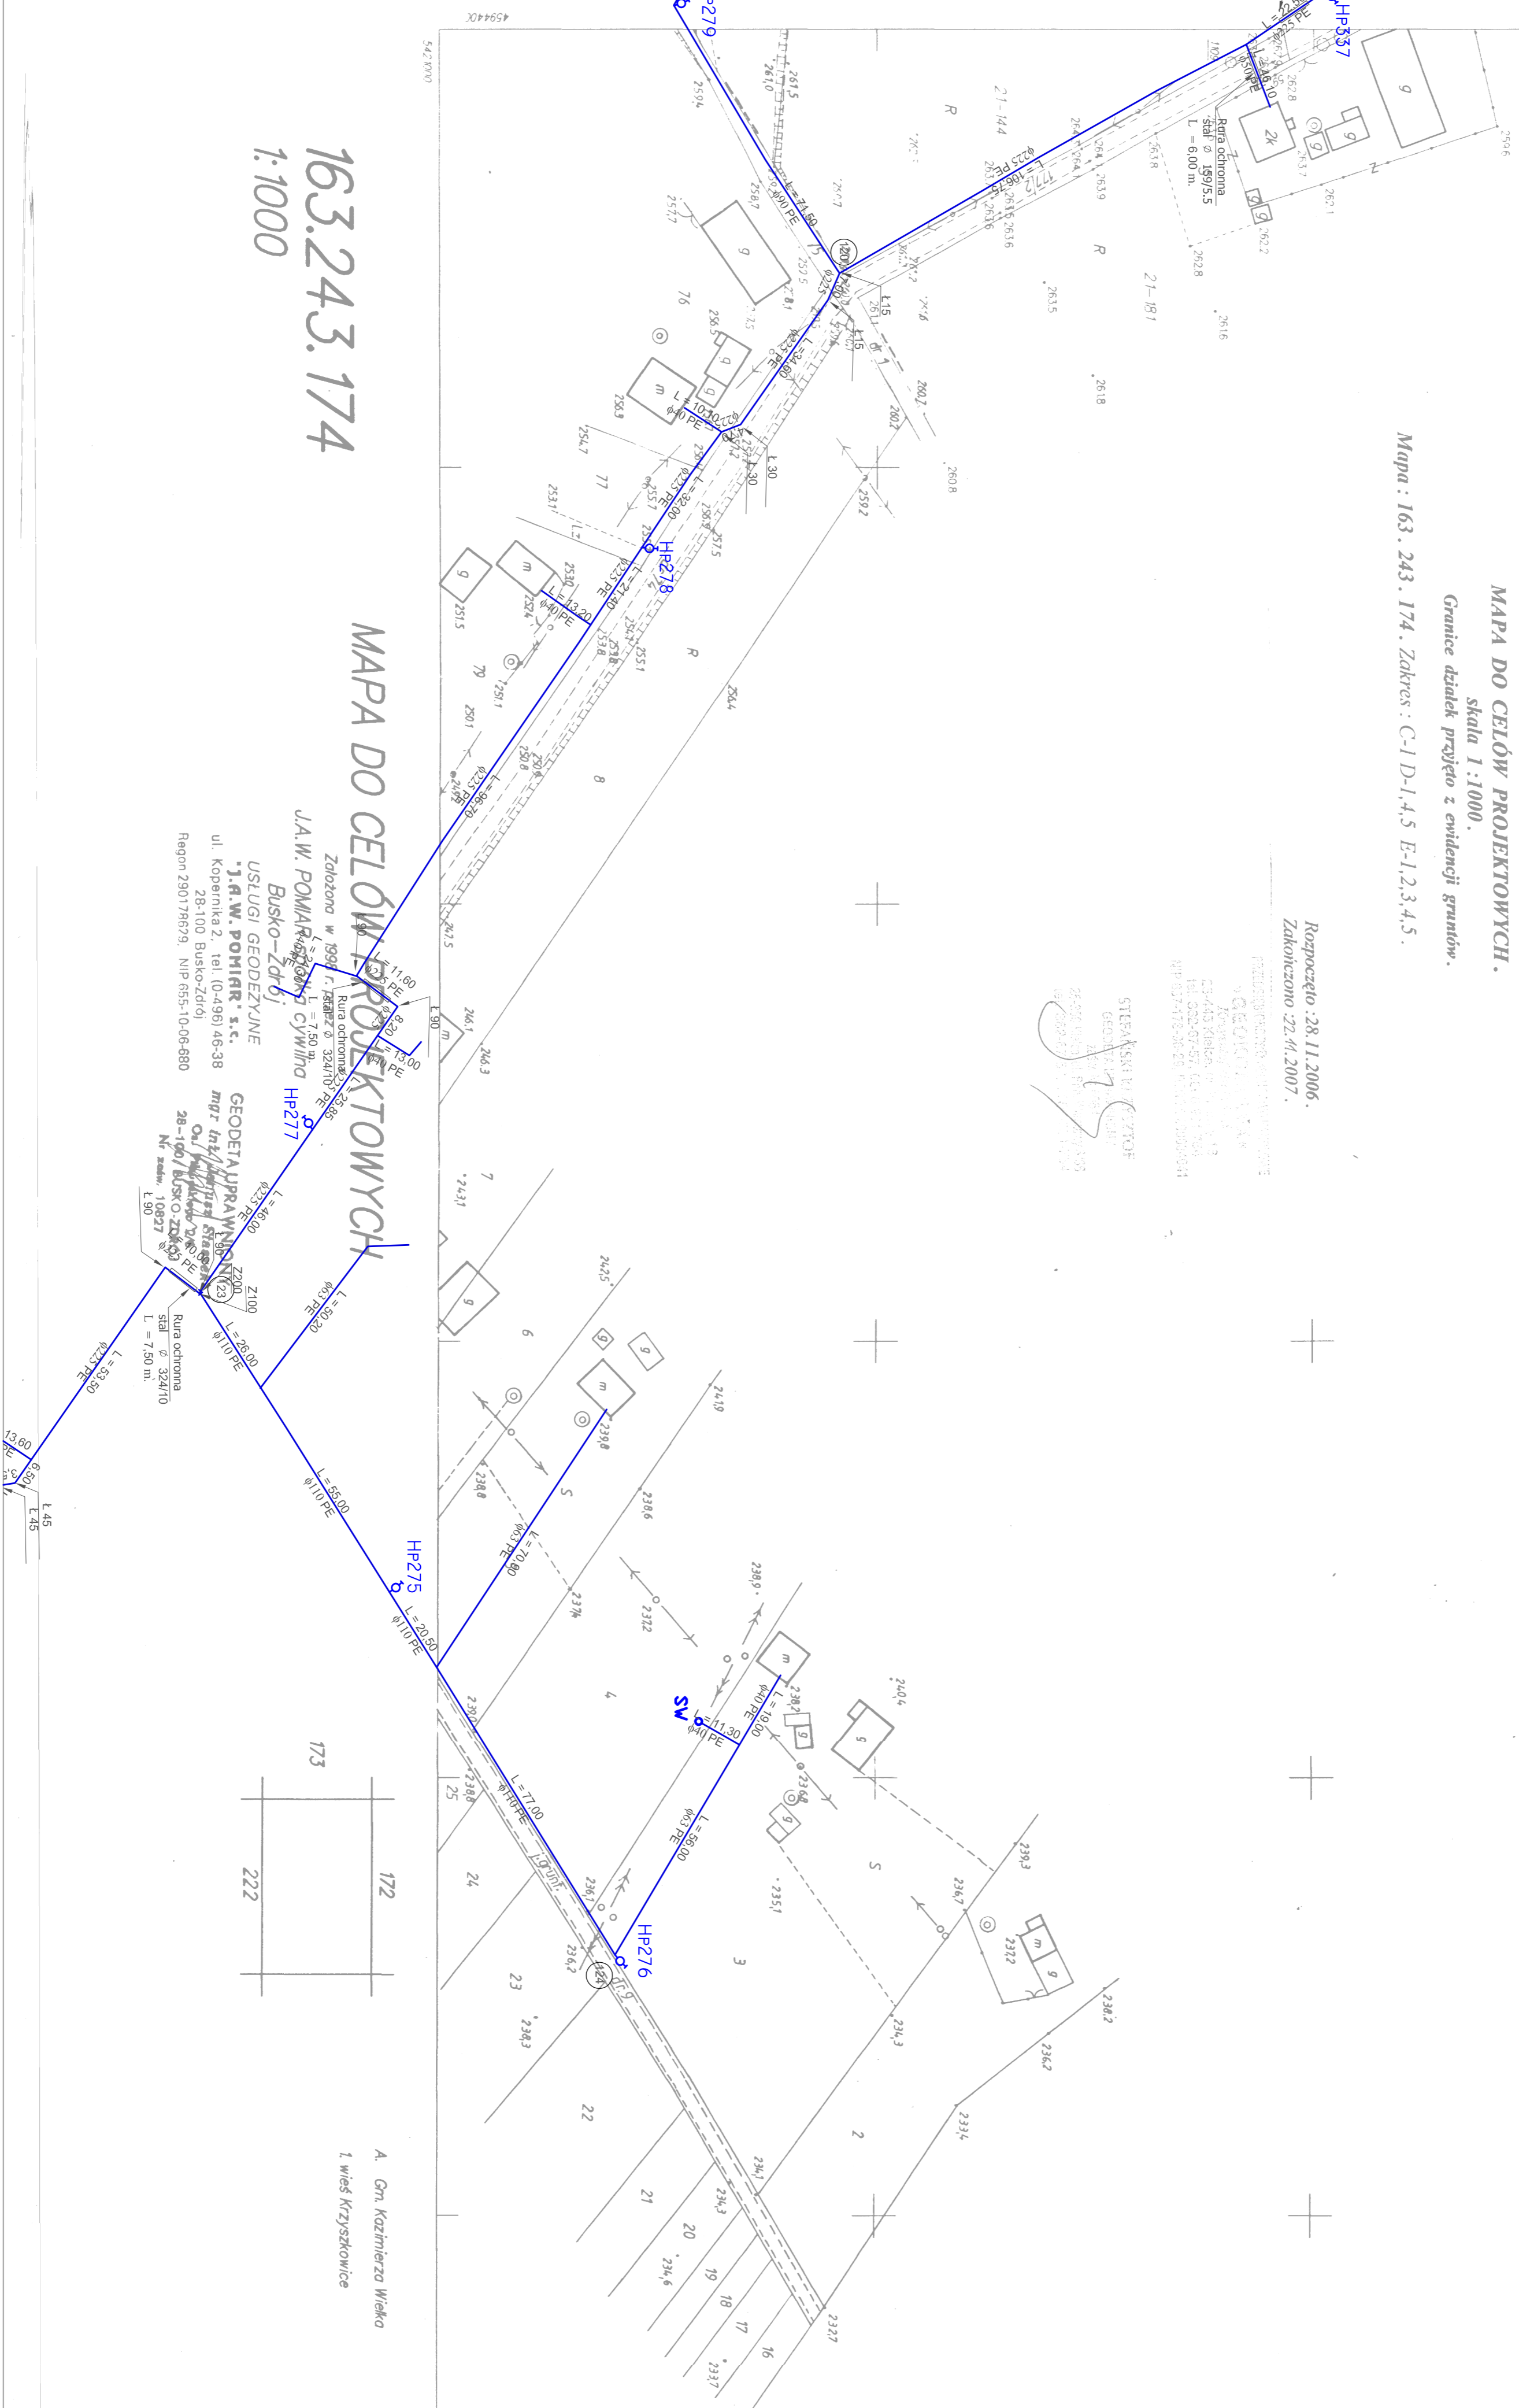

163.243.174
 1:1000

MAPA DO CELÓW PROJEKTOWYCH

J.A.W. POMIAR
 Zakończono w 1998 r. (data odnotowania)
 L = 750 m
 BUSKO-ZDRÓJ
 USŁUGI GEODEZYJNE
 J.A.W. POMIAR s.c.
 ul. Kopernika 2, tel. (0-498) 46-38
 28-100 Busko-Zdrój
 Regon 280178679, NIP 655-10-06-880

GEODETA
 ul. Kopernika 2, tel. (0-498) 46-38
 28-100 Busko-Zdrój
 NIP 655-10-06-880

A. Gm. Kazimierza Wielka
 I wś. Krzyszkowice
 172
 173
 222

Nazwa projektu:	Plan zagospodarowania terenu			Nr projektu:	80
Obiekt:	Projekt sieci wodoprowadzącej dla osiedli: Narzązki, Zysławice, Wojstanie, Dąbrowice, Krzyszkowice, Chruszczyna Pała, Chruszczyna Wielka, Łękawa, Wielgus, Sieradzkie, Góry Sieradzkie, Boronid, Siedle, Paśmichy gm. Kazimierza Wielka			Skala:	1:1000
Projektant:	Schemat:	Nr. uch.:	Podpis:	Data:	12.2007r.
Asystent projektanta:					
Sprawdził:					12.2007r.

STANOWIŁY PODZIAŁU I UZASADNIENIEM
 Projektant: Stefan Szybiak
 Data: 12.12.2007
 Podpis: [Signature]

LEGENDA:

- TRANZYT WG. PROJEKTU "WDA 2000" ETAP II STYCZEŃ 2004R
- PROJEKTOWANY WODOCIĄG
- OBSZAR PODWYZSZONEGO CIŚNIENIA
- STUDZIENKA ODWODNIENIOWA
- ODPOWIETRZENIE