


PIĘTRO	Opis	Objętość (m³)	Waga (m²)
1p-31	SCHODY-2	13,4	m2
1p-32	KOMUNIKACJA-3	25,5	m2
1p-33	MAG. KL. 4	19,6	m2
1p-34	KLASA 4	58,6	m2
1p-35	KLASA 5	58,6	m2
1p-36	KLASA 6	58,6	m2
1p-37	SCHODY-1	38,1	m2
1p-38	POKÓJ NAUCZ.	40,6	m2
1p-39	KLASA 7	62,6	m2
1p-40	MAG. KL. 7	7,2	m2
1p-41	MAG. KL. 8	7,2	m2
1p-42	KLASA 8	62,5	m2
1p-43	HOL	171,0	m2
1p-44	KOMUNIKACJA-4	67,9	m2
1p-45	WINDA	4,1	m2
1p-46	WC NP	5,5	m2
1p-47	POM. GOSP.	4,5	m2
1p-48	SANITARIATY DZ.	14,1	m2
1p-49	KOM. 5	5,1	m2
1p-50	POM.SOC.	8,8	m2
1p-51	WC D.	3,7	m2
1p-52	KOM. 6	5,1	m2
1p-53	WC DZ.	5,2	m2
1p-54	WC N.	3,8	m2
1p-55	SANITARIATY CH.	12,2	m2
1p-56	MAG. 1	3,4	m2
1p-57	MAG. 2	4,2	m2
1p-58	WIDOWNIA	71,1	m2
RAZEM		792,2	m2

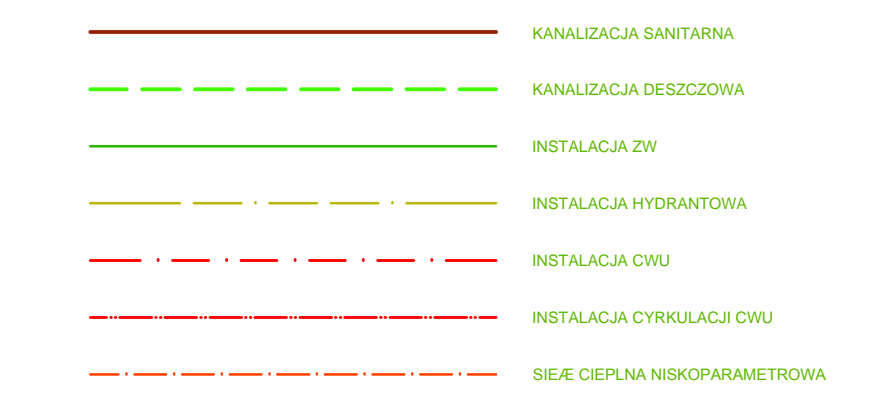

PODZAS PRAC BUDOWLANYCH SKONTROLOWAĆ WYMIARY NA BUDOWIE.

SCHEMAT		ZMIANY I UZUPEŁNIENIA		
		1	BRANŻA: ARCHITEKTURA	PROJEKTANT
		2	BRANŻA: ARCHITEKTURA	PROJEKTANT
		3	BRANŻA: ARCHITEKTURA	PROJEKTANT
		4	BRANŻA: ARCHITEKTURA	PROJEKTANT
		5	BRANŻA: ARCHITEKTURA	PROJEKTANT
		6	BRANŻA: ARCHITEKTURA	PROJEKTANT
		7	BRANŻA: ARCHITEKTURA	PROJEKTANT
		8	BRANŻA: ARCHITEKTURA	PROJEKTANT
		9	BRANŻA: ARCHITEKTURA	PROJEKTANT
		10	BRANŻA: ARCHITEKTURA	PROJEKTANT

PROJEKT BUDOWLANY

Biuro: ul. Wsińkowa 12, 62-081 Przeźmierowo tel./fax (+61) 814 21 31 e-mail: mwa.sp.zoo@gmail.com			
Branża	Architektura	Stadium dokumentacji	Projekt Budowlany
Investor	URZĄD GMINY W KĄZMIERZU - 64-530 Kązmierz, ul. Szamotulska 20		
Nazwa inwestycji/adres	Budynek sali gimnastycznej z częścią dydaktyczną, ul. Szamotulska 25-27, 64-530 Kązmierz		
Projektował	mgr inż. Andrzej Strzyż	171/PW/91	EGZ.
Sprawdzający	mgr inż. Ryszard Berwald	WKP/0356/PW/05/13	
Tręść rysunku	Instalacje wod. kan. i wentylacji mechanicznej - rzut I piętra		
Data rozpoczęcia projektu	2015	Data	01.2016 Skala 1:100
Numer projektu	235/15	Numer rysunku	IS04

UWAGA! PROJEKT INSTALACJI ROZPATRYWAĆ ŁĄCZNIE Z PROJ. ARCHITEKTURY I BRANŻOWYMI!
 (Wszelkie prawa zastrzeżone. Powołanie lub wykorzystywanie niezgodne z przeznaczeniem bez zgody właściciela i projektanta dokumentacji zabronione.)