

# SZKOŁA PODSTAWOWA KAŹMIERZ

## LEGENDA

- INSTALACJA ZW
- INSTALACJA HYDRANTOWA
- INSTALACJA CWU
- - - INSTALACJA CYRKULACJI CWU
- - - SEĆ CIEPŁA NISKOPARAMETROWA

 
## UWAGA!

PODZAS PRAC BUDOWLANYCH SKONTROLOWAĆ WYMIARY NA BUDOWIE.


**SCHEMAT**

Lp	Data	Zmiana	Przebieg
1			
2			
3			
4			
5			
6			
7			
8			
9			
10			
11			
12			
13			
14			
15			
16			

**Projekt Wykonawczy**



SCHEMAT ROZDZIAJU INSTALACJI WODY NA CELE BYTOWE I PRZECIWPÓZAROWE  
PO WEJŚCIU PRZYŁĄCZA WODY DO BUDYNKU

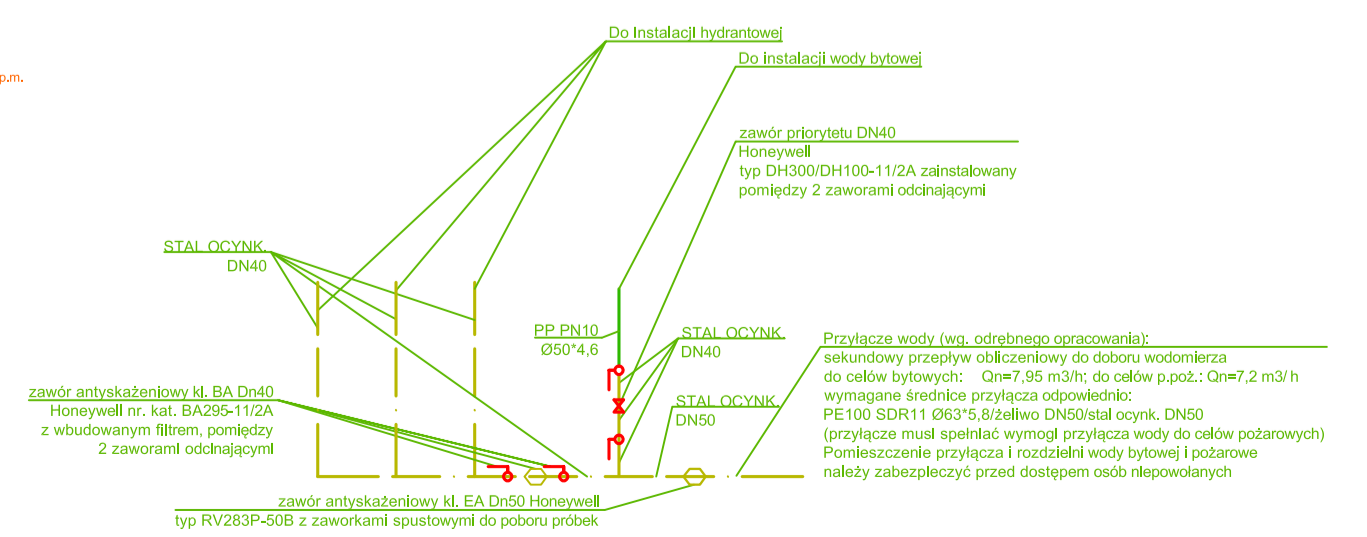

Biurowo: ul. Wiśniewa 12, 62-081 Przeźmierowo	tel./ fax (+48) 814 21 31	e-mail: mwa.sp.zoo@gmail.com
Branża	Instalacje sanitarne	Projekt Wykonawczy
Instalacje sanitarne	Stadium dokumentacji	Projekt Wykonawczy
Investor	URZĄD GMINY W KAŹMIERZU - 64-530 Kaźmierz, ul. Szamotulska 20	<b>EGZ.</b>
Nazwa inwestycji	Budynki i sale gimnastyczne z częścią dydaktyczną, ul. Szkolna 25-27, 64-530 Kaźmierz	
Projektant	mgr inż. Andrzej Strzyż	171P/W01
Sprawdzający	mgr inż. Ryszard Benwald	WKP/0356/PWOS/13
Treść rysunku	Instalacje zw., cwu. i hydrantów p. poz. - rzut parteru	
Data rozpoczęcia projektu	2015	Data 03.2016 Skala 1:100
Numer projektu	235/15	Numer rysunku IS03
UWAGA! PROJEKT INSTALACJI ROZPATRYWAĆ ŁĄCZNIE Z PROJ. ARCHITEKTURY I BRANŻOWYMI		