


**Legenda:**


- proj. kabel nn 0,4 kV
- proj. szafa kablowa SO - oświetleniowa
- proj. słup oświetleniowy z lampą
- proj. rura ochronna
- proj. wg. opracowania ENEA złącze kablowe
- długość trasy kabla / długość kabla
- numer obwodu / numer lampy

**812** - numery działek objęte opracowaniem

**Uwagi:**

1. Lokalizację linii i urządzeń winien wytyczyć uprawniony geodeta.
2. W miejscach zbliżeń do istniejących urządzeń podziemnych prace WYKONYWAĆ RECZNIEM!
3. Prace wykonywać zgodnie z normą N SEP E-001, N SEP E-004, PN-E-05100-1 oraz PN-IEC 60364 z odpowiednimi częściami.
4. Stosować się do uwag i zaleceń zawartych w uzgodnieniach.

 - oprawy przewidziane do pobudowanie w etapie I

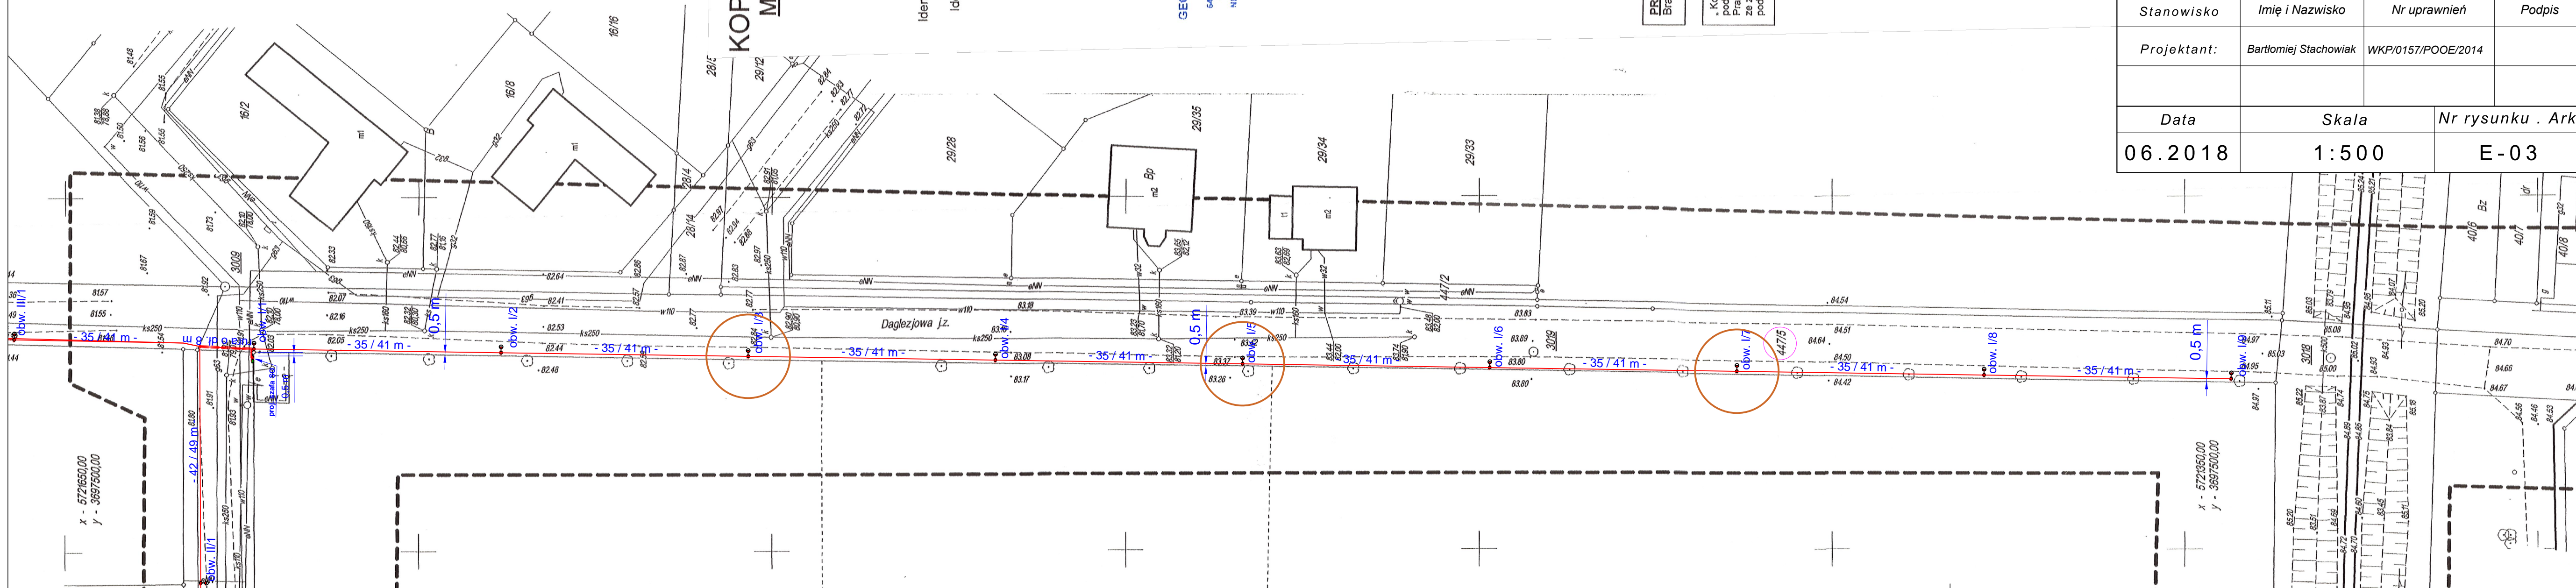

**KOPIA MAPY ZASADNICZEJ**  
**Mapa do celów projektowych**  
 skala 1 : 500

Województwo: wielkopolskie  
 Powiat: szamotulski  
 Nazwa jedn. ewid.: Kaźmierz  
 Identyfikator jedn. ewid.: 302403 2  
 Nazwa obr. ewid.: KAŻMIERZ  
 Identyfikator obr. ewid.: 0906  
 Miejscowość: KAŻMIERZ

**Arkusz 1**

Sekcja: 16-b, 16-d  
 KERG: GK.6640.1.140.2016

Stan aktualny na dzień: 22.02.2016 r.

**USŁUGI**  
**GEODEZYJNO KARTOGRAFICZNE**  
**GRZEGORZ JANKOWIAK**  
 geodeta uprawniony  
 uprawnień: 17.05.1989r.  
 64-500 Szamotuły, ul. Powstańców Włkp.42  
 Tel/Fax: 61.2927092 kom. 604 797 356  
 NIP 787-119-75-06 Regon: 634934644

**GRZEGORZ JANKOWIAK**  
 geodeta uprawniony  
 uprawnień: 17.05.1989r.  
 64-500 Szamotuły, ul. Powstańców Włkp.42  
 Tel/Fax: 61.2927092 kom. 604 797 356  
 NIP 787-119-75-06 Regon: 634934644

**REPRODUKCJA WZBRONIONA**

Układ współrzędnych prostokątnych płaskich	1965
Układ wysokości	Kronsztaed

Wszelkie trwałe obiekty budowlane podlegają wytyczeniu przez jednostki wykonawstwa geodezyjnego (Ustawa z dnia 17.05.1989r. PRAWO GEODEZYJNE I KARTOGRAFICZNE Art.27 ust.2 DZ.U.z 2010 roku Nr. 193 poz.1287

Nie wyklucza się istnienia w terenie innych nie wykazanych na niniejszej mapie urządzeń podziemnych lub o których brak jest informacji w instytucjach brantowych.

**PRAWA, OGRANICZENIA I ROSZCZENIA:**  
 Brak służebności gruntowych

\* Kolorom czerwonym zaznaczono punkty osnowy geodezyjnej, które podlegają ochronie.Zgodnie z art.48 pkt 3 ustawy z dnia 17 maja 1989 r. Prawo geodezyjne i kartograficzne (Dz.U. z 2010 r.,Nr. 193,poz. 1287 ze zm.),kto (...) niszczy, uszkadza i przemieszcza znaki geodezyjne (...) podlega karze grzywny."

Poswiadcza się, że niniejszy dokument został opracowany w wyniku prac geodezyjnych i kartograficznych, których rezultaty zawiera operat techniczny wpisany do ewidencji materiałów państwowego zasobu geodezyjnego i kartograficznego

**STAROSTA POWIATU SZAMOTULSKIEGO**

.....P.3024.2016. ....  
 (Identyfikator ewidencyjny materiału zasobu-operatu technicznego)  
 .....2016.  
 (Data wpisania operatu technicznego do ewidencji materiałów zasobu)  
**ZUP. STAROSTY**  
 Imię, nazwisko, podpis osoby reprezentującej organ  
 Kierownik PODGK

JEDNOSTKA PROJEKTOWA		ZAMAWIAJĄCY	
 <b>MABA PROJEKT</b> ul. Leśna 31 64-530 Kaźmierz tel. +48 725 429 441 e-mail: stachowiak.bartlomiej@gmail.com		 ul. Szamotulska 20 64-530 Kaźmierz tel. +48 61 291 80 65 fax: +48 61 291 83 20 e-mail: gmina@kazmierz.pl www.kazmierz.pl	
Stadium	PROJEKT BUDOWLANO - WYKONAWCZY		
Temat	Projekt budowlano-wykonawczy oświetlenia drogowego rejonu ulic: Daglejzowa, Magnoliowa, Polna, Kalinowa, Jaśminowa, Czeremchowa, Cyprysowa, w m. Kaźmierz		
Tytuł rysunku	PLAN ZAGOSPODAROWANIA TERENU		
Stanowisko	Imię i Nazwisko	Nr uprawnień	Podpis
Projektant:	Bartłomiej Stachowiak	WKP/0157/POOE/2014	
Data	Skala	Nr rysunku . Ark.	
06.2018	1:500	E-03	