

- Województwo - łódzkie  
Powiat - łowicki  
Jednostka - 100505\_2  
Ewidencyjna - Kierozia  
Część - 0015 Stępek  
Nr działki - 5722, 467, 565, 566/1

Orientacja w skali 1: 25 000



Przebieg linii, do którego dokumentacja techniczna opracowana w oparciu o pomiary geodezyjne i kartograficzne, będzie realizowana z uwzględnieniem wyliczeń do ewentualnych nakładów projektowego zespołu projektowego i kosztów wykonania.	
Wzrost punktu podłoża	2019-02-20
Wzrost punktu podłoża	P1005 - 2019_226
Wzrost punktu podłoża	STAROSTA ŁOWICKI
Wzrost punktu podłoża	Starosta Łowicki

Wzrost punktu podłoża  
2019-02-20  
STAROSTA ŁOWICKI  
Starosta Łowicki


Wzrost punktu podłoża  
2019-02-20  
STAROSTA ŁOWICKI  
Starosta Łowicki

Wzrost punktu podłoża  
2019-02-20  
STAROSTA ŁOWICKI  
Starosta Łowicki

Wzrost punktu podłoża  
2019-02-20  
STAROSTA ŁOWICKI  
Starosta Łowicki

Wzrost punktu podłoża  
2019-02-20  
STAROSTA ŁOWICKI  
Starosta Łowicki

Wzrost punktu podłoża  
2019-02-20  
STAROSTA ŁOWICKI  
Starosta Łowicki

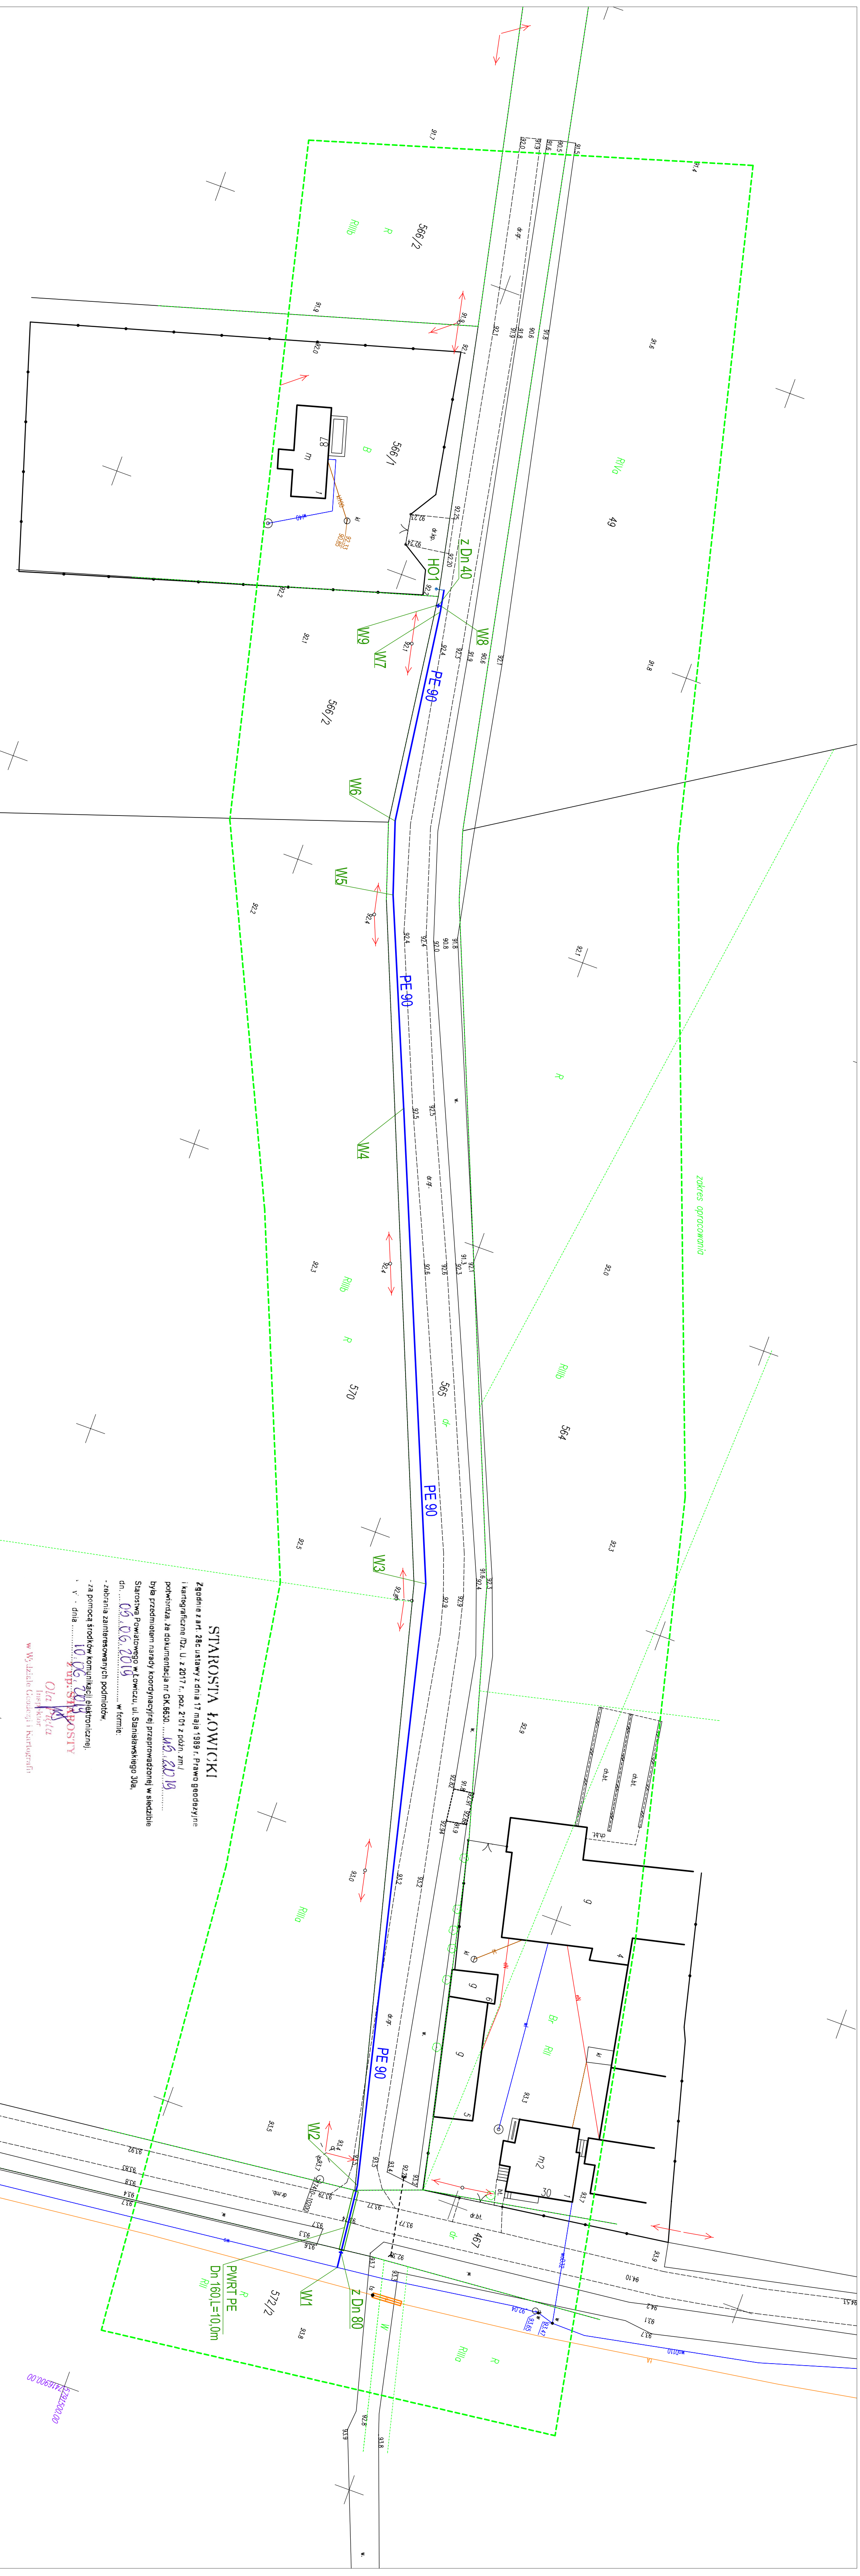

**STAROSTA ŁOWICKI**  
Zgodnie z art. 28c ustawy z dnia 17 maja 1998 r. Prawo Geodezyjne i Kartograficzne Dz. U. z 2017 r. poz. 2701 z późn. zm./  
podpisuje, że dokumentacja nr OK.6520.../16.../2019...  
była przedmiotem narady koordynacyjnej przeprowadzonej w siedzibie Starostwa Powiatowego w Łowiczu, ul. Samiławskiego 30a,  
dn. 09.06.2019 w formie:  
- za pomocą środków komunikacji elektronicznej,  
V. dnia 10.06.2019  
Opis: STAROSTA  
Inspektor  
Ola Kozłowska  
w Wydziale Geodezji i Kartografii

**DYREKCJA INWESTYCJI W KUTNIE Sp. z o.o.**  
ul./loc. (024) 355 23 55 email: dkt@inwestycja.com.pl  
99-300 Kutno, ul. Wojska Polskiego 10a

**GMINA KIERNOZIA**  
ul. Sobocka 1a, 99-412 Kierozia

**Projekt zagospodarowania terenu**  
SKALA: 1:500  
PROJEKTANT: mgr inż. Zbigniew Cebula  
INŻYNIER: mgr inż. Zbigniew Cebula  
DATA: 2019r  
STRONA: 3

**LEGENDA**  
sieć wodociągowa z rur PE 90  
przewód pod drogą powiatową