


5638450
7478950

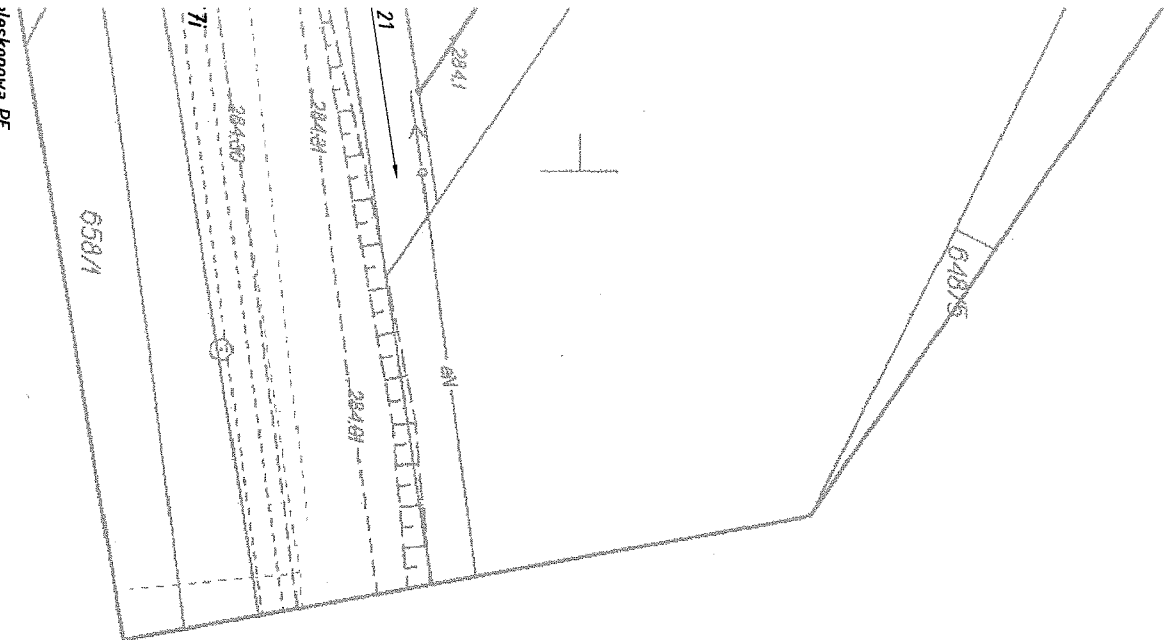

Mapa do celów projektowych
Nr ewidencyjny zgłoszenia: Z-4637/2013
Skala 1: 500

województwo: świętokrzyskie
powiat: kielecki
jednostka ewidencyjna: 260409.2 Mastów
obrub: 0011 Wola Kopcowa
działka nr: 653/2, 652/2


sekcja: 714318.07.42 B1-4, C1-4, D1
Mapa powstała poprzez wektoryzację rastrow mapy zasobniczej oraz bazę EMMAPY uzupełnioną o pomiar aktualizacyjny.
Granice działek przyjęto z ewidencji gruntów
Kolorem czerwonym oznaczono obszar aktualizacji.
Uzgodnienia ZUDP na mapie zostały oznaczone kolorem zielonym.
Układ współrzędnych '2000/G': wysokosciowy 'Kronsztadt 86'

Wykonanie niniejszej mapy nie było poprzedzone ustaleniami dotyczącymi ewentualnych służebności gruntowych obciążających grunty położone w granicach projektowanej inwestycji.

Wykonat 07.10.2013r. 'GEOPROJEKT' Kielce
P/694

PUGIT „GEOPROJEKT”
Michał Rogóż
25-118 KIELCE, ul. Husarska 7B
tel. 41 344 47 47, 41 368 28 14
NIP 657-008-00-87 REGON 039888500

mgr inż. **WITOLD ROGOZ**
Geodeta Operacyjny
raśw. Kwalfik. Nr 2284

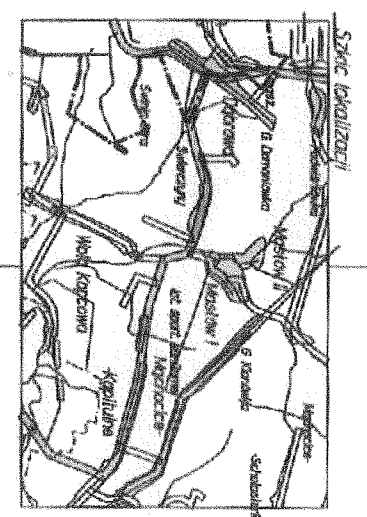

URZĄD GMINY MĄSLÓ
woj. świętokrzyskie
26-001 MĄSLÓ W
REGON 000547313

Załącznik Nr. 1 do ~~testy~~
z dnia 03.10.2013r.
znak: NF-KS0/2

mgr inż. **Witold Rogóż**

Starostwo Powiatowe w Kielcach
Pieczęć Urzędowa: Dokumentacji technicznej i kartograficznej
W obszarze oznaczonym liną woliwą lokalności
Dokumento aktualizacji mapy zasobniczej
Dokumenty z pomiaru uPWT 2013 i aktualizacji
projektowego w skali 1:500
Niniejsze mapy mogą służyć do celów projektowych.
Niniejsze cele i zakresy mapy służyć do celów projektowych.
Lubowo (projekt) wykonano do wykonania i inwestycji powyższej
Dokument jest w pełni zgodny z wymaganiami
Kielce, dn. 16 PAZ, 2013r.
mgr inż. **Witold Rogóż**
Geodeta Operacyjny
raśw. Kwalfik. Nr 2284

Czesław Raku

LEGENDA

- Φ40x3,7 PE100 SDR11 PN16 → przytłacze wodociągowe
- Φ160x4,7 PVC-U SN8 → przytłacze kanalizacji sanitarnej

Nazwa rysunku: Projekt zagospodarowania terenu		Nr rysunku: 1
Temat: Budowa przytłaczy wodociągowych i kanalizacji sanitarnej, do działek 652/2, 653/2 w miejscowości Wola Kopcowa		
Investor: Daniel Węczonek	Skala: 1:500	
Projektant: mgr inż. G. PUCHAŁA	Specjalność: INSTAL. SANIT.	Stadium: PB/1
Nr upr.: KL-28/2002	Podpis:	
	Data: 10.2013r.	
		Grzegorz Puchalczyk Sędziwna 6

5638450
7478850

