


INWESTOR: PGE Dystrybucja S.A. Oddział Skarżysko-Kamienna Rejon Energetyczny Kielce	
NAZWA RYSUNKU:	FBW przyłącza kablowego nN do budynku mieszkalnego w m-ści Masłów Pierwszy dz. nr 975/4 - projekt zagospodarowania terenu
PROJEKTOWAŁ: Marek Osuch	upr. bud. nr 128/80 I KL. 213/89
OPRACOWAŁ: mgr inż. Mateusz Sagan	
DATA: październik 2013r.	Skala 1:500 Rys. nr: 1

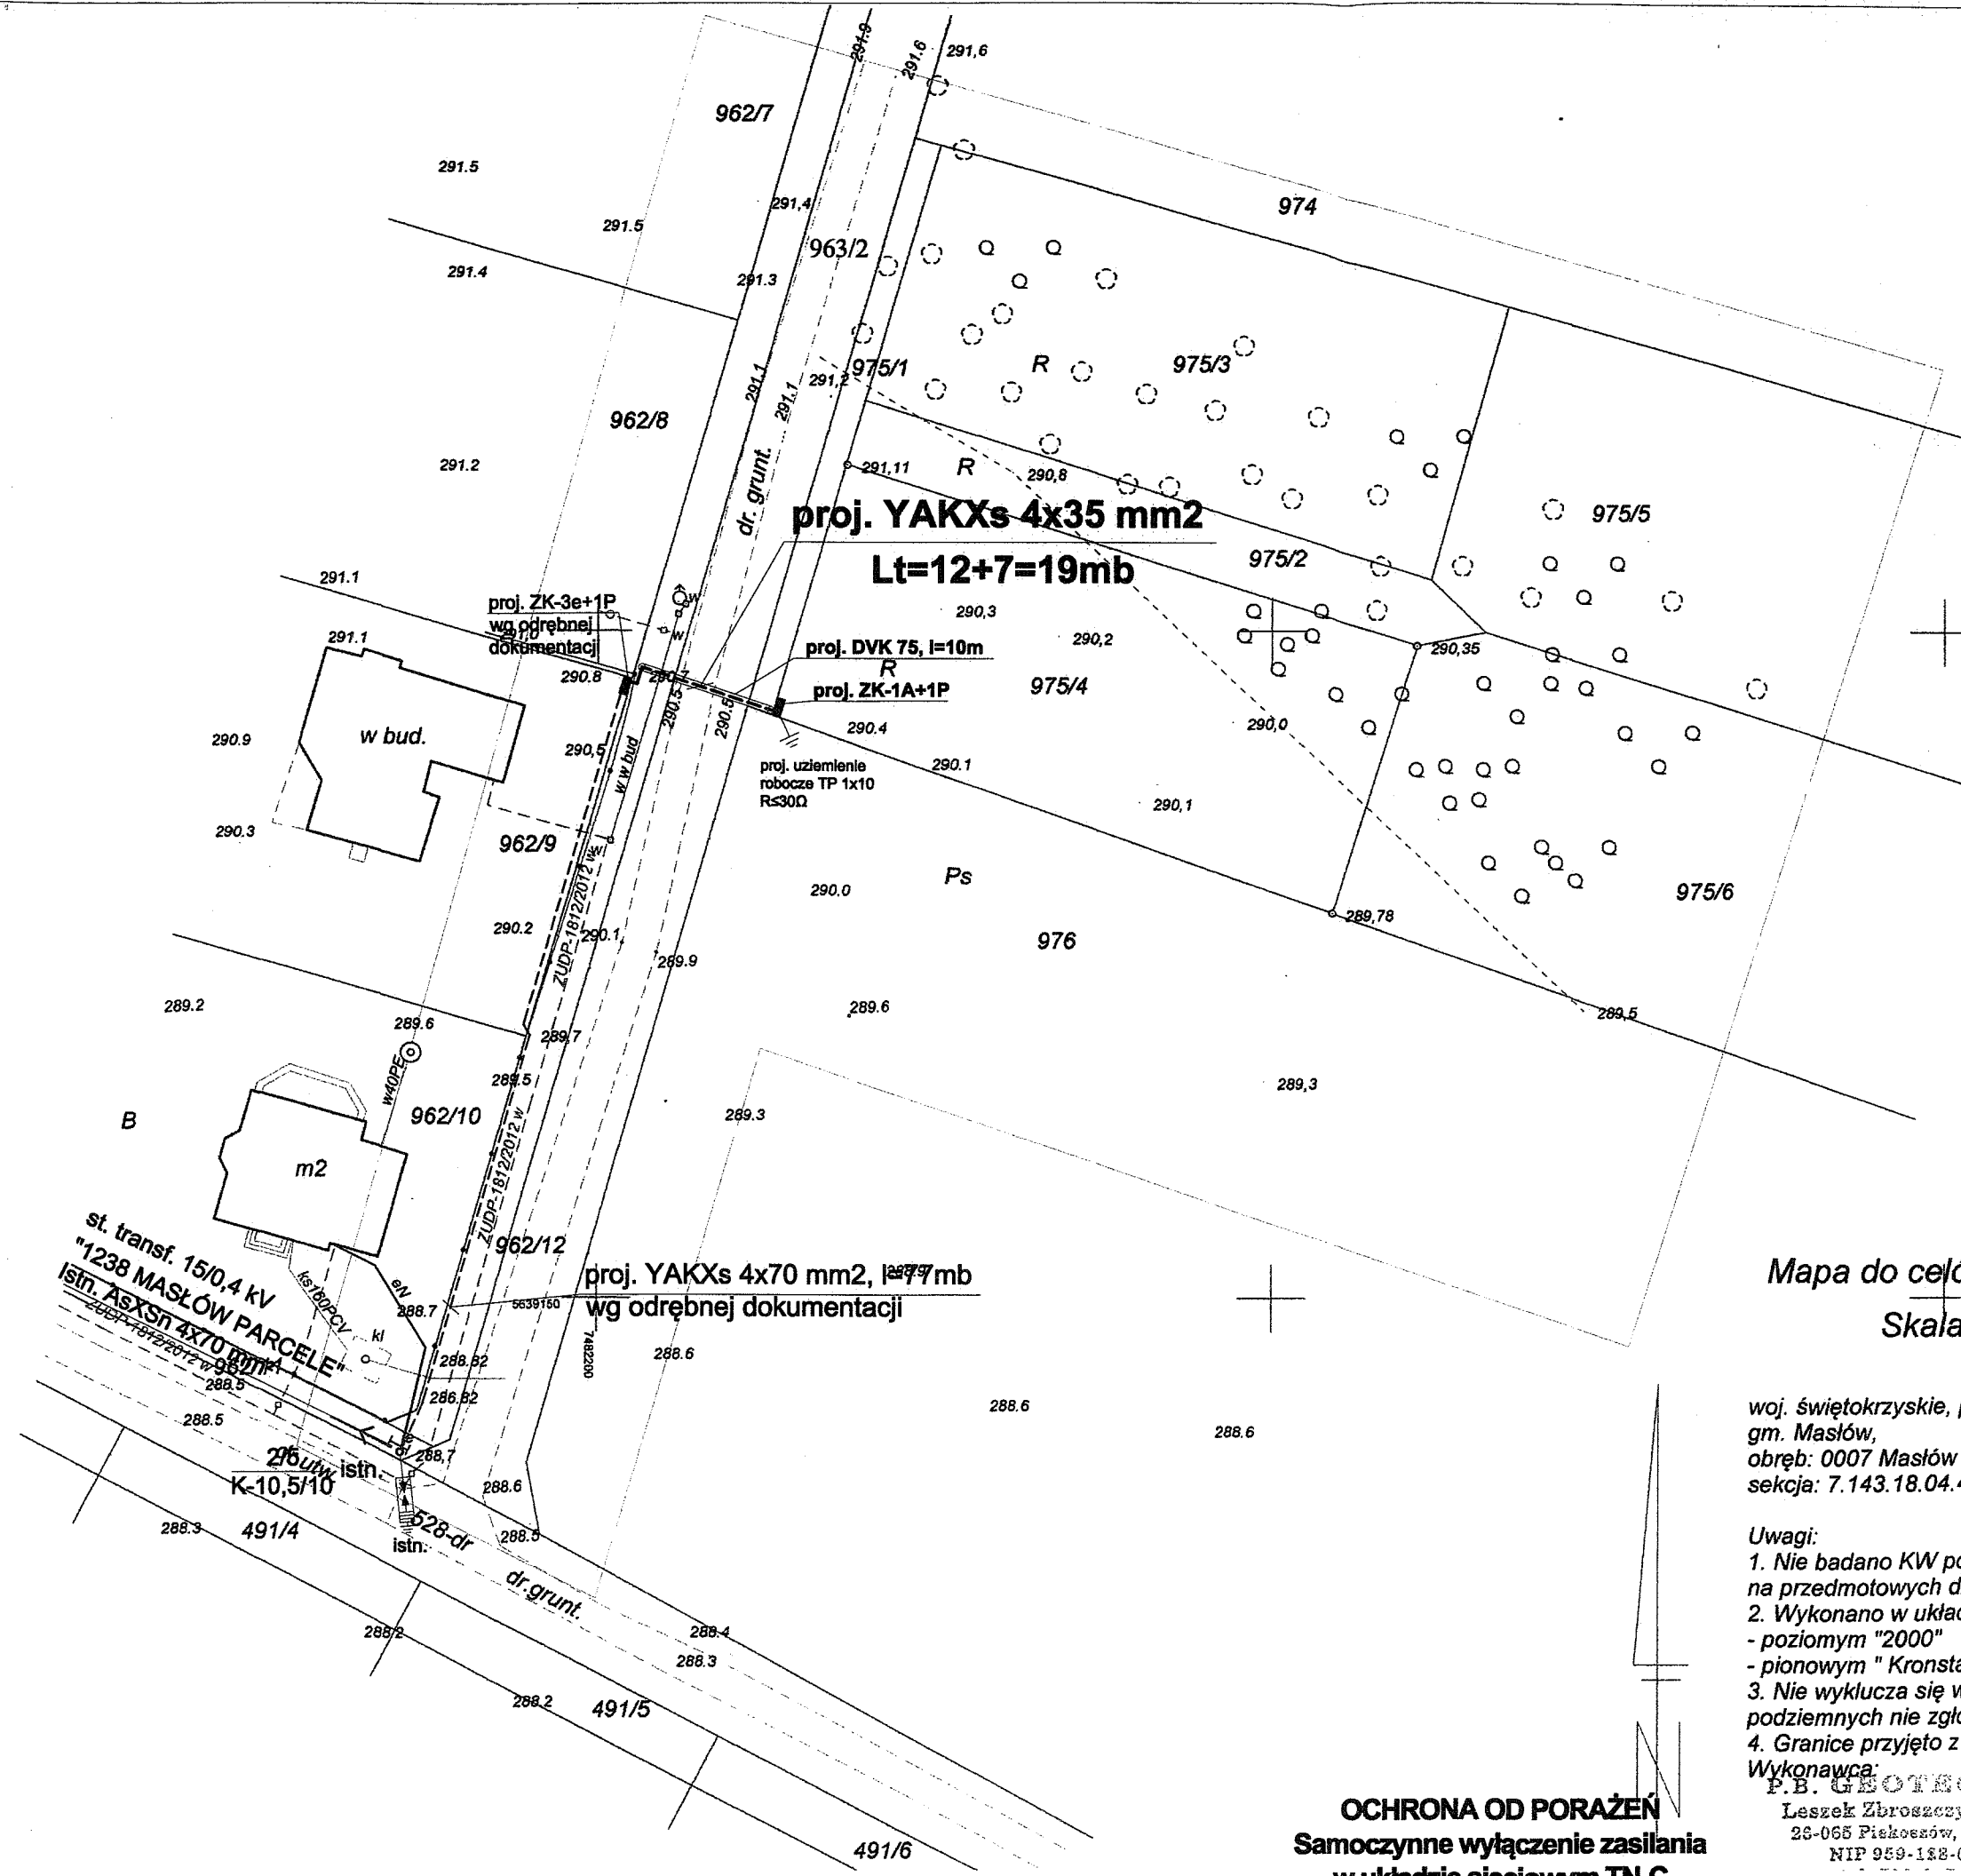

Stwierdzono brak kolizji z istniejącymi i planowanymi obiektami w obrębie oznaczonych linii składowej lokalizacji...
 W obszarze oznaczonym linią składowej lokalizacji...
 Działanie lokalizacji nie powoduje...
 Ubezpieczenie...
 1.7.CZE. 2013
 2013.152/2013
 11. LIP 2013
 mgr inż. Zdzisław...

Mapa do celów projektowych
Skala 1:500

woj. świętokrzyskie, pow. kielecki,
gm. Masłów,
obręb: 0007 Masłów Pierwszy dz. nr 975/4
sekcja: 7.143.18.04.4.4 A-4,5,6, B-4,5,6, C-4,5

- Uwagi:**
1. Nie badano KW pod kątem służebności gruntowych na przedmiotowych działkach.
 2. Wykonano w układach:
- poziomym "2000"
- pionowym "Kronstadt 1986"
 3. Nie wyklucza się w terenie istnienia urządzeń podziemnych nie zgłoszonych do inwentaryzacji.
 4. Granice przyjęto z ewidencji gruntów.

Wykonawca:
P.B. GEOTECHNIX
Leszek Zbrozarczyk-Rylski
28-065 Piskoszów, Lubno 9a
NIP 959-138-07-79


inż. Katarzyna Rylska
geodeta uprawiony
nr 001 20111

OCHRONA OD PORAŻEŃ
Samoczynne wyłączenie zasilania
w układzie sieciowym TN-C

WÓJT GMINY
MASŁÓW
woj. świętokrzyskie

mgr inż. Edward Paszuro

INWESTOR: PGE Dystrybucja S.A. Oddział Skarżysko-Kamienna Rejon Energetyczny Kielce	
NAZWA RYSUNKU:	FBW przyłącza kablowego n/N do budynku mieszkalnego w m-ści Masłów Pierwszy dz. nr 975/4 - projekt zagospodarowania terenu
PROJEKTOWAŁ: Marek Osuch	upr. bud. nr 128/80 I KL. 213/89
OPRACOWAŁ: mgr inż. Mateusz Sagan	
DATA: październik 2013r.	Skala 1:500 Rys. nr: 1

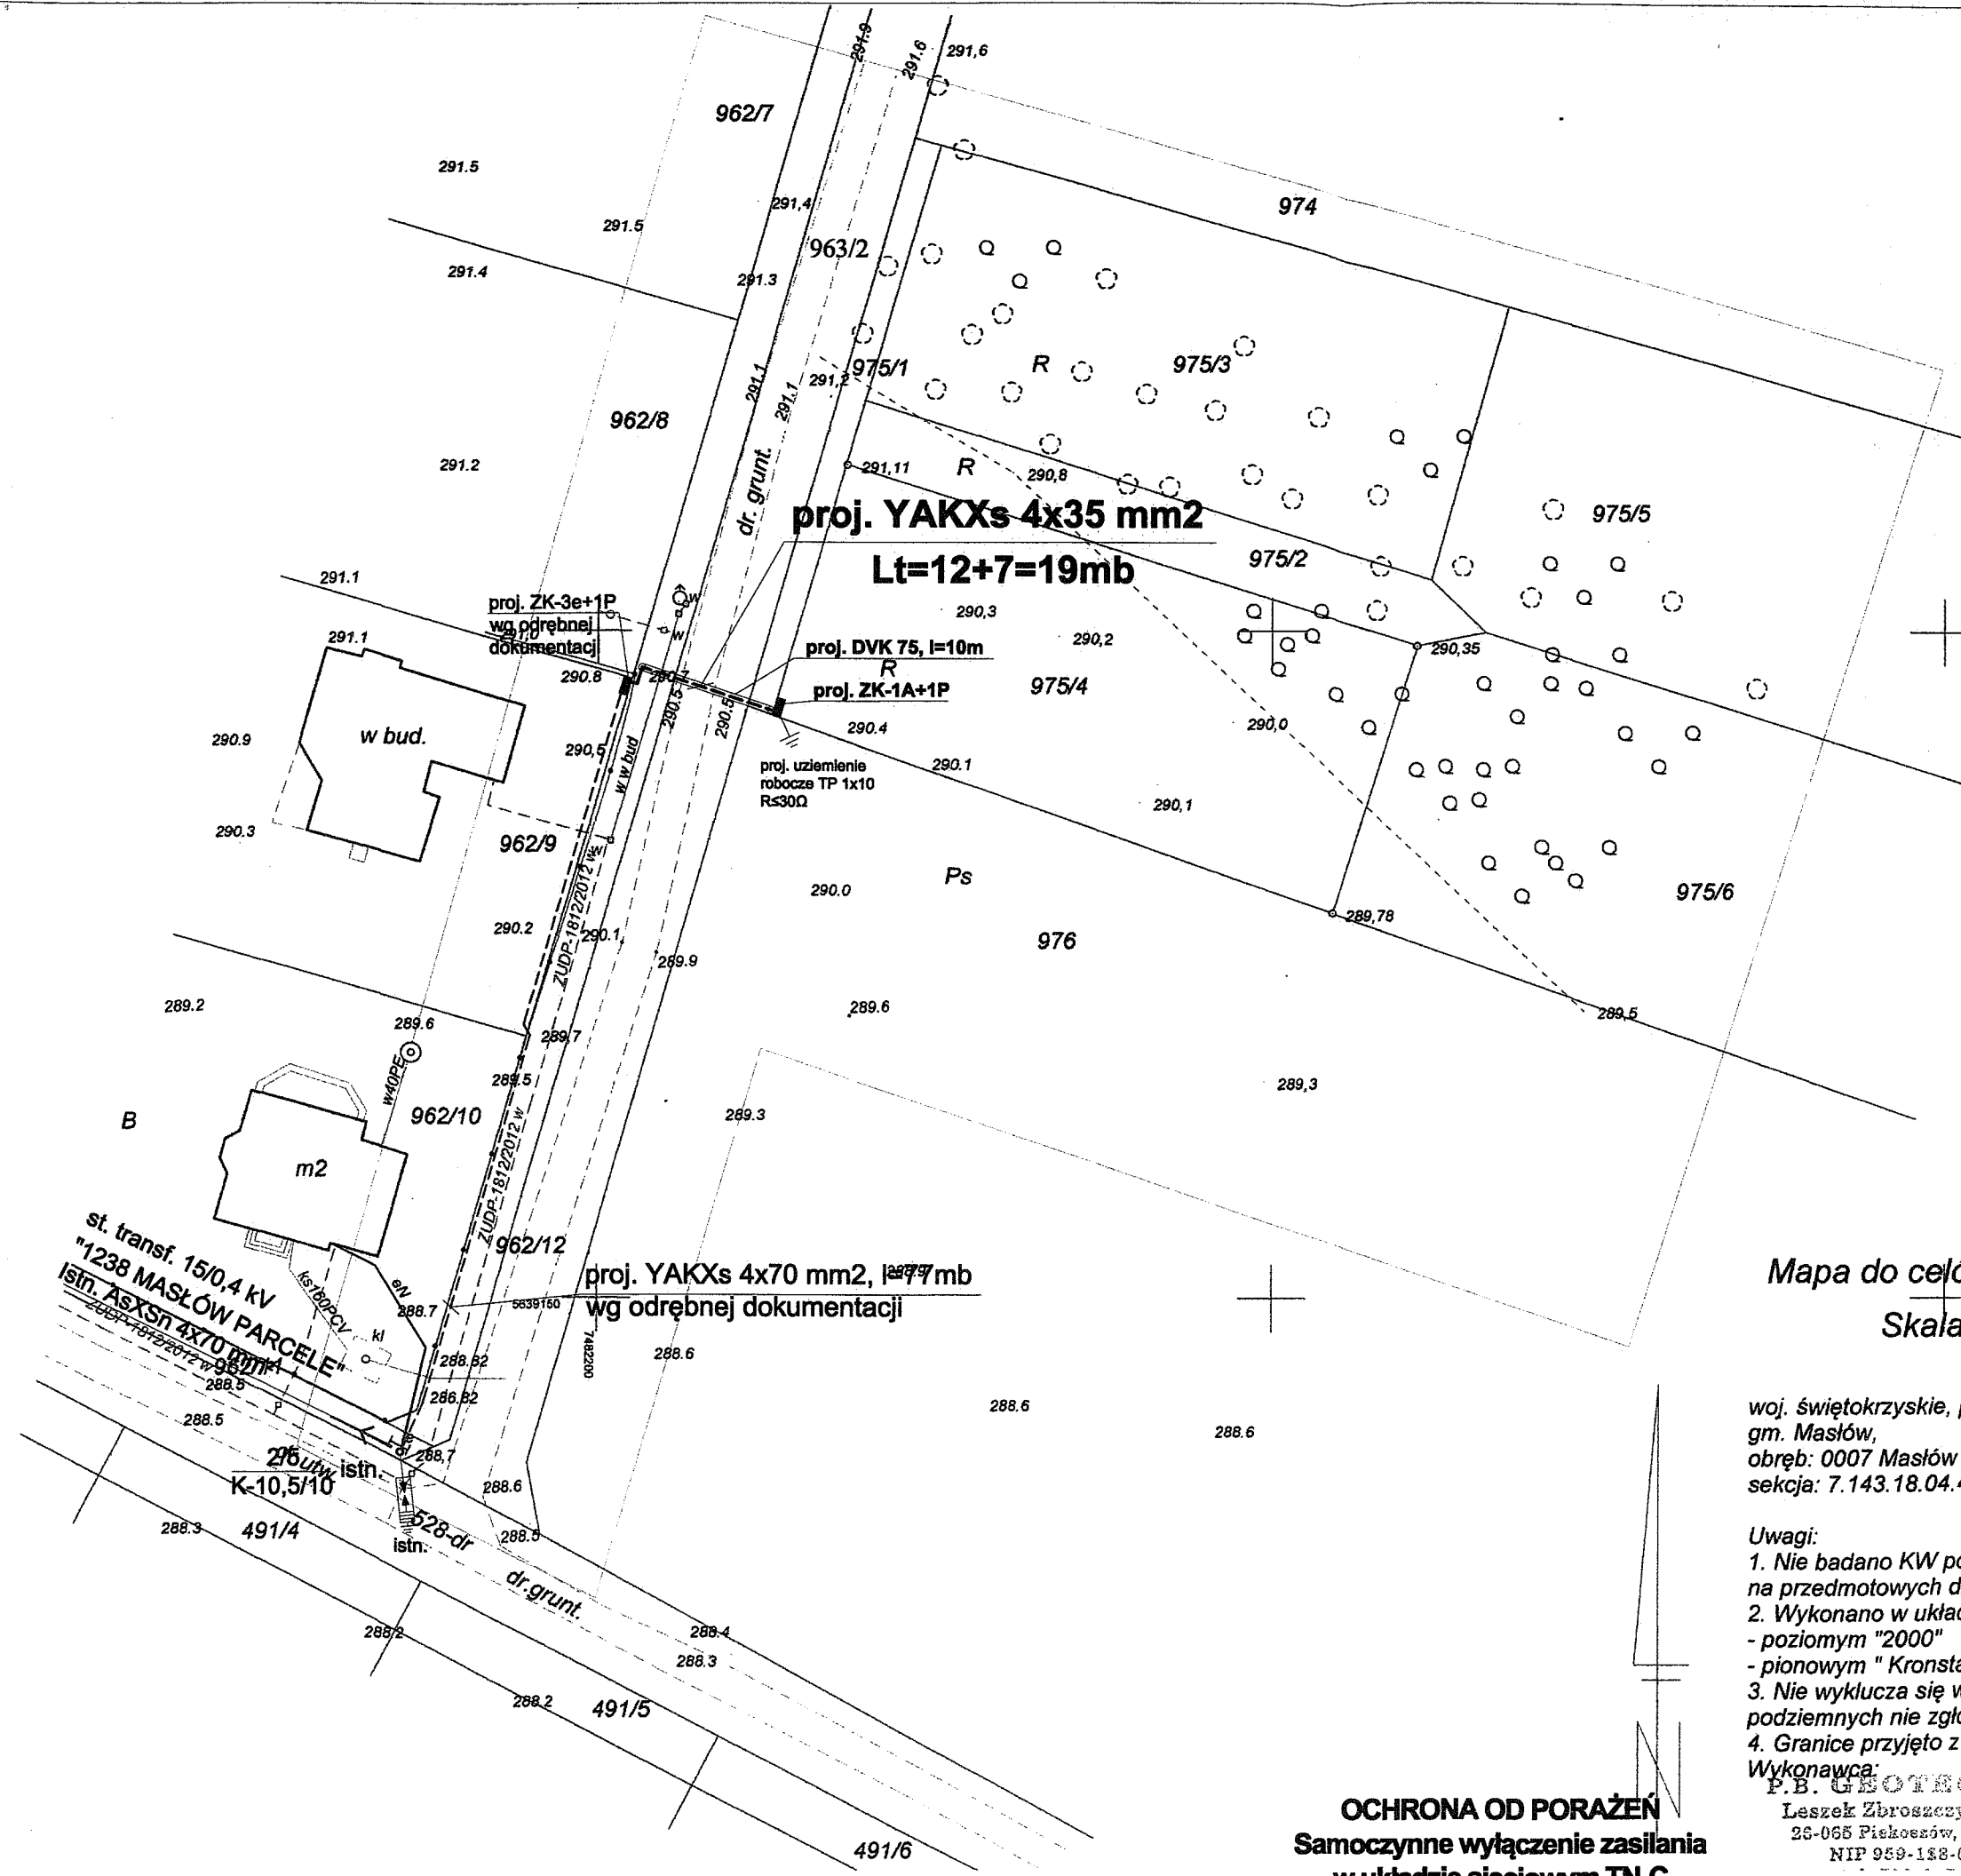

Stwierdzenie wyłączenia w działkach
Przedmiotowy Urząd Gminy Masłów, pow. świętokrzyskiej, w woj. świętokrzyskiej, w obszarze oznaczonym linią i układem lokalizacji...
Dokumentacja została przyjęta do ewidencji w dniu 17.07.2013 r.
17.07.2013
mgr inż. Zdzisław...
11 LIP 2013
mgr inż. Zdzisław...
Kierownik Urzędu Gminy Masłów
Dokumentacja jest zgodna z...
mgr inż. Zdzisław...

Mapa do celów projektowych
Skala 1:500

woj. świętokrzyskie, pow. kielecki,
gm. Masłów,
obręb: 0007 Masłów Pierwszy dz. nr 975/4
sekcja: 7.143.18.04.4.4 A-4,5,6, B-4,5,6, C-4,5

- Uwagi:
1. Nie badano KW pod kątem służebności gruntowych na przedmiotowych działkach.
 2. Wykonano w układach:
- poziomym "2000"
- pionowym "Kronstadt 1986"
 3. Nie wyklucza się w terenie istnienia urządzeń podziemnych nie zgłoszonych do inwentaryzacji.
 4. Granice przyjęto z ewidencji gruntów.

Wykonawca:
P.B. GEOTECHNIX
Leszek Zbrozarczyk-Ryński
26-065 Piekoszów, Lubuska 9a
NIP 959-138-07-79

inż. Katarzyna Ryńska
geodeta uprawiony
nr 001/20111

OCHRONA OD PORAŻEN
Samoczynne wyłączenie zasilania
w układzie sieciowym TN-C

WÓJT GMINY
MASŁÓW
woj. świętokrzyskie

mgr inż. Zdzisław...
mgr inż. Zdzisław...