

# Mapa do celów projektowych

Miejscowość: Wola Kopcowa cz. dz. 230/1; 304/1;  
 Woj.: świętokrzyskie  
 Pow.: kielecki  
 J. ew.: Masłów  
 Obr.: 0011 Wola Kopcowa

WOJEWÓDZTWO  
 MASŁÓW  
 woj. świętokrzyskie

Skala 1 : 500

Przeskalowano z 1 : 1000

Sekcje nr: **7.143.18.03.4 E – 3;**  
**7.143.18.08.2 A – 3, 4; B – 3;**

Kolorem czerwonym zaznaczono teren zaktualizowany.


Mapę wykonano:

- w układzie współrzędnych płaskich prostokątnych "2000/21"
- w układzie wysokościowym Kronsztad 1986

Nie badano służebności na w/w działkach.

Granice nieruchomości i konturów  
 przyjęto z ewidencji gruntów.


Zaktualizowano dnia 11.12.2013r.

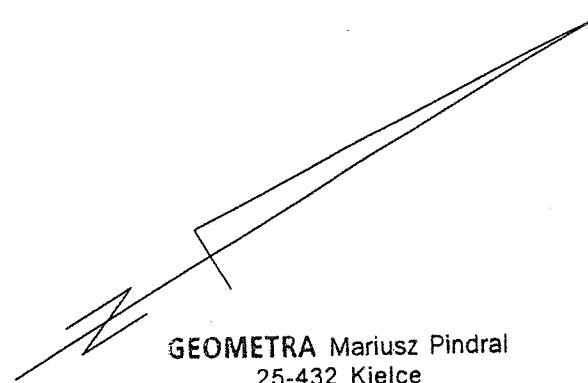

**GEOMETRA** Mariusz Pindral  
 25-432 Kielce  
 ul. J. Nowaka-Jeziorańskiego 109/25  
 tel. 508-470-187, 512-042-558  
 NIP 661-216-98-80

inż. Mariusz Pindral  
 Pindral M.  
 Geodeta uprawniony  
 nr upr. 21716

Województwo świętokrzyskie  
 Powiat kielecki  
 Miasto Masłów  
 Dokumentacja techniczno-eksploatacyjna  
 przyłącza kablowego nN do zasobu  
 powiatowego w dniu 20 GRU 2013  
 pod nr 230.1.301.20.13  
 Niniejsze miejsce ma służyć do celów projektowych.  
 Prace wykonywane będą wyłącznie na podstawie  
 budowy projektu wykonawczego i instalacji powykonawczej  
 przez Inwestora lub jego upoważnioną osobę.  
 Masłów, dn. 27 STY 2014  
 Dokumentacja Geodezyjna i Kartograficzna

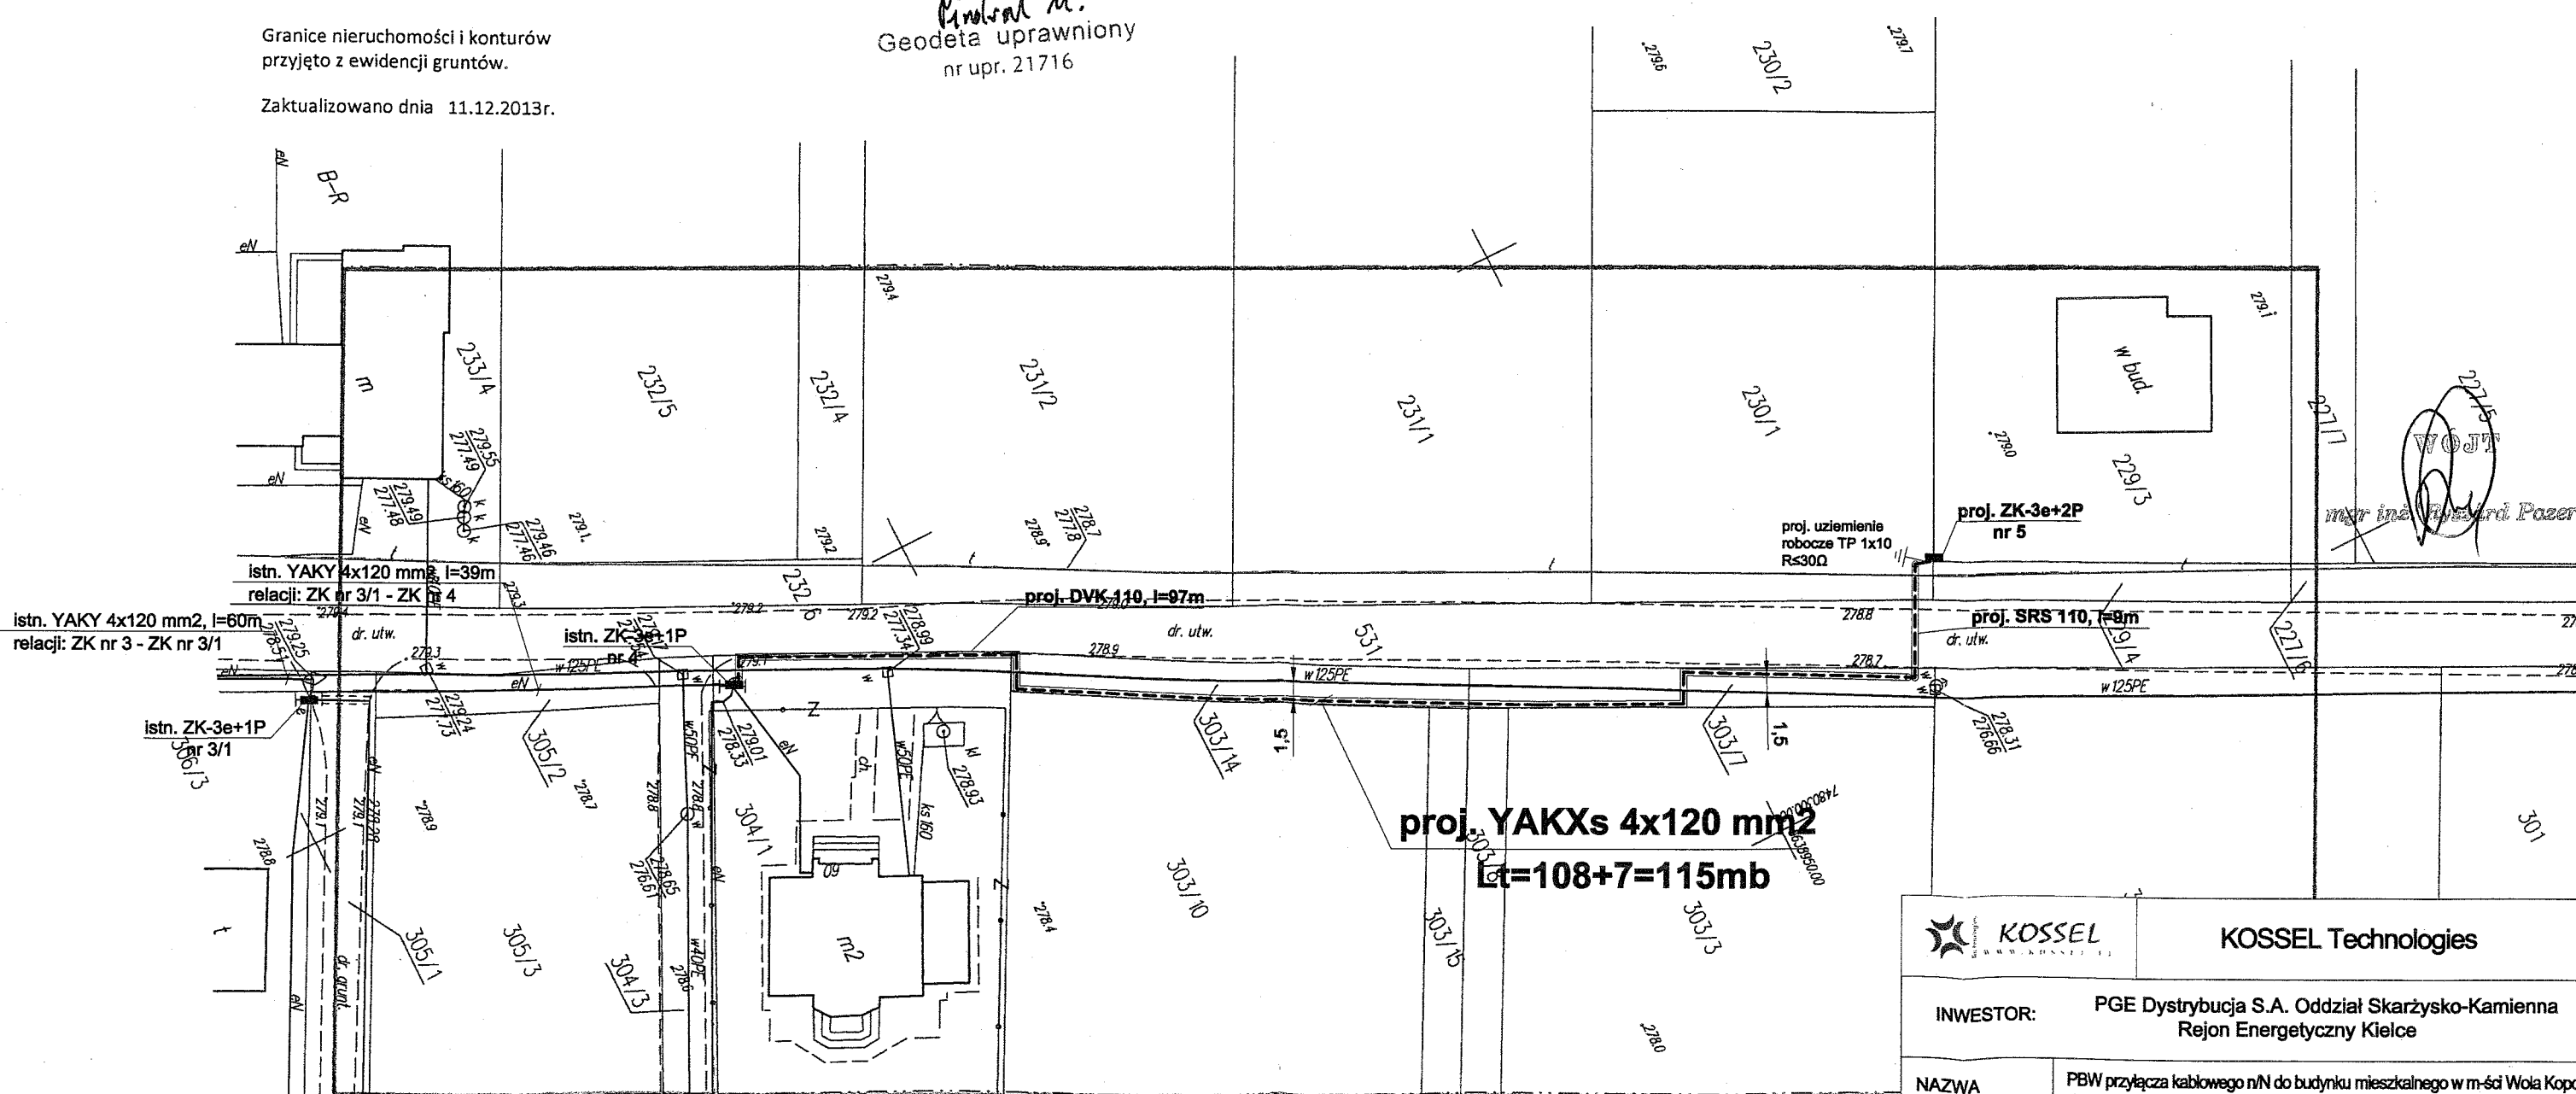

**proj. YAKXs 4x120 mm<sup>2</sup>**  
**Lt=108+7=115mb**

**OCHRONA OD PORAŻEŃ**  
**Samoczynne wyłączenie zasilania**  
**w układzie sieciowym TN-C**

<b>KOSSEL Technologies</b>	
INWESTOR:	PGE Dystrybucja S.A. Oddział Skarżysko-Kamienna Rejon Energetyczny Kielce
NAZWA RYSUNKU:	PBW przyłącza kablowego nN do budynku mieszkalnego w m-ści Wola Kopcowa dz. nr 229/3 - projekt zagospodarowania terenu
PROJEKTOWAŁ:	Marek Osuch
OPRACOWAŁ:	mgr inż. Mateusz Sagan
DATA:	styczeń 2014r.
Skala:	1:500
Rys. nr.:	1