

Województwo: świętokrzyskie  
 Powiat: kielecki  
 Gmina: Mastów  
 Obręb: 0004 Dąbrowa, dz. 96-154  
**MAPA DO CELÓW PROJEKTOWYCH**  
 skala 1:500

Mapę wykonano  
 1. w układzie współrzędnych płaskich prostokątnych "2000/7"  
 2. w układzie wysokościowym Kronsztadt 1960  
 Mapa numeryczna powstała w wyniku wektoryzacji rastrowej mapy zasadniczej i pomiaru uzupełniającego w terenie.  
 Granice nieruchomości (działek) przyjęto na podstawie operatu ewidencji gruntów i budynków.

Wykonawca:  
 Usługi Geodezyjne i Projektowe  
 25-125 Kielce ul. Petyhorska 9  
 tel. 606-693-965  
 NIP 657-153-52-52


mgr inż. Krzysztof Pobocho  
 geodeta uprawniony nr 11750  
 numer uprawnień: 11750

mgr inż. Krzysztof Pobocho  
 geodeta uprawniony nr 11750  
 25-125 Kielce, ul. Petyhorska 9  
 tel. 0-606-693-965

układ sekcji "1965"  
 14.4, 133,161  
 Kielce, 26.04.2013r

**Zakład Projektowo-Usługowy "POL-WOD" Jerzy Polt**  
 Biuro: 25-516 Kielce, aleja IX Wieków Kielc 16/4

OBIEKT:		Przebudowa wodociągu wraz z przepięciem przyłączy wodociągowych w msc. Wiśniówka na odcinku od wys. budynku nr 58 do wys. budynku nr 51, gm. Mastów	
Autorzy	Imię i nazwisko	Nazwa	STADIUM:
Projektował:	mgr inż. Witold Kępczyński	16677	Projekt Bud. - Wyk.
Opracował:	Jerzy Polt	06.2013r.	SKALA: 1:500
Opracował:			BRANZA: Sanitarna
Sprawdził:	mgr Edward Biały	23.04.13r.	NR RYS. 1
NAZWA RYSUNKU: <b>PROJEKT ZAGOSPODAROWANIA TERENU</b>			

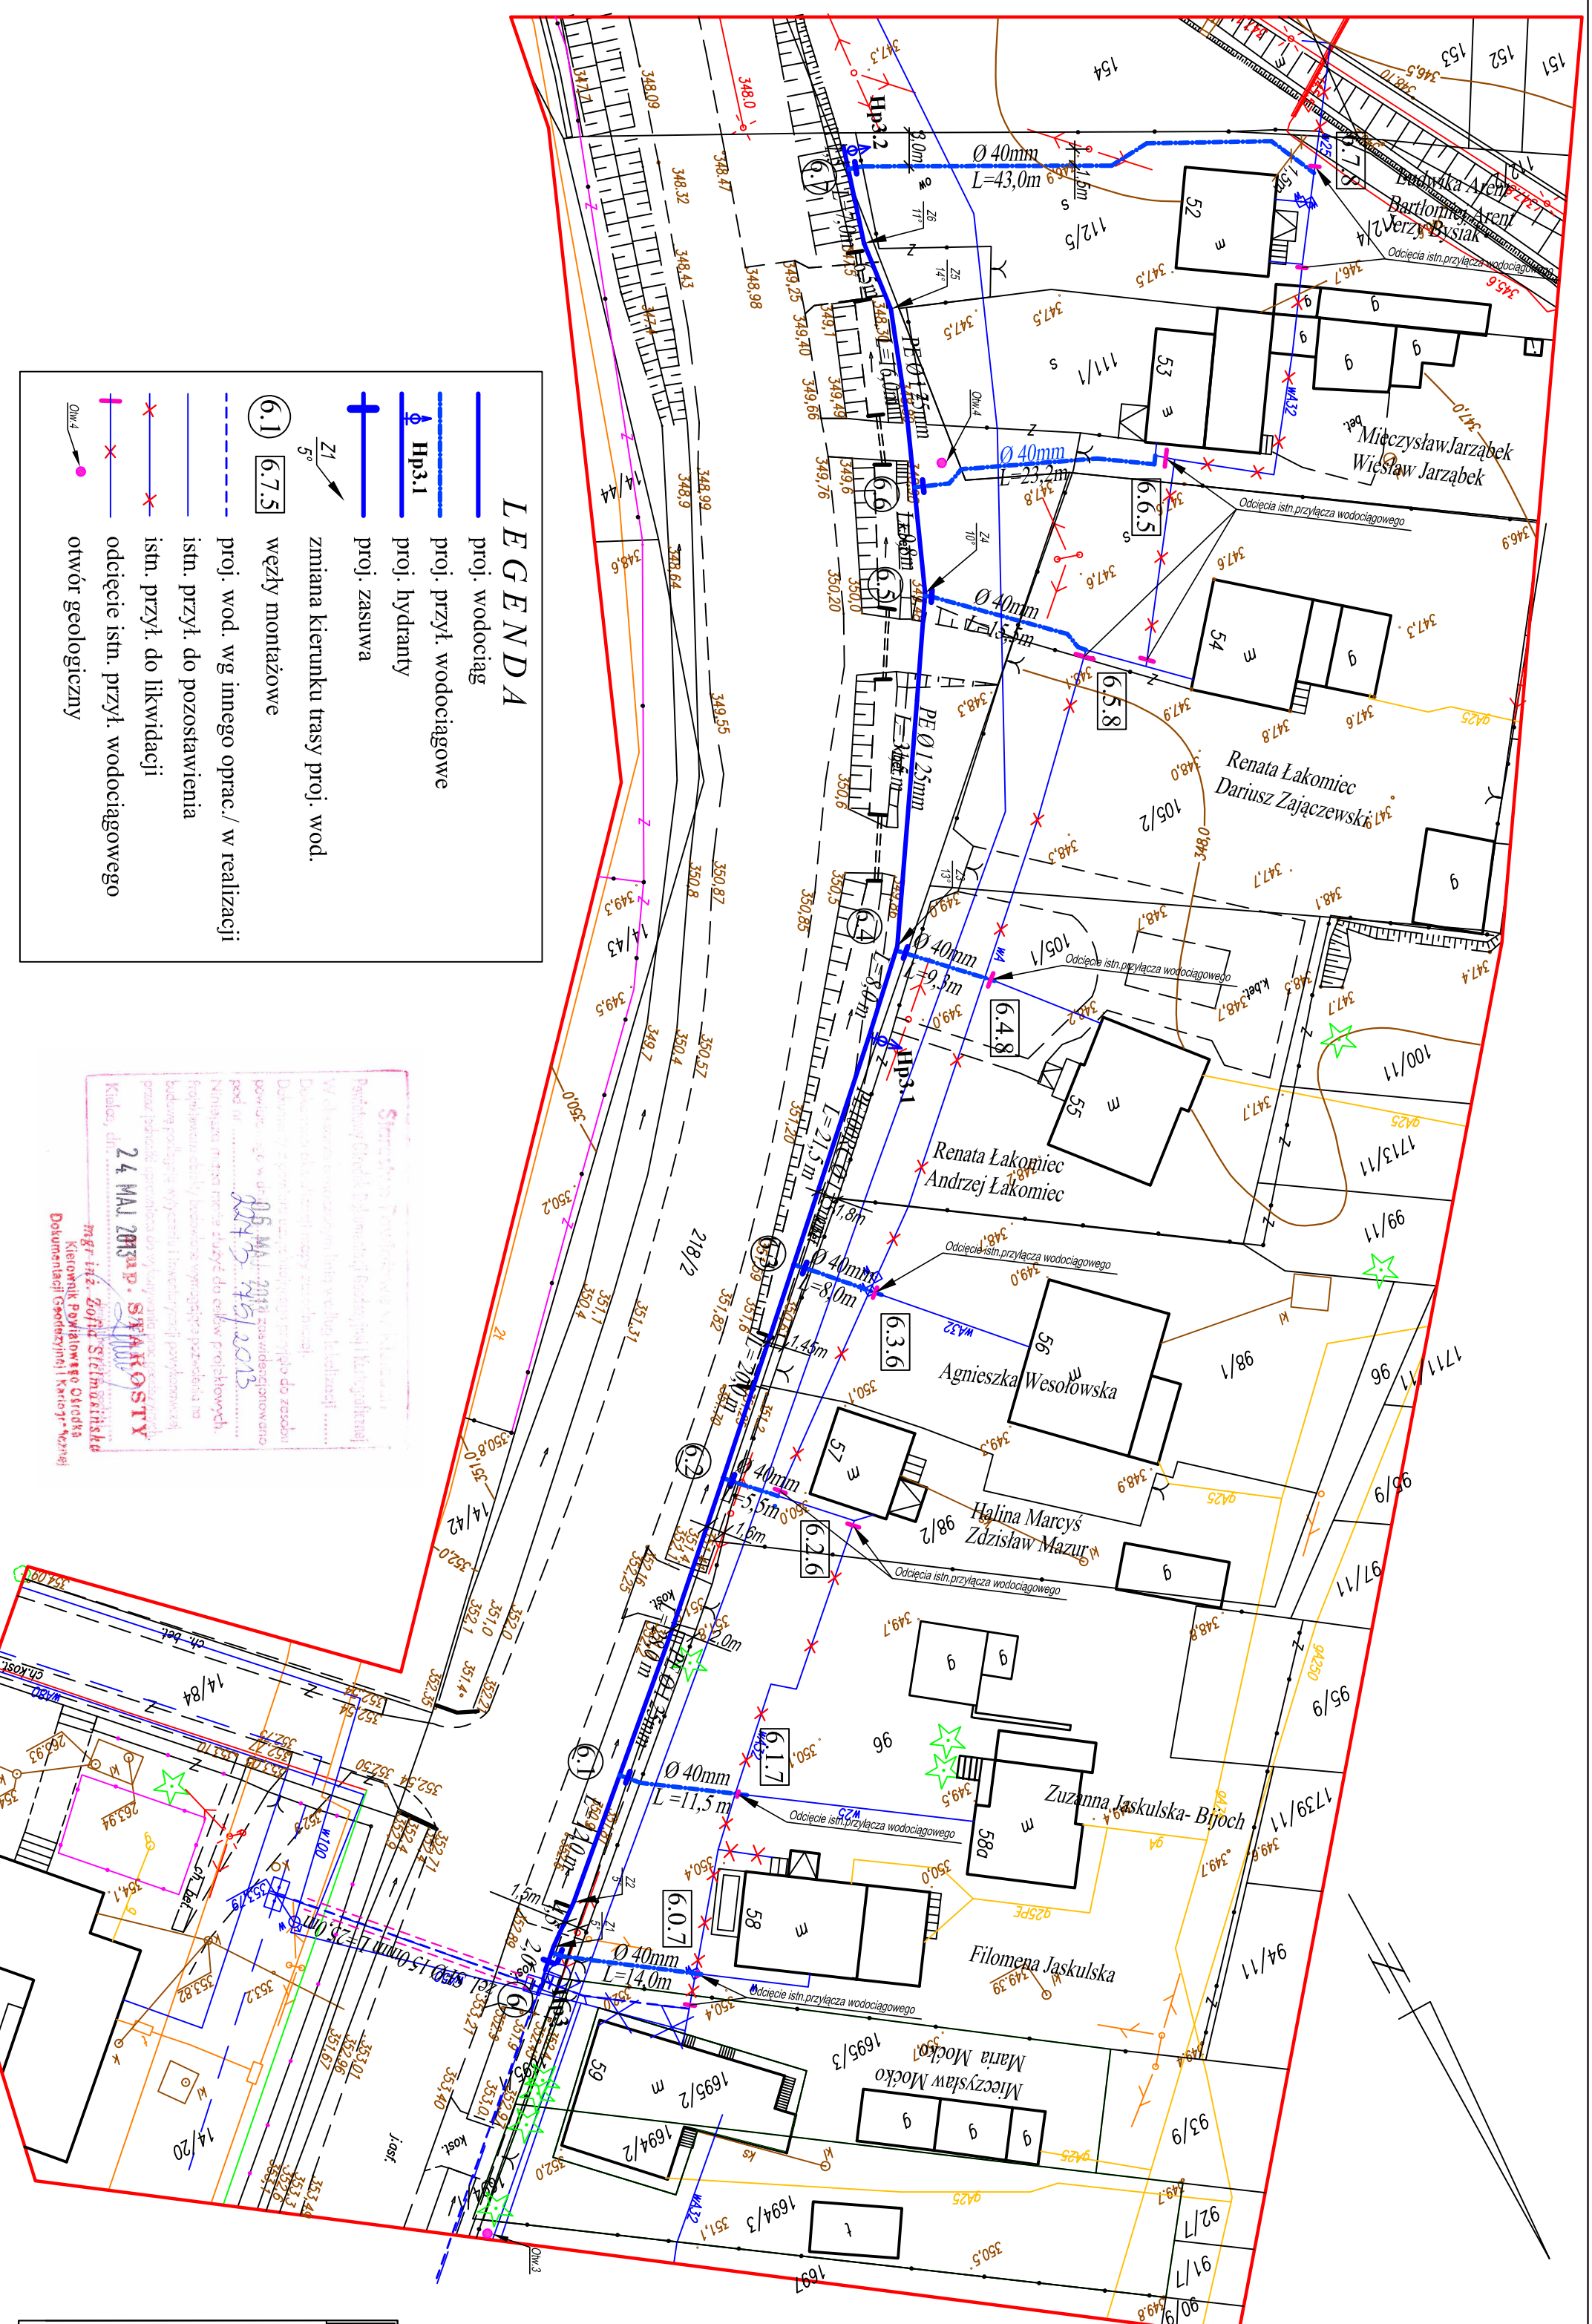

**LEGENDA**

	proji. wodociąg
	proji. przył. wodociągowe
	proji. hydranty
	proji. zasuw
	zmiana kierunku trasy proji. wod.
	węzły montażowe
	proji. wod. wg innego oprac./ w realizacji
	istn. przył. do pozostawienia
	istn. przył. do likwidacji
	odcięcie istn. przył. wodociągowego
	otwór geologiczny

**24 MAJ 2013r. SYMBOLE**  
 Kancelia: ul. ...  
 Kierownik Powiatowego Ośrodka Dokumentacji Geodezyjnej i Kartograficznej