 


WÓJT GMINY  
MASŁÓW  
woj. świętokrzyskie



KOSEL Technologies

Starostwo Powiatowe  
w Kielcach  
ul. Wesoła 10  
25 211 Kielce

INWESTOR: PGE Dystrybucja S.A. Oddział Skarżysko-Kamienna  
Rejon Energetyczny Kielce

NAZWA RYSUNKU: PBW przyłącza kablowego n/N do budynku mieszkalnego w m-ści  
Masłów Pierwszy dz. nr 1107/16, 1107/17 - projekt zagospodarowania terenu


PROJEKTOWAŁ: Marek Osuch upr. bud. nr 129/80 I KL 213/89

OPRACOWAŁ: mgr inż. Mateusz Sagan

DATA: lipiec 2014r. Skala 1:500 Rys. nr: 1

Załącznik Nr 1  
do Zarządzenia Nr 158/2014  
Wójta Gminy Masłów  
z dnia 27.08.2014

	- dojścia i dojazdy
	- zieleń niska i wysoka
	- wejście główne do budynku
	- istniejący wjazd na działkę

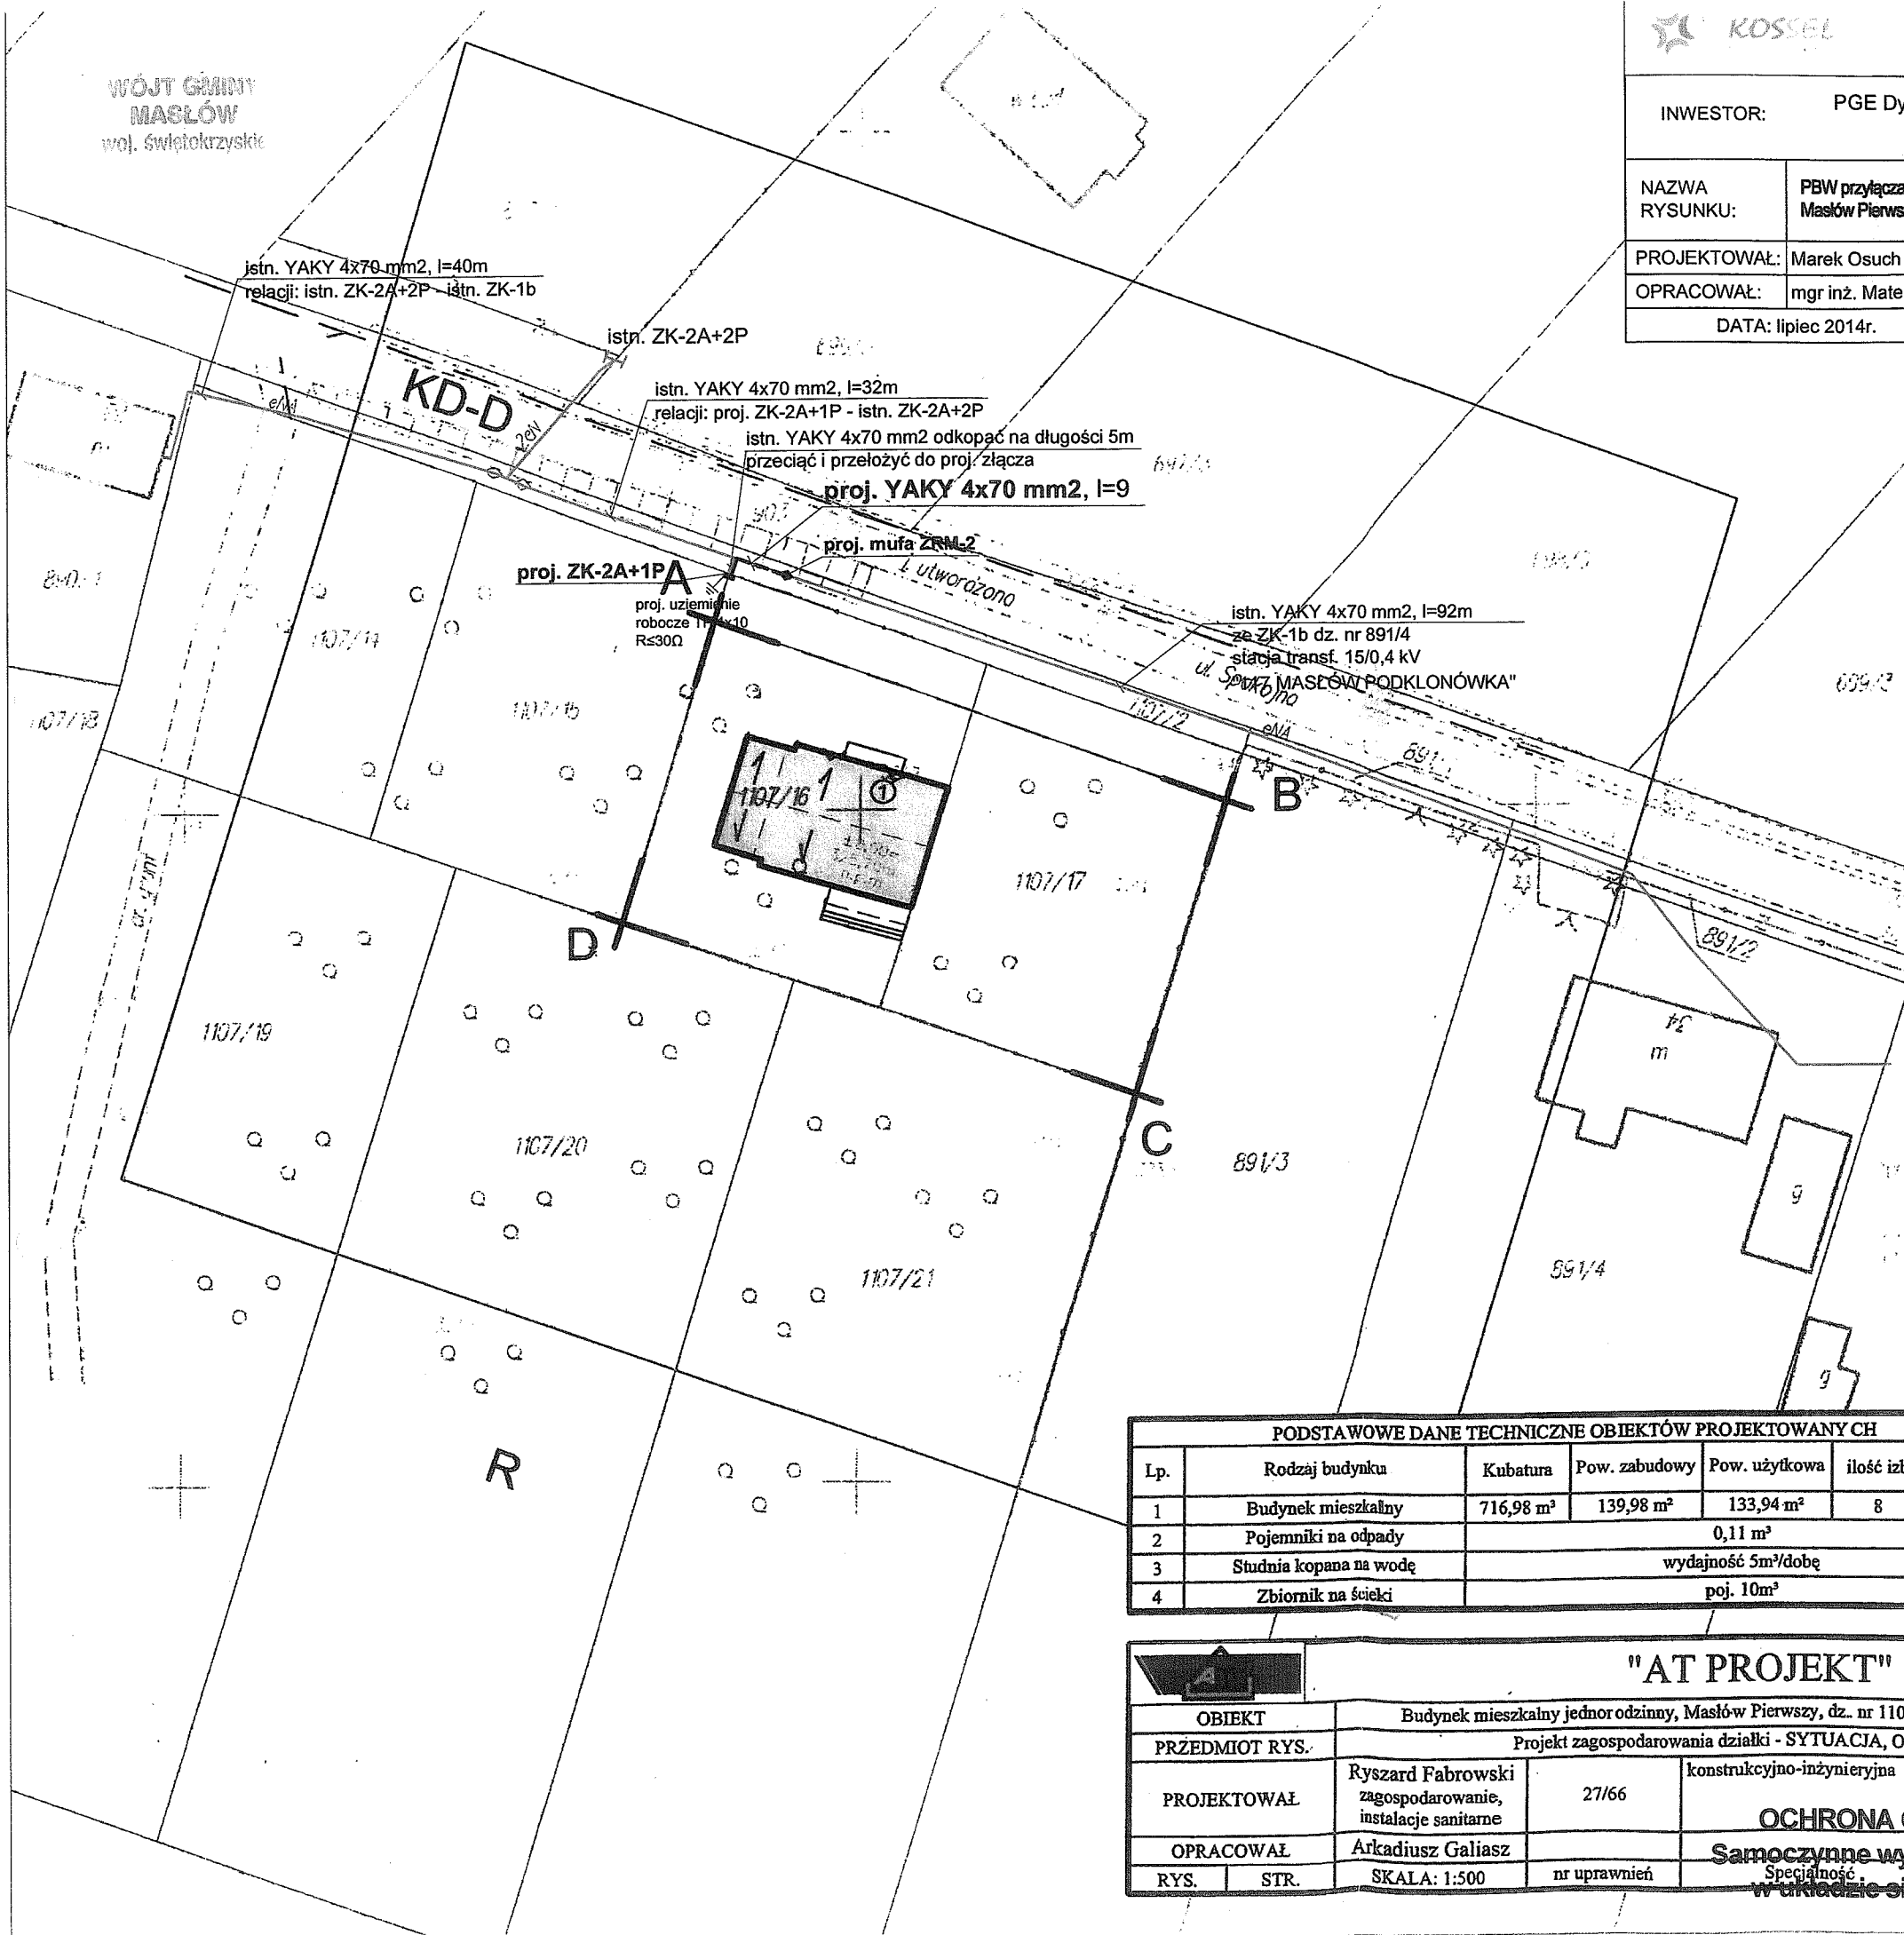

Mapa do celów projektowych

Skala 1:500  
dz. 1107/16, 1107/17  
gm. Masłów, obr. 7 - Masłów I  
pow. kielecki, woj. świętokrzyskie  
sekcje: 7.144.18.24.14 (A-8, B-8, C-8)  
7.144.18.24.23 (B-1-2, C-1-2, D-1)

układ współ. prost. pter. 2000/7  
układ wys. Kransztadt 86  
Granice działek wg danych ewidencji gruntów

wyk. "GEOSTAR"

styczeń 2014

PODSTAWOWE DANE TECHNICZNE OBIEKTÓW PROJEKTOWANYCH						
Lp.	Rodzaj budynku	Kubatura	Pow. zabudowy	Pow. użytkowa	ilość izb	ilość kond.
1	Budynek mieszkalny	716,98 m <sup>3</sup>	139,98 m <sup>2</sup>	133,94 m <sup>2</sup>	8	2
2	Pojemniki na odpady			0,11 m <sup>3</sup>		
3	Studnia kopana na wodę			wydajność 5m <sup>3</sup> /dobę		
4	Zbiornik na ścieki			poj. 10m <sup>3</sup>		

"AT PROJEKT"				
OBIEKT: Budynek mieszkalny jednorodzinny, Masłów Pierwszy, dz. nr 1107/16 i 1107/17, gm. Masłów				
PRZEDMIOT RYS.: Projekt zagospodarowania działki - SYTUACJA, ORIENTACJA				
PROJEKTOWAŁ	Ryszard Fabrowski zagospodarowanie, instalacje sanitarne	27/66	konstrukcyjno-inżynierska	2014-03
OPRACOWAŁ	Arkadiusz Galiasz		<b>OCHRONA OD PORAŻEŃ</b> Samoczynne wyłączenie zasilania	
RYS.	STR.	SKALA: 1:500	nr uprawnień	Data: 2014-03 podpis

7481700.00  
3540563110  
23 SİY 2014  
2331-19/2014  
04 LUT 2014  
INSPEKTOR  
Maria Hordziej