

Mapa do celów projektowych

Skala 1:500

woj. świętokrzyskie, pow. kielecki,
gm. Masłów,
obr. 0006 Masłów Drugi cz.dz. nr 598/1, 599/1, 600, 800/11
Seksja: 7.144.18.09.4.4 A-3,4,5, B-3,4,5,6, C-5,6,7,8, D-6,7,8
Uwagi:

1. Granice przyjęto z ewidencji gruntów.
 2. Wykonano w układach:
- poziomym "2000",
- pionowym "Kronstadt 86"
 3. Nie badano KW pod kątem służebności gruntowych na przedmiotowych działkach.
- Wykonawca:


U 4 MAJ 2014

P.B. GEOTECHNIX
Leszek Zbrozczyk-Rylski
Lubno 9A
26-065 Plekaszów
NIP 959-128-07-79
tel. 798-367-400


inż. Katarzyna Rylska
geodeta uprawniony
nr upr. 20111

Poświadczam, że niniejszy dokument został opracowany w wyniku prac geodezyjnych i kartograficznych, których rezultaty zawiera operat techniczny wpisany do ewidencji materiałów państwowego zasobu geodezyjnego i kartograficznego	
Organ prowadzący państwowy zasób geodezyjny i kartograficzny	STAROSTWO POWIATOWE W KIELCACH Powiatowy Ośrodek Dokumentacji Geodezyjnej i Kartograficznej
Identyfikator ewidencyjny materiału zasobu operatu technicznego	P.2604.2014. 2215
Data wpisania operatu technicznego do ewidencji państwowego zasobu	16 MAJ 2014
Imię i nazwisko i podpis osoby reprezentującej organ	Z upr. Starosty INSPEKTOR Agata Syniowska

Załącznik Nr
do Zarządzenia Nr 229/2014
Wójta Gminy Masłów
z dnia 11.12.2014

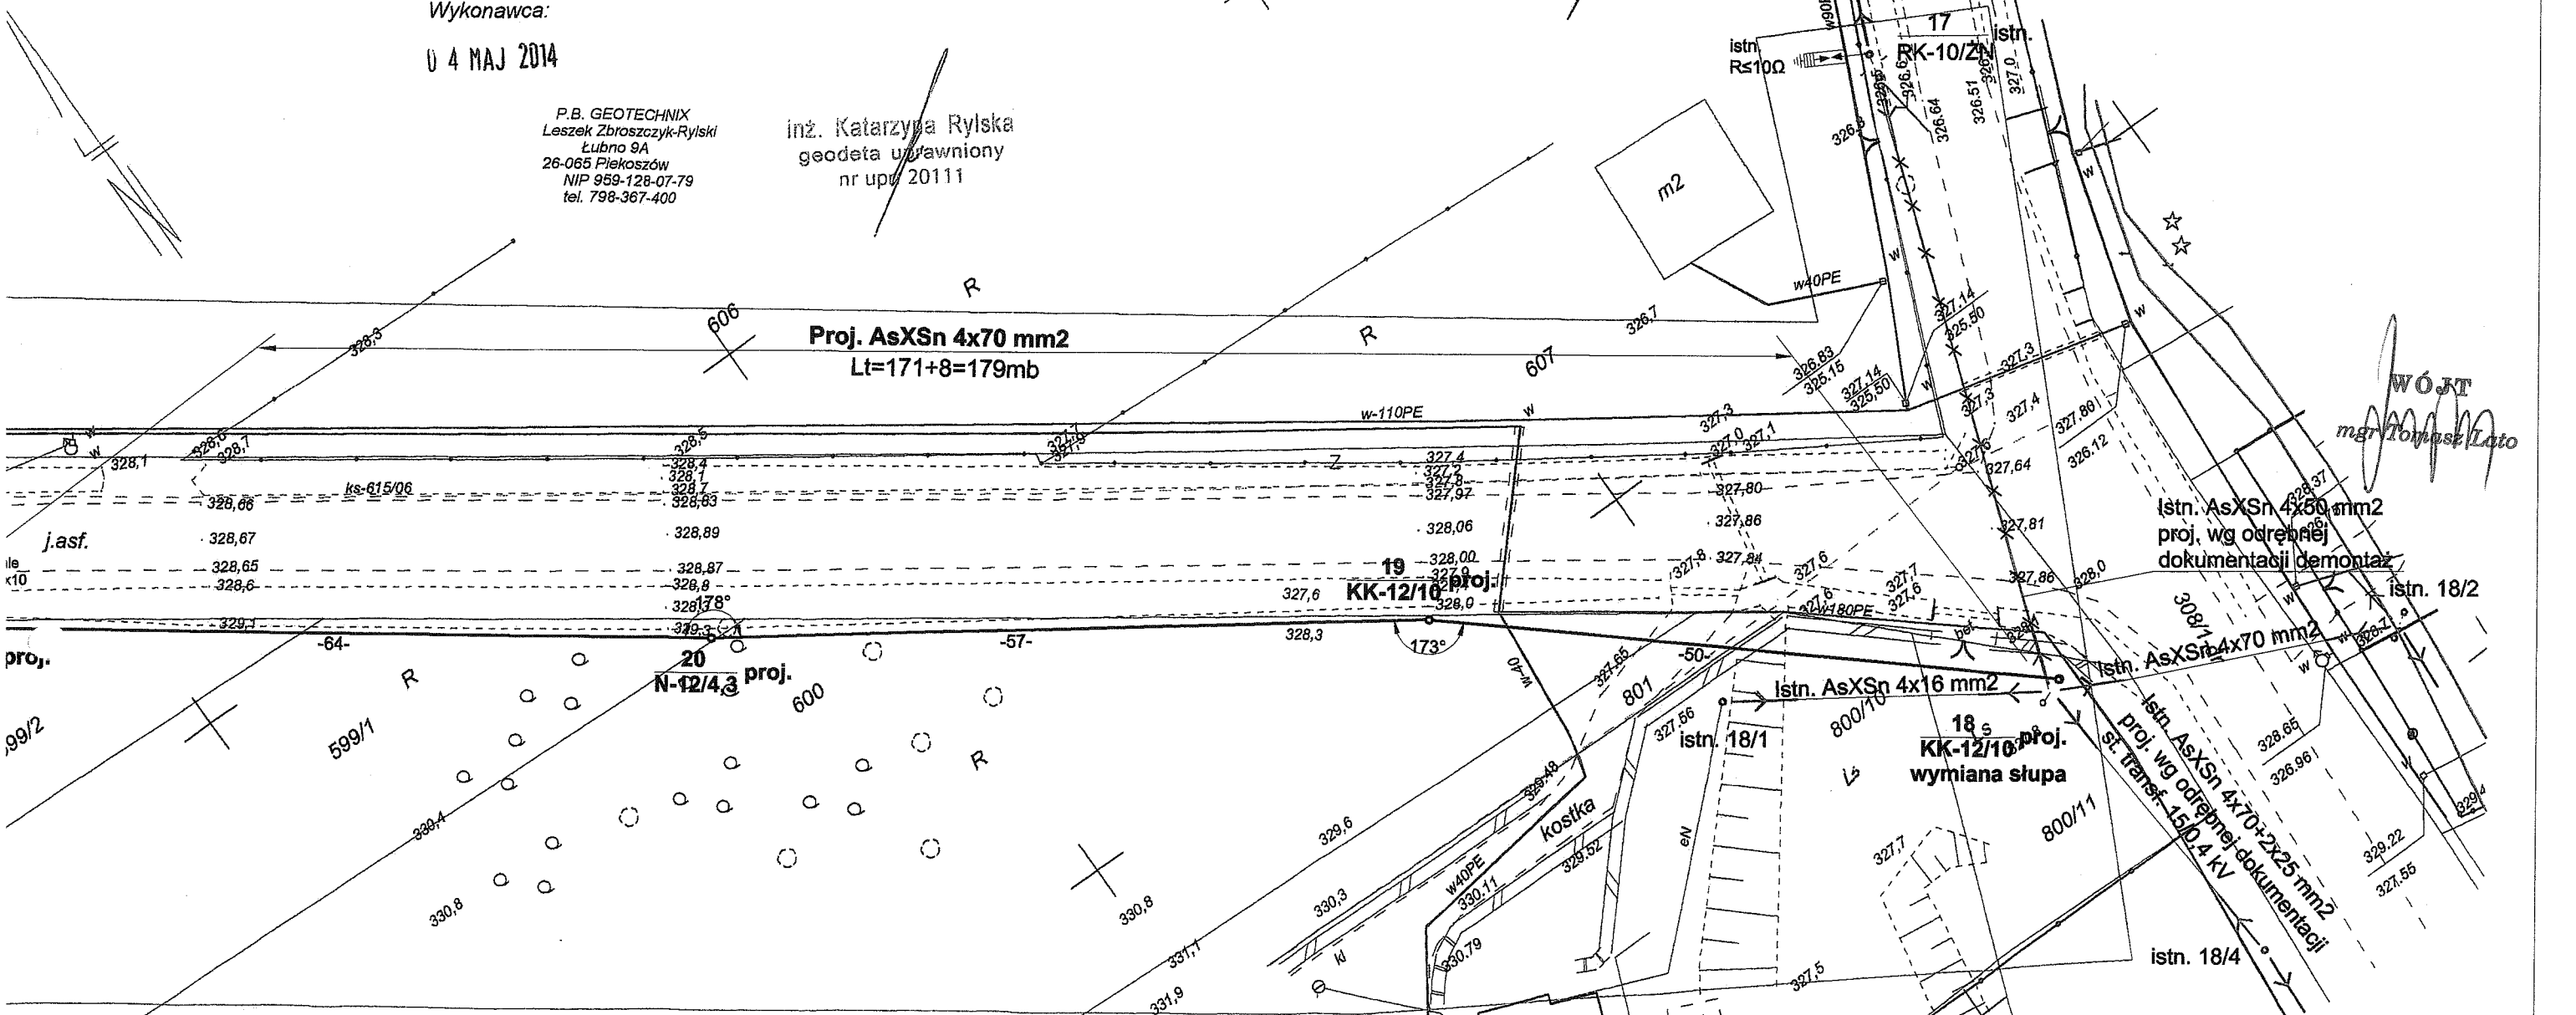

OCHRONA OD PORAŻEN
Samoczynne wyłączenie zasilania
w układzie sieciowym TN-C

 KOSEL Technologies	
INWESTOR:	PGE Dystrybucja S.A. Oddział Skarżysko-Kamienna Rejon Energetyczny Kielce
NAZWA RYSUNKU:	PBW przyłącza napowietrzno-kablowego n/N do budynku mieszkalnego w m-ści Masłów Drugi dz. nr 598/1 - projekt zagospodarowania terenu
PROJEKTOWAŁ:	Marek Osuch
OPRACOWAŁ:	mgr inż. Mateusz Sagan
DATA: czerwiec 2014r.	Skala 1:500 Rys. nr: 1