

Łączy Ark. Nr 2

Łączy Ark. Nr 1

PLAN ZAGOSPODAROWANIA TERENU

ARK. NR 4

SKALA 1:1000

LEGENDA

PROJ. KANALIZACJA SANITARNA




PROJ. RUROCIĄG TŁOCZNY ŚCIEKÓW

OTWÓR GEOLOGICZNY

PRZEPOMPOWNIA ŚCIEKÓW

ISTN. LINIA NAPOWIETRZNA NN

PROJ. PRZYŁĄCZE KABLOWE DO PRZEPOMPOWNI

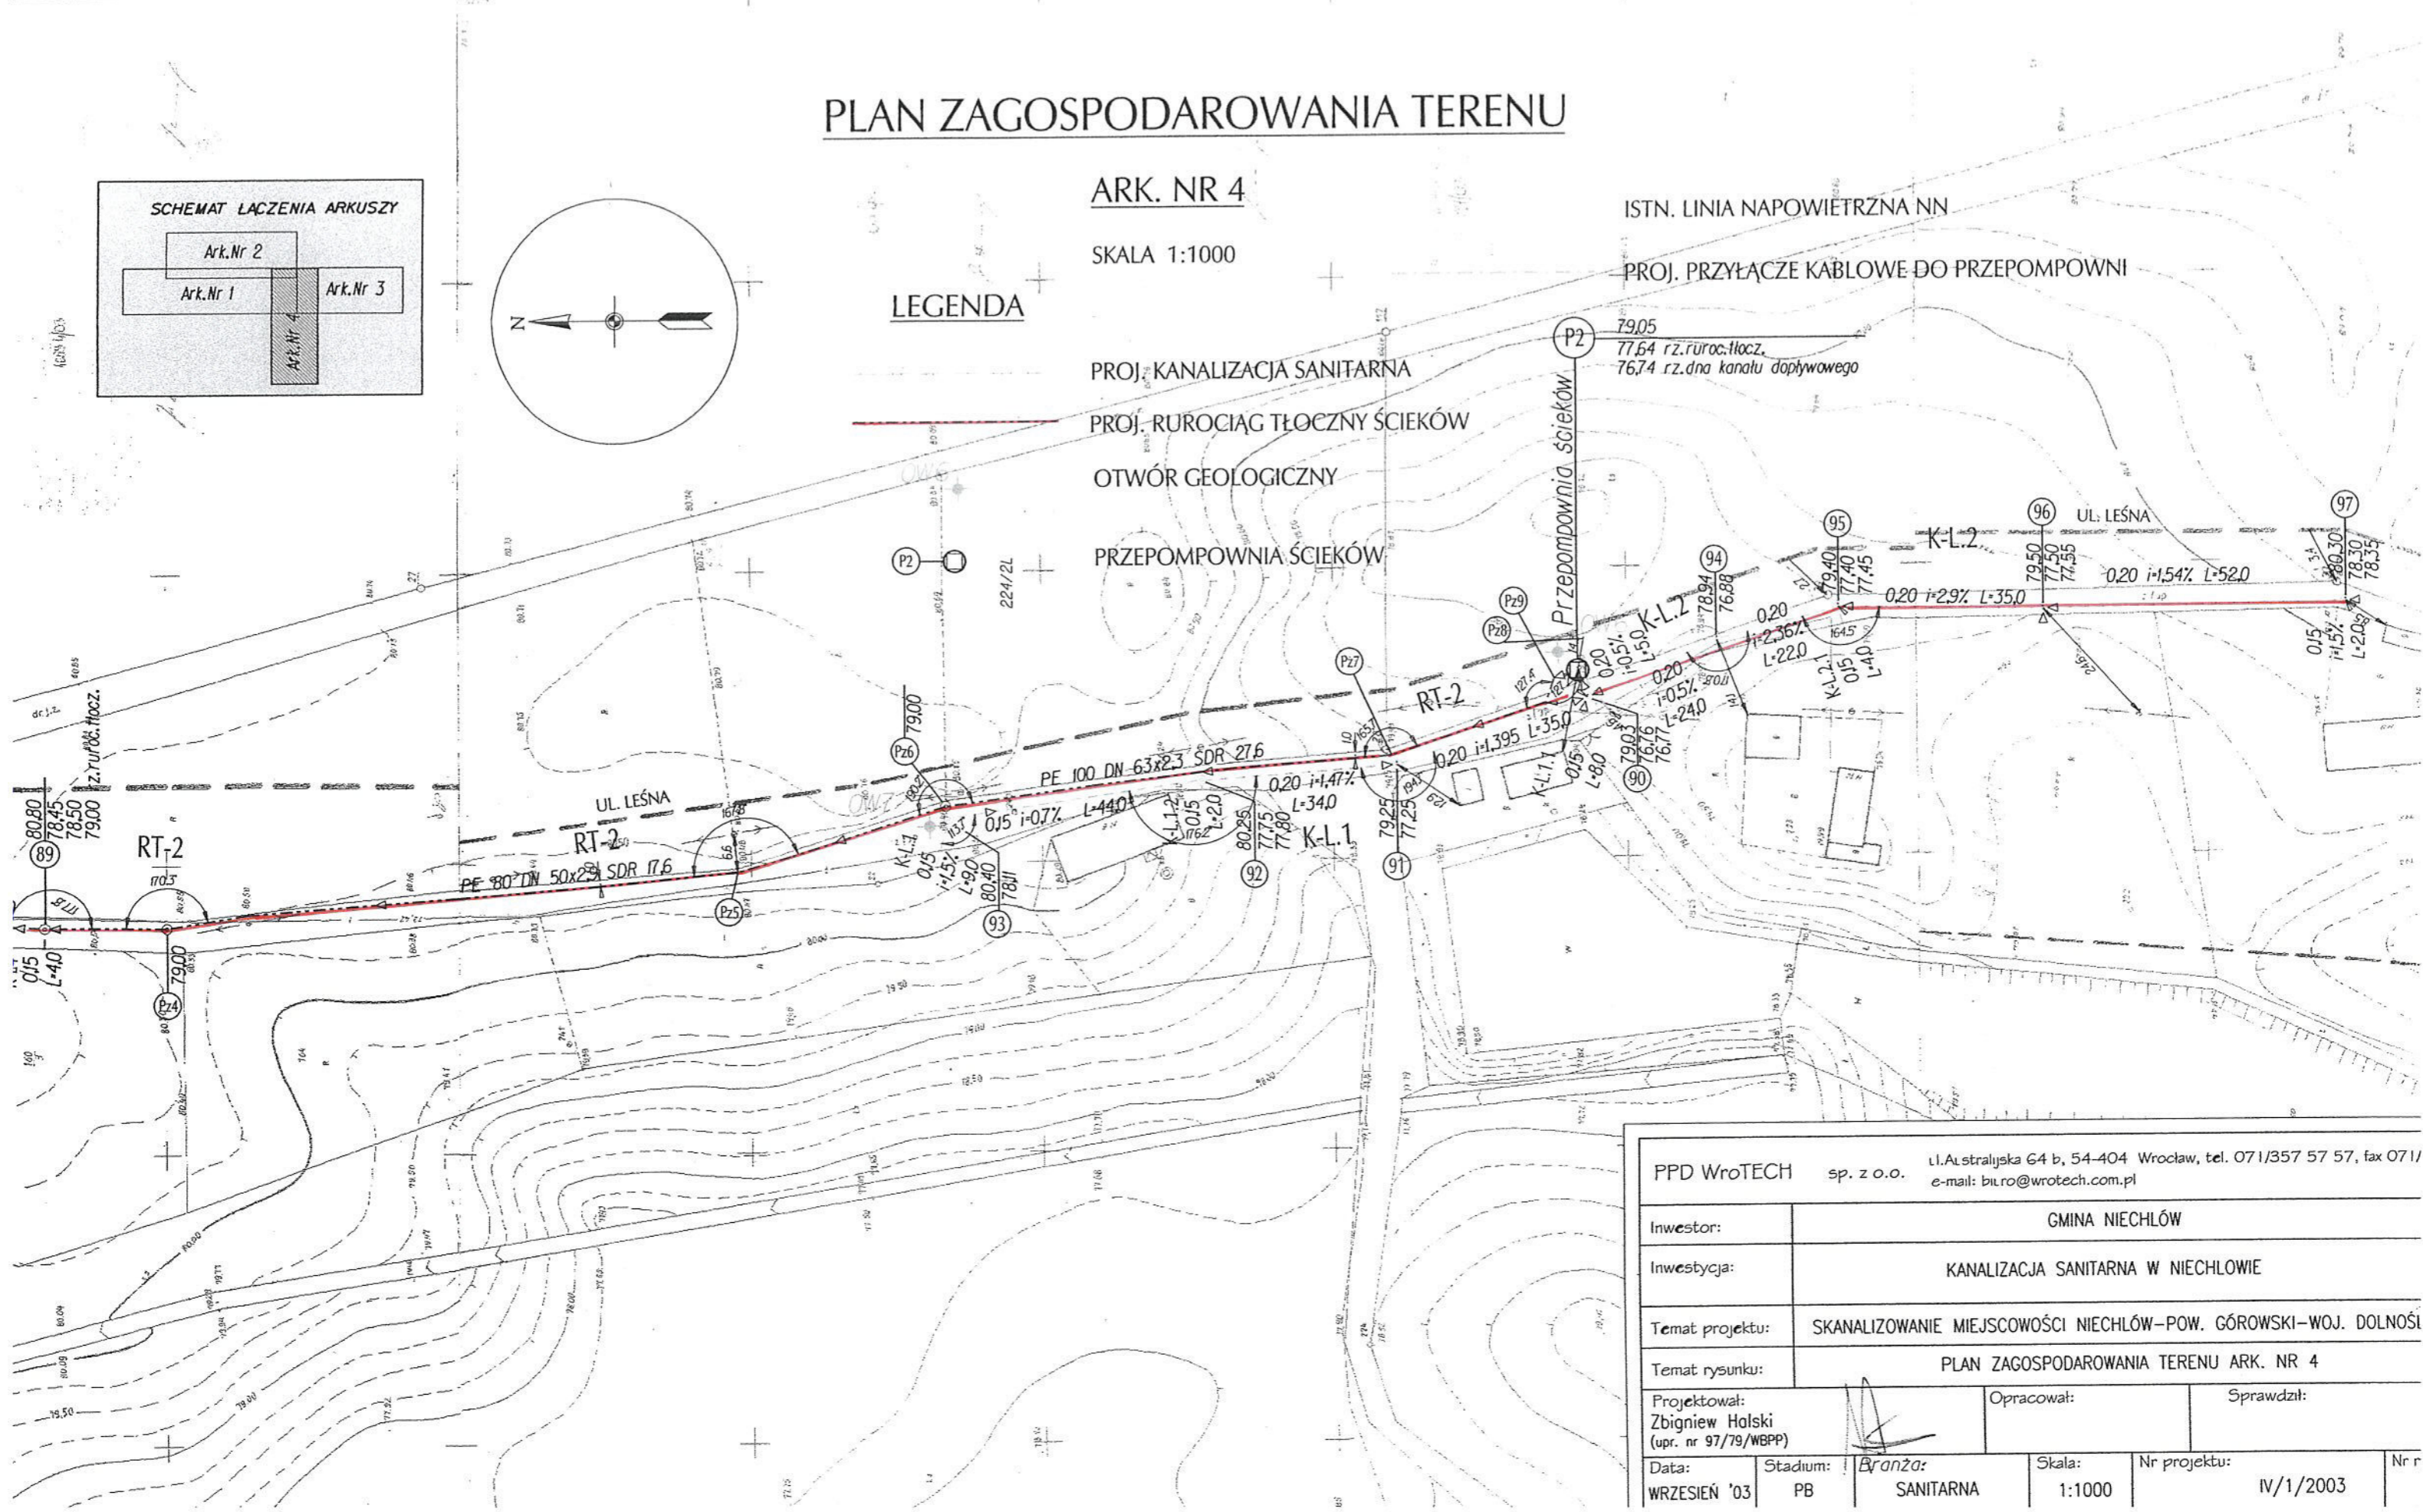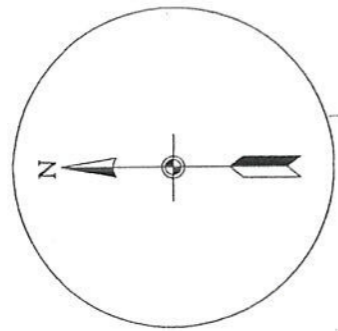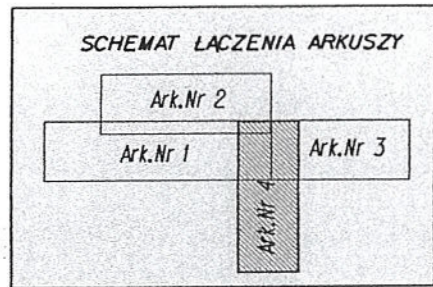

PPD WroTECH sp. z o.o.		ul. Alstralska 64 b, 54-404 Wrocław, tel. 071/357 57 57, fax 071/ e-mail: biuro@wrotech.com.pl	
Inwestor:	GMINA NIECHŁÓW		
Inwestycja:	KANALIZACJA SANITARNA W NIECHŁOWIE		
Temat projektu:	SKANALIZOWANIE MIEJSCOWOŚCI NIECHŁÓW-POW. GÓROWSKI-WOJ. DOLNOŚL.		
Temat rysunku:	PLAN ZAGOSPODAROWANIA TERENU ARK. NR 4		
Projektował: Zbigniew Holski (upr. nr 97/79/WBPP)	Opracował:	Sprawdził:	
Data: WRZESIEŃ '03	Stadium: PB	Branża: SANITARNA	Skala: 1:1000
Nr projektu: IV/1/2003		Nr r	