


**LEGENDA**

- OBWODY OŚWIETLENIOWE - PRZEWODY YDYp 3x1,5-4x1,5mm
- OBWODY GNIAZDOWE - PRZEWODY YDYp 3x1,5 3x2,5mm
- OBWODY SIŁOWE - PRZEWODY YDYp 5x2,5mm
- INSTALACJA UZIEMIĄCA PRZEWOD DY 10mm
- KABEL ZASILAJĄCY - PRZEWODY YDY 5x25mm

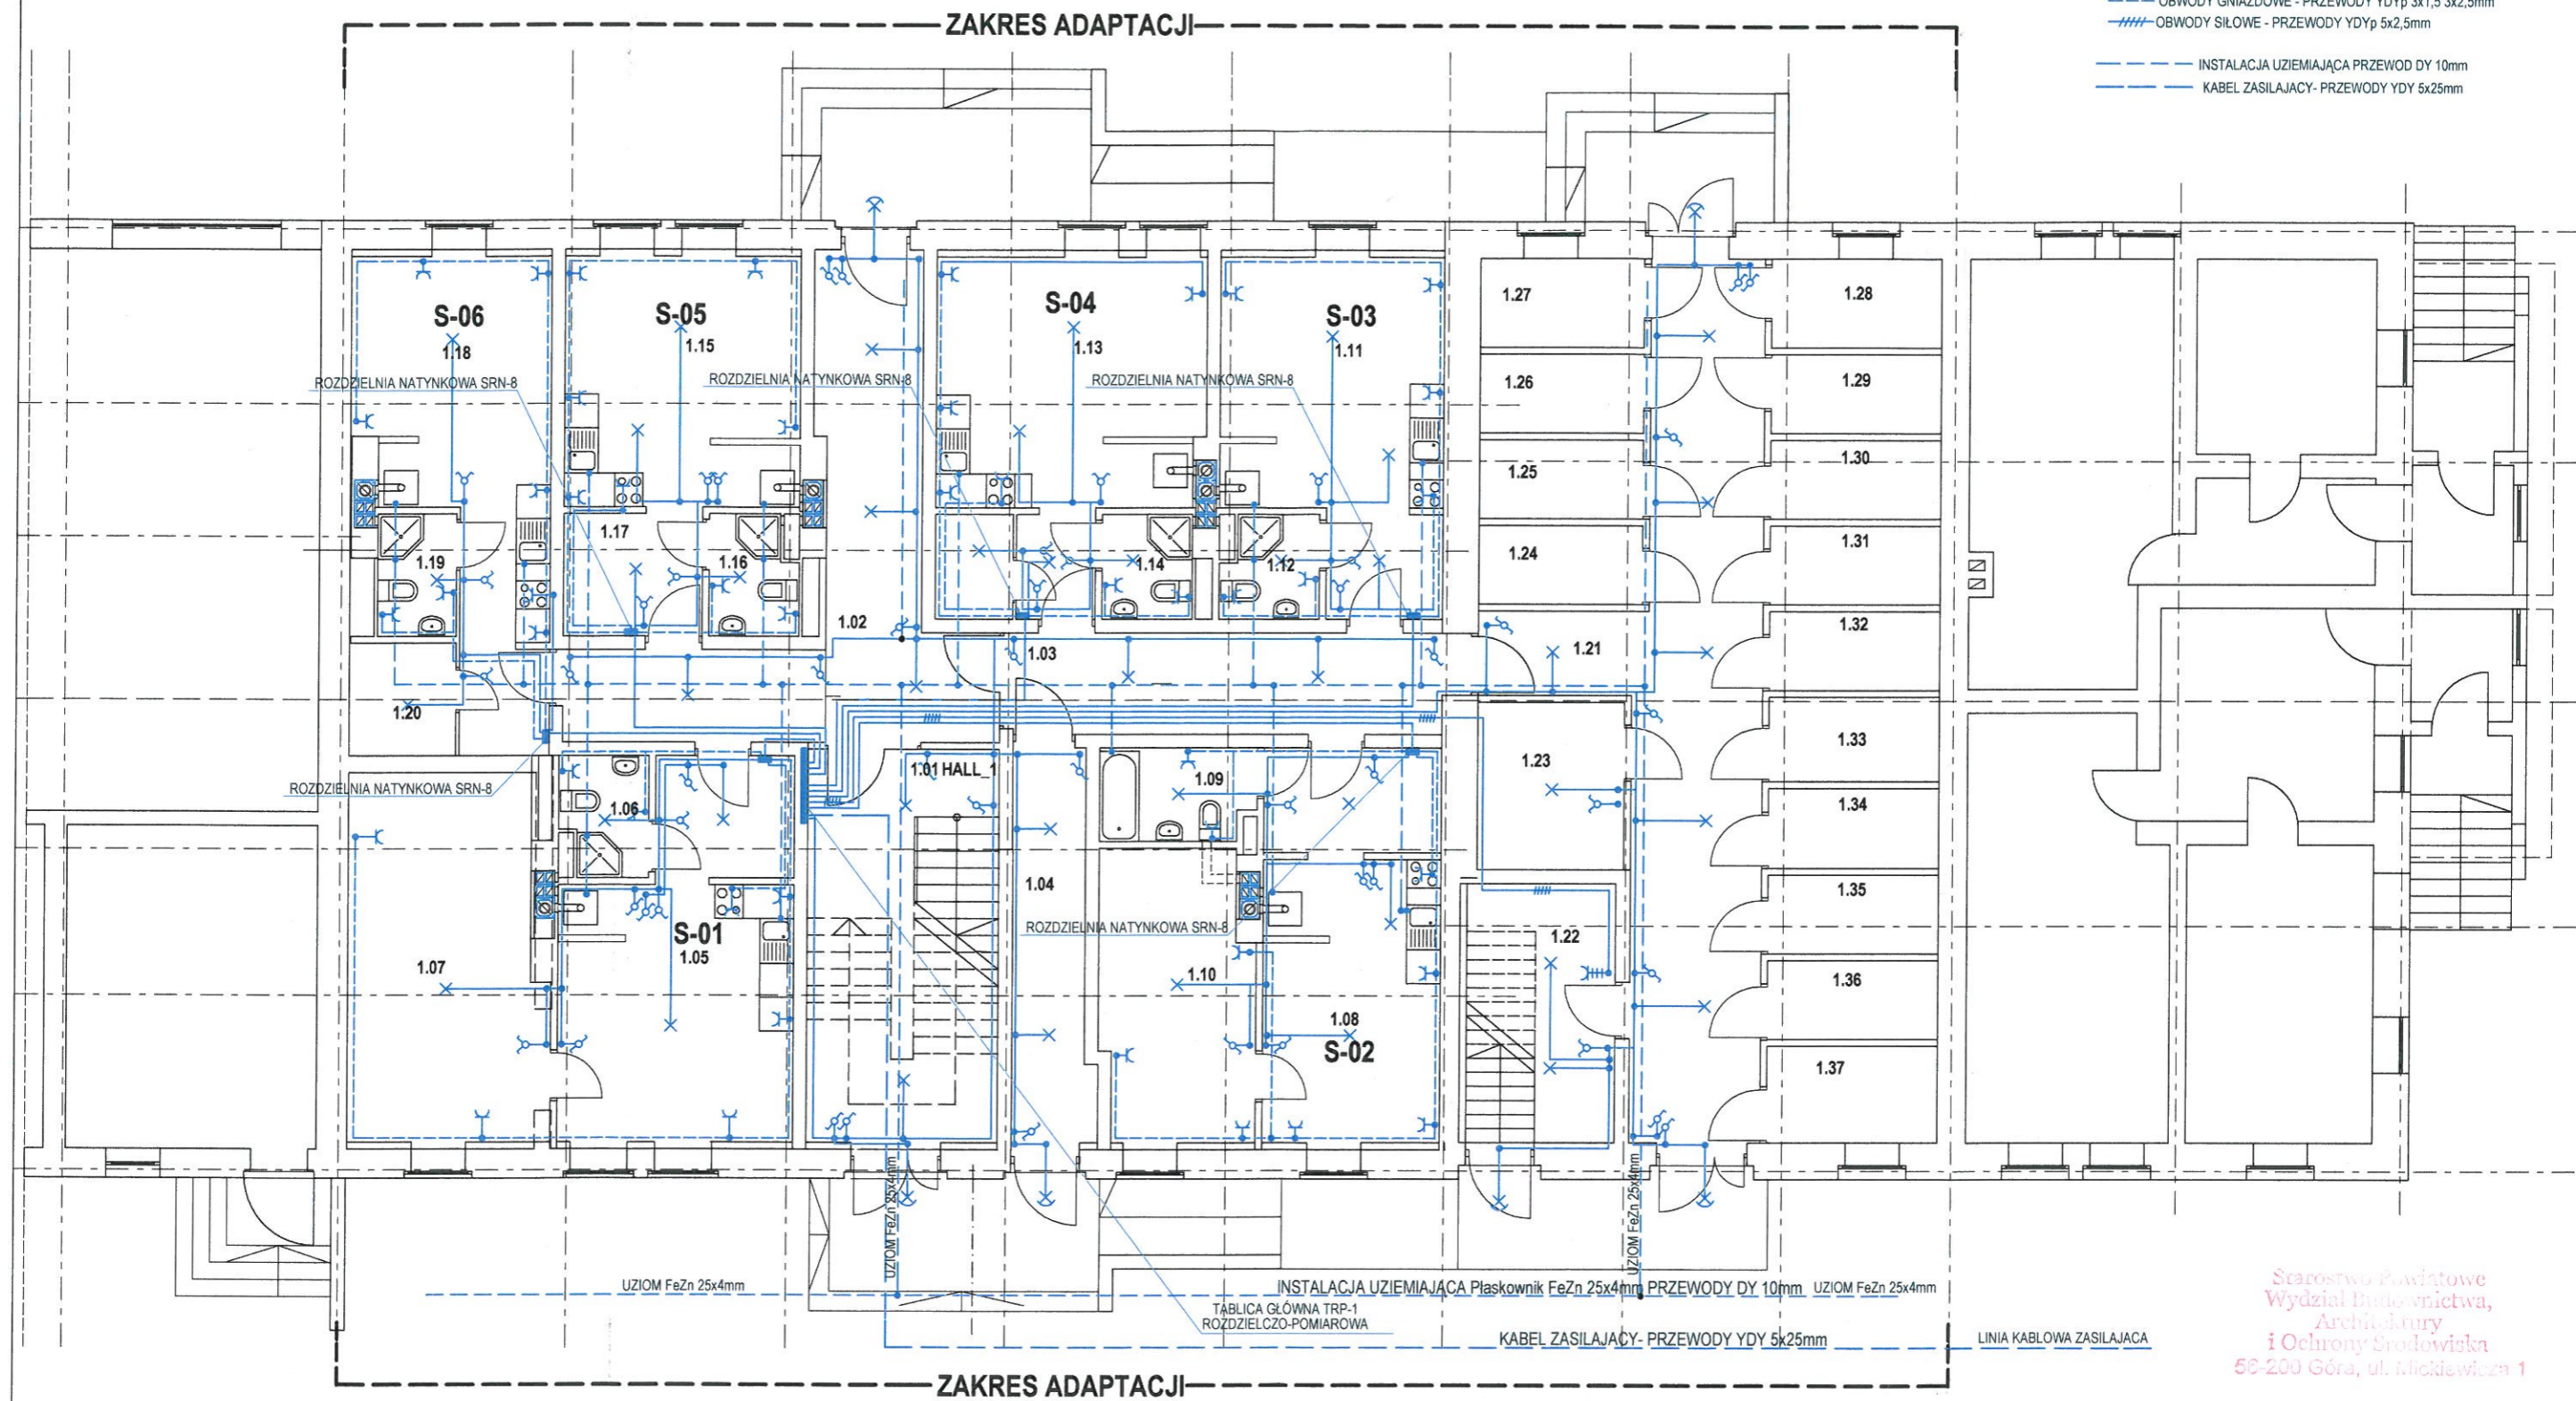

Starostwo Powiatowe  
Wydział Budownictwa,  
Architektury  
i Ochrony Środowiska  
56-200 Góra, ul. Mickiewicza 1

PARTER - CZĘŚĆ MIESZKALNA				PARTER - CZĘŚĆ GOSPODARCZA			
Kom	1.01	HALL_1	plytki gresowe	S-03	1.11	POKÓJ Z AN.KUCHENNYM	plytki gresowe
	1.02	HALL_2	plytki gresowe		1.12	ŁAZIENKA	plytki gresowe
	1.03	KORYTARZ_1	plytki gresowe		1.13	POKÓJ Z AN.KUCHENNYM	plytki gresowe
S-01	1.04	KORYTARZ_2	plytki gresowe	S-04	1.14	ŁAZIENKA	plytki gresowe
	1.05	POKÓJ Z AN.KUCHENNYM	plytki gresowe		1.15	POKÓJ Z AN.KUCHENNYM	plytki gresowe
	1.06	ŁAZIENKA	plytki gresowe		1.16	ŁAZIENKA	plytki gresowe
S-02	1.07	SYPIALNIA	plytki gresowe	S-05	1.17	SKŁADZIK	plytki gresowe
	1.08	POKÓJ Z AN.KUCHENNYM	plytki gresowe		1.18	POKÓJ Z AN.KUCHENNYM	plytki gresowe
	1.09	ŁAZIENKA	plytki gresowe		1.19	ŁAZIENKA	plytki gresowe
	1.10	SYPIALNIA	plytki gresowe		1.20	SKŁADZIK	plytki gresowe
Gosp					1.21	KOMUNIKACJA	posadzka betonowa
					1.22	POM. TECHNICZNE	
					1.23	POM. GOSPODARCZE	
					1.24	SKŁADZIKI	
					-1.37	GOSPODARCZE	

SZYBKE WYŁĄCZANIE TN-C-S

PRZEWODY UKŁADAĆ PODTYNKOWO W BRUZDACH W ŚCIANACH W ŚCIANACH LEKKICH, WARSTWOWYCH I NAD SUFITAMI PRZEWODY UKŁADAĆ W RURKACH PESCHLA  
PUSZKI ROZDZIELCZE SZCZELNE TYPU AP-9 WMUROWANE DO LICA  
OSPRZĘT TYPOWY, W POMIĘSZCZ SANITARNYCH IP44 h=1,40m  
OPRAWY OŚWIETLENIOWE W POMIĘSZCZ SANITARNYCH IP44

Pracownia Projektowa CEDEKO 67-210 Wilkow, Osiedlowa 1 cedecko@gmail.com	
NAZWA RYS	BRANŻA
RZUT PARTERU _INSTALACJA ELEKTRYCZNA	ELEKTRYCZNA
TEMAT	ADAPTACJA BUDYNKU MIESZK.-GOSPOD SKALA 1:100
OBIEKT	BUDYNEK MIESZKALNY WIELORODZINNY
ADRES	BARTODZIEJE, gm. NIECHŁÓW NR RYS E1
INWESTOR	GMINA NIECHŁÓW 56-215 NIECHŁÓW Głogowska 31 DATA XI 2013
PROJEKTANT	inż. WIT JURGA upr. proj. nr 1013/87/Le
ASYSTENT	arch DANIEL KOSMATKA