


LEGENDA

- OBWODY OŚWIETLENIOWE - PRZEWODY YDYp 3x1,5-4x1,5mm
- - - OBWODY GNIAZDOWE - PRZEWODY YDYp 3x1,5 3x2,5mm
- - - - OBWODY SIŁOWE - PRZEWODY YDYp 5x2,5mm
- - - - - INSTALACJA UZIEMIAJĄCA PRZEWOD DY 10mm
- KABEL ZASILAJACY- PRZEWODY YDY 5x25mm

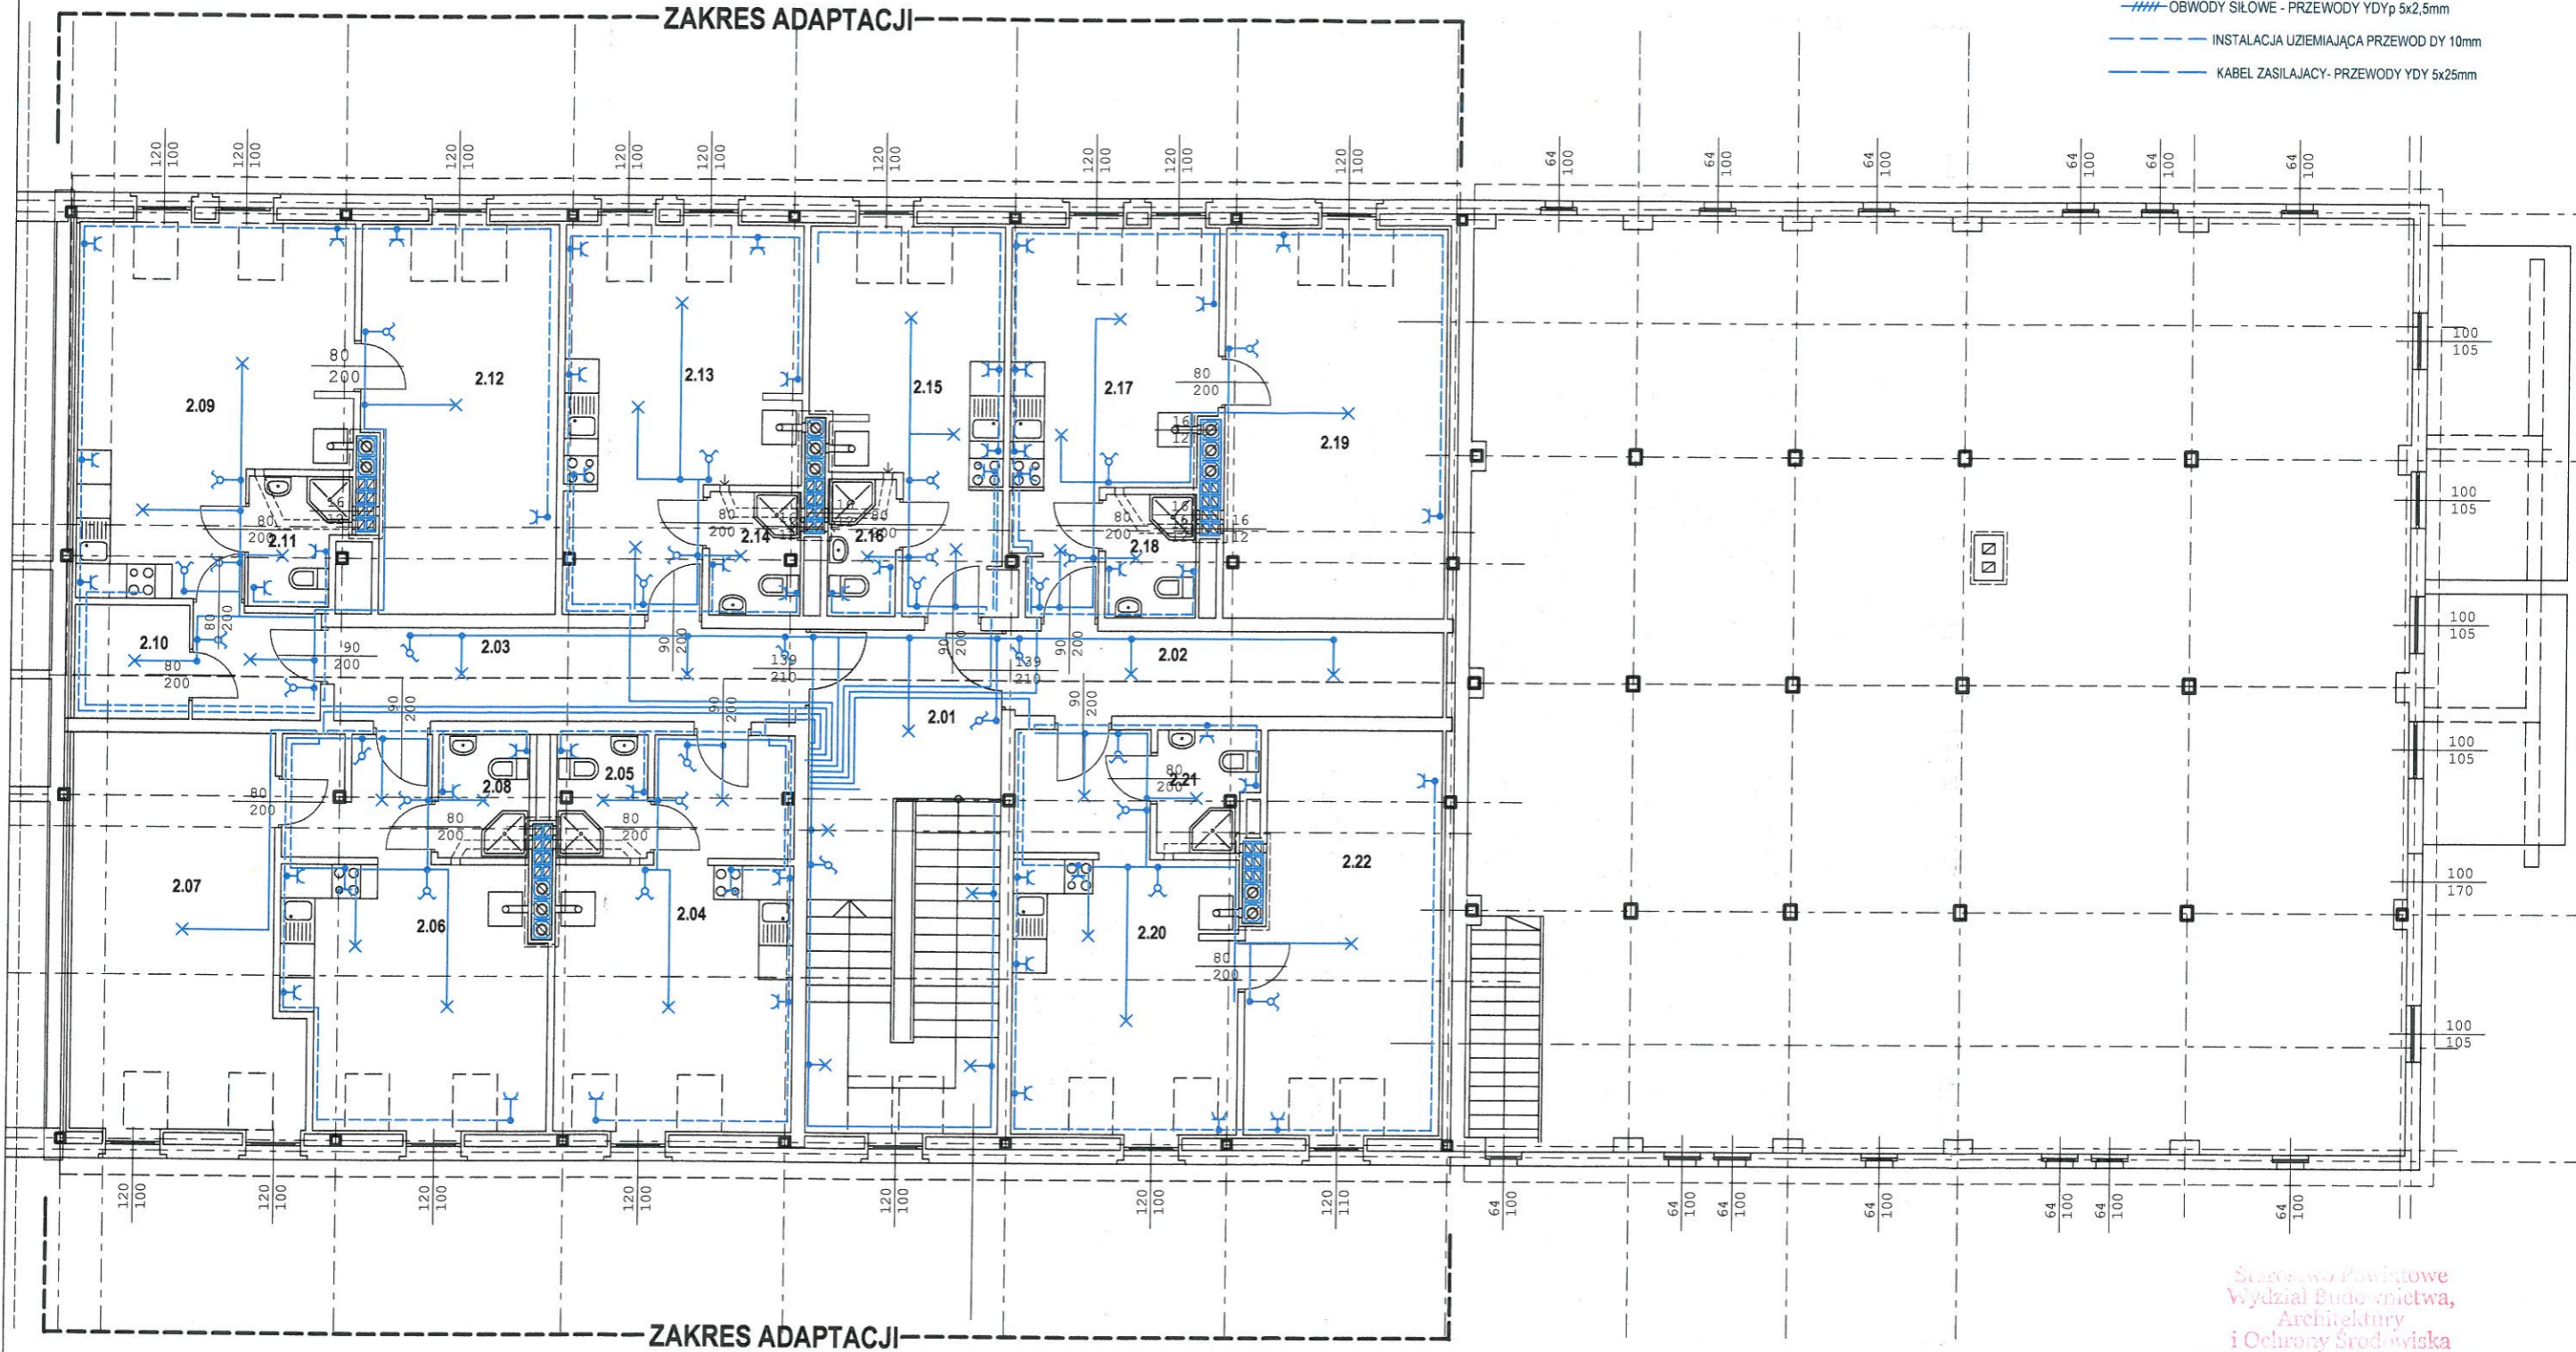

Stowarzyszenie Powiatowe
Wydział Budownictwa,
Architektury
i Ochrony Środowiska
50-203 Góra, ul. Mickiewicza 1

PODDASZE - CZĘŚĆ MIESZKALNA			
K-01	2.01	HALL / SCHODY	plytki gresowe
	2.02	KORYTARZ_1	plytki gresowe
	2.03	KORYTARZ_1	plytki gresowe
K-02	2.04	POKÓJ Z AN.KUCHENNYM	plytki gresowe
	2.05	ŁAZIENKA	terrakota
	2.06	POKÓJ Z AN.KUCHENNYM	plytki gresowe
K-03	2.07	SYPIALNIA	plytki gresowe
	2.08	ŁAZIENKA	terrakota
	2.09	POKÓJ Z AN.KUCHENNYM	plytki gresowe
	2.10	SKŁADZIK	plytki gresowe
K-04	2.11	ŁAZIENKA	terrakota
	2.12	SYPIALNIA	plytki gresowe
	2.13	POKÓJ Z AN.KUCHENNYM	plytki gresowe
K-05	2.14	ŁAZIENKA	terrakota
	2.15	POKÓJ Z AN.KUCHENNYM	plytki gresowe
	2.16	ŁAZIENKA	terrakota
K-06	2.17	POKÓJ Z AN.KUCHENNYM	plytki gresowe
	2.18	ŁAZIENKA	terrakota
	2.19	SYPIALNIA	plytki gresowe
K-07	2.20	POKÓJ Z AN.KUCHENNYM	plytki gresowe
	2.21	ŁAZIENKA	terrakota
	2.22	SYPIALNIA	plytki gresowe

SZYBKIIE WYŁĄCZANIE TN-C-S

PRZEWODY UKŁADAĆ PODTYNKOWO W BRUZZACH W ŚCIANACH,
W ŚCIANACH LEKKICH, WARSTWOWYCH I NAD SUFITAMI
PRZEWODY UKŁADAĆ W RURKACH PESCHLA
PUSZKI ROZDZIELCZE SZCZELNE TYPU AP-9 W MUROWANE DO LICIA
OSPRZĘT TYPOWY, W POMIESZCZ SANITARNYCH IP44 h=1,40m
OPRAWY OŚWIETLENIOWE W POMIESZCZ SANITARNYCH IP44

Pracownia Projektowa CEDEKO 67-210 Wilkow, Osiedlowa 1 cedeko@gmail.com		BRANŻA
NAZWA RYS		ELEKTRYCZNA
RZUT PODDASZA _INSTALACJA ELEKTRYCZNA		SKALA 1:100
TEMAT	ADAPTACJA BUDYNKU MIESZK-GOSPOD	NR RYS
OBIEKT	BUDYNEK MIESZKALNY WIELORODZINNY	E2
ADRES	BARTODZIEJE, gm. NIECHLÓW dz. nr geod. 48/2	DATA
INWESTOR	GMINA NIECHLÓW 56-215 NIECHLÓW Głogowska 3	upr. proj. nr 1013/87/Le
PROJEKTANT	inż. WIT JURGA	
ASYSTENT	arch DANIEL KOSMATKA	