



Wojewódzki Zarząd Melioracji i Urządzeń Wodnych w Łodzi

Terenowy Inspektorat w Wieluniu
ul. Fabryczna 4, 98-300 Wieluń

<http://www.melioracja.lodzkie.pl>

[//www.bip.melioracja.lodzkie.pl](http://www.bip.melioracja.lodzkie.pl)

e-mail: inspektorat.wielun@melioracja.lodzkie.pl

WINDPROJEKT Sp. z o.o. S.K.A.
Oddział Inowrocław
ul. Królowej Jadwigi 20
88 – 100 Inowrocław

I-W/6216/WP-6a-p/367/2014

Wieluń, dnia 25 marca 2014 r.

W odpowiedzi na wniosek z dnia 18 marca 2014 r. dotyczący uzgodnienia lokalizacji przejścia linii kablowej SN wraz z infrastrukturą techniczną oraz stacją rozdzielczą na działkach o nr ewid.: 551, 570, 605 w obrębie miejscowości Dworszowice Kościelne, gm. Nowa Brzeźnica, Wojewódzki Zarząd Melioracji i Urządzeń Wodnych w Łodzi Terenowy Inspektorat w Wieluniu informuje, że na wyszczególnionych działkach nie ma zewidencjonowanych urządzeń melioracyjnych.


W przypadku stwierdzenia na rozpatrywanym obszarze urządzeń melioracji wodnych szczegółowych kolidujących z planowanym przedsięwzięciem, Inwestor zobowiązany będzie do rozwiązania kolizji we własnym zakresie, w sposób zapewniający prawidłowy odpływ wód.


KIEROWNIK


mgr inż. Agnieszka Rys

Załączniki:

- Projekt zagospodarowania terenu – 1 egz.,
- Mapa sytuacyjna z lokalizacją trasy kabla SN – 1 egz.

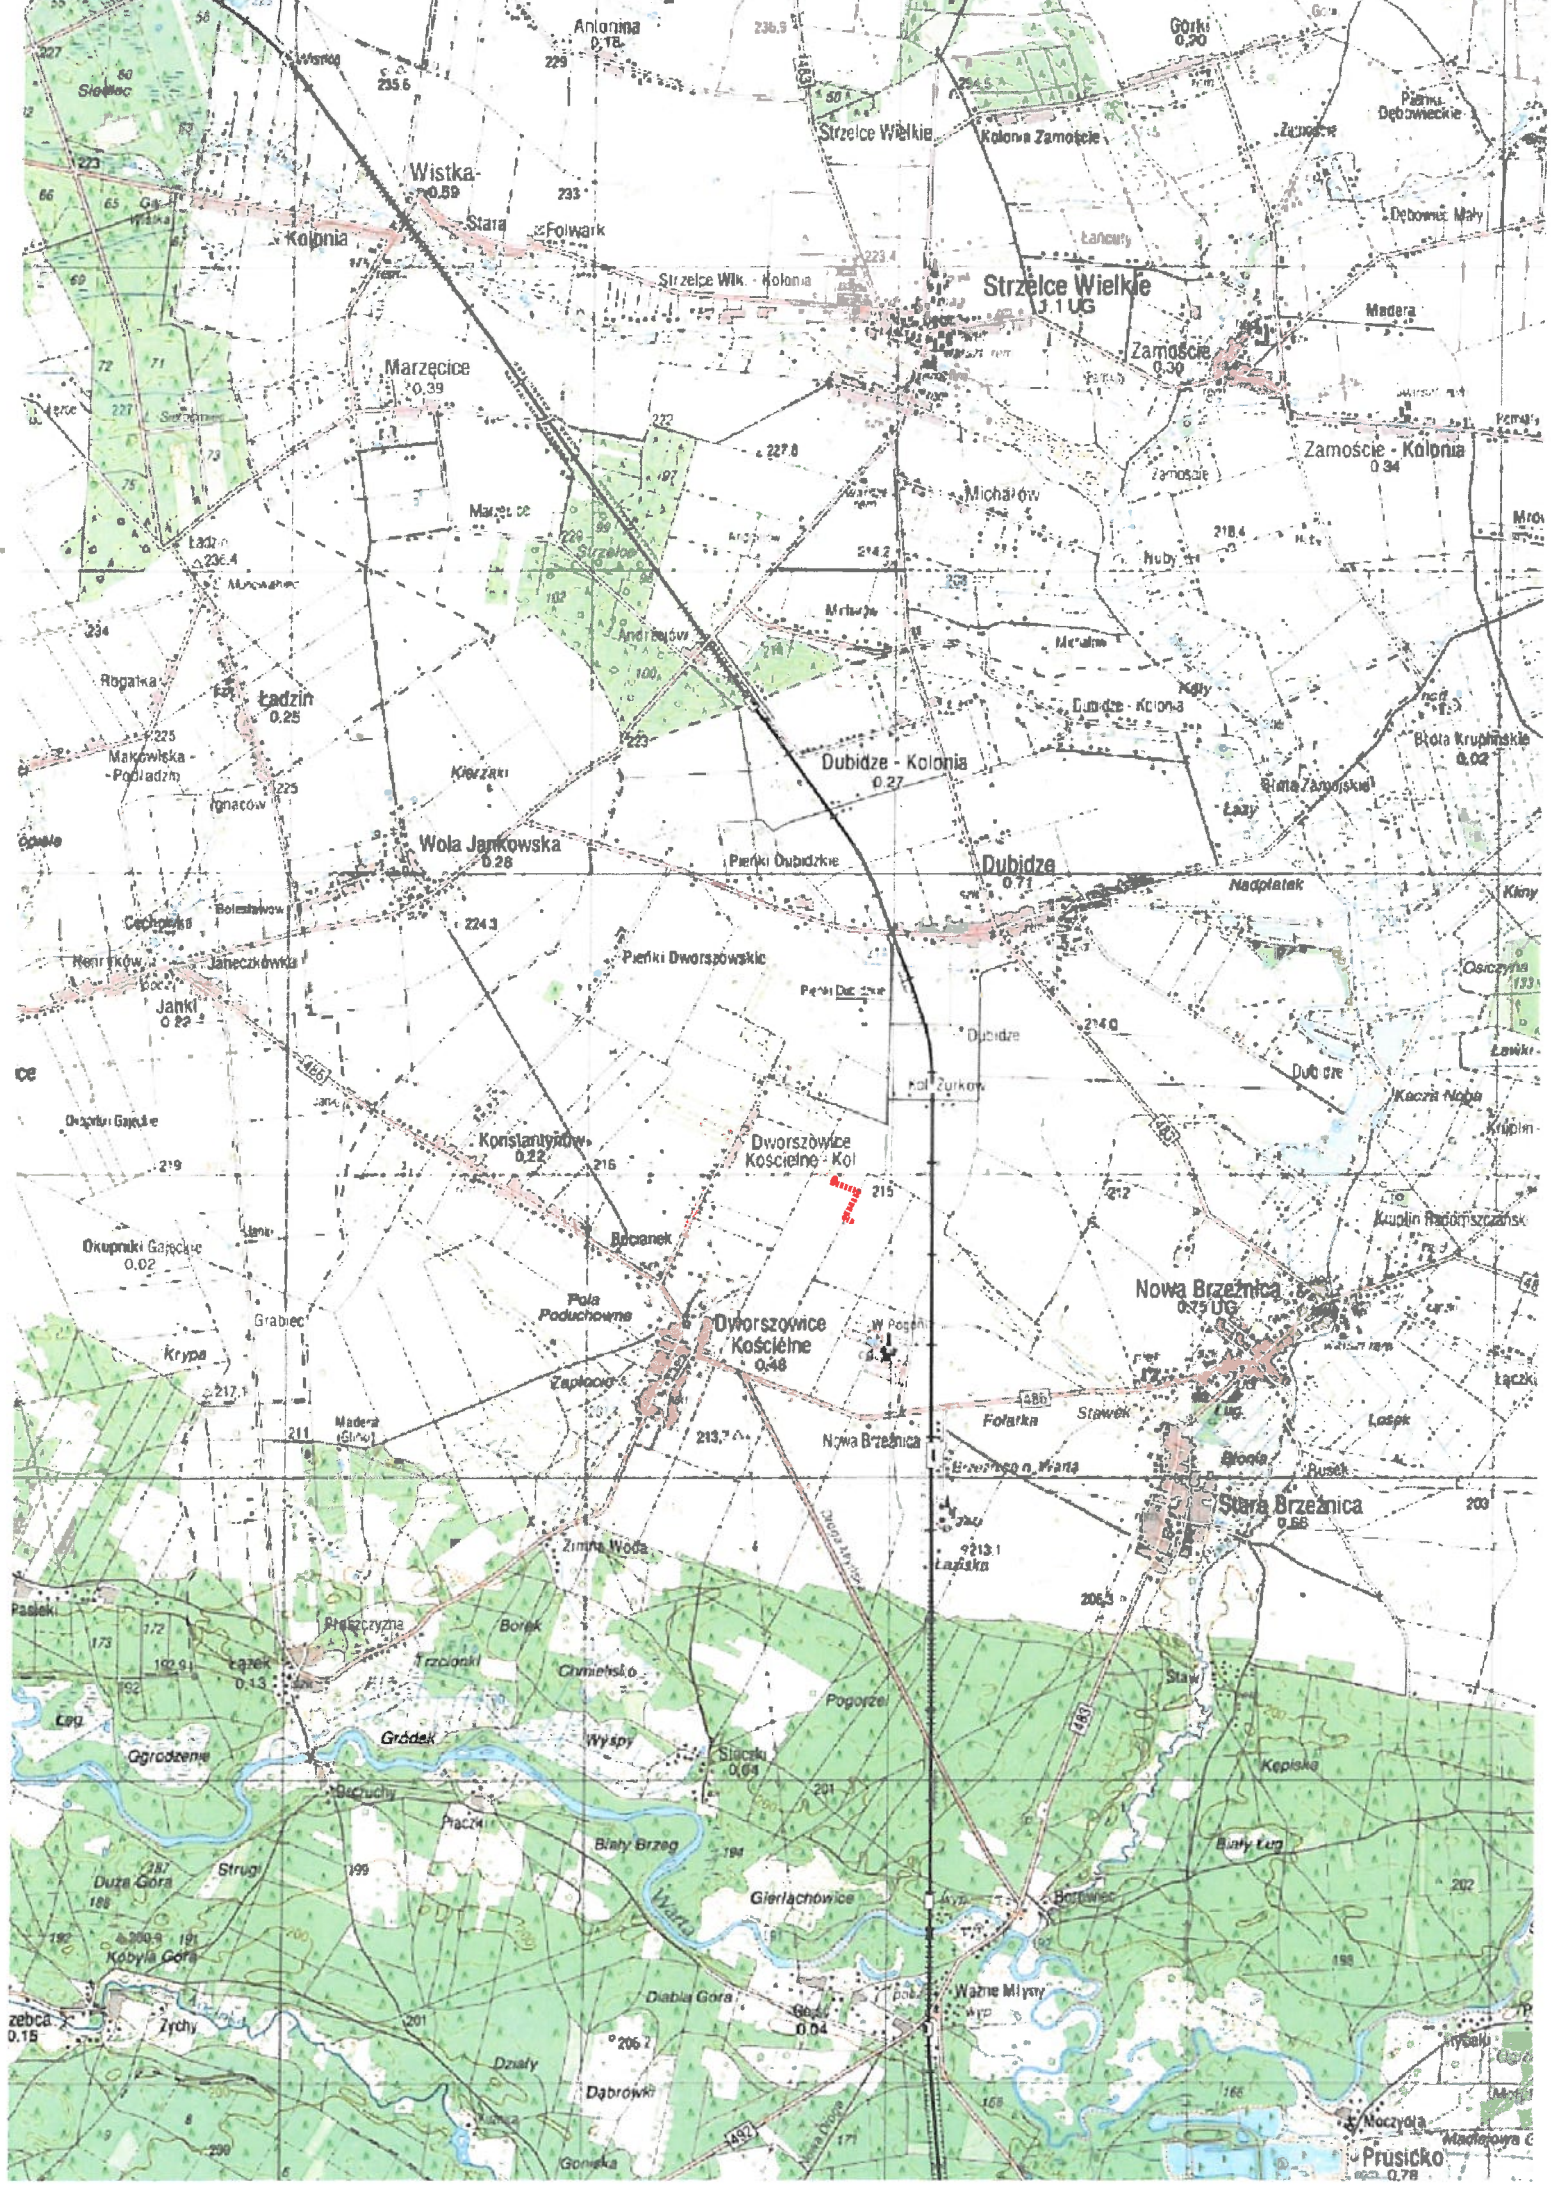

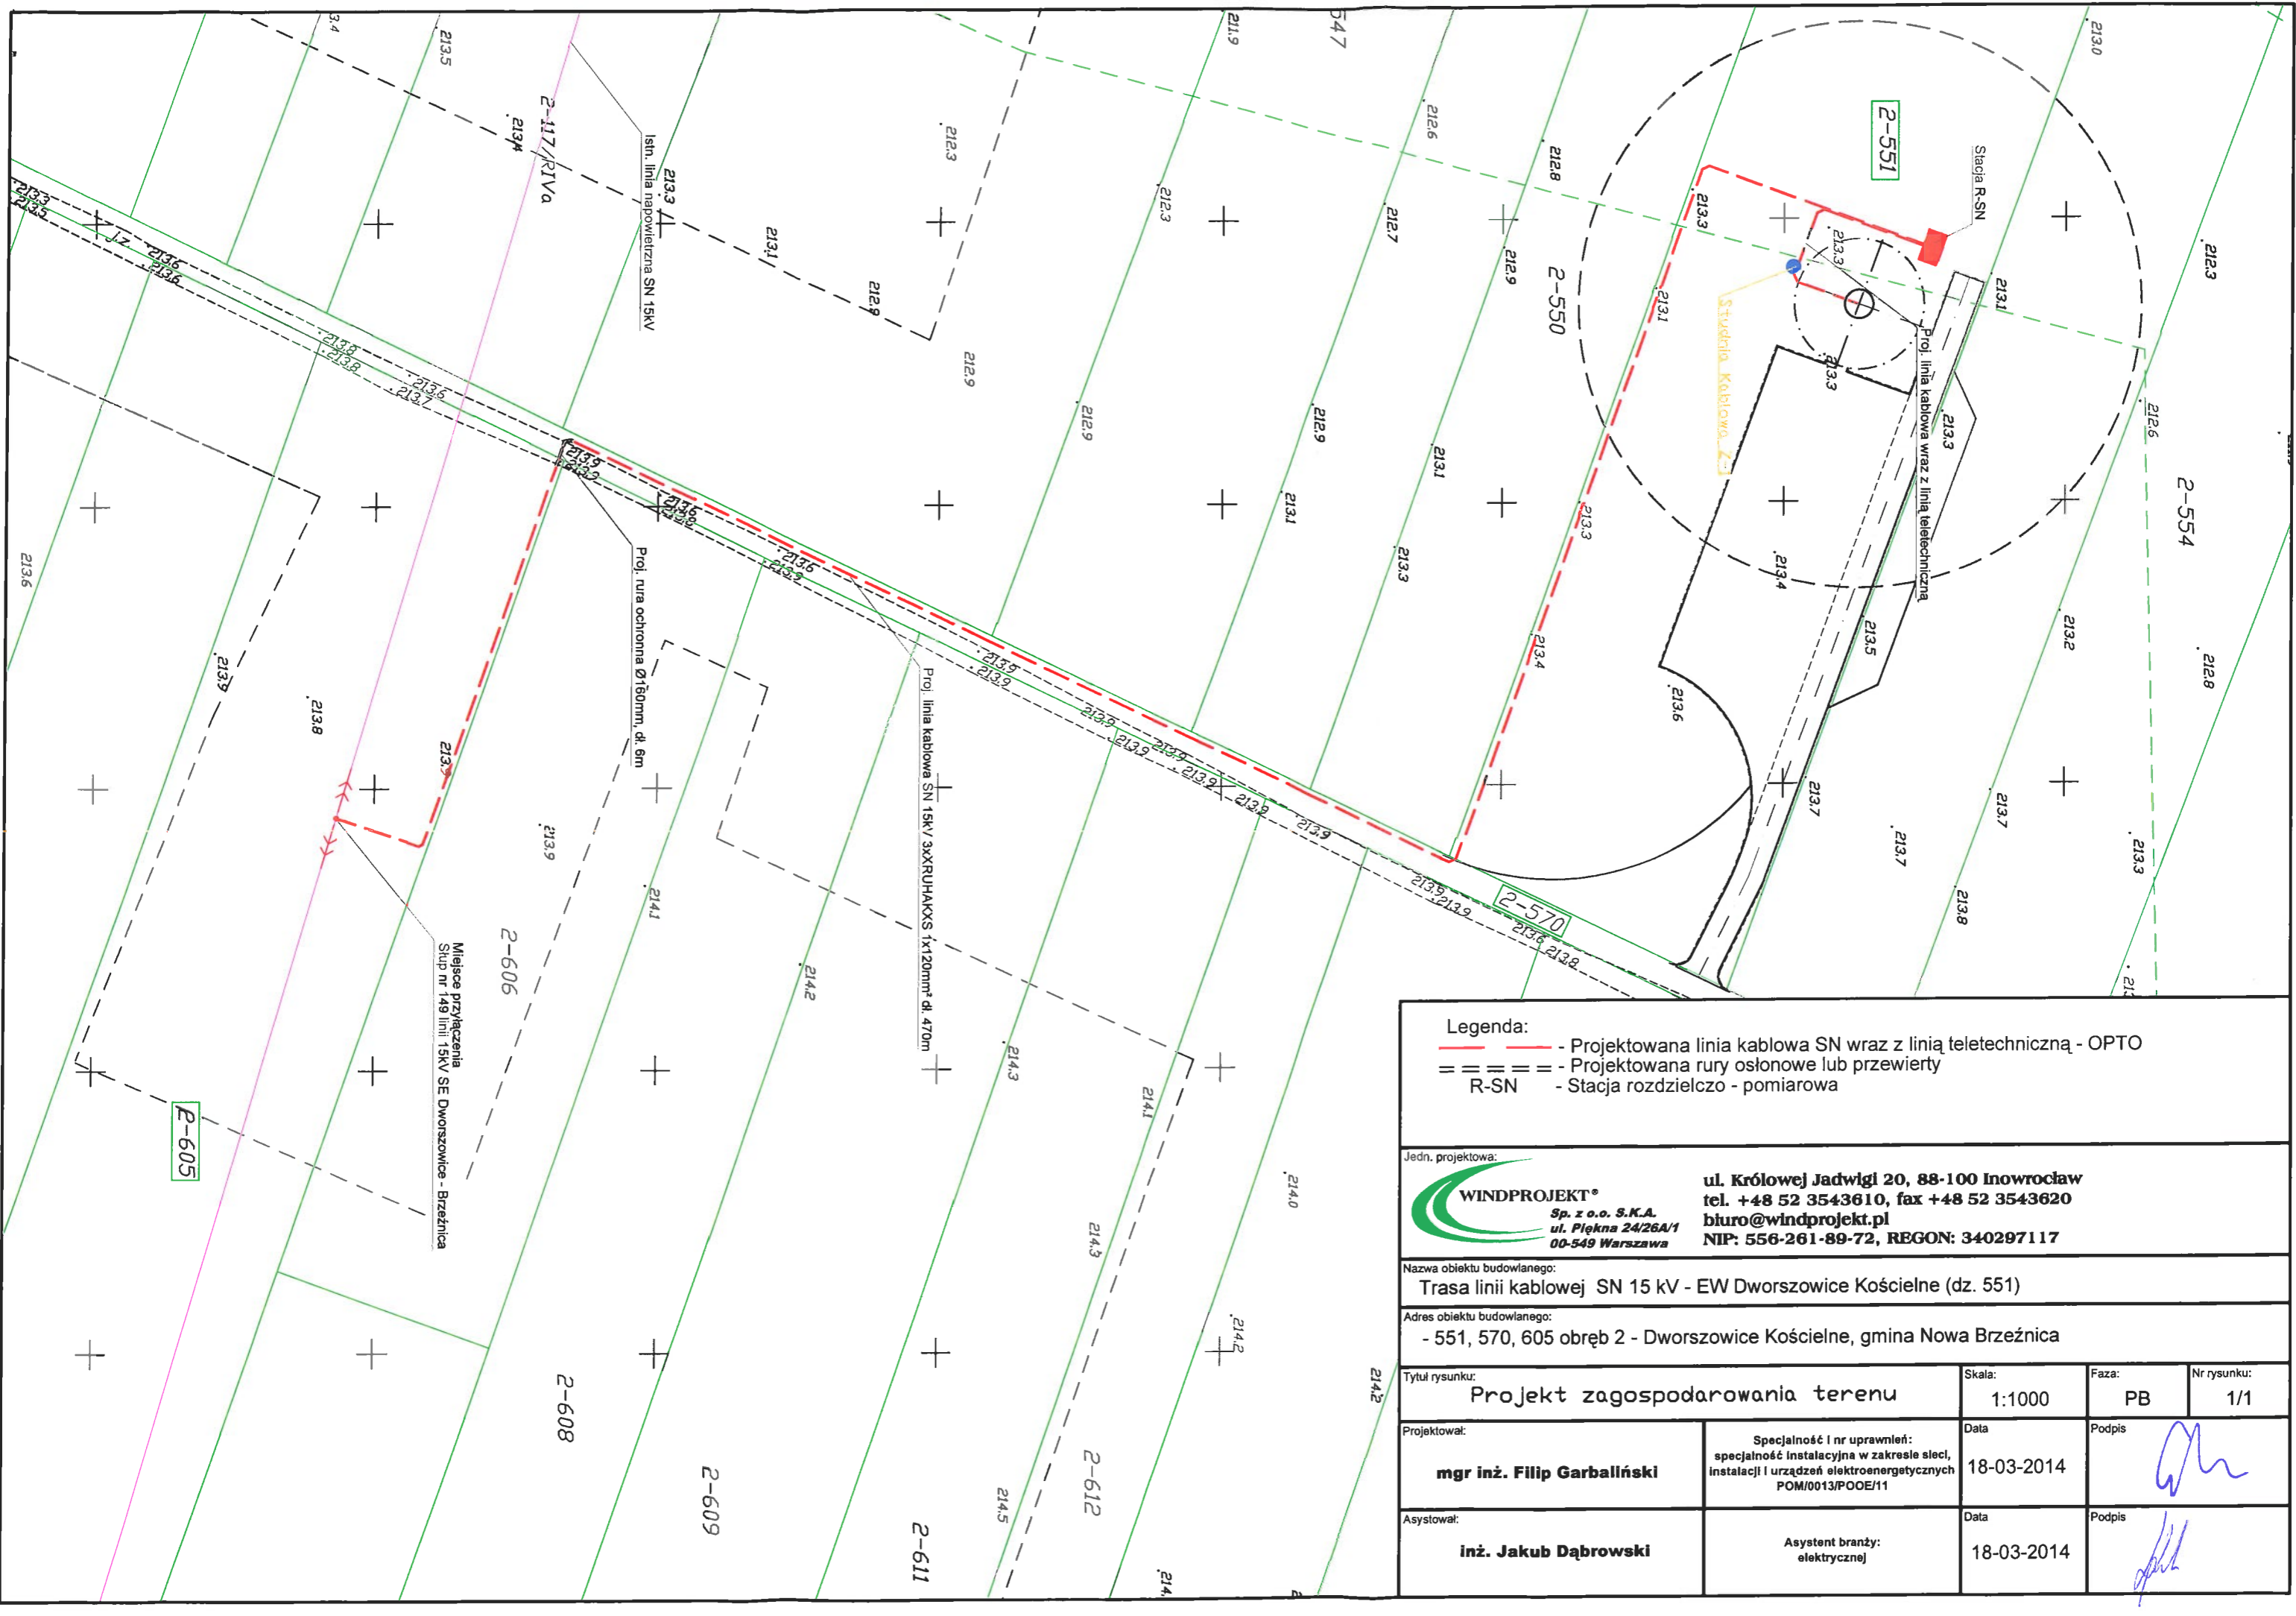

Legenda:
 - - Projektowana linia kablowa SN wraz z linią teletechniczną - OPTO
 = = = = - Projektowana rury osłonowe lub przewierty
 R-SN - Stacja rozdzielczo - pomiarowa

Jedn. projektowa:
WINDPROJEKT®
 Sp. z o.o. S.K.A.
 ul. Piękna 24/26A/1
 00-549 Warszawa
 ul. Królowej Jadwigi 20, 88-100 Inowrocław
 tel. +48 52 3543610, fax +48 52 3543620
 biuro@windprojekt.pl
 NIP: 556-261-89-72, REGON: 340297117

Nazwa obiektu budowlanego:
 Trasa linii kablowej SN 15 kV - EW Dworszowice Kościelne (dz. 551)

Adres obiektu budowlanego:
 - 551, 570, 605 obręb 2 - Dworszowice Kościelne, gmina Nowa Brzeźnica

Tytuł rysunku: Projekt zagospodarowania terenu		Skala: 1:1000	Faza: PB	Nr rysunku: 1/1
Projektował: mgr inż. Filip Garballński	Specjalność i nr uprawnień: specjalność instalacyjna w zakresie sieci, instalacji i urządzeń elektroenergetycznych POM/0013/POE/11	Data: 18-03-2014	Podpis: 	
Asystował: inż. Jakub Dąbrowski	Asystent branży: elektrycznej	Data: 18-03-2014	Podpis: 	

P-605

Miejsce przyłączenia
 Skup nr 149 linii 15kV SE Dworszowice - Brzeźnica

Proj. rura ochronna Ø160mm, dł. 6m

Proj. linia kablowa SN 15kV 3XXRUHAKKS 1x120mm² dł. 470m

Isbn. linia napowietrzna SN 15kV

2-117/R1V4

2-551

Stacja R-SN

Studnia Kablowa Z-1

Proj. linia kablowa wraz z linią teletechniczną

2-570

2-550

2-554

2-606

2-608

2-609

2-611

2-612