

autorские studio projektowo-inwestycyjne		
ul. Biernackiego 13a/39 tel./fax (017) 788 46 46 39-300 MIELEC e-mail: aspj@aspj.com.pl		
PROJEKT	BUDOWA PUNKTU SELEKTYWNEJ ZBIÓRKI ODPADÓW KOMUNALNYCH - BUDYNEK PORTIERNI PADEW NARODOWA DZ. NR 2263	
TEMAT	RZUT PRZYZIEMIA - INSTALACJA WOD-KAN	SKALA 1:50
PROJEKTANT	WOJCIECH RYBA	DATA 08.2013
OPRACOWAŁ	MAŁGORZATA ŁĄCZ	NR RYS. IWK - 1
SPRAWDZAJĄCY	DOROTA ZYCH	BRANŻA INSTAL.
NR. UPR. PK00087/P00S/13		

Zastęga się wszelkie prawa wynikające z Ustawy o prawie autorskim. Rysunek niniejszy nie może być w całości przyswajany. Uzupelniony lub odstąpiiony komunikulek, bez pisemnej zgody firmy aspj.



CWU - elektryczny podgrzewacz wody zbiornikowy - 5l np. Biawar OW-5B

(K1) - piony kanalizacji sanitarnej - wyprowadzić nad dach

Z - zawór ze złączką do węża  
 PU WC - miska ustępowa z puszczą  
 U - umywalka

— — — — — - przewody ciepłej wody użytkowej  
 — — — — — - przewody wody zimnej  
 — — — — — - przewody kanalizacyjne

OZNACZENIA:

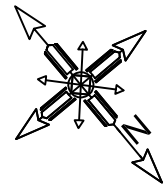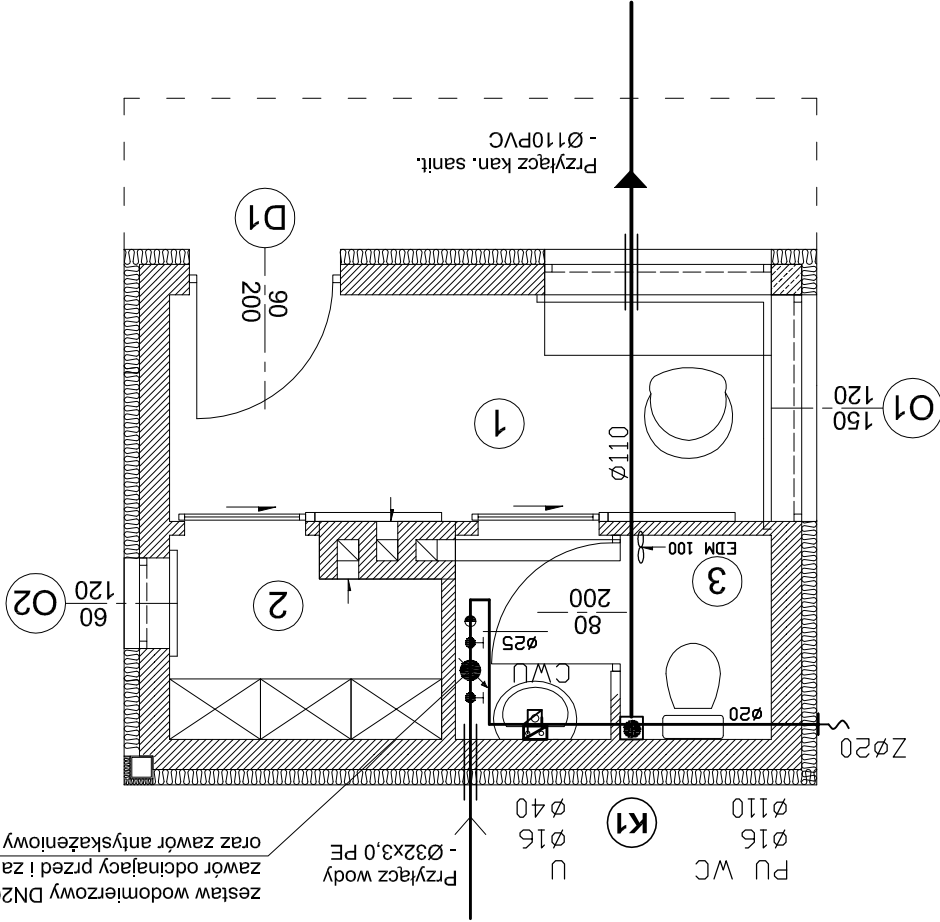

NR	NAZWA POMIESCZENIA	POW.[m <sup>2</sup> ]
1	ADMINISTRACJA	5,81
2	SZATNIA	2,13
3	WC	2,60