


ZESTAWIENIE POMIESZCZEŃ			
NR	POMIESZCZENIE	POSADZKA	POWIERZCHNIA
0.1	Komunikacja	płytki	36,6 m <sup>2</sup>
0.2	Pom. techniczne	płytki	7,74 m <sup>2</sup>
0.3	Pom. gospod.	płytki	25,92 m <sup>2</sup>
0.4	Pom. socjalne	płytki	13,52 m <sup>2</sup>
0.5	Wiatrołap	płytki	1,60 m <sup>2</sup>
0.6	Kotłownia	płytki	29,47 m <sup>2</sup>
0.7	Pom. gospod.	płytki	26,54 m <sup>2</sup>
0.8	Sala	panele	60,68 m <sup>2</sup>
SUMA			205,07 m <sup>2</sup>

OZNACZENIA:

- linie freonowe – rury miedziane
- odprowadzenie kondensatu – rury PE
- S1 o pion kanalizacji sanitarnej

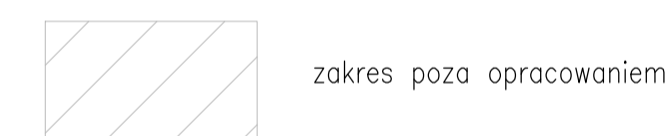

zakres poza opracowaniem



zakres opracowania

UWAGI:

1. Odpływy skroplin przed wprowadzeniem do pionu kanalizacyjnego zaszyfonować.
2. Instalację chłodniczą (freonową) zaizolować termicznie otulinami elastycznymi

TEMAT Projekt instalacji wentylacji i klimatyzacji w budynku urzędu gminy w Padwi Narodowej dz. nr 879, gm. Padew Narodowa			
INWESTOR Gmina Padew Narodowa ul. Grunwaldzka 2, 39-340 Padew Narodowa			
ADRES INWESTYCJI ul. Grunwaldzka 2, 39-340 Padew Narodowa dz. nr 879			
TEMAT RYSUNKU RZUT PIWNIC - KLIMATYZACJA			
branza INSTALACYJNA			
zespół	imię i nazwisko	nr upr.	podpis
projektant	mgr inż. Marcin Tafel	MAZ/0438/ /PWOS/12	
sprawdził	mgr inż. Daniel Grabowski	MAZ/0209/ /PWOS/09	
opracował	inż. Michał Sudof		
SKALA 1:50	DATA LUTY 2016	FAZA PROJEKT	nr rysunku K-1
<b>HVAC System Marcin Tafel</b> ul. Balkonowa 3/44 03-329 Warszawa NIP:762-189-47-24 REGON: 363779344			