

KOPIA MAPY ZASADNICZEJ  
WOJEWÓDZTWA PODKARPACKIEGO  
POWIAT MIĘDZYLEKKI

JEDNOSTKA WYKONAWCZA  
OBREB PRACOWNI  
SKALA 1:1000

STARSOSTA POWIATOWY (KIEKIEG)


MILITARNY

2011. NR. 18

70K/500/1K

STARSOSTA

mgr inż. Sławisław Babuła  
mgr inż. Sławisław Babuła  
mgr inż. Sławisław Babuła

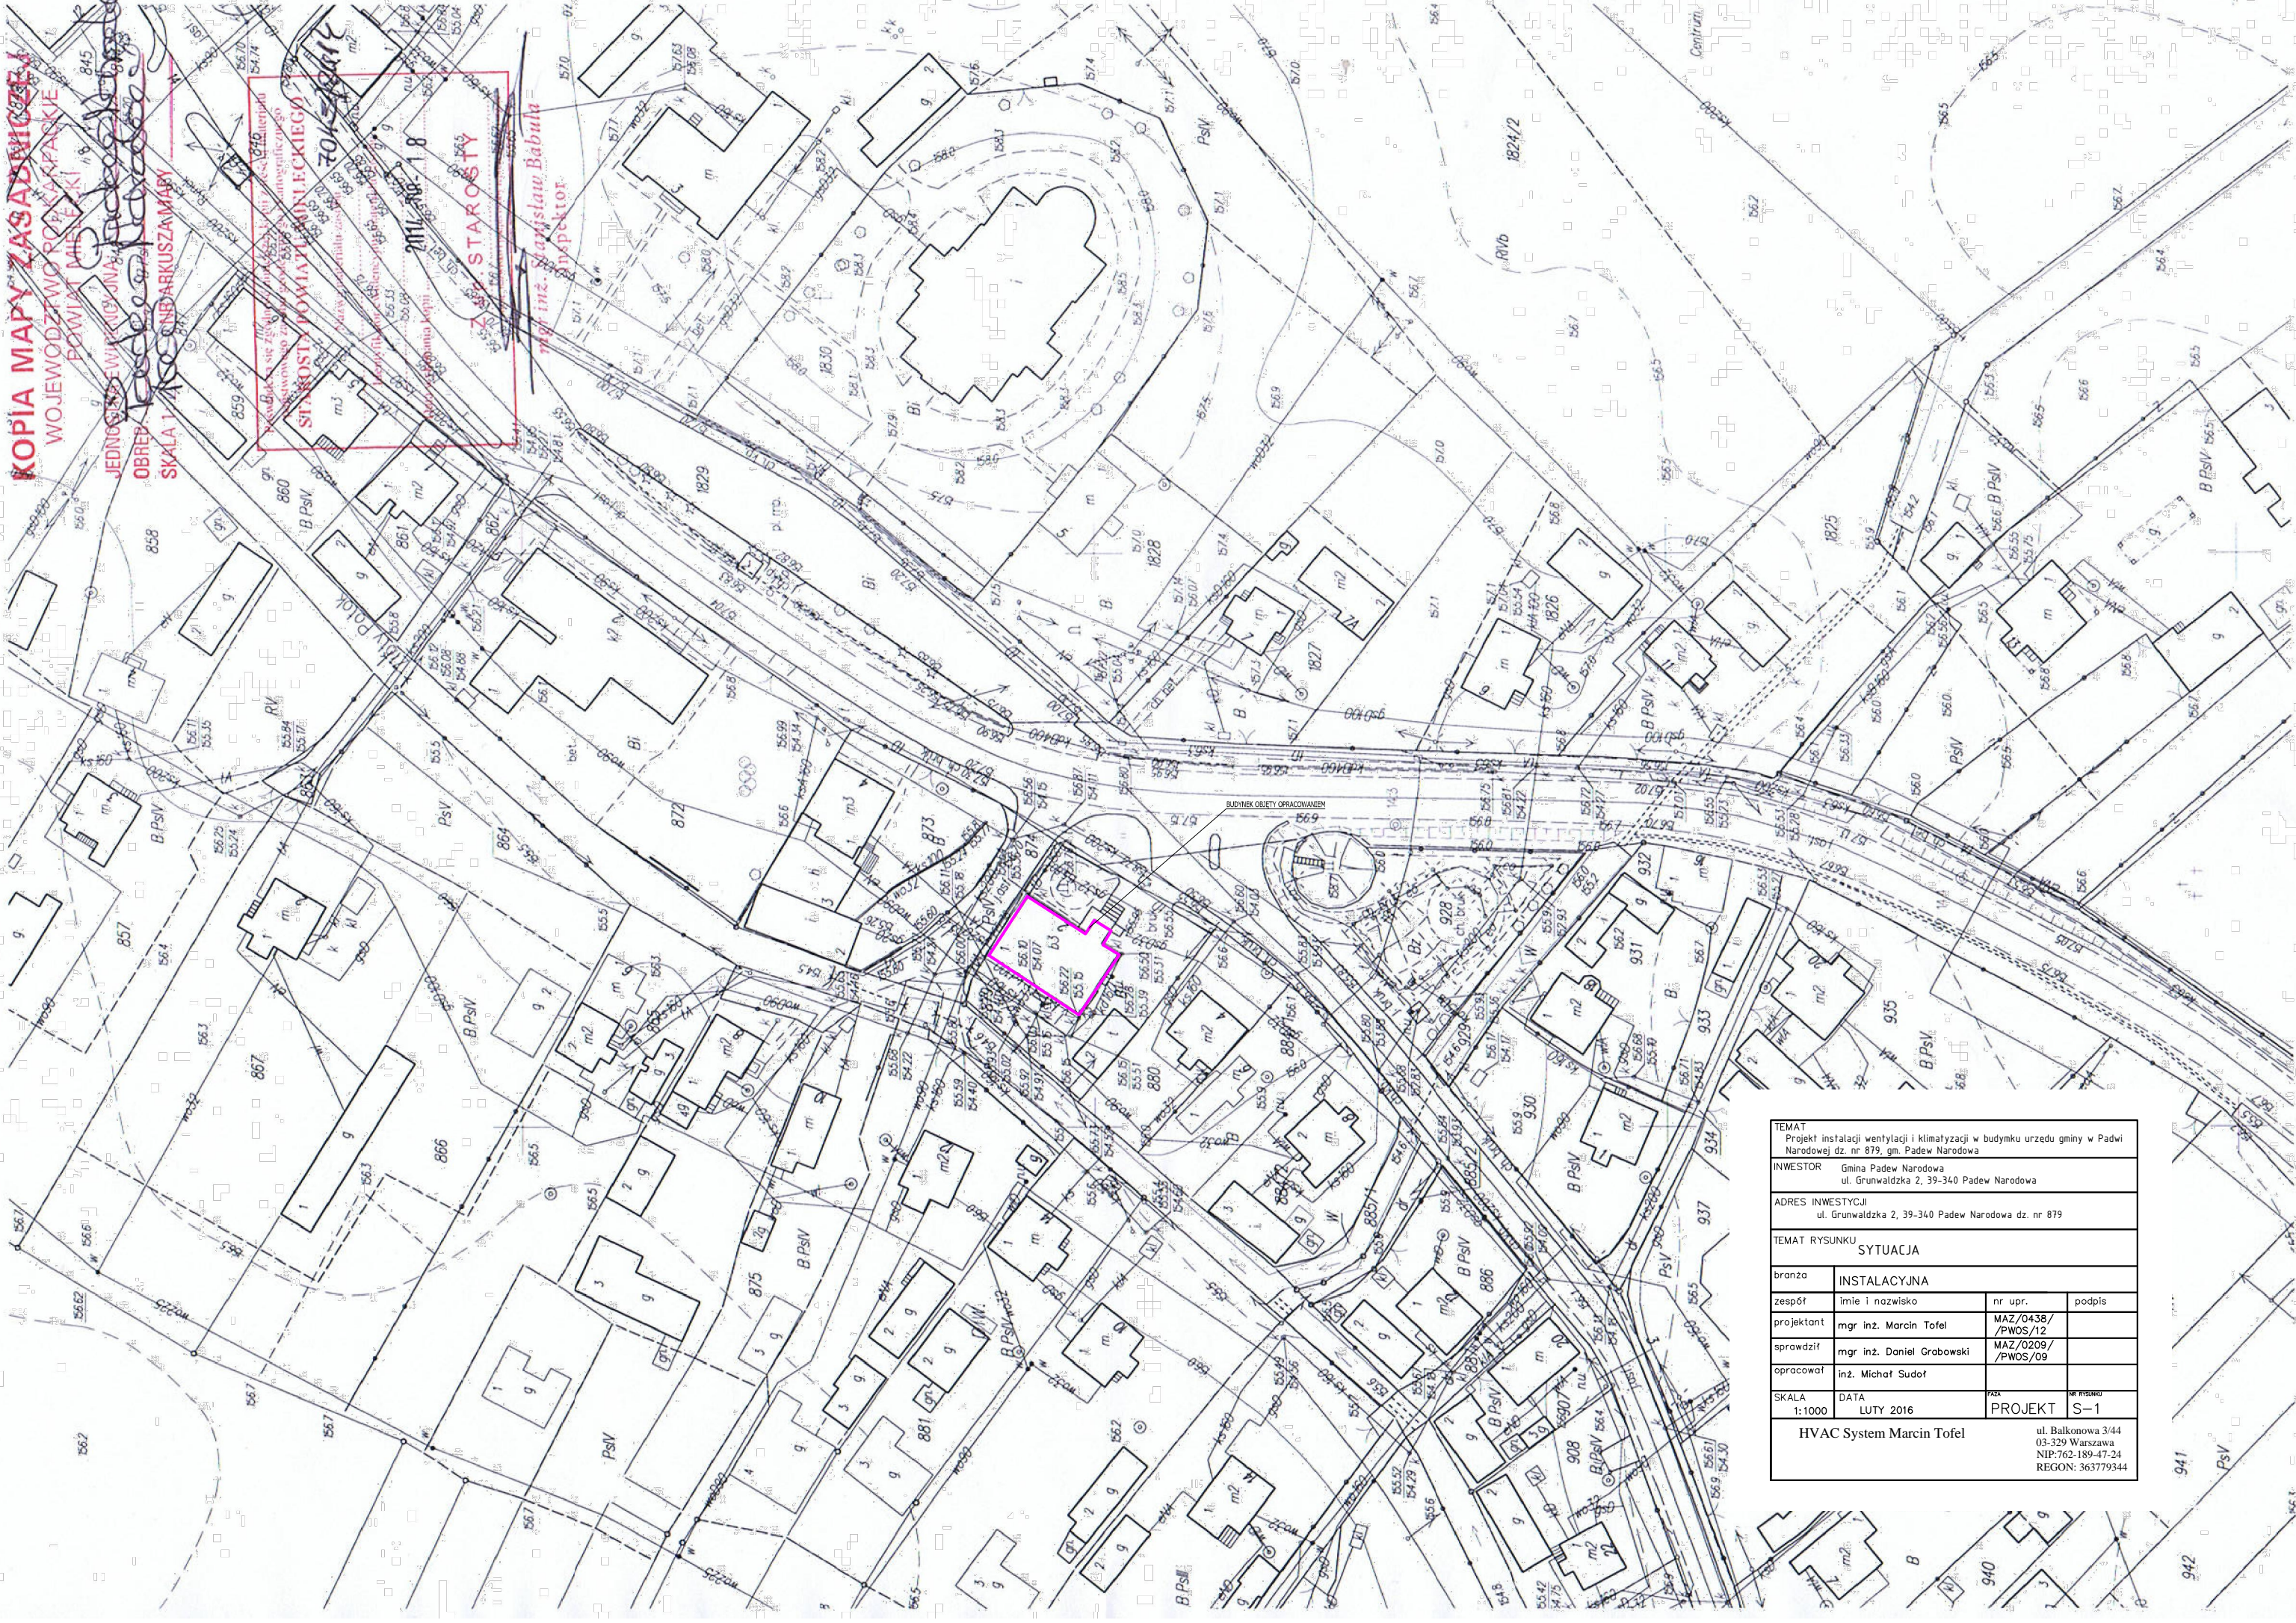

TEMAT			
Projekt instalacji wentylacji i klimatyzacji w budynku urzędu gminy w Padwi Narodowej dz. nr 879, gm. Padew Narodowa			
INWESTOR			
Gmina Padew Narodowa ul. Grunwaldzka 2, 39-340 Padew Narodowa			
ADRES INWESTYCJI			
ul. Grunwaldzka 2, 39-340 Padew Narodowa dz. nr 879			
TEMAT RYSUNKU			
SYTUACJA			
branża	INSTALACYJNA		
zespół	imie i nazwisko	nr upr.	podpis
projektant	mgr inż. Marcin Tofel	MAZ/0438/ /PWOS/12	
sprawdził	mgr inż. Daniel Grabowski	MAZ/0208/ /PWOS/09	
opracował	inż. Michał Sudół		
SKALA	DATA	PAZA	NR RYSUNKU
1:1000	LUTY 2016	PROJEKT	S-1
HVAC System Marcin Tofel		ul. Balkonowa 3/44 03-329 Warszawa NIP:762-189-47-24 REGON: 36379344	