 
 



LEGENDA :




CENTRALA WENTYLACYJNA - NW1



 
CENTRALA WENTYLACYJNA - NW2



 PROJEKTOWANE PRZEWODY WENTYLACJI NAWIEWNEJ - N1



 PROJEKTOWANE PRZEWODY WENTYLACJI WYWIEWNEJ - W1



PROJEKTOWANE PRZEWODY WENTYLACJI WYRZUTOWEJ - WY1



PROJEKTOWANE PRZEWODY WENTYLACJI CZERPNEJ - CZ 1



PROJEKTOWANE PRZEWODY WENTYLACJI NAWIEWNEJ - N2



 
PROJEKTOWANE PRZEWODY WENTYLACJI WYWIEWNEJ - W2



PROJEKTOWANE PRZEWODY WENTYLACJI WYRZUTOWEJ - WY2



PROJEKTOWANE PRZEWODY WENTYLACJI CZERPNEJ - CZ 2



PROJEKTOWANE PRZEWODY WENTYLACJI CZERPNEJ - CZ 3



PROJEKTOWANE PRZEWODY WENTYLACJI CZERPNEJ - W 4



TŁUMIK AKUSTYCZNY PROSTOKĄTNY



KLAPY P.POŻ



ZAWOR POWIETRZNY WYWIEWNY



KRATKA WYWIEWNA prod. CWK




KRATKA NAWIEWNA SHR prod. ALNOR




WENTYLATOR KANAŁOWY TD-100



ZAKRES POZA OPRACOWANIEM

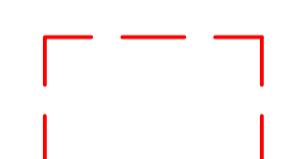

ZAKRES OPRACOWANIA

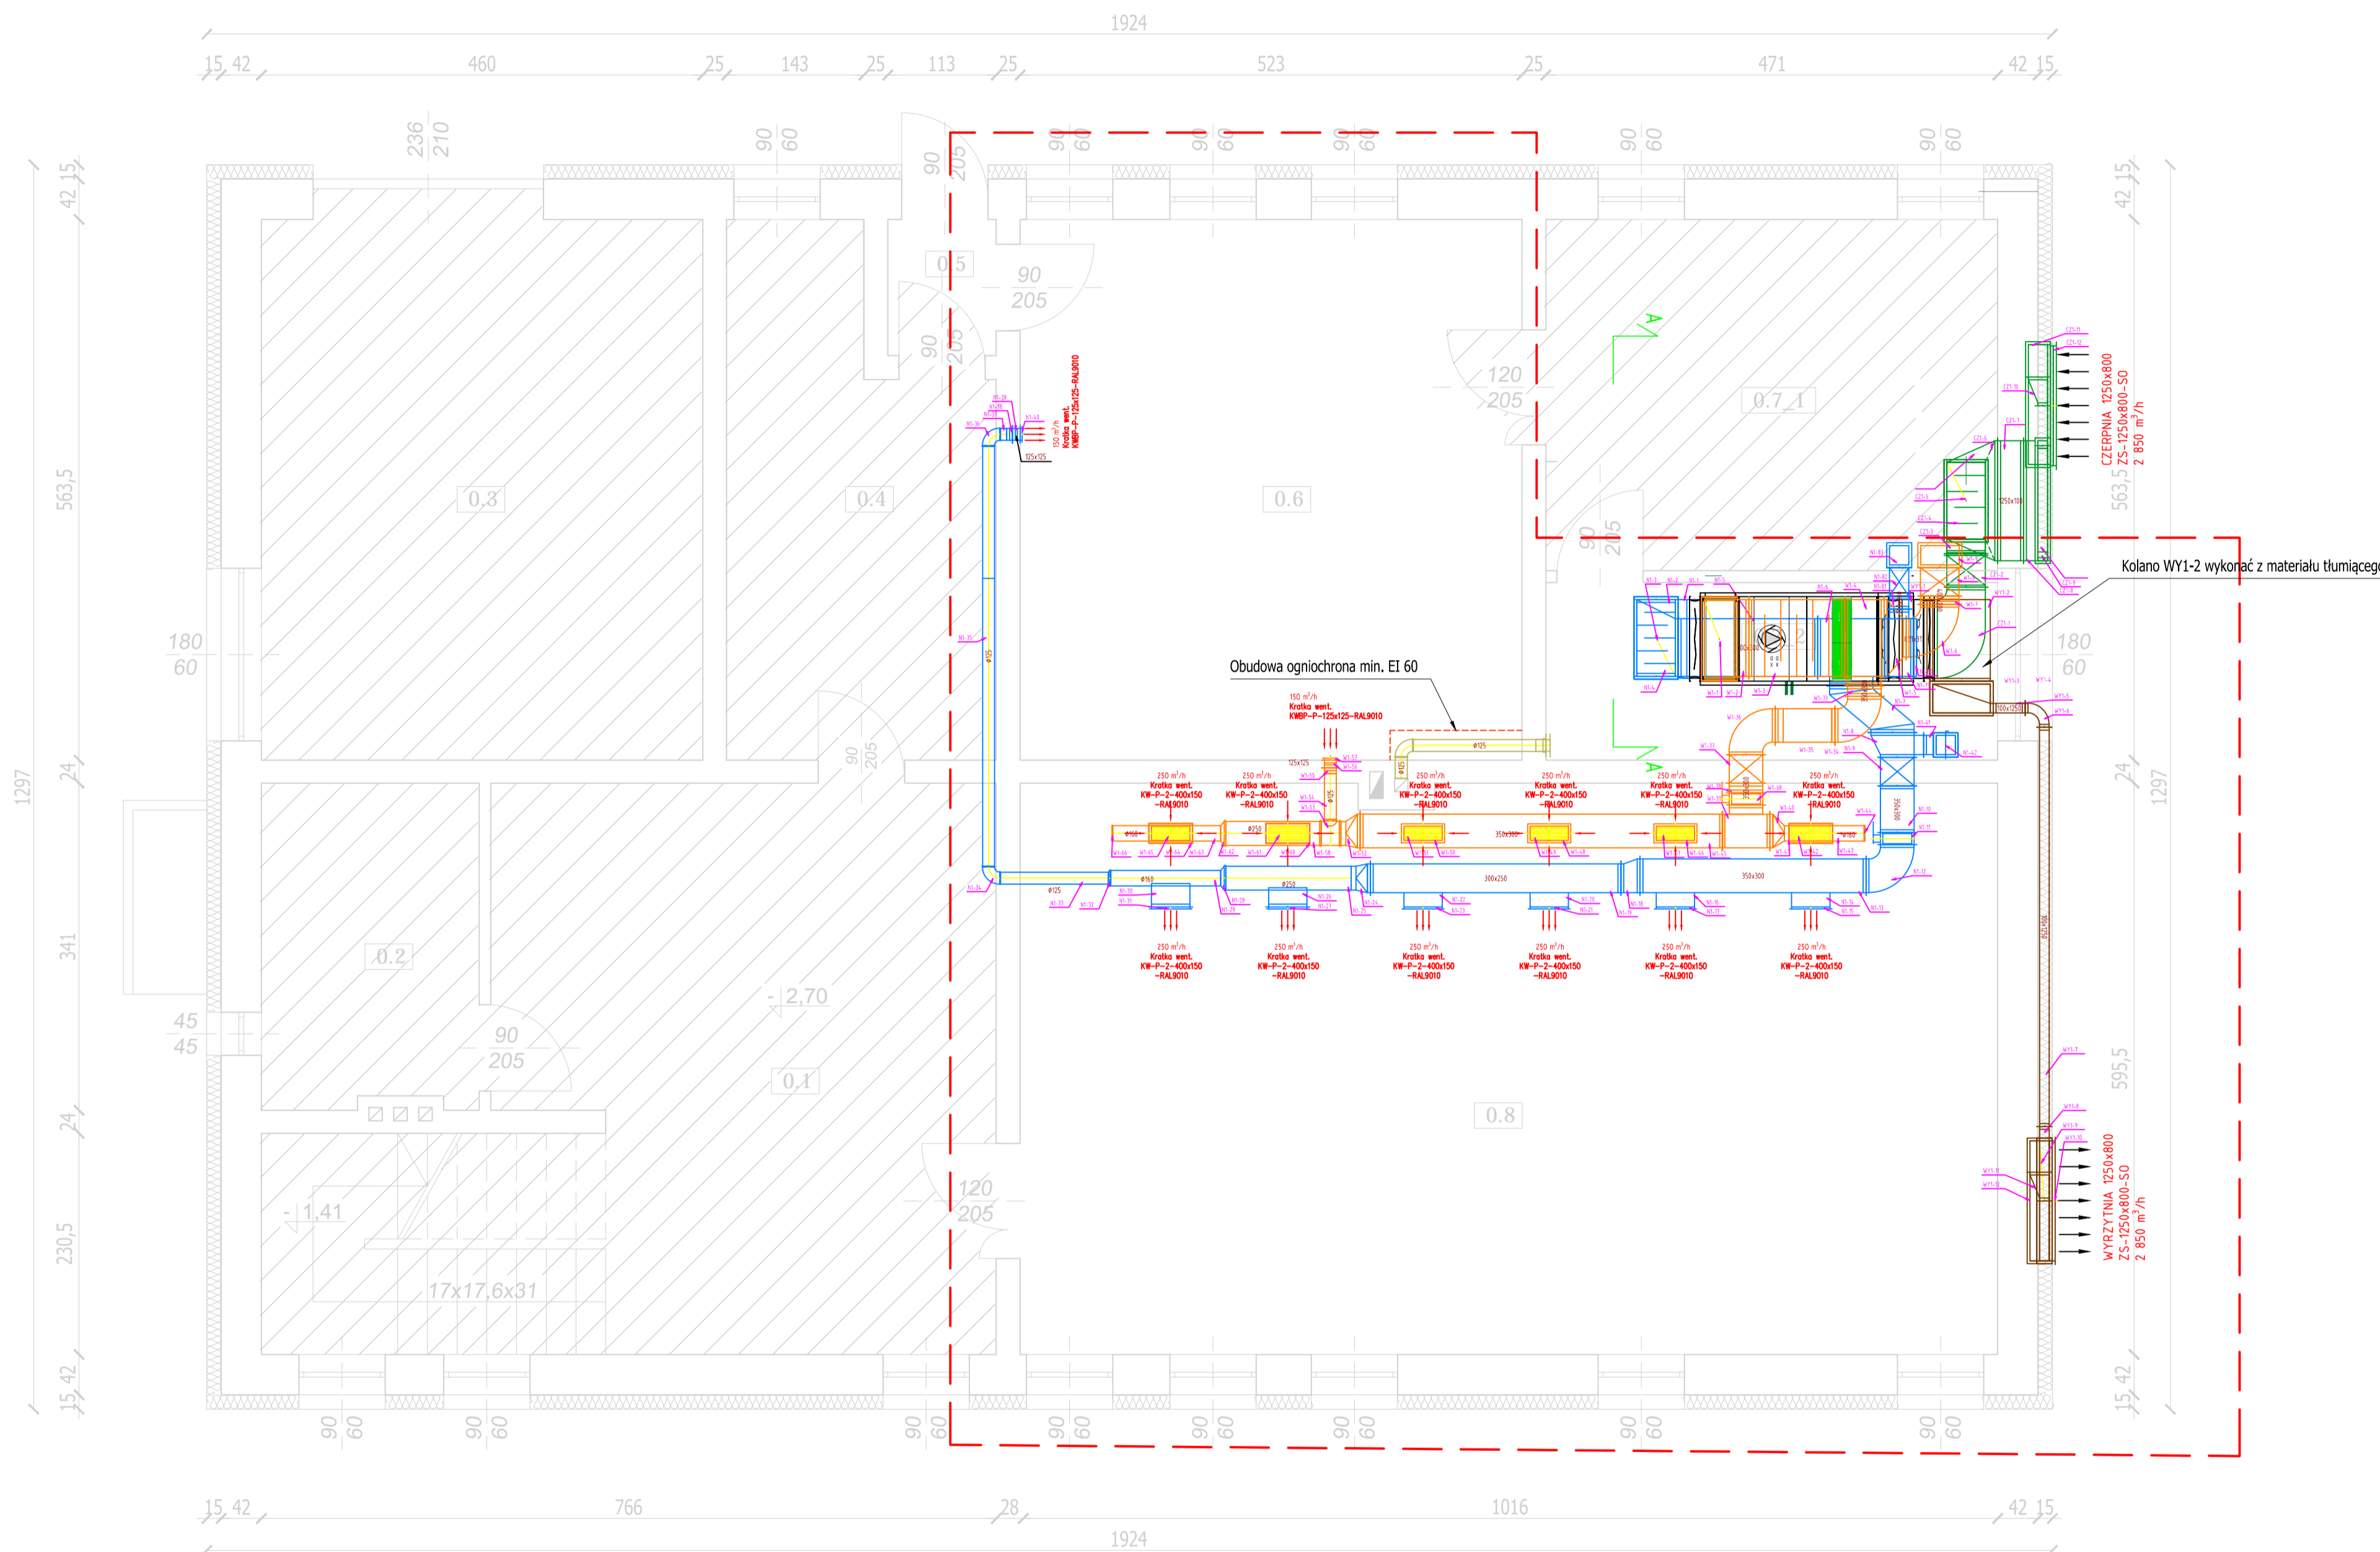

ZESTAWIENIE POMIESZCZEŃ			
NR	POMIESZCZENIE	POSADZKA	POWIERZCHNIA
0.1	Komunikacja	plytki	36,6 m ²
0.2	Pom. techniczne	plytki	7,74 m ²
0.3	Pom. gospod.	plytki	25,92 m ²
0.4	Pom. socjalne	plytki	13,52 m ²
0.5	Wiatrolap	plytki	1,60 m ²
0.6	Kotłownia	plytki	29,47 m ²
0.7	Pom. gospod.	plytki	26,54 m ²
0.8	Sala	panele	60,68 m ²
SUMA			205,07 m ²

TEMAT Projekt instalacji wentylacji i klimatyzacji w budynku urzędu gminy w Padwie Narodowej dz. nr 879, gm. Padwa Narodowa			
INWESTOR Gmina Padwa Narodowa ul. Grunwaldzka 2, 39-340 Padwa Narodowa			
ADRES INWESTYCJI ul. Grunwaldzka 2, 39-340 Padwa Narodowa dz. nr 879			
TEMAT RYSUNKU RZUT PIWNICY -INST. WENTYLACJI			
branża	INSTALACYJNA		
zespół	imie i nazwisko	nr upr.	podpis
projektant	mgr inż. Marcin Tofel	MAZ/0438/ /PWOS/12	
sprawdził	mgr inż. Daniel Grabowski	MAZ/0209/ /PWOS/09	
opracował	inż. Michał Sudoł		
SKALA 1:50	DATA LUTY 2016	FAZA PROJEKT	NR RYSUNKU W-1
HVAC System Marcin Tofel		ul. Balkonowa 3/44 03-329 Warszawa NIP: 762-189-47-24 REGON: 363779344	