 



LEGENDA :




CENTRALA WENTYLACYJNA - N1W1



 CENTRALA WENTYLACYJNA - N2W2



 
PROJEKTOWANE PRZEWODY WENTYLACJI NAWIEWNEJ - N1




PROJEKTOWANE PRZEWODY WENTYLACJI WYWIEWNEJ - W1



 PROJEKTOWANE PRZEWODY WENTYLACJI WYRZUTOWEJ - WY1



 
PROJEKTOWANE PRZEWODY WENTYLACJI CZERPNEJ - CZ 1




PROJEKTOWANE PRZEWODY WENTYLACJI NAWIEWNEJ - N2



 
PROJEKTOWANE PRZEWODY WENTYLACJI WYWIEWNEJ - W2



 PROJEKTOWANE PRZEWODY WENTYLACJI WYRZUTOWEJ - WY2



 PROJEKTOWANE PRZEWODY WENTYLACJI CZERPNEJ - CZ 2



PROJEKTOWANE PRZEWODY WENTYLACJI CZERPNEJ - W 3



PROJEKTOWANE PRZEWODY WENTYLACJI CZERPNEJ - W 4



TŁUMIK AKUSTYCZNY PROSTOKĄTNY



KLAPY P.POŻ.



ZAWOR POWIETRZNY WYWIEWNY



KRATKA WYWIEWNA prod. CIWK



KRATKA NAWIEWNA SHR, prod. ALNOR



WENTYLATOR KANAŁOWY TD-100




ZAKRES POZA OPRACOWANIEM



ZAKRES OPRACOWANIA

ZESTAWIENIE POMIESZCZEŃ			
NR	POMIESZCZENIE	POSADZKA	POWIERZCHNIA
2.1	Komunikacja	plytki	13,97 m ²
2.2	Korytarz	plytki	7,3 m ²
2.3	Łazienka	plytki	10,27 m ²
2.4	Pom. gops.	plytki	2,13 m ²
2.5	Pom. socjalne	panele	8,89 m ²
2.6	Pom. biurowe	panele	9,34 m ²
2.7	Pom. biurowe	panele	18,52 m ²
2.8	Pom. biurowe	panele	8,74 m ²
2.9	Pom. biurowe	panele	9,17 m ²
2.10	Pom. biurowe	panele	8,83 m ²
2.11	Korytarz	panele	32,56 m ²
2.12	Sala	panele	73,81 m ²
SUMA			203,62 m ²

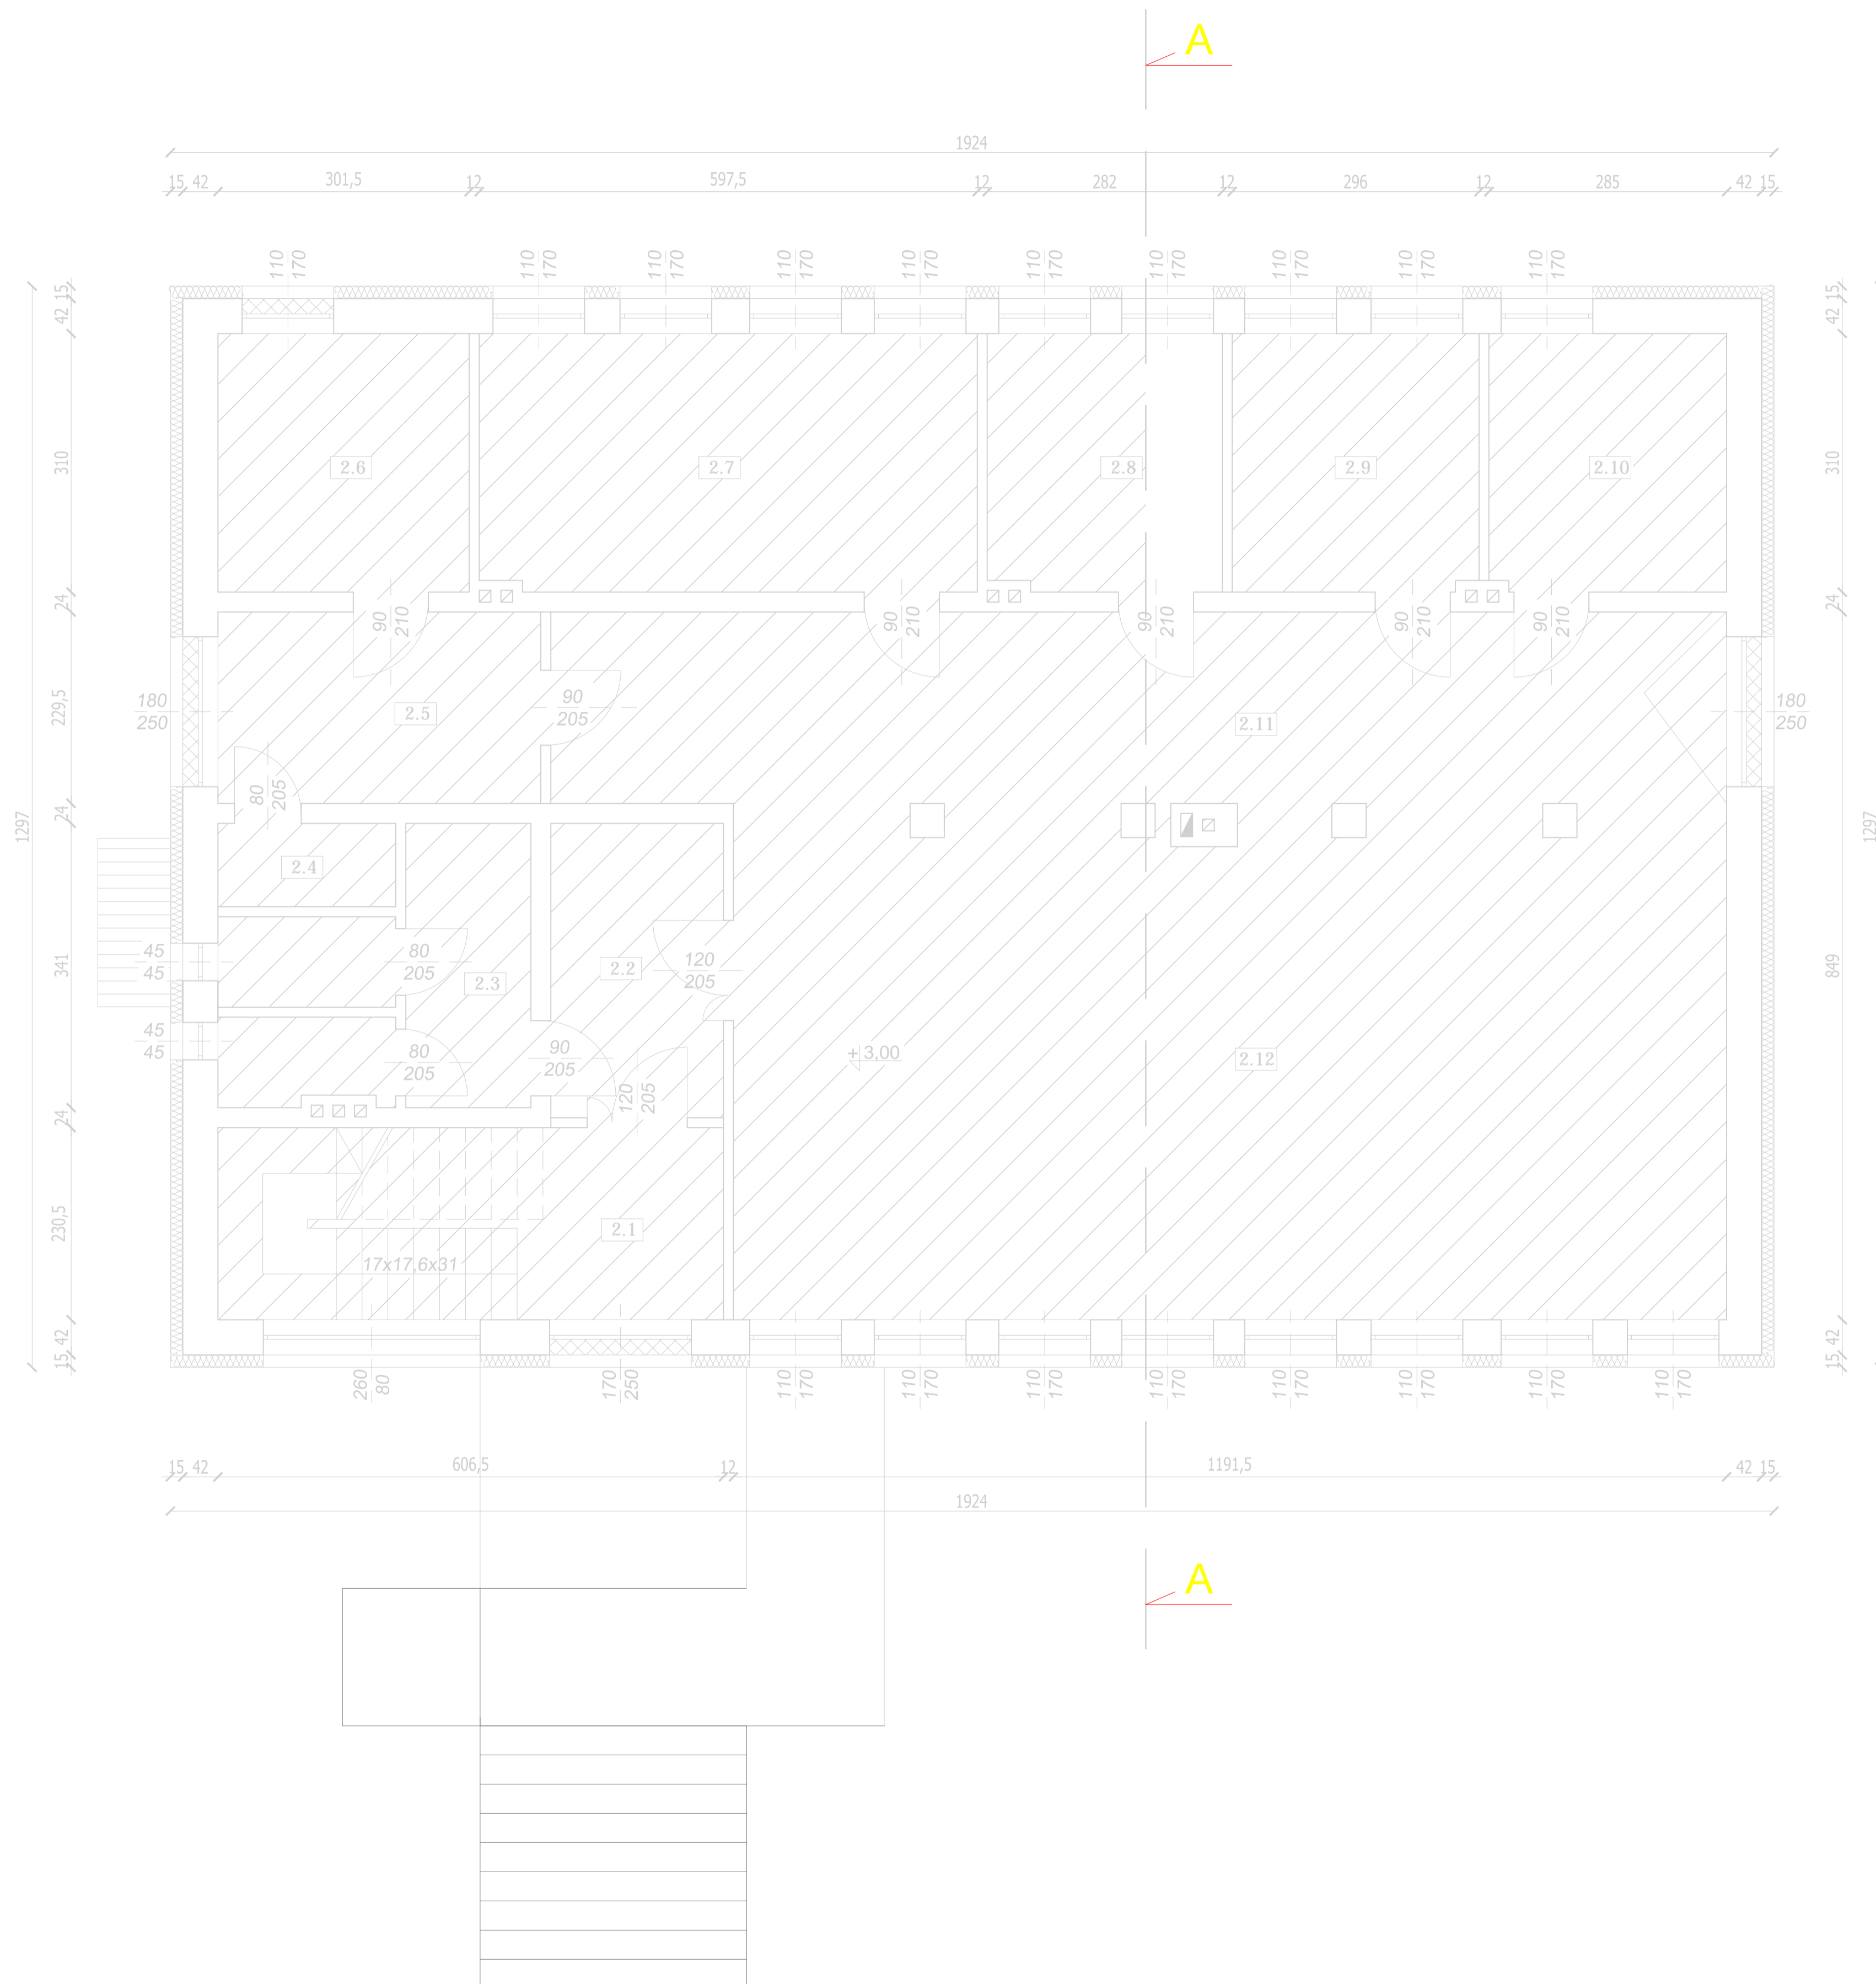

TEMAT Projekt instalacji wentylacji i klimatyzacji w budynku urzędu gminy w Padwi Narodowej dz. nr 879, gm. Padew Narodowa			
INWESTOR Gmina Padew Narodowa ul. Grunwaldzka 2, 39-340 Padew Narodowa			
ADRES INWESTYCJI ul. Grunwaldzka 2, 39-340 Padew Narodowa dz. nr 879			
TEMAT RYSUNKU RZUT I PIĘTRA - WENT. POZA ZAKRESEM			
branża INSTALACYJNA			
zespół imię i nazwisko	nr upr.	podpis	
projektant mgr inż. Marcin Tofel	MAZ/0438/ /PWOS/12		
sprawdził mgr inż. Daniel Grabowski	MAZ/0209/ /PWOS/09		
opracował inż. Michał Sudół			
SKALA 1:50	LUTY 2016	Faza PROJEKT	nr rysunku W-7
HVAC System Marcin Tofel ul. Balkonowa 3/44 03-329 Warszawa NIP:762-189-47-24 REGON: 363779344			