




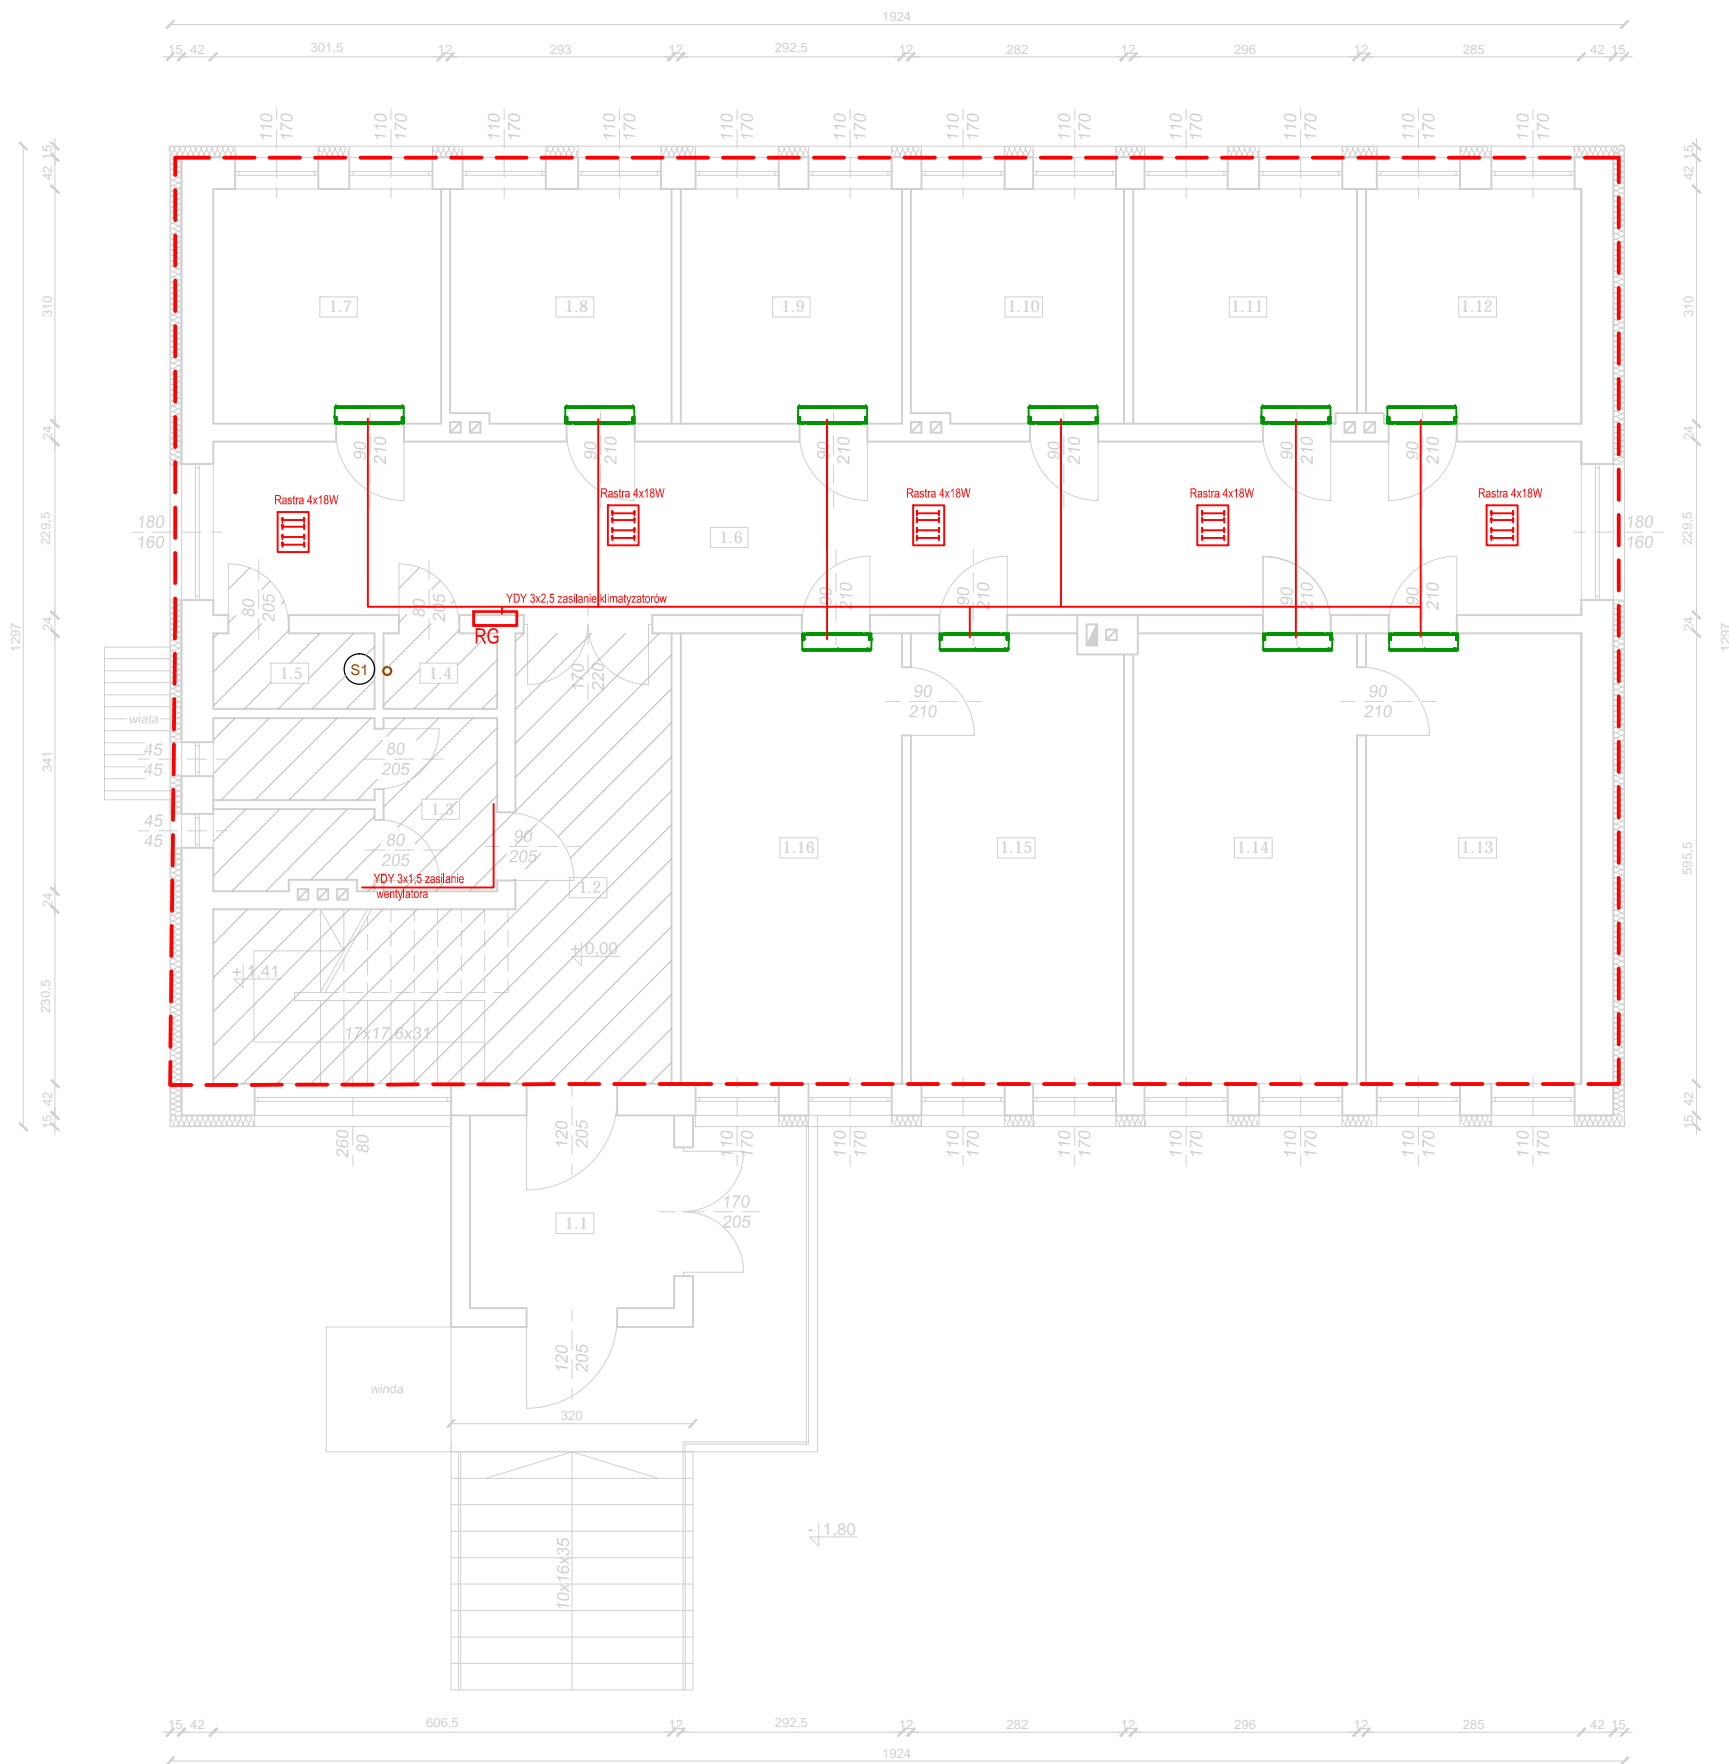


RZUT PARTERU

skala 1:100



ZESTAWIENIE POMIESZCZEŃ			
NR	POMIESZCZENIE	POSADZKA	POWIERZCHNIA
1.1	Wiatrołap	plytki	6,88 m ²
1.2	Komunikacja	plytki	21,53 m ²
1.3	Łazienka	plytki	8,59 m ²
1.4	Pom. gosp.	plytki	8,59 m ²
1.5	Pom. gosp.	plytki	8,59 m ²
1.6	Korytarz	plytki	41,53 m ²
1.7	Pom. biurowe	panele	9,34 m ²
1.8	Pom. biurowe	panele	9,08 m ²
1.9	Pom. biurowe	panele	9,06 m ²
1.10	Pom. biurowe	panele	8,74 m ²
1.11	Pom. biurowe	panele	9,17 m ²
1.12	Pom. biurowe	panele	8,83 m ²
1.13	Pom. biurowe	panele	16,97 m ²
1.14	Pom. biurowe	panele	17,62 m ²
1.15	Pom. biurowe	panele	16,79 m ²
1.16	Pom. biurowe	panele	17,41 m ²
SUMA			204,69 m ²

OZNACZENIA:

-  Istniejąca rozdzielnia nN poziomowa
-  Proj. oprawa rastrowa wsufitowa 4x18W
-  zasilenie wykonac w miejscu zdemontowanych opraw.
-  zakres poza opracowaniem
-  zakres opracowania

TEMAT Projekt instalacji wentylacji i klimatyzacji w budynku urzędu gminy w Padwi Narodowej dz. nr 879, gm. Padew Narodowa			
INWESTOR Gmina Padew Narodowa ul. Grunwaldzka 2, 39-340 Padew Narodowa		ADRES INWESTYCJI ul. Grunwaldzka 2, 39-340 Padew Narodowa dz. nr 879	
TEMAT RYSUNKU RZUT PARTERU - ELEKTRYKA			
branża	INSTALACYJNA		
zespół	imię i nazwisko	nr upr.	podpis
projektant	inż. Bogusław	PDK/0134/PWOE/10	
sprawdził	mgr inż. Mariusz Migacz	PDK/0074/PWOE/12	
opracował	inż. Dawid Konefał		
SKALA	DATA	FAZA	NR RYSUNKU
1:100	LUTY 2016	PROJEKT	K-2