


RZUT PARTERU

nr pom.	nazwa pomieszczenia	posadzka	pow (m) ²
1	pom. garażowe	posadzka przemysłowa	69.9
2	pom. gospodarcze	posadzka cementowa	14.4
3	pom. garażowe	posadzka cementowa	20.0
Razem			104.3

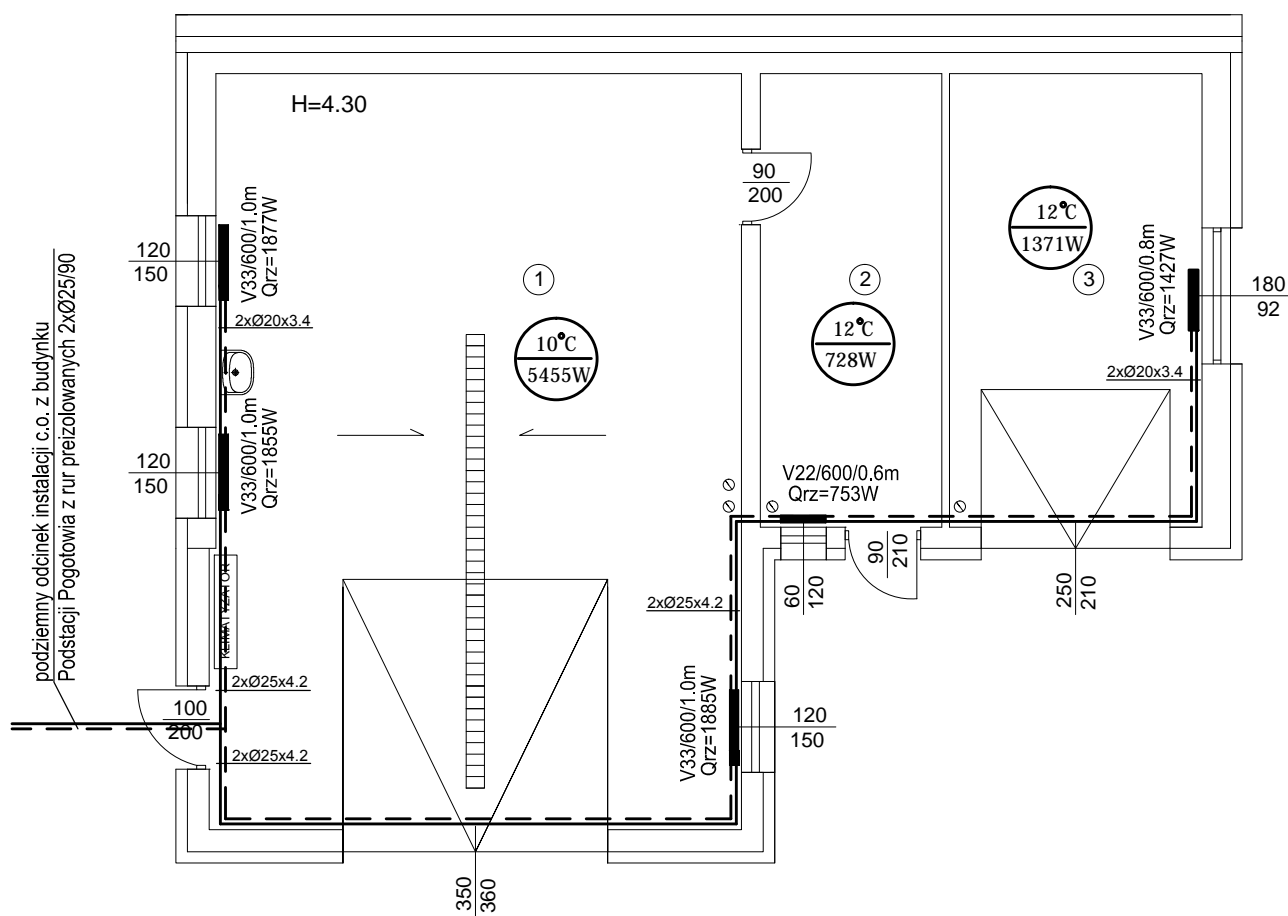

LEGENDA:

- zasilanie - instalacja c.o.
- - - powrót - instalacja c.o.
- V22, V33 - grzejniki płytowe

PROJEKTANT: mgr inż. Bogdan Łukaszek upr. bud. 44/96 specjalności instalacyjnej do projektowania bez ograniczeń w zakresie sieci, instalacji i urządzeń wod-kan, ciepłych, wentylacyjnych, i gazowych		Podpis
SPRAWDZAJĄCY: mgr inż. Mariusz Majewski upr. bud. 150/99 specjalności instalacyjnej do projektowania bez ograniczeń w zakresie sieci, instalacji i urządzeń wod-kan, ciepłych, wentylacyjnych, i gazowych		Podpis
SKALA 1 : 100 Nr rysunku S8	BUDYNEK GARAŻOWY Adres budowy: Padew Narodowa nr dz. 1892 Inwestor: Gmina Padew Narodowa	
Data: Grudzień 2016	Tytuł rysunku: RZUT PARTERU - INSTALACJA C.O.	
Opracowała: Paulina Misiak	SPECJALNOŚĆ: INSTALACYJNA	