


RZUT PARTERU

nr pom.	nazwa pomieszczenia	posadzka	pow (m) ²
1	pom. garażowe	posadzka przemysłowa	69.9
2	pom. gospodarcze	posadzka cementowa	14.4
3	pom. garażowe	posadzka cementowa	20.0
Razem			104.3

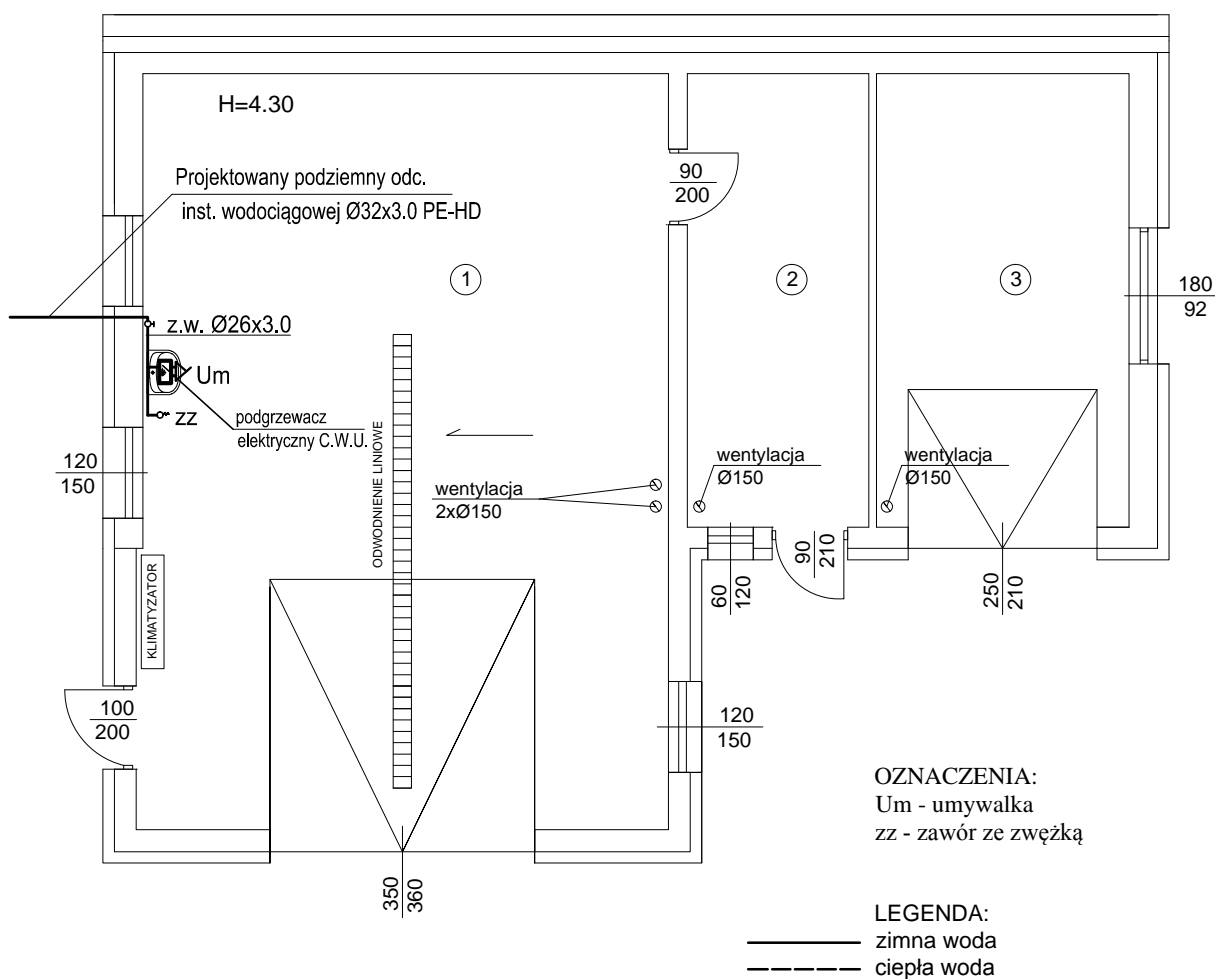

PROJEKTANT: mgr inż. Bogdan Łukaszek upr. bud. 44/96 <small>specjalności instalacyjnej do projektowania bez ograniczeń w zakresie sieci, instalacji i urządzeń wod-kan, ciepłych, wentylacyjnych, i gazowych</small>		Podpis
SPRAWDZAJĄCY: mgr inż. Mariusz Majewski upr. bud. 150/99 <small>specjalności instalacyjnej do projektowania bez ograniczeń w zakresie sieci, instalacji i urządzeń wod-kan, ciepłych, wentylacyjnych, i gazowych</small>		Podpis
SKALA 1 : 100 Nr rysunku S6	BUDYNEK GARAŻOWY Adres budowy: Padew Narodowa nr dz. 1892 Inwestor: Gmina Padew Narodowa	
Data: Grudzień 2016	Tytuł rysunku: RZUT PARTERU - INSTALACJA WODOCIĄGOWA	
Opracowała: Paulina Misiak	SPECJALNOŚĆ: INSTALACYJNA	