


nr	nazwa pomieszc.	posadzka	pow (m) <sup>2</sup>
01	Korytarz	pos. cement.	13.5
02	Schowek	pos. cement.	2.2
03	Pom. gospodarcze	pos. cement.	6.4
04	Pom. gospodarcze	pos. cement.	6.2
05	Pom. garażowe	pos. cement.	17.4
06	Pom. gospodarcze	pos. cement.	2.4
07	Pom. gospodarcze	pos. cement.	6.5
08	Pom. gospodarcze	pos. cement.	13.2
09	Pom. gospodarcze	pos. cement.	7.7
010	Pom. gospodarcze	pos. cement.	7.4
011	Kotłownia	pos. cement.	16.0
012	Pom. gospodarcze	pos. cement.	12.5
RAZEM			111.4

wysokość pomieszczenia kotłowni min H=2,2m  
 należy zagłębić pomieszczenie o około 10cm  
 wysokość pozostałych pomieszczeń H=2,2m

## RZUT PIWNIC

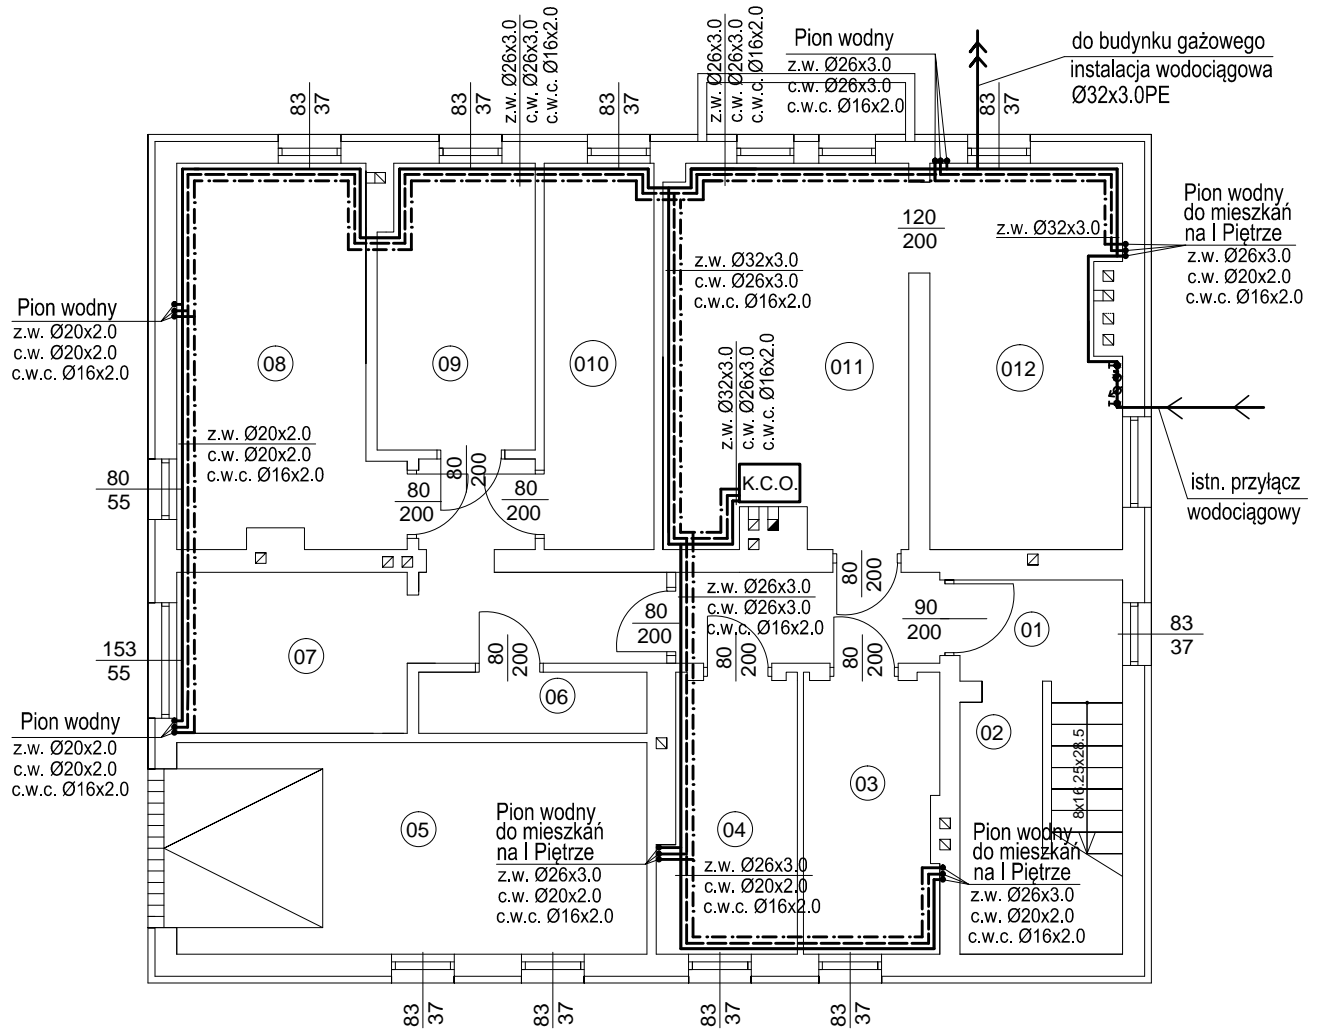

### LEGENDA:

- zimna woda
- - - ciepła woda
- · - · - ciepła woda cyrkulacyjna

### OZNACZENIA:

- ZL - zlew
- Um - umywalka
- U - ubkacja
- Pr - prysznic

K.C.O.- gazowy kocioł dwufunkcyjny o mocy 29kW z zamkniętą komorą spalania

### UWAGA:

Przewidziano pionowy wod-kan do zasialnia pom. mieszkalnych na I Piętrze w gestii Inwestora pozostaje decyzja czy będą wykonywane przy projektowanej przebudowie budynku

PROJEKTANT: mgr inż. Bogdan Łukaszek upr. bud. 44/96 specjalności instalacyjnej do projektowania bez ograniczeń w zakresie sieci, instalacji i urządzeń wod-kan, ciepłych, wentylacyjnych, i gazowych		Podpis
SPRAWDZAJĄCY: mgr inż. Mariusz Majewski upr. bud. 150/99 specjalności instalacyjnej do projektowania bez ograniczeń w zakresie sieci, instalacji i urządzeń wod-kan, ciepłych, wentylacyjnych, i gazowych		Podpis
SKALA 1 : 100	BUDYNEK PODSTACJI POGOTOWIA RATUNKOWEGO Adres budowy: Padew Narodowa nr dz. 1892 Inwestor: Gmina Padew Narodowa	
Nr rysunku S9		
Data: Grudzień 2016	Tytuł rysunku: RZUT PIWNIC - INSTALACJA WODOCIĄGOWA	
Opracowała: Paulina Misiak	SPECJALNOŚĆ: INSTALACYJNA	