


# SALA GIMNASTYCZNA WENTYLACJA

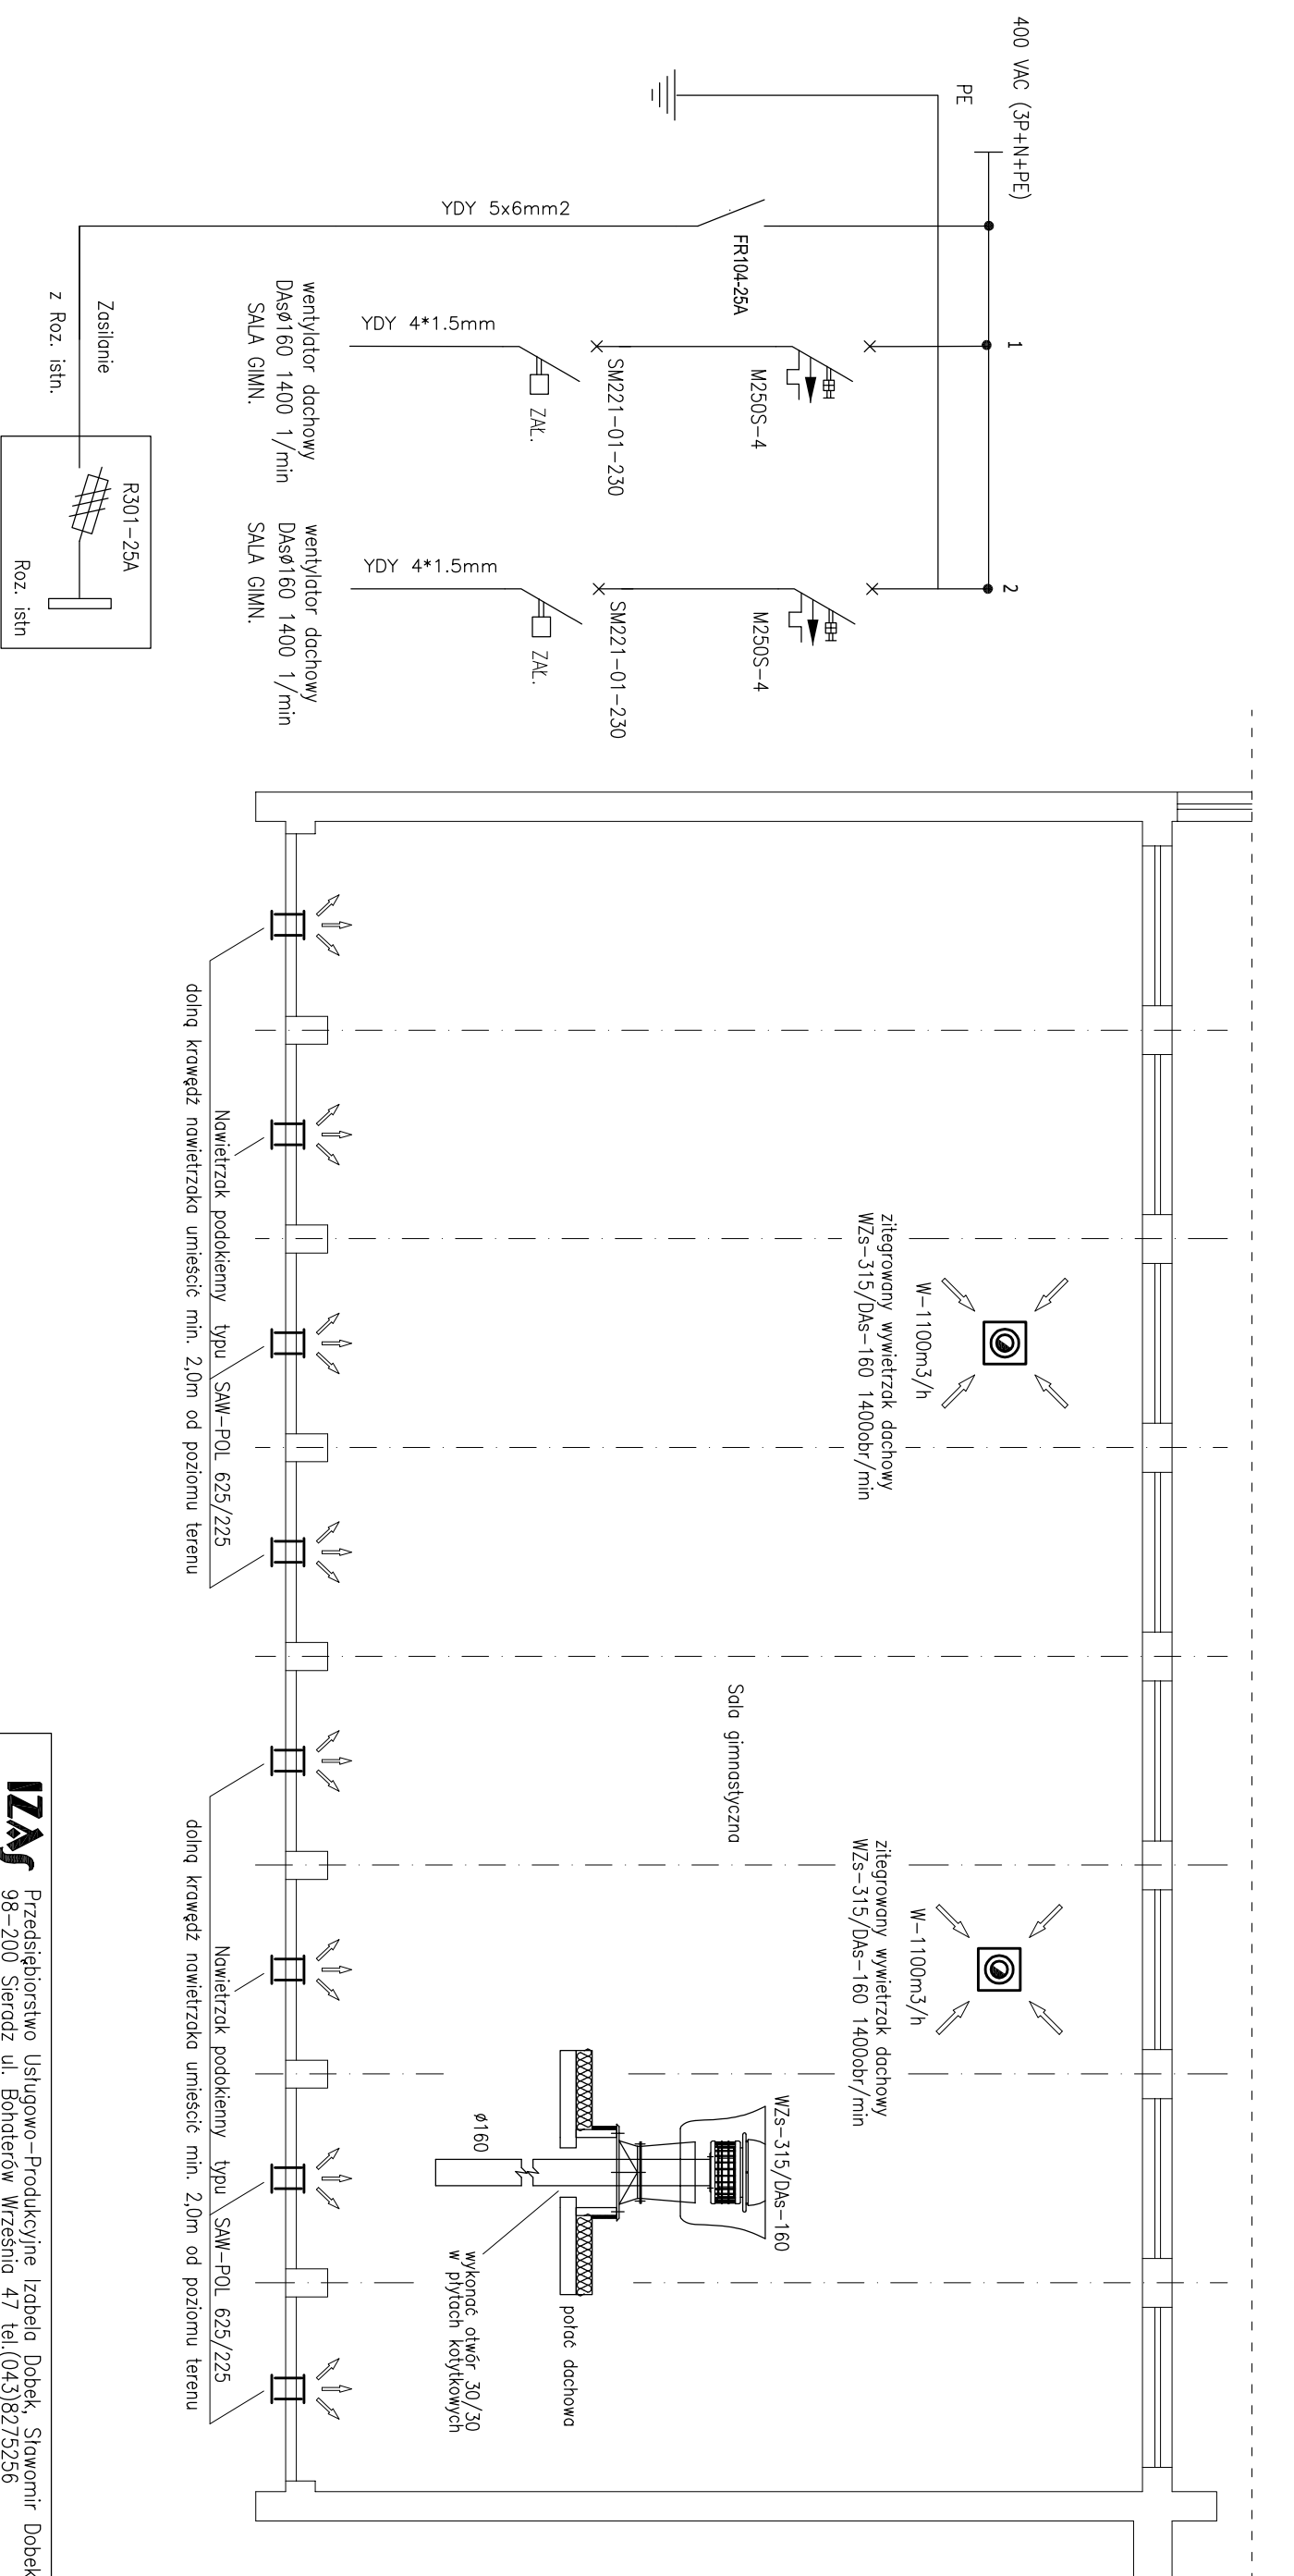

<b>IZAS</b>	
Przedsiębiorstwo Usługowo-Produkcyjne Izabela Dobek, Sławomir Dobek 98-200 Sieradz ul. Bohaterów Września 47 tel.(043)8275256	
Temat :	TERMO-MODERNIZACJA BUDYNKU SALI GIMNASTYCZNEJ PRZY ZESPOLE SZKÓŁ PONADGIMNAZJALNYCH W PODDĘBICACH
Zadanie :	MODERNIZACJA INSTALACJI C.O., WENTYLACJA SALI GIMNASTYCZNEJ
Adres :	99-200 PODDĘBICE, UL. POLNA 13/15, DZ. NR 144/1
Investor :	POWIAT PODDĘBICKI 99-200 PODDĘBICE, UL. ŁĘCZYCKA 16
Rysunek :	<b>WENTYLACJA SALI GIMNASTYCZNEJ</b>
Projektant :	mgr inż. IZABELA DOBEK
	upr.L0D/0200/P00S/04
	nr rys. : <b>3</b>
	skala : 1:100
	data : 08-2009