


INSTALACJA CENTRALNEGO OGRZEWANIA

RZUT PIĘTRA

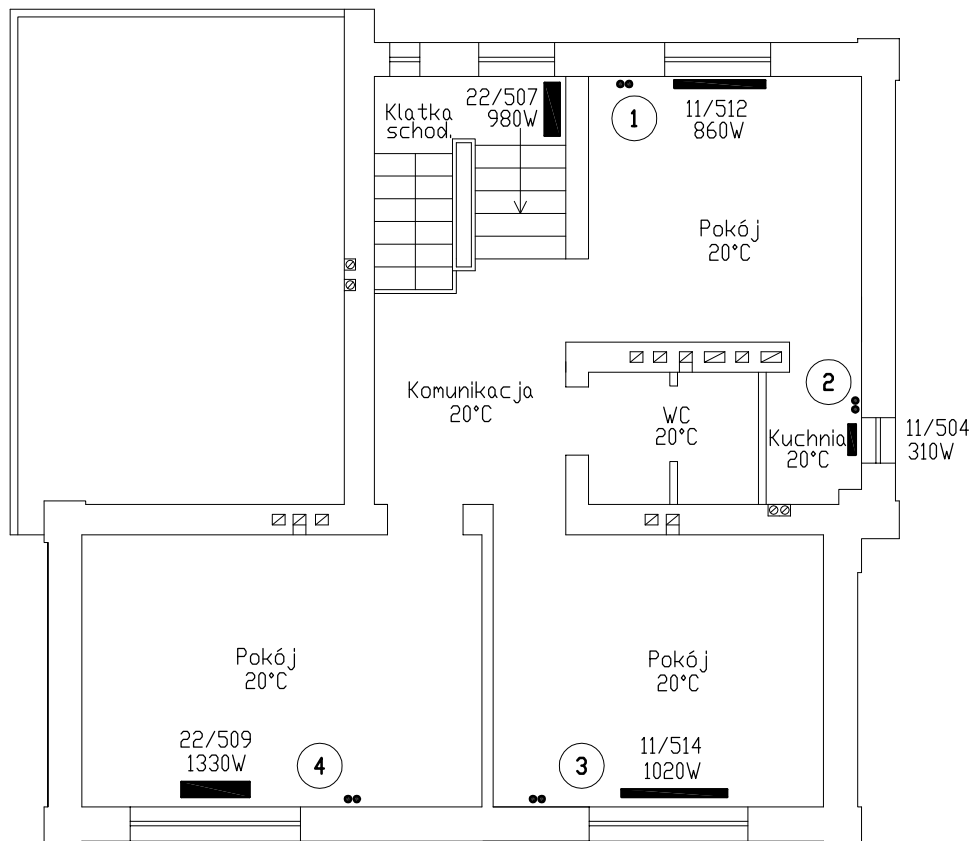

IZAS Przedsiębiorstwo Usługowo-Produkcyjne 98-200 Sieradz ul. Bohaterów Września 47 tel.(043)8275256		
Zadanie :	PRZEBUDOWA I ADAPTACJA BUDYNKU NA SIEDZIBĘ POWIATOWEGO CENTRUM POMOCY RODZINIE ORAZ TOWARZYSZĄCE ROBOTY ZEWNĘTRZNE	
Temat :	TERMOMODERNIZACJA BUDYNKU WYMIANA INSTALACJI CENTRALNEGO OGRZEWANIA	nr rys. : 2
Adres :	99-200 PODDĘBICE, UL. ŁĘCZYCKA 28 DZ. NR 146	skala : 1:100
Inwestor :	STAROSTWO POWIATOWE W PODDĘBICACH	
Rysunek :	RZUT PIĘTRA	
Projektant :	mgr inż. IZABELA DOBEK upr.L0D/0200/P00S/04	skala : 11-2007